


# Půdorys učebny - strukturovaná kabeláž

měřítko 1:50

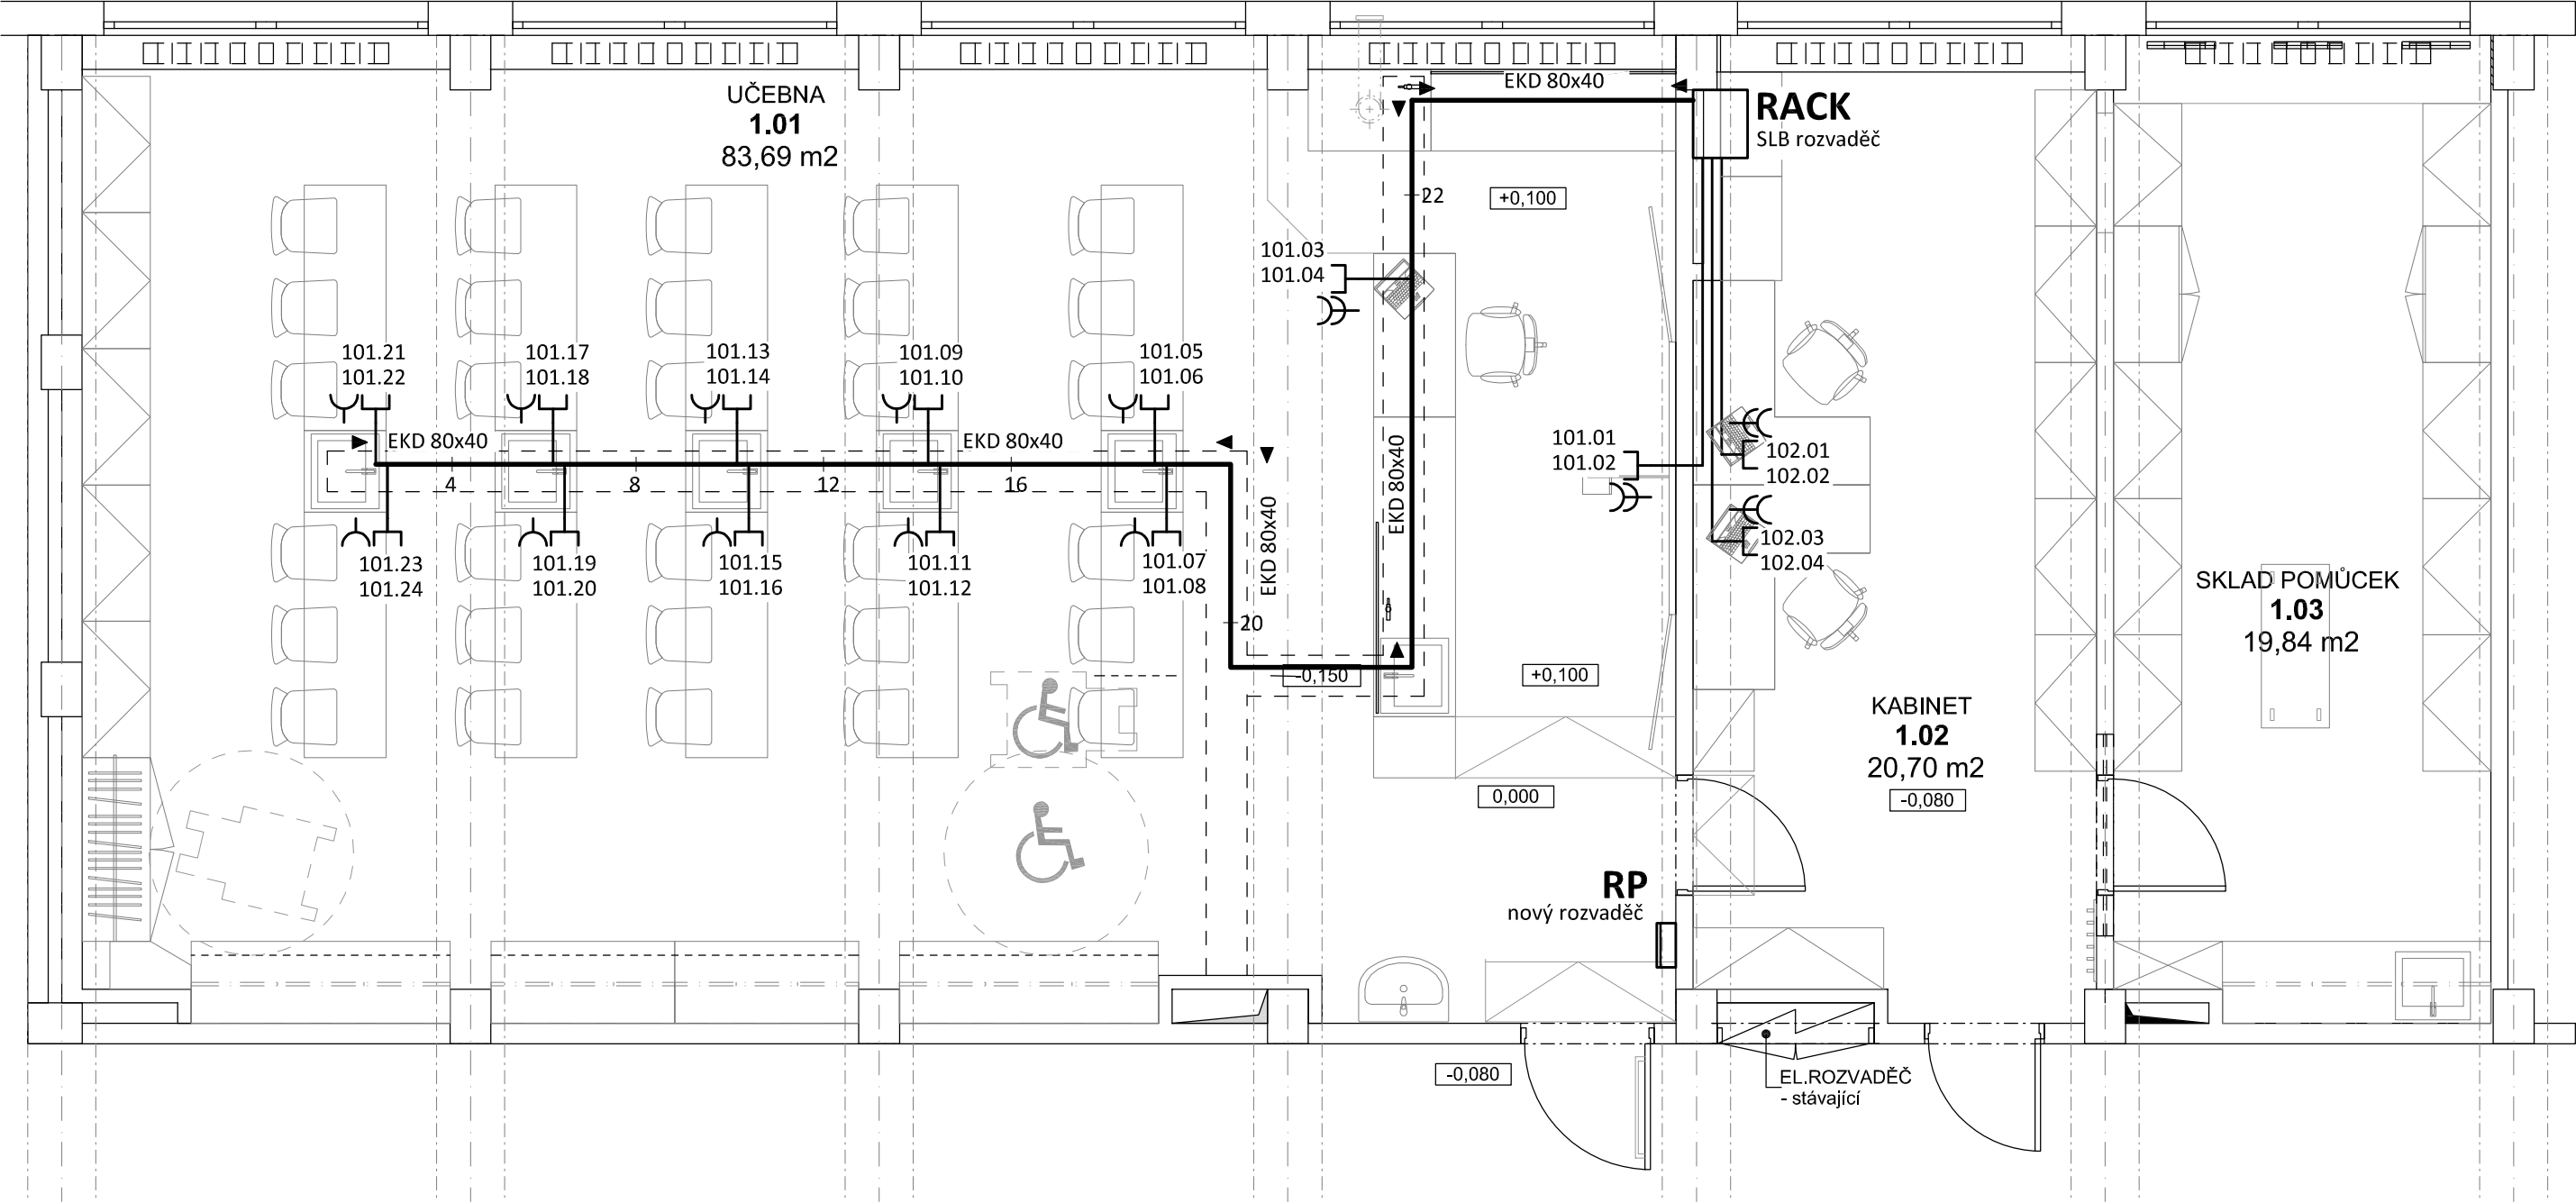

## LEGENDA:

- Společná trasa vedení
- Strukturovaná kabeláž (UTP Cat.5e)
- Vedení uloženo v elektroinstalačním kanále
- Komunikační zásuvka dvojnásobná RJ45

Zodpovědný projektant:		HIP		PROJEKTANT AKCE:		
Klimešová Miroslava		Ing.arch Pavel Petrák				
Kraj:	karlovarský	SÚ:	Sokolov	M. Klimešová - 3D PROJEKT		
Investor:	Město Sokolov, Rokycanova 1929, 356 01 Sokolov			Úvalská 604/2, 360 09 K. Vary IČO: 722 70 179, Tel. 731 409 028		
Akce:	ZŠ Švabinského, Sokolov - stavební úpravy učebny chemie, fyzika ul. Švabinského 1702, Sokolov			Formát:	2A4	Číslo paré:
				Stupeň:	DPS	
				Č. zak.:	E-190122	
				Datum:	03/2019	
Objekt:	D.1.4.2 - Zařízení elektrotechniky			Měřítko:	1:50	
Název:	PŮDORYS UČEBNY - STRUKTUROVANÁ KABELÁŽ			Číslo výkresu:  D.1.4.2 / 6		