




 





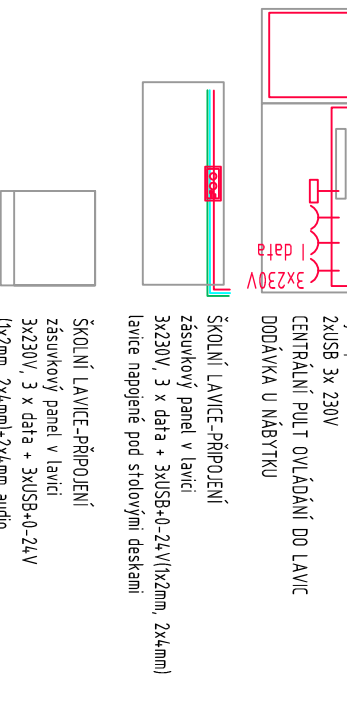
 slaboproudé rozvody elektro-zámky	 interimtové rozvody	 silnoproudé rozvody	 elektrický rozvaděč silnoproudu	 tláčtko Centrální STOP	 ventilátor spínaný s osvětlením, časovač doběhu	 vypínač osvětlení, jednoduchý řazení č.1	 vypínač osvětlení, dvojitý řazení č. 5	 zásuvka 230V	 datová zásuvka ZXRJ45
<p>—  tápnové tlačítko přivolaání pomocí řídící jednotka a resetovací tlačítko</p> <p>—  síreňa s mýčkem pro signalizaci přivolaání pomocí</p>									
<p>JEDNÁ SE O STAVEBNÍ ÚPRAVY STÁVAJÍCÍ STAVBY OBJEKTA NEBYLY DOLOŽENY ŽÁDNÉ REVIZE ANI PŮVODNÍ DOKUMENTACE PROJEKT PRO PROVEDENÍ A ZADÁNÍ STAVBY VYCHÁZÍ Z VIDITELNÝCH SKUTEČNOSTÍ STAVEBNĚ TECHNICKÝ PRŮZKUM A SONDY NEBOHŮ BYT PROVEDENY Z DŮVODU PLNOHODNOTNĚHO ZACHOVÁNÍ STÁVAJÍCÍHO PROVOZU</p> <p>PŘI PROVÁDĚNÍ PRACÍ JE NUTNO UPRAVIT PROVEDENÍ DLE PŘÍSLUŠNÝCH ČSN</p>									
									
Projektováni: Rodovon Lidák			Zodp. projekt.:		Vpracováni:				
Ing. Petr Pionarský			Ing. Petr Pionarský		Ing. Radek Pupěk				
Kraj: Karlovarský			Obec: Sokolov						
Investor: MĚSTO SOKOLOV, ROKYCANOVA 1929, SOKOLOV 356 01 , IČ. 002393586									
Objekt: ZŠ PIONYRŮ 1614 SOKOLOV P.P.Č. 874, k.ú. SOKOLOV									
Název stavby: ZŠ PIONYRŮ SOKOLOV									
FYZIKALNĚ PŘÍRODOVĚDNÁ UČEBNA PRO ŽÁKY 2.STUPNĚ 1.NP									
MULTIMÉDIÁLNÍ JAZYKOVÁ UČEBNA PRO ŽÁKY 2.STUPNĚ 1.NP									
HYGIENICKÉ ZAŘEŽNÍ PRO ŽÁKY, WC PRO ZTP, BEZBARÉROVÝ PŘÍSTUP									
Obsah výkresu: Půdorys elektroinstalace									
Měřítko: 1:50			ELEKTRO EURON spol. s r.o.						
Číslo výkresu: 2.			Datum: 8/2021						
			Č. zakázky: 03-08-2021						
			Stupeň PD: DSP						
			Želend 1844/6,350 02 Chab						