
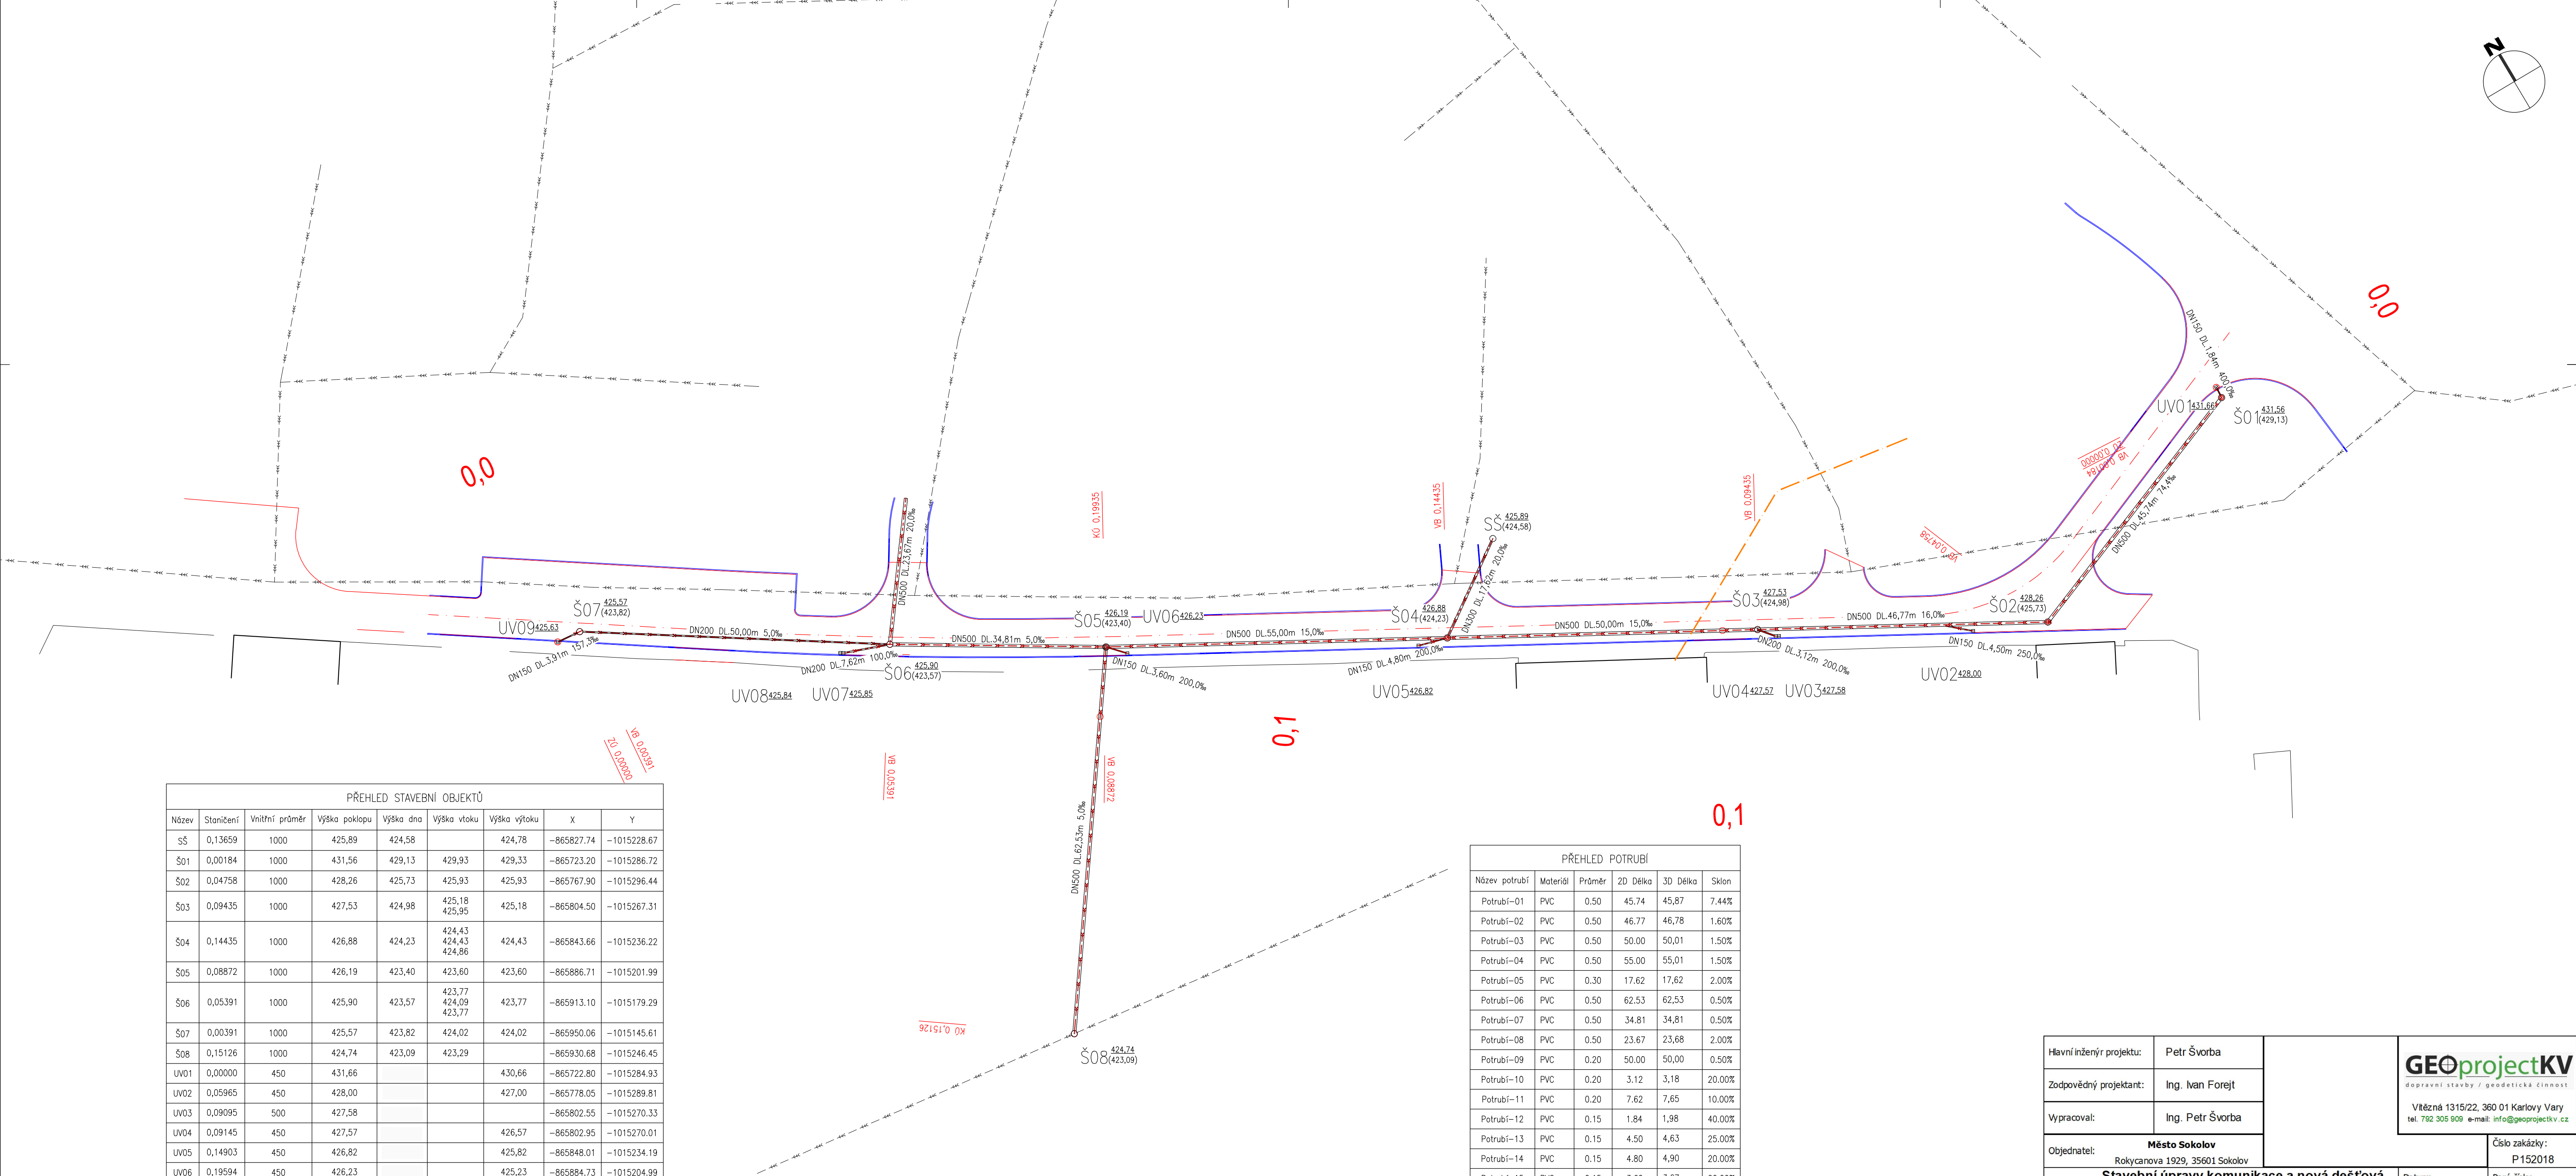


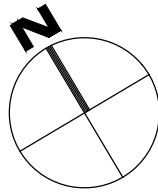

PŘEHLED STAVEBNÍ OBJEKTŮ							
Název	Staničení	Vnitřní průměr	Výška poklopu	Výška dna	Výška vtoku	Výška výtoku	
Š01	0,00184	1000	431,56	429,13	429,93	429,33	—1015286.72
Š02	0,04758	1000	428,26	425,73	425,93	425,18	—1015296.44
Š03	0,09435	1000	427,53	424,98	425,95	425,18	—1015267.31
Š04	0,14435	1000	426,88	424,23	424,43	424,43	—1015236.22
Š05	0,08872	1000	426,19	423,40	423,60	423,60	—1015201.99
Š06	0,05391	1000	425,90	423,57	423,77	423,77	—1015179.29
Š07	0,00391	1000	425,57	423,82	424,02	424,02	—1015145.61
Š08	0,15126	1000	424,74	423,09	423,29		—1015246.45
UV01	0,00000	450	431,66			430,66	—1015284.93
UV02	0,05965	450	428,00			427,00	—1015289.81
UV03	0,09095	500	427,58				—1015270.33
UV04	0,09145	450	427,57			426,57	—1015270.01
UV05	0,14903	450	426,82			425,82	—1015234.19
UV06	0,19594	450	426,23			425,23	—1015204.99
UV07	0,04649	450	425,85			424,85	—1015175.56
UV08	0,04596	450	425,84				—1015175.21
UV09	0,00000	450	425,63			424,63	—1015144.62

PŘEHLED POTRUBÍ						
Název potrubí	Materiál	Průměr	2D Délka	3D Délka	Sklon	
Potrubí-01	PVC	0.50	45,74	45,87	7.44%	
Potrubí-02	PVC	0.50	46,77	46,78	1.60%	
Potrubí-03	PVC	0.50	50,00	50,01	1.50%	
Potrubí-04	PVC	0.50	55,00	55,01	1.50%	
Potrubí-05	PVC	0.30	17,62	17,62	2.00%	
Potrubí-06	PVC	0.50	62,53	62,53	0.50%	
Potrubí-07	PVC	0.50	34,81	34,81	0.50%	
Potrubí-08	PVC	0.50	23,67	23,68	2.00%	
Potrubí-09	PVC	0.20	50,00	50,00	0.50%	
Potrubí-10	PVC	0.20	3,12	3,18	20.00%	
Potrubí-11	PVC	0.20	7,62	7,65	10.00%	
Potrubí-12	PVC	0.15	1,84	1,98	40.00%	
Potrubí-13	PVC	0.15	4,50	4,63	25.00%	
Potrubí-14	PVC	0.15	4,80	4,90	20.00%	
Potrubí-15	PVC	0.15	3,60	3,67	20.00%	
Potrubí-16	PVC	0.15	3,91	3,95	15.73%	

Hlavní inženýr projektu:	Petr Švorba	 dopravní stavby / geodetická činnost Vítězná 1315/22, 360 01 Karlovy Vary tel. 792 305 909 e-mail: info@geoprojectkv.cz	
Zodpovědný projektant:	Ing. Ivan Forejt		
Vypracoval:	Ing. Petr Švorba		
Objednatel:	Město Sokolov Rokycanova 1929, 35601 Sokolov		
Název:	Stavební úpravy komunikace a nová dešťová kanalizace v ulici Slovenská, Sokolov		Číslo zakázky: P152018
Objekt:	Dešťová kanalizace		Paré číslo:
Příloha:	Situace	Měřítko: 1 : 500	Číslo přílohy: D.1.3.2