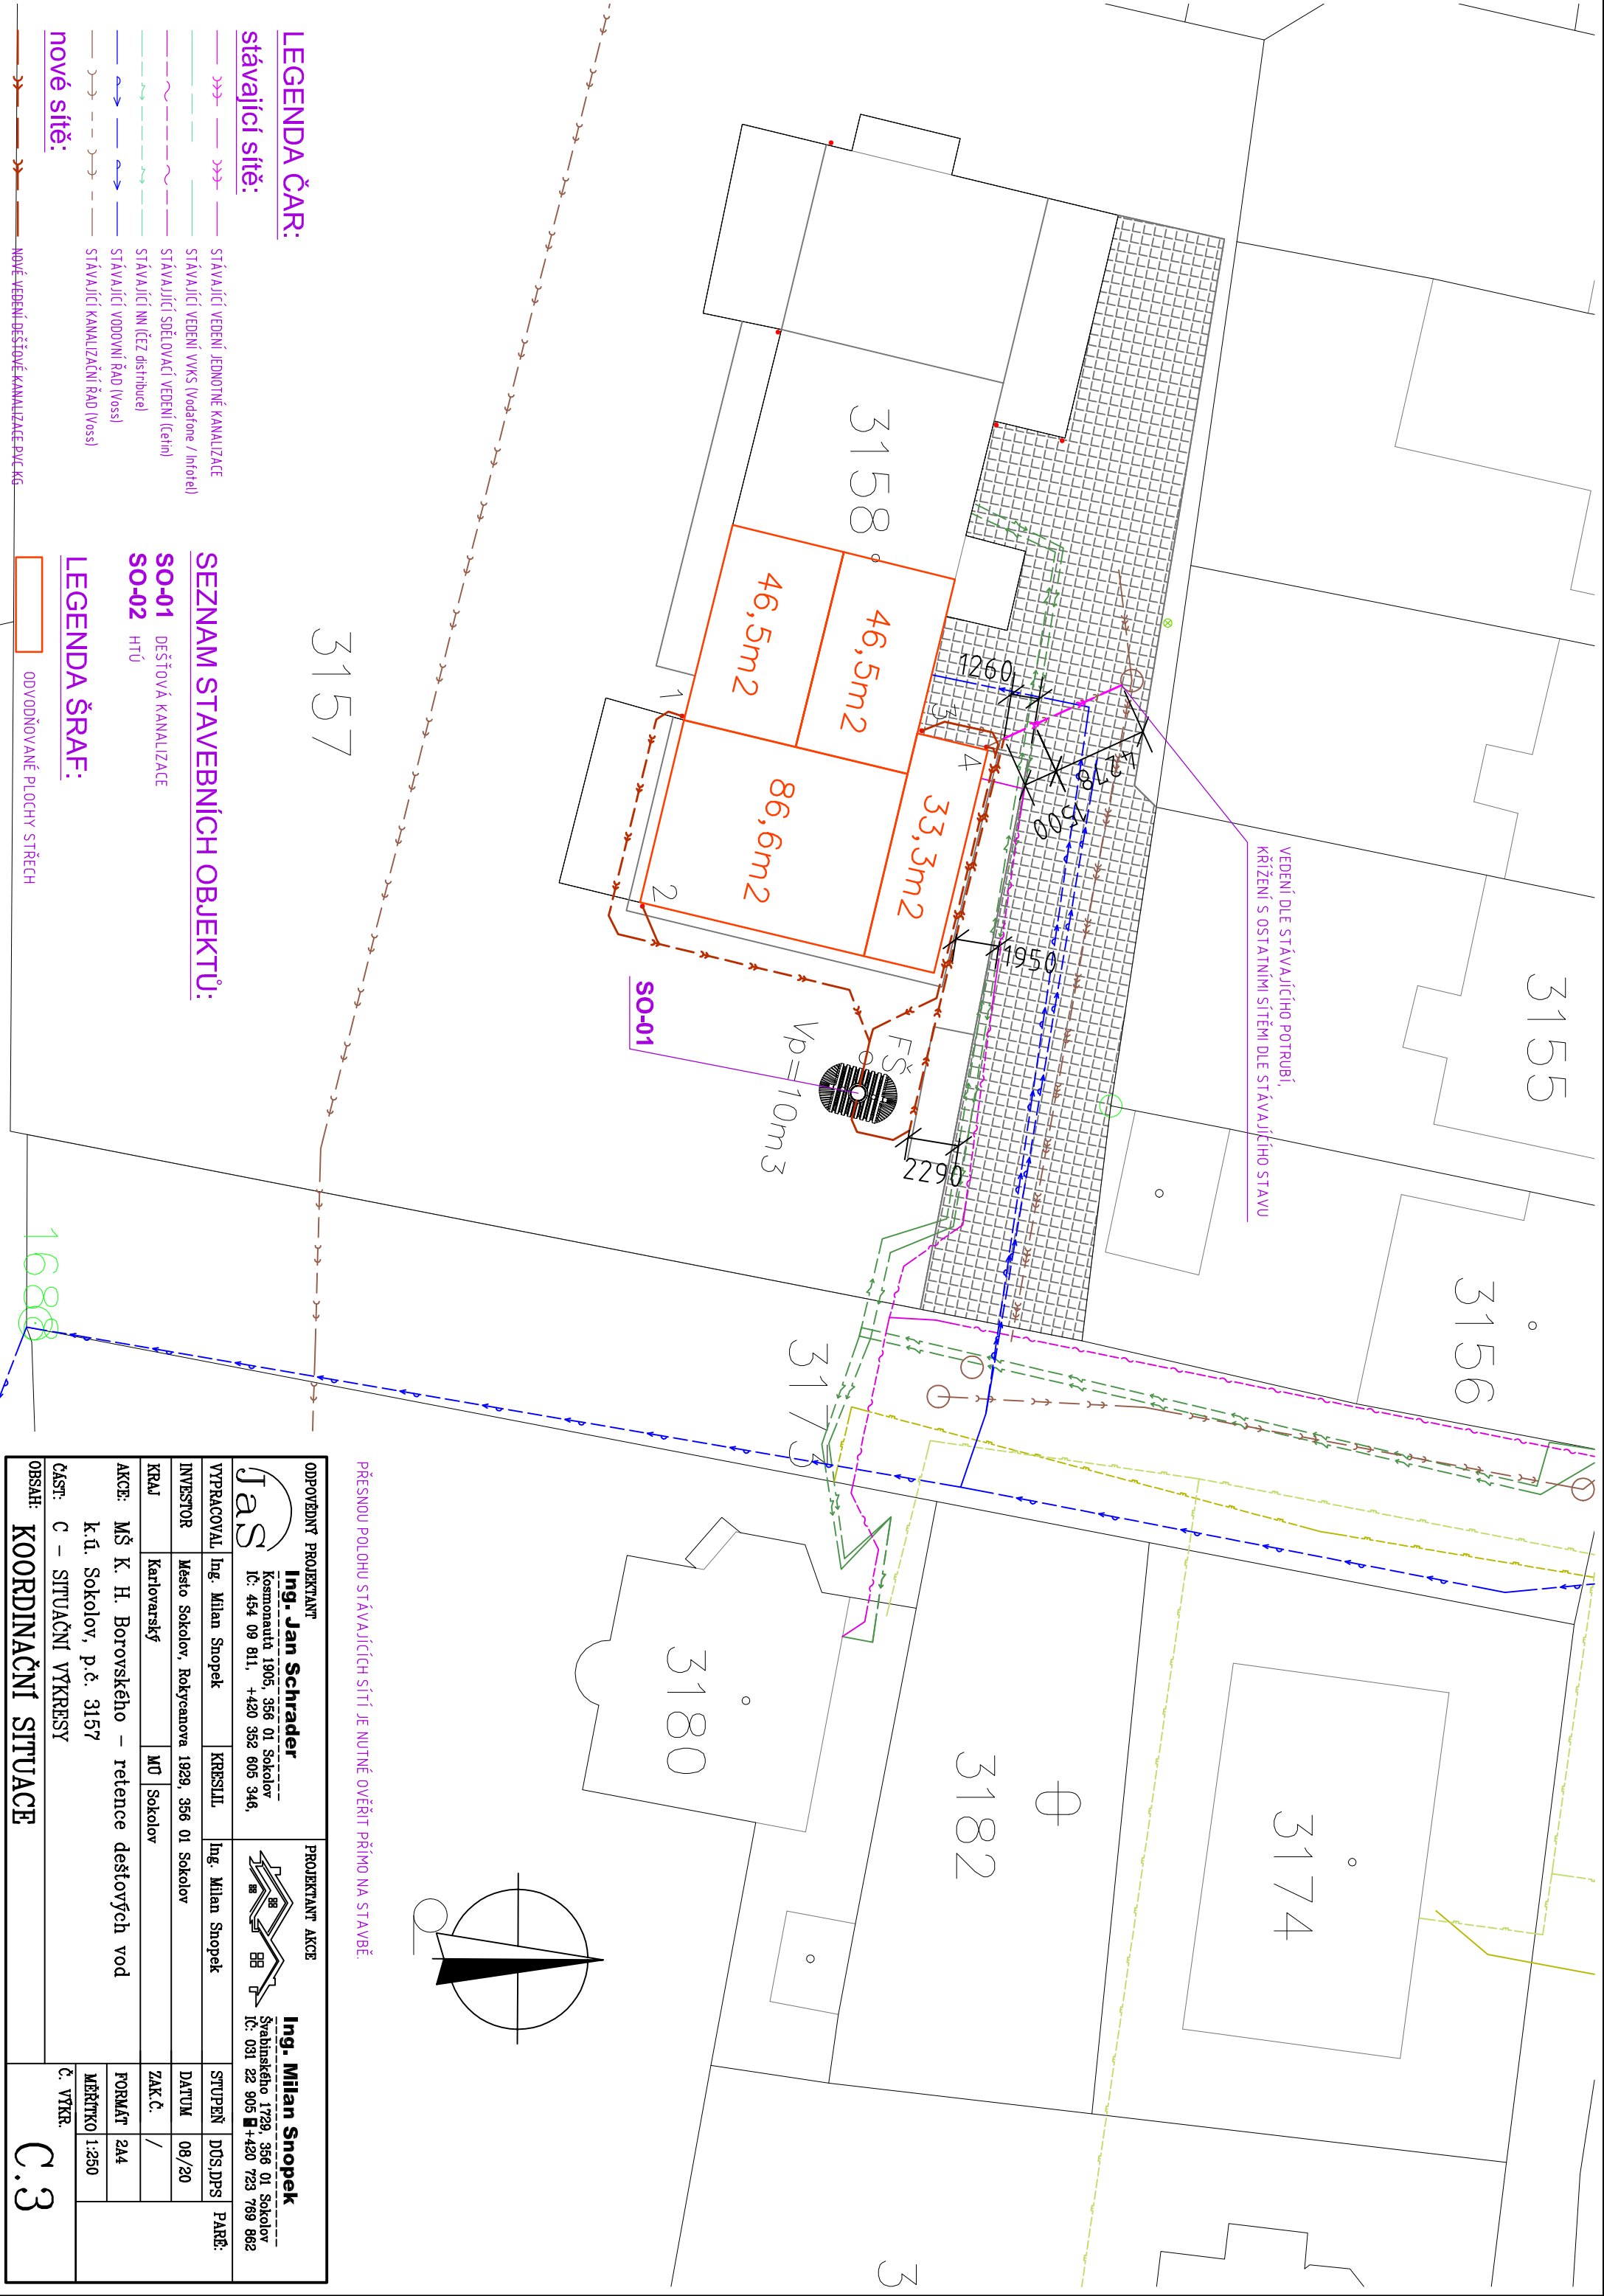


PŘESNOU POLOHU STÁVAJÍCÍCH SÍTÍ JE NUTNÉ OVĚŘIT PŘÍMO NA STAVBĚ.



LEGENDA ČAR:

stávající sítě:

 

- stávající vedení jednotné kanalizace
  - stávající vedení VKS (Vodaře / Infotel)
  - stávající sdělovací vedení (cetin)
  - stávající NN (čez distribuce)
  - stávající vodozni řád (Voss)
  - stávající kanalizační řád (Voss)
- nové sítě:

SEZNAM STAVEBNÍCH OBJEKTŮ:

- SO-01 DEŠŤOVÁ KANALIZACE
- SO-02 HTÚ

LEGENDA ŠRAF:

ODVODŇOVANÉ PLOCHY STŘECH

ODPOVĚDNÝ PROJEKTANT				PROJEKTANT AKCE	
		<b>Ing. Jan Schrader</b> Kosmonautů 1905, 356 01 Sokolov IČ: 454 09 811, +420 352 605 346,			
VYPRACOVAL		Ing. Milan Snopek	KRESLIL	Ing. Milan Snopek	<b>Ing. Milan Snopek</b> Švabinského 1729, 356 01 Sokolov IČ: 031 22 905 +420 723 769 862
INVESTOR	Město Sokolov, Rokycanova 1929, 356 01 Sokolov			STUPEŇ	DOS.DPS
KRAJ	Karlovarský	MÚ	Sokolov	DATUM	08/20
AKCE:	MŠ K. H. Borovského – retenace dešťových vod				
	k.ú. Sokolov, p.č. 3157				
	MĚŘÍTKO 1:250				
ČÁST:	C – SITUACNÍ VÝKRESY				
OBSAH:	KOORDINAČNÍ SITUACE				
					Č. VÝKR.
					C.3