


DETAIL ZPEVNĚNÍ BŘEHŮ RYBNÍKA

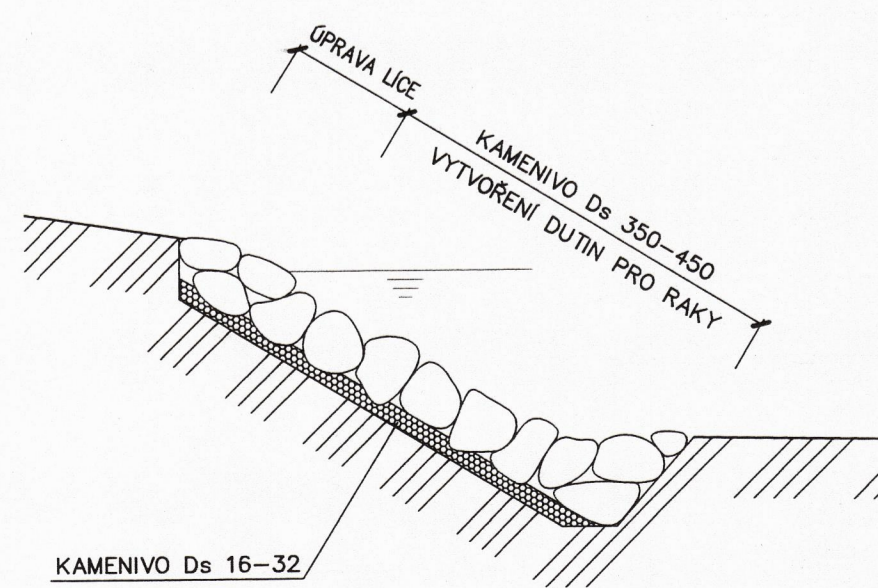

LEGENDA:

STÁVAJÍCÍ SÍTĚ

- STÁVAJÍCÍ KANALIZACE
- VODOVOD
- PLYNOVOD
- MISTNÍ KABEL ČESKÝ TELECOM
- DÁLKOVÝ KABEL ČESKÝ TELECOM
- KABEL TRANSAS
- KABEL NN
- KABEL VN
- KABEL VO
- STÁVAJÍCÍ POTRUBÍ PRO NAPOUŠTĚNÍ DOLNÍHO RYBNÍKA
- VOUŠTĚCÍ POTRUBÍ
- PŘÍBLŽNÁ POLOHA DĚDIČNÉ ŠTOLY
- VODNÍ HLADINA

OPRAVOVÁNE OBJEKTY

- ZPEVNĚNÍ BŘEHU - SYPANÉ KAMENIVO Ds 32-63
- OPRAVOVÁNE OBJEKTY
- OBSLUŽNÁ PANELOVÁ KOMUNIKACE

VÝSKYT ŽIVOČICHŮ

- LOKALITY NEJČASTĚJŠÍHO VÝSKYTU RAKA BAHENIHO

SMĚNY OPROTÍ PROJEKTU
PŘEFABRIKOVANÝ POŠERÁK S KONSTRUKCEMI
NATĚŽENÝMI ŽABOV
NEDOKONČENÍ VODNÍHO VÝVODU V POŠERÁKU
PRÁCE NESOUVISÍCÍ S PROJEKTEM
1) OPEVNĚNÍ
2) VÝVODNÍ OBJEKT
3) ÚPRAVA OSTROVU

PE - REZA, spol. s r.o.
Chcice 189, PSČ 357 58
IČ: 279 94 741

Schváleno rozhodnutím Městského úřadu
Sokolov pod č.j. 75-1319/04-1/und



POZNÁMKA:

- OBSLUŽNÁ KOMUNIKACE BUDE VYTVOŘENA ZE ŽB PANELOV 2x3 m NA ŠTERKOVÉM LOŽNÍ
- PO VYTÝČENÍ PŘESNÉ POLOHY DĚDIČNÉ ŠTOLY BUDOU PANELOV ULOŽENY TAK, ABY NEZATĚŽOVALY ŠTOLU

UPOZORNĚNÍ :

- Podzemní vedení jsou zakreslena informativně podle mapových podkladů a vyjádření správců. Před zahájením výkopových prací pro plynovod musí dodavatel objednat vytyčení všech vedení na místě. Pracovníci stavby budou prokazatelně, zápisy ve stavebním deníku, seznámeni s uložením podzemních vedení a se způsobem výkopových prací, zejména v blízkosti kabelů.

5				
4				
3				
2				
1	ZMĚNA ROZSAHU ZPEVNĚNÍ BŘEHŮ RYBNÍKA	8.2.2005	P.JANOUSEK	
0	PRVNÍ VYDÁNÍ	22.11.2004	P.JANOUSEK	
ZMĚNA Č.	POPIS ZMĚNY	DATUM	KONTROLOVAL	PÓDPIS

VYPRACOVAL Ing.J.BRAUN	KONTROLOVAL P.JANOUSEK	ZODP.PROJ. Ing.J.ŠINTÁK	HIP Ing.J.ŠINTÁK	Ing. Jan ŠINTÁK - I.P.R.E. autORIZOVANÁ PROJEKČNÍ A INŽENÝRSKÁ KANCELÁŘ 362 14 Kolovná 2 IČO: 11386096, DIČ: 128-5809181037 tel.: 353 228 222, fax.: 353 232 751 Držitel certifikátu ISO 9001
MŮ SOKOLOV, ODBOR ŽP	MŮ SOKOLOV			
INVESTOR: MĚSTO SOKOLOV	FORMÁT 6x4	ČÍSLO PARE VP		
STAVBA : SOKOLOV - ODBAHNĚNÍ HORNÍHO PARKOVÉHO RYBNÍKU NA p.p.č. 3436	ÚČEL DATUM 11/2004	MĚŘÍTKO 1:500		
OBSAH: DOKUMENTACE PRO VODOPRÁVNÍ POVOLENÍ	Č.ZAKÁZKY 02-197/2004			
CELKOVÁ SITUACE	Č.VÝKRESU			D.2.2.