


KANALIZACE PŮDORYS 1NP

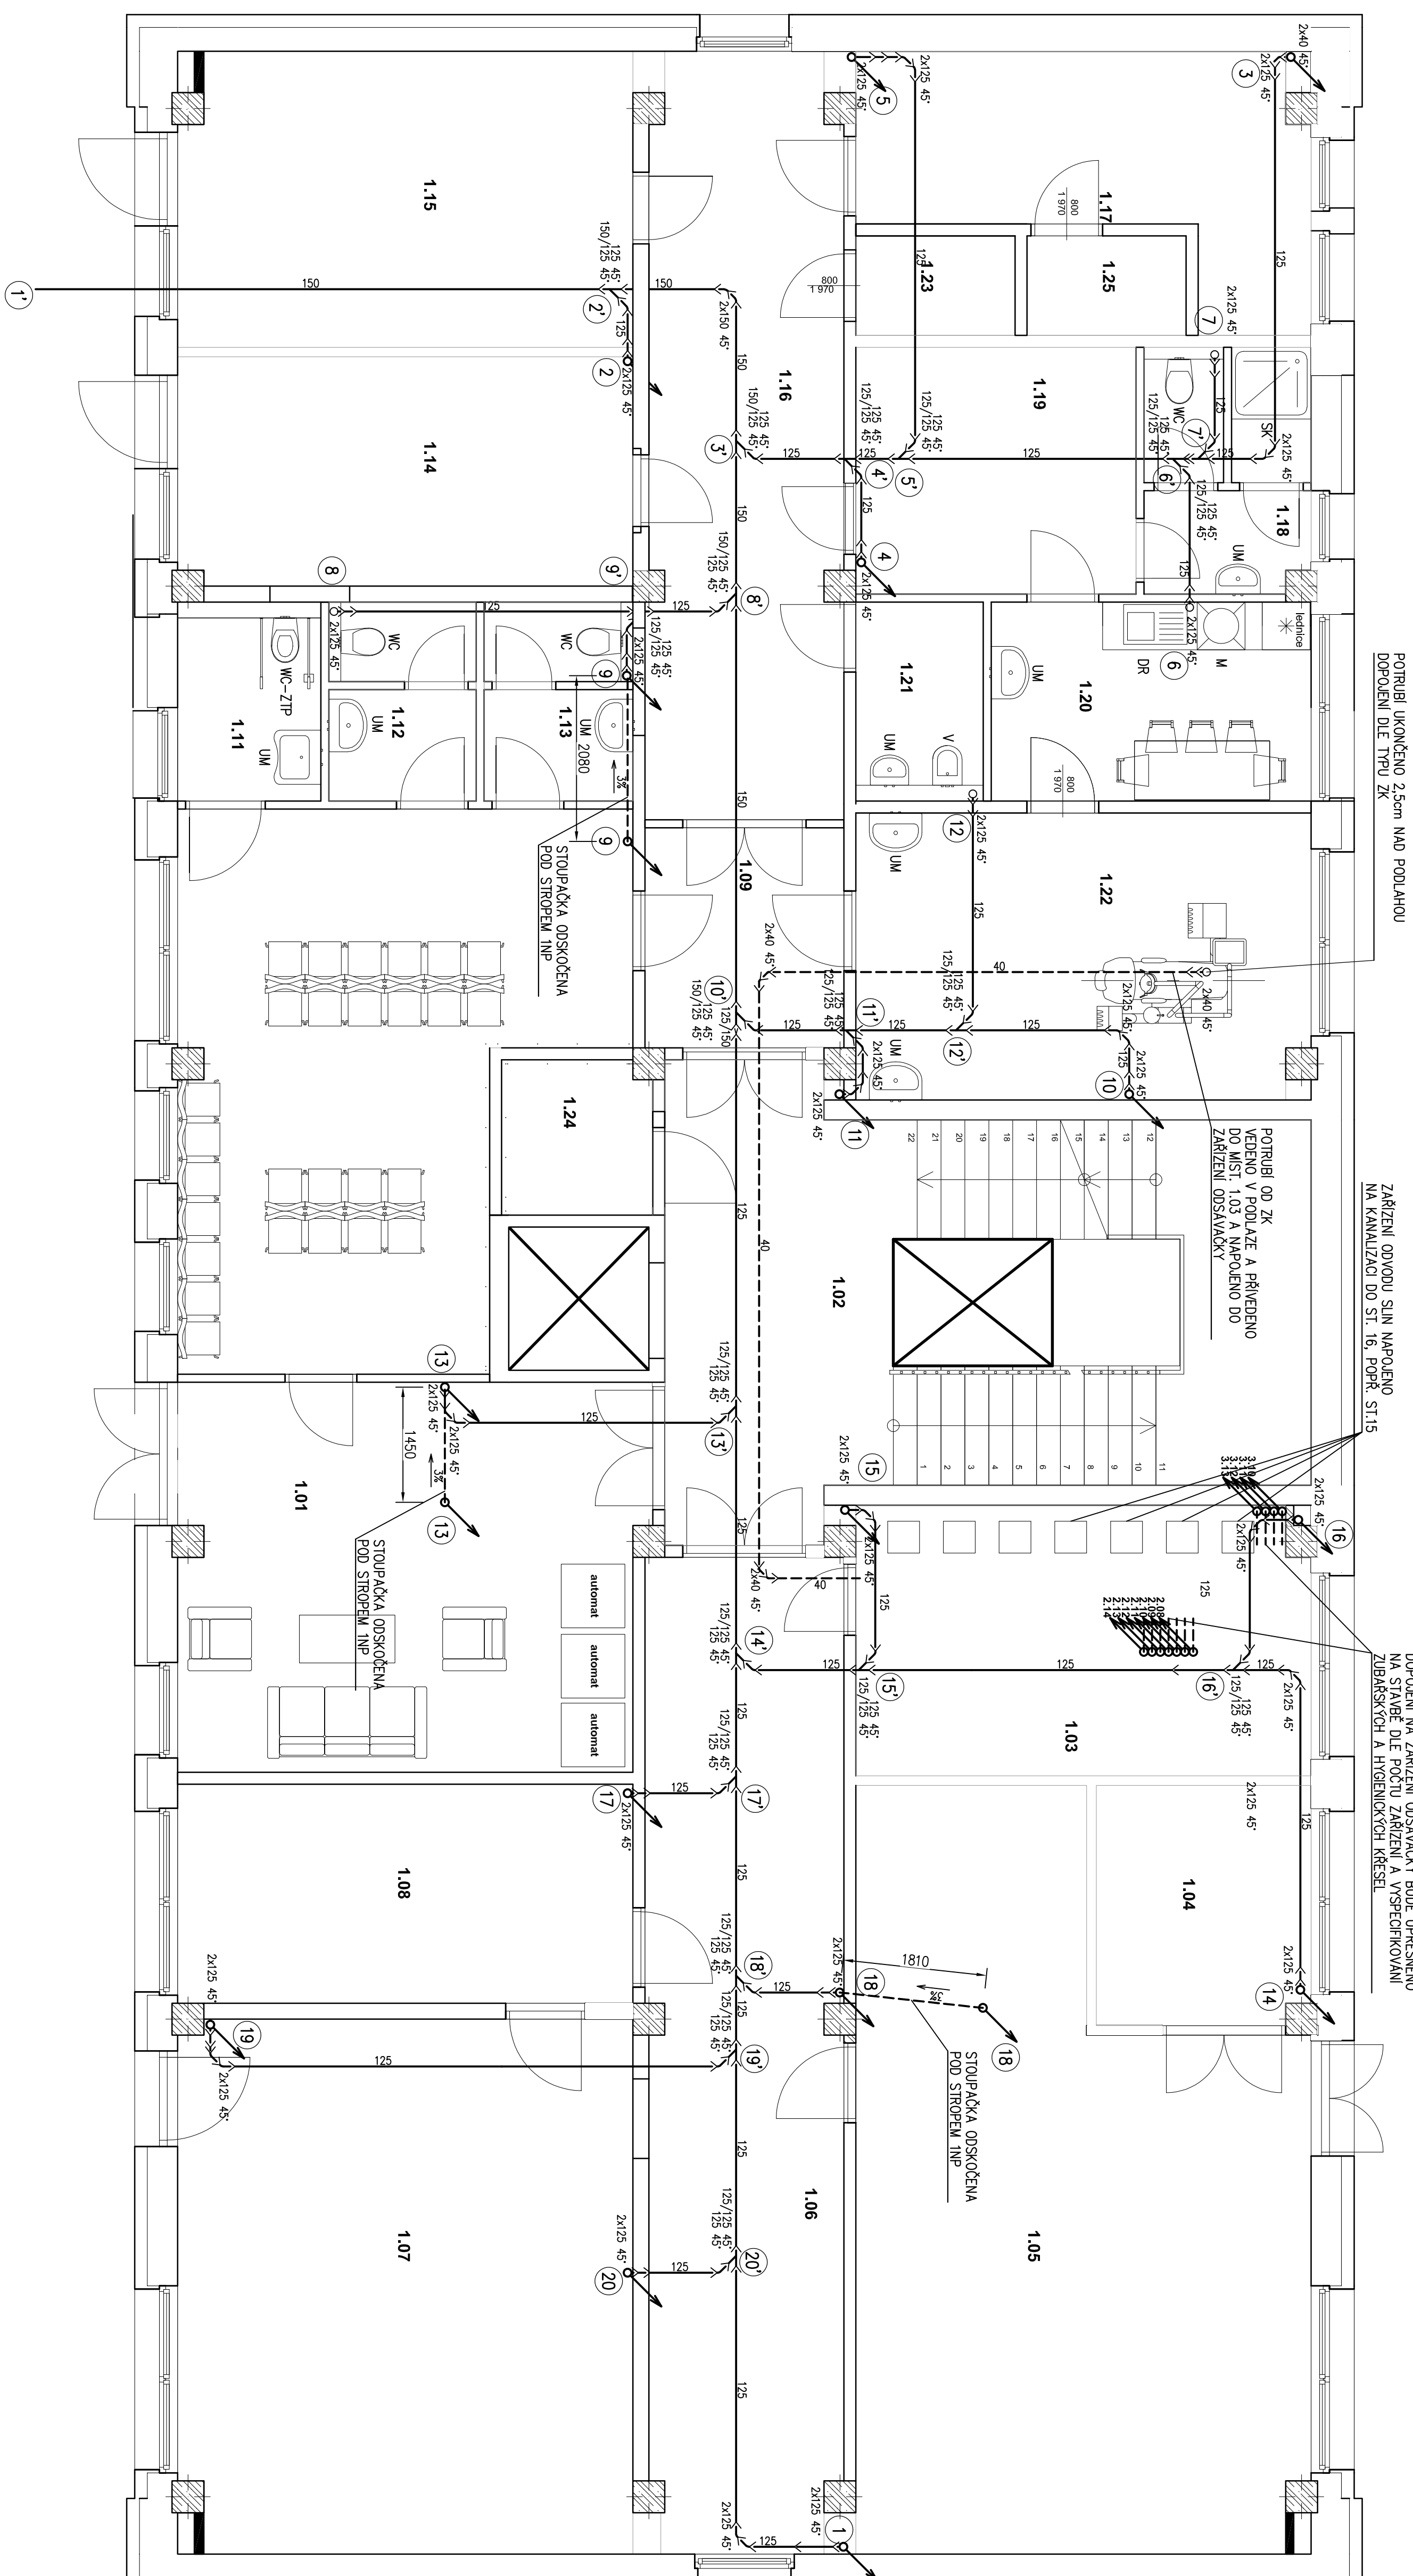

Pozn.: KANALIZAČNÍ POTRUBÍ HT OD ZAŘÍZOVACÍCH PŘEDMĚTŮ DO STOUPAČKY BUDE VEDENO V KONSTRUKCÍCH PODLAH NEBO ZASEKÁNO STĚNAMI.

Potrubí			
Označení	Název	Materiál	Isolace
Potrubí zřízené pro odvědní sítím	Hermetické odpadní trubky HT z polypropylenu s červeným		

Webstránka projektu :		Příloha :	
Ing. Martin Dešić Judejská 22/25, 395 01 Sokolov ČR 395 01 Sokolov IČO: 76429811 tel: 775 691 280 e-mail: dešic@okpaz.cz		Vypověděl : Jiřidů Štejskal	
Investor : Město Sokolov, Rokytcanova 1929, 356 01 Sokolov		Odpovědný projektant: Dešić M.	
Stavba : Stavební úpravy objektu č.p. 1938, Sokolov		Pověřil: Štejskal AT	
Lokalita : č.parc. 344/22 k.ú. Sokolov		Autizace : A1	
Datum : 2/11		Stupeň : DPS	
Ověřil : Kamoližce půdorys 1NP		Měřítko : 1:50	
Datum : 09/2023		Datum : 09/2023	
Číslo výkresu : 0412023		Číslo výkresu : 0412023	
Datum převýšení : D.1.4.0-09		Datum převýšení : D.1.4.0-09	