


Plynovod půdorys 1NP

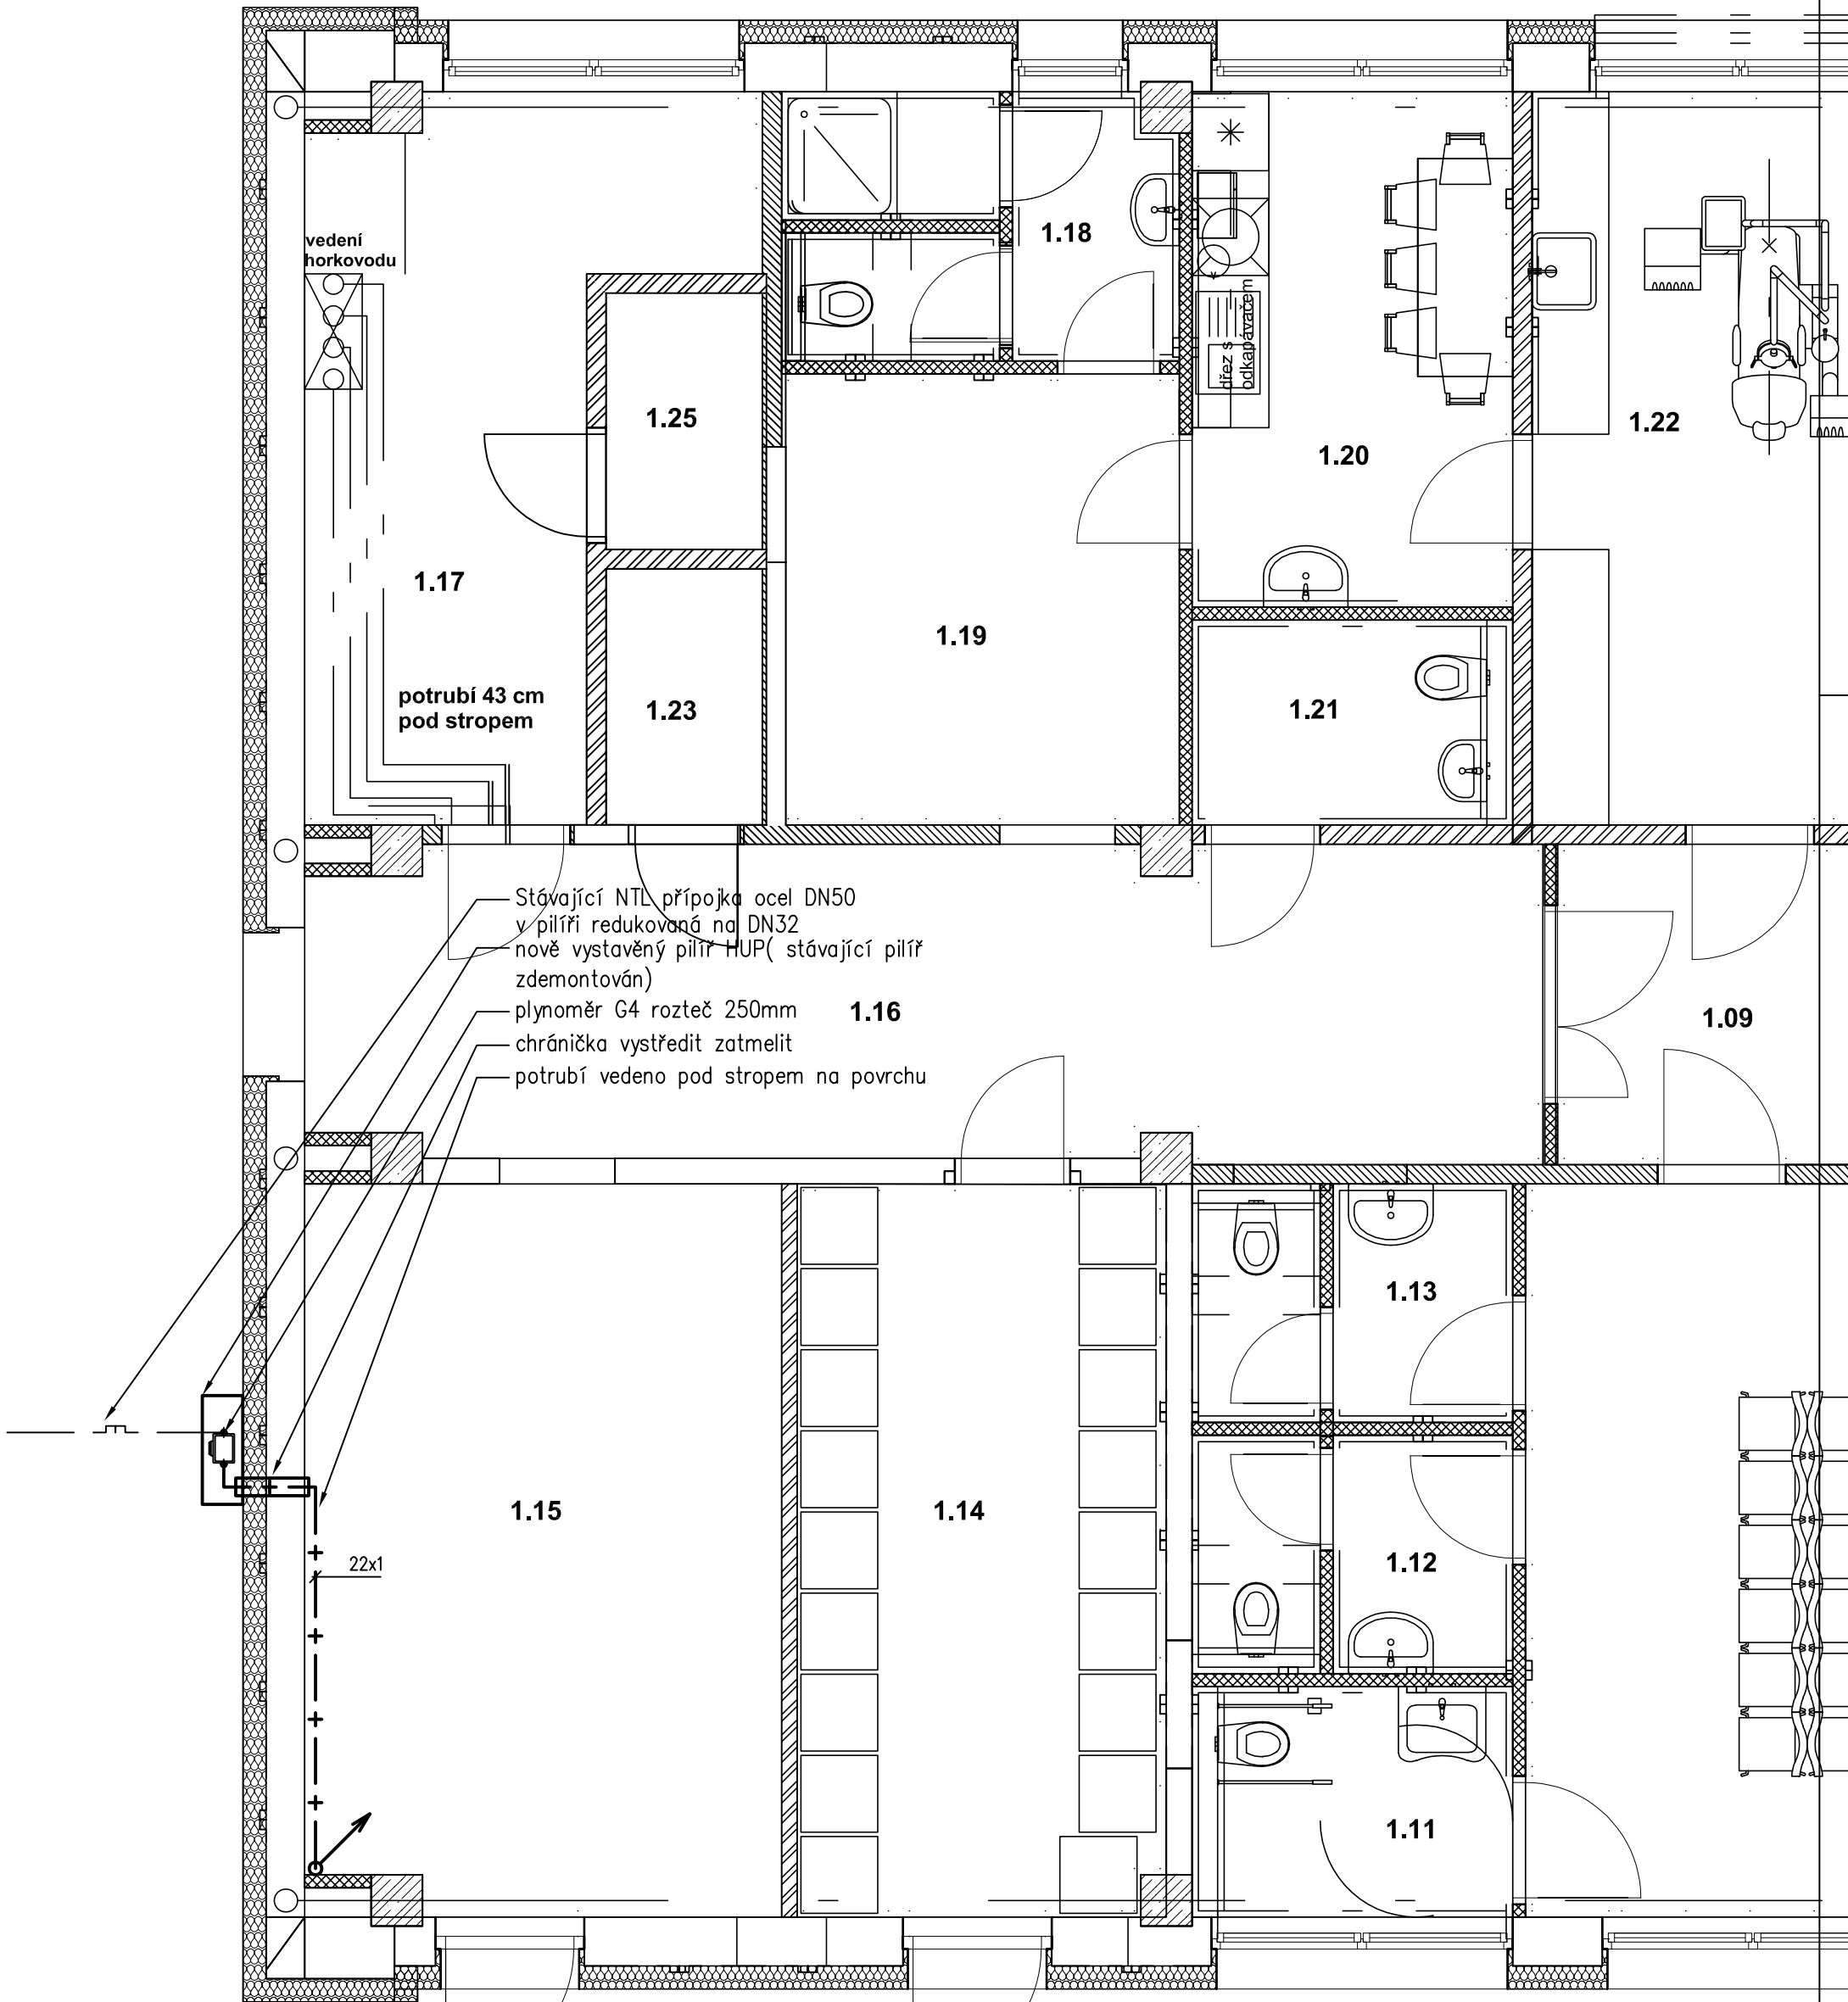

Vedoucí projektu :			
Ing. Martin Dědič Učitelská 2225, 356 01 Sokolov ČKAIT: 0301508 IČO: 76429911 tel: 775 091 290 e-mail: dedic@dkpa.cz	Vypracoval :	Autorizace :	Paré :
	Pavel Stejskal AT		
	Odpovědný projektant části ÚT :		
Pavel Stejskal AT			
Investor : Město Sokolov, Rokycanova 1929, 356 01 Sokolov			
Stavba : Stavební úpravy objektu č.p.1938 , Sokolov			
Lokalita : č.parc. 3442/2 k.ú. Sokolov		Formát : A3	Datum : 09/2023
Část : Zařízení zdravotně technických instalací		Stupeň: DPS	Číslo zakázky : 0412023
Obsah : Plynovod půdorys 1NP		Měřítko : 1:50	Číslo přílohy : D.1.4.a-20