


VZT PÜDORYS 3NP

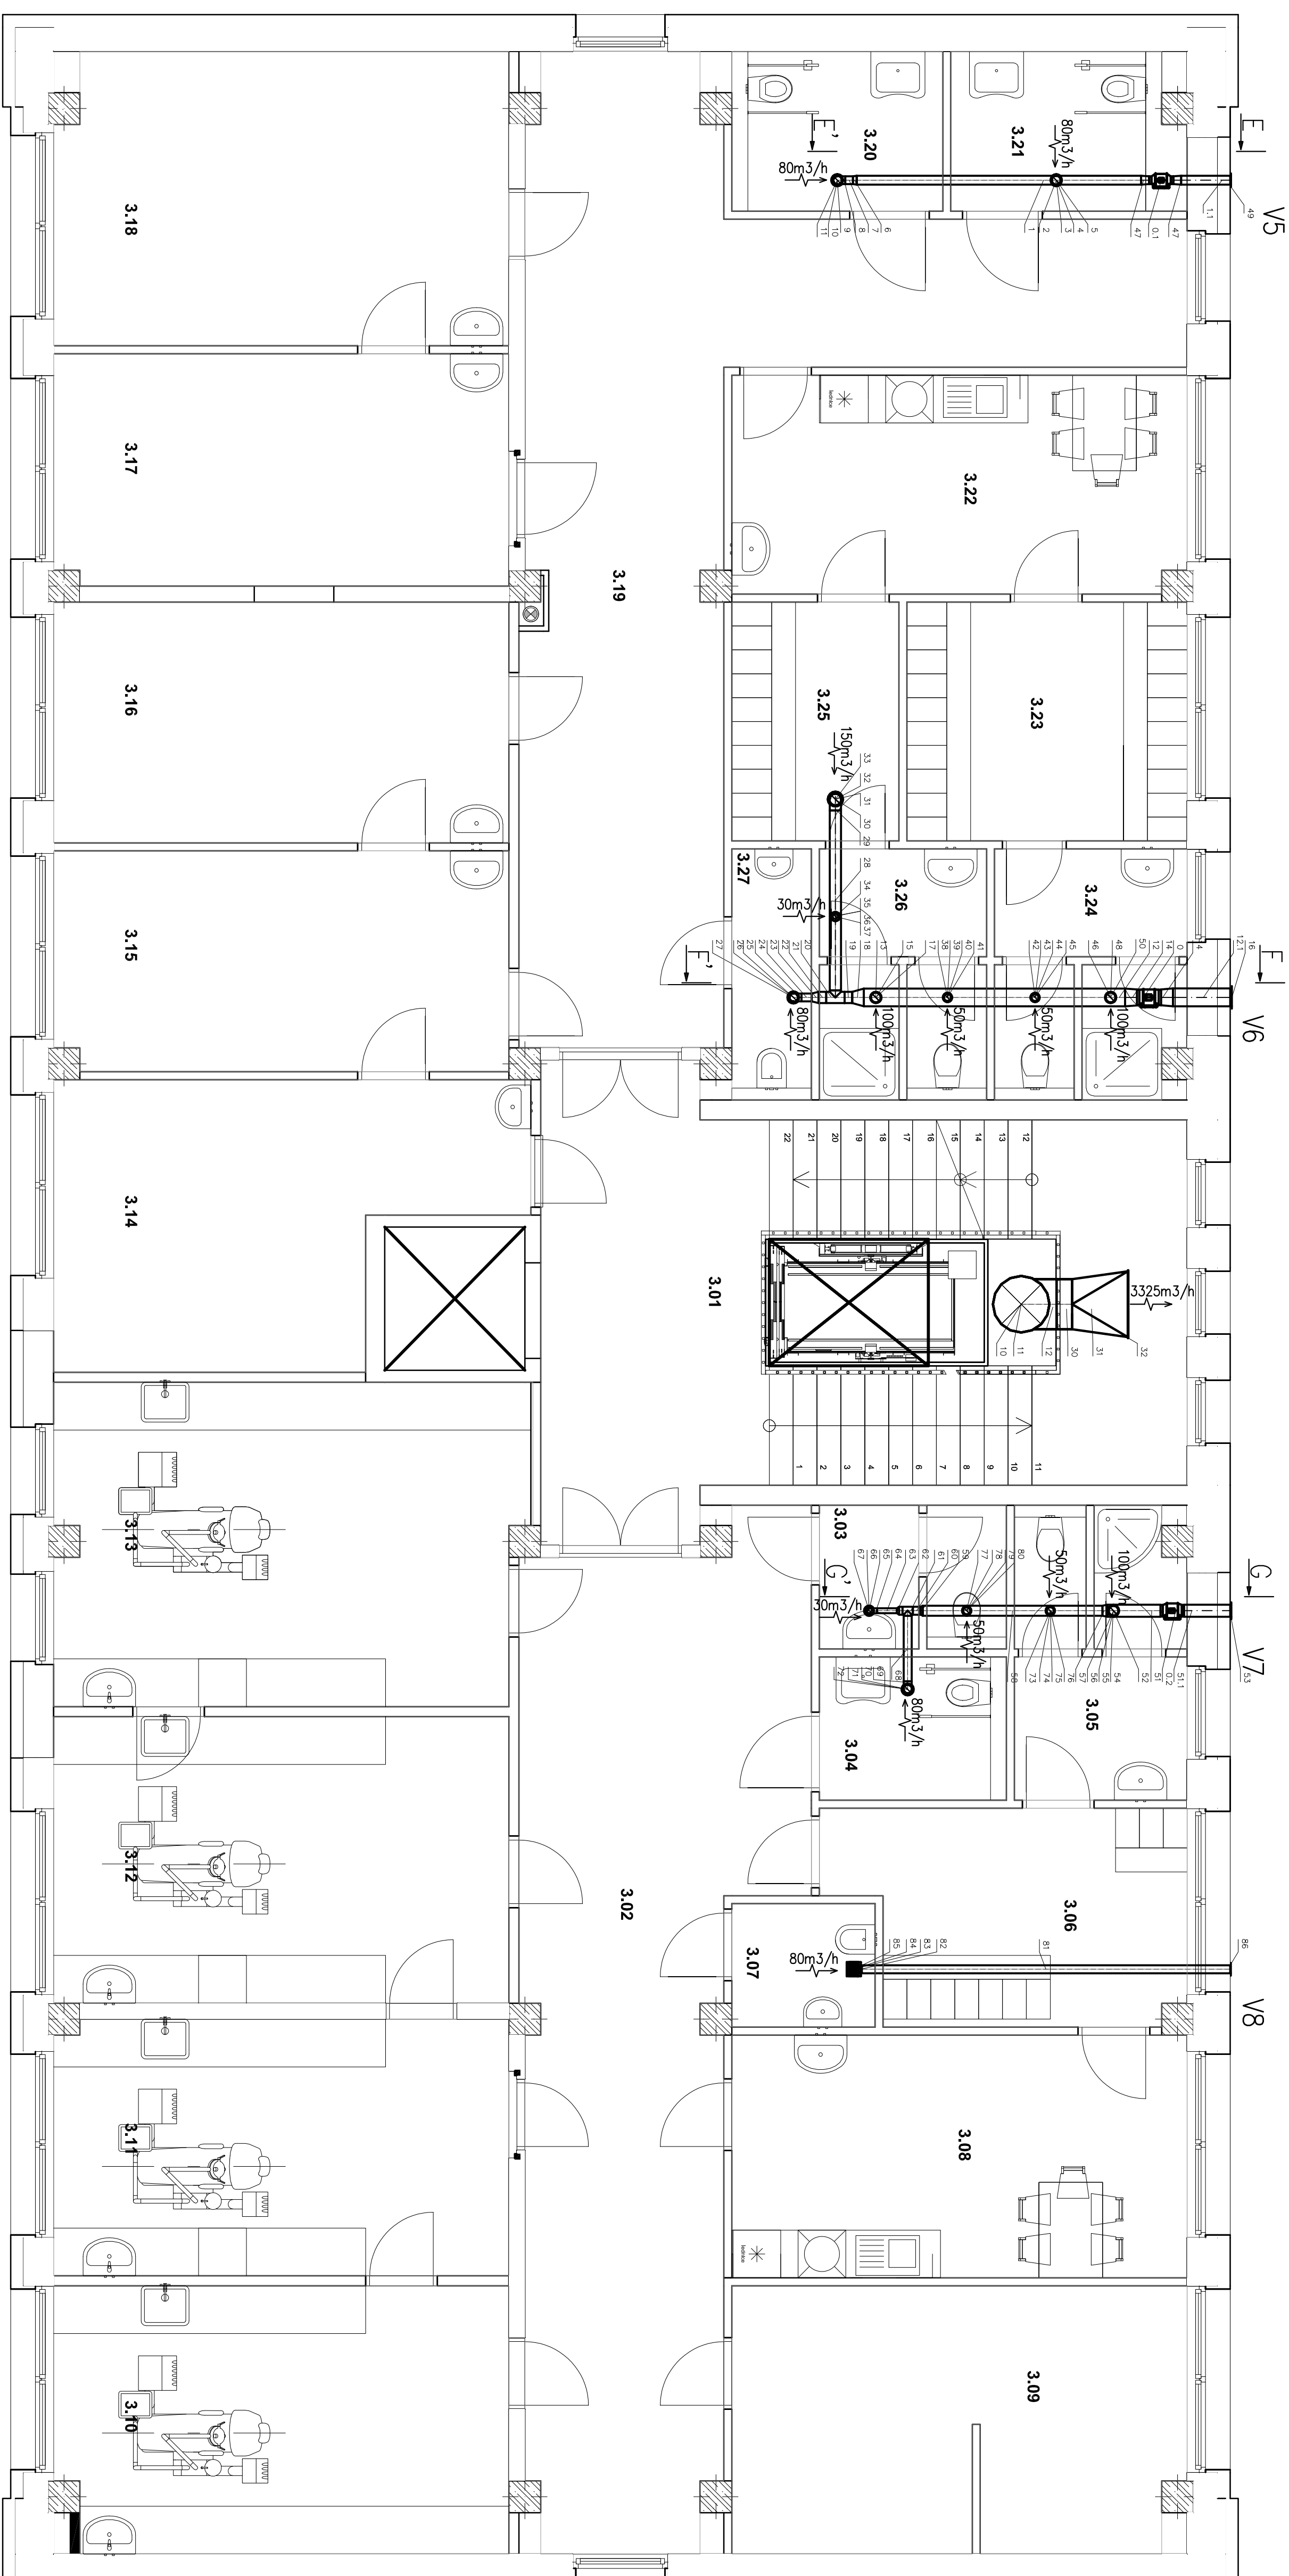

LEGENDA

Stroje a zařízení

Stroje a zařízení			
Označení	Název	Jp	Ks
V5 požice 01	Odtahový ventilátor Ventilátor do kůňového potrubí, d=100mm, 250m3/h, dp=90Pa, iP44, U=230V, I=0,12A, P=28W nastaven na vysoké otáčky		1
V6 požice 0	Odtahový ventilátor Ventilátor do kůňového potrubí, d=200mm, 800m3/h, dp=120Pa, iP44, U=230V, P=0,55A, P=131W nastaven na nízké otáčky		1
V7 požice 0,2	Odtahový ventilátor Ventilátor do kůňového potrubí, d=150mm, 500m3/h, dp=120Pa, iP44, U=230V, P=0,19A, P=44W nastaven na střední otáčky		1
V8 požice 85	Odtahový ventilátor Axální ventilátor 200 do kůňového potrubí d180mm, 80m3/h, dp=30Pa, iP44, P=20W U=230V		1

Webcam profilu :		Wymazáno :		Přístě :	
Ing. Martin Deštic Judešská 22/25, 356 01 Sokolov Č.Ú. 150 150 150 IČO: 76429811 tel. 775 691 280 e-mail: deštic@dkps.cz		Jiřidů Stějskál Dopředu představení třetí VZ :			
Investor : Město Sokolov, Rokyrcanova 1929, 356 01 Sokolov		Pavel Stějskál AT			
Stavba : Stavební úpravy objektu č.p. 1938, Sokolov		Formát : A1		Datum : 09./2023	
Lokalita : č.parc. 344/22 k.ú. Sokolov		Stupeň : DPS		Stav. záznam : 04-I-2023	
Ověřeno : VZT, půdorys 3NP		Měřítko : 1:50		Stav. příloha : D.1.4-C-04	