


KLIMATIZACE PŮDORYS STŘECHA

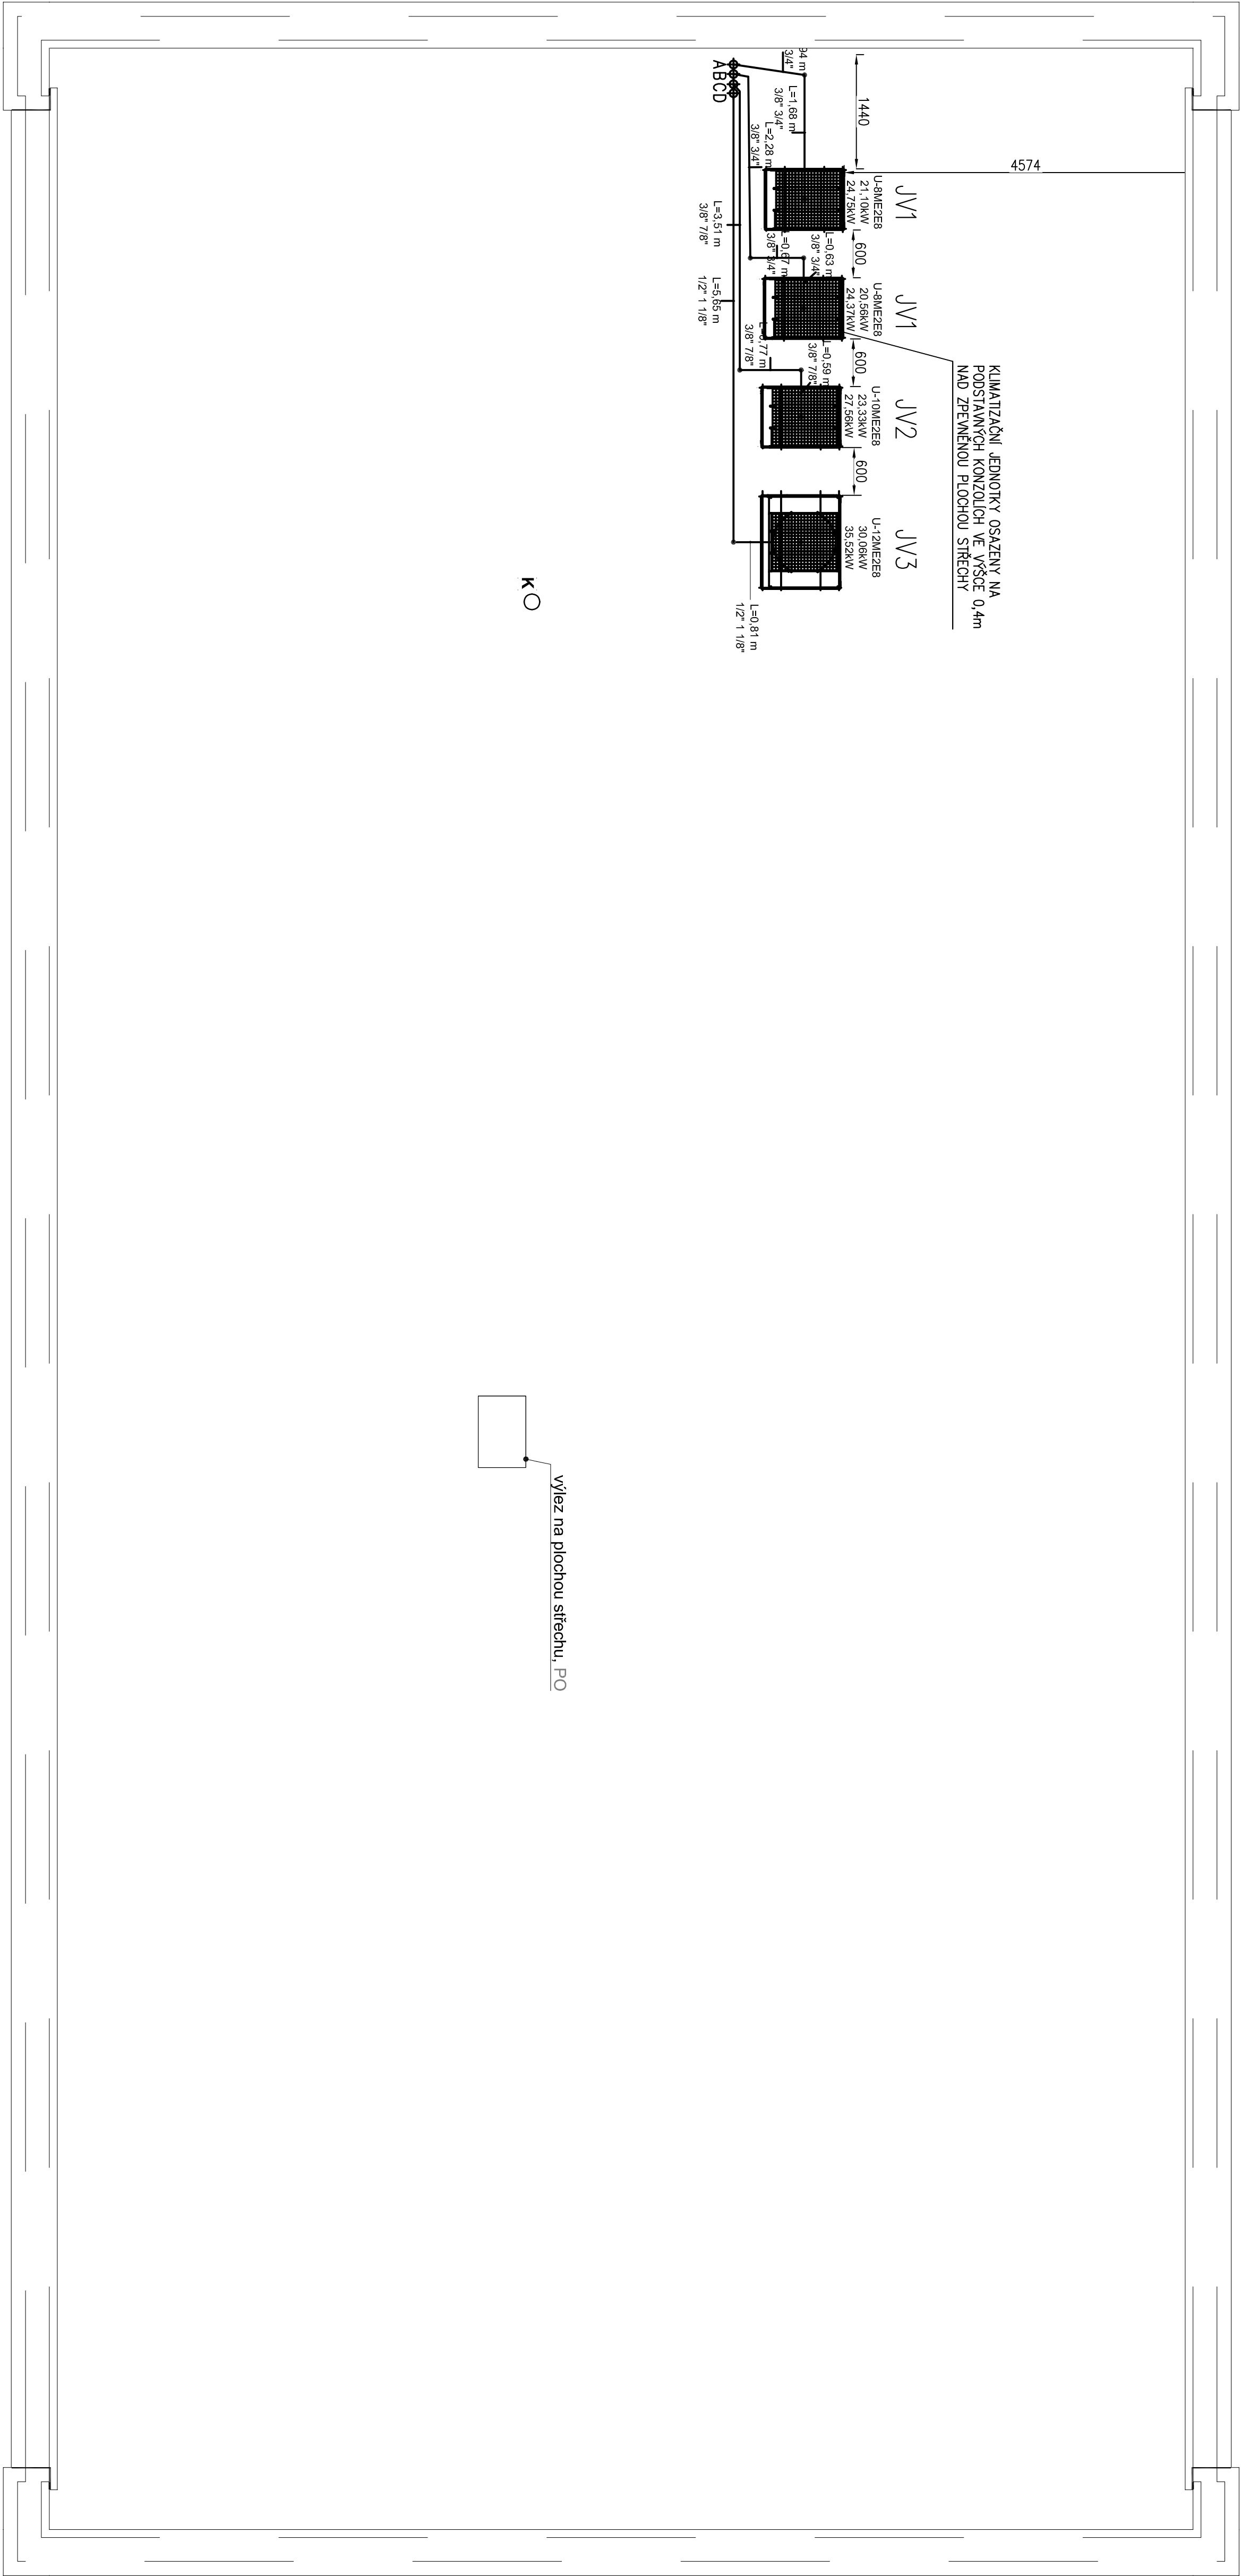

LEGENDA

Stroje a zařízení			
Označení	Název	Typ	Ks
JV1	Klimatizační jednotka	Verikoni klimatizační jednotka chladicího výkonu 22,4kW, 1842x770x1000 (VKS10), el. parametry viz výkresy el. napájení, sdělná vodítká, hmotnost 270kg	2
JV2	Klimatizační jednotka	Verikoni klimatizační jednotka chladicího výkonu 28,0kW, 1842x770x1000 (VKS10), el. parametry viz výkresy el. napájení, sdělná vodítká, hmotnost 270kg	1
JV3	Klimatizační jednotka	Verikoni klimatizační jednotka chladicího výkonu 33,5kW, 1842x1180x1000 (VKS10), el. parametry viz výkresy el. napájení, sdělná vodítká, hmotnost 270kg	1

Potrubí			
Označení	Název	Materiál	Izolace
	Potrubí rozvodu	Cu předizolované potrubí pro rozvody chladu, dimenze viz kóty	

Všeobecné údaje :		Autorizace :		Proje :	
Ing. Martin Dostál Miroslavova 223/2 193 06 Sokolov		Vypocetel : Jiří Kubík Stějskal ČKAIT: 0301508			
ICO: 78429911 tel: 776 091 280 e-mail: dostal@kbs.cz		Odpovědný projektant státní úř. : Pavel Stějskal AT			
Mesto Sokolov, Rokycanova 1929, 356 01 Sokolov					
Stavba : Stavební úpravy objektu č.p.1938 , Sokolov				Formát : A1	
Lokalita : č.parc. 344/2 k.ú. Sokolov				Datum : 09/2023	
Část : Zařízení pro vytápění budov				Stupeň : DPS	
Detail : Klimatizace půdorys střechy				Měřítko : 1:50	
				Číslo listu : 01.4b-26	