


Vedoucí projektu :		Autorizace :		Pouč :	
Ing. Martin Dědík Učelinská 2225, 356 01 Sokolov ČKAIT: 0301508 ICO: 76429911 tel: 775 091 290 e-mail: dedic@dkpa.cz		Vypracoval : Pavel Stejskal AT Odpovědný projektant částí DT :			
Investor : Město Sokolov, Rokycanova 1929, 356 01 Sokolov					
Stavba : Stavební úpravy objektu č.p. 1938, Sokolov					
Lokalita : č.parc. 3442/2 k.ú. Sokolov		Formát : A2		Datum : 09/2023	
Část : Zařízení zdravotně technických instalací		Stupeň: DPS		Číslo základny : 0412023	
Olešň : Přípojký IS situace		Měřítko : 1:200		Číslo přílohy : D.1.4.0-02	

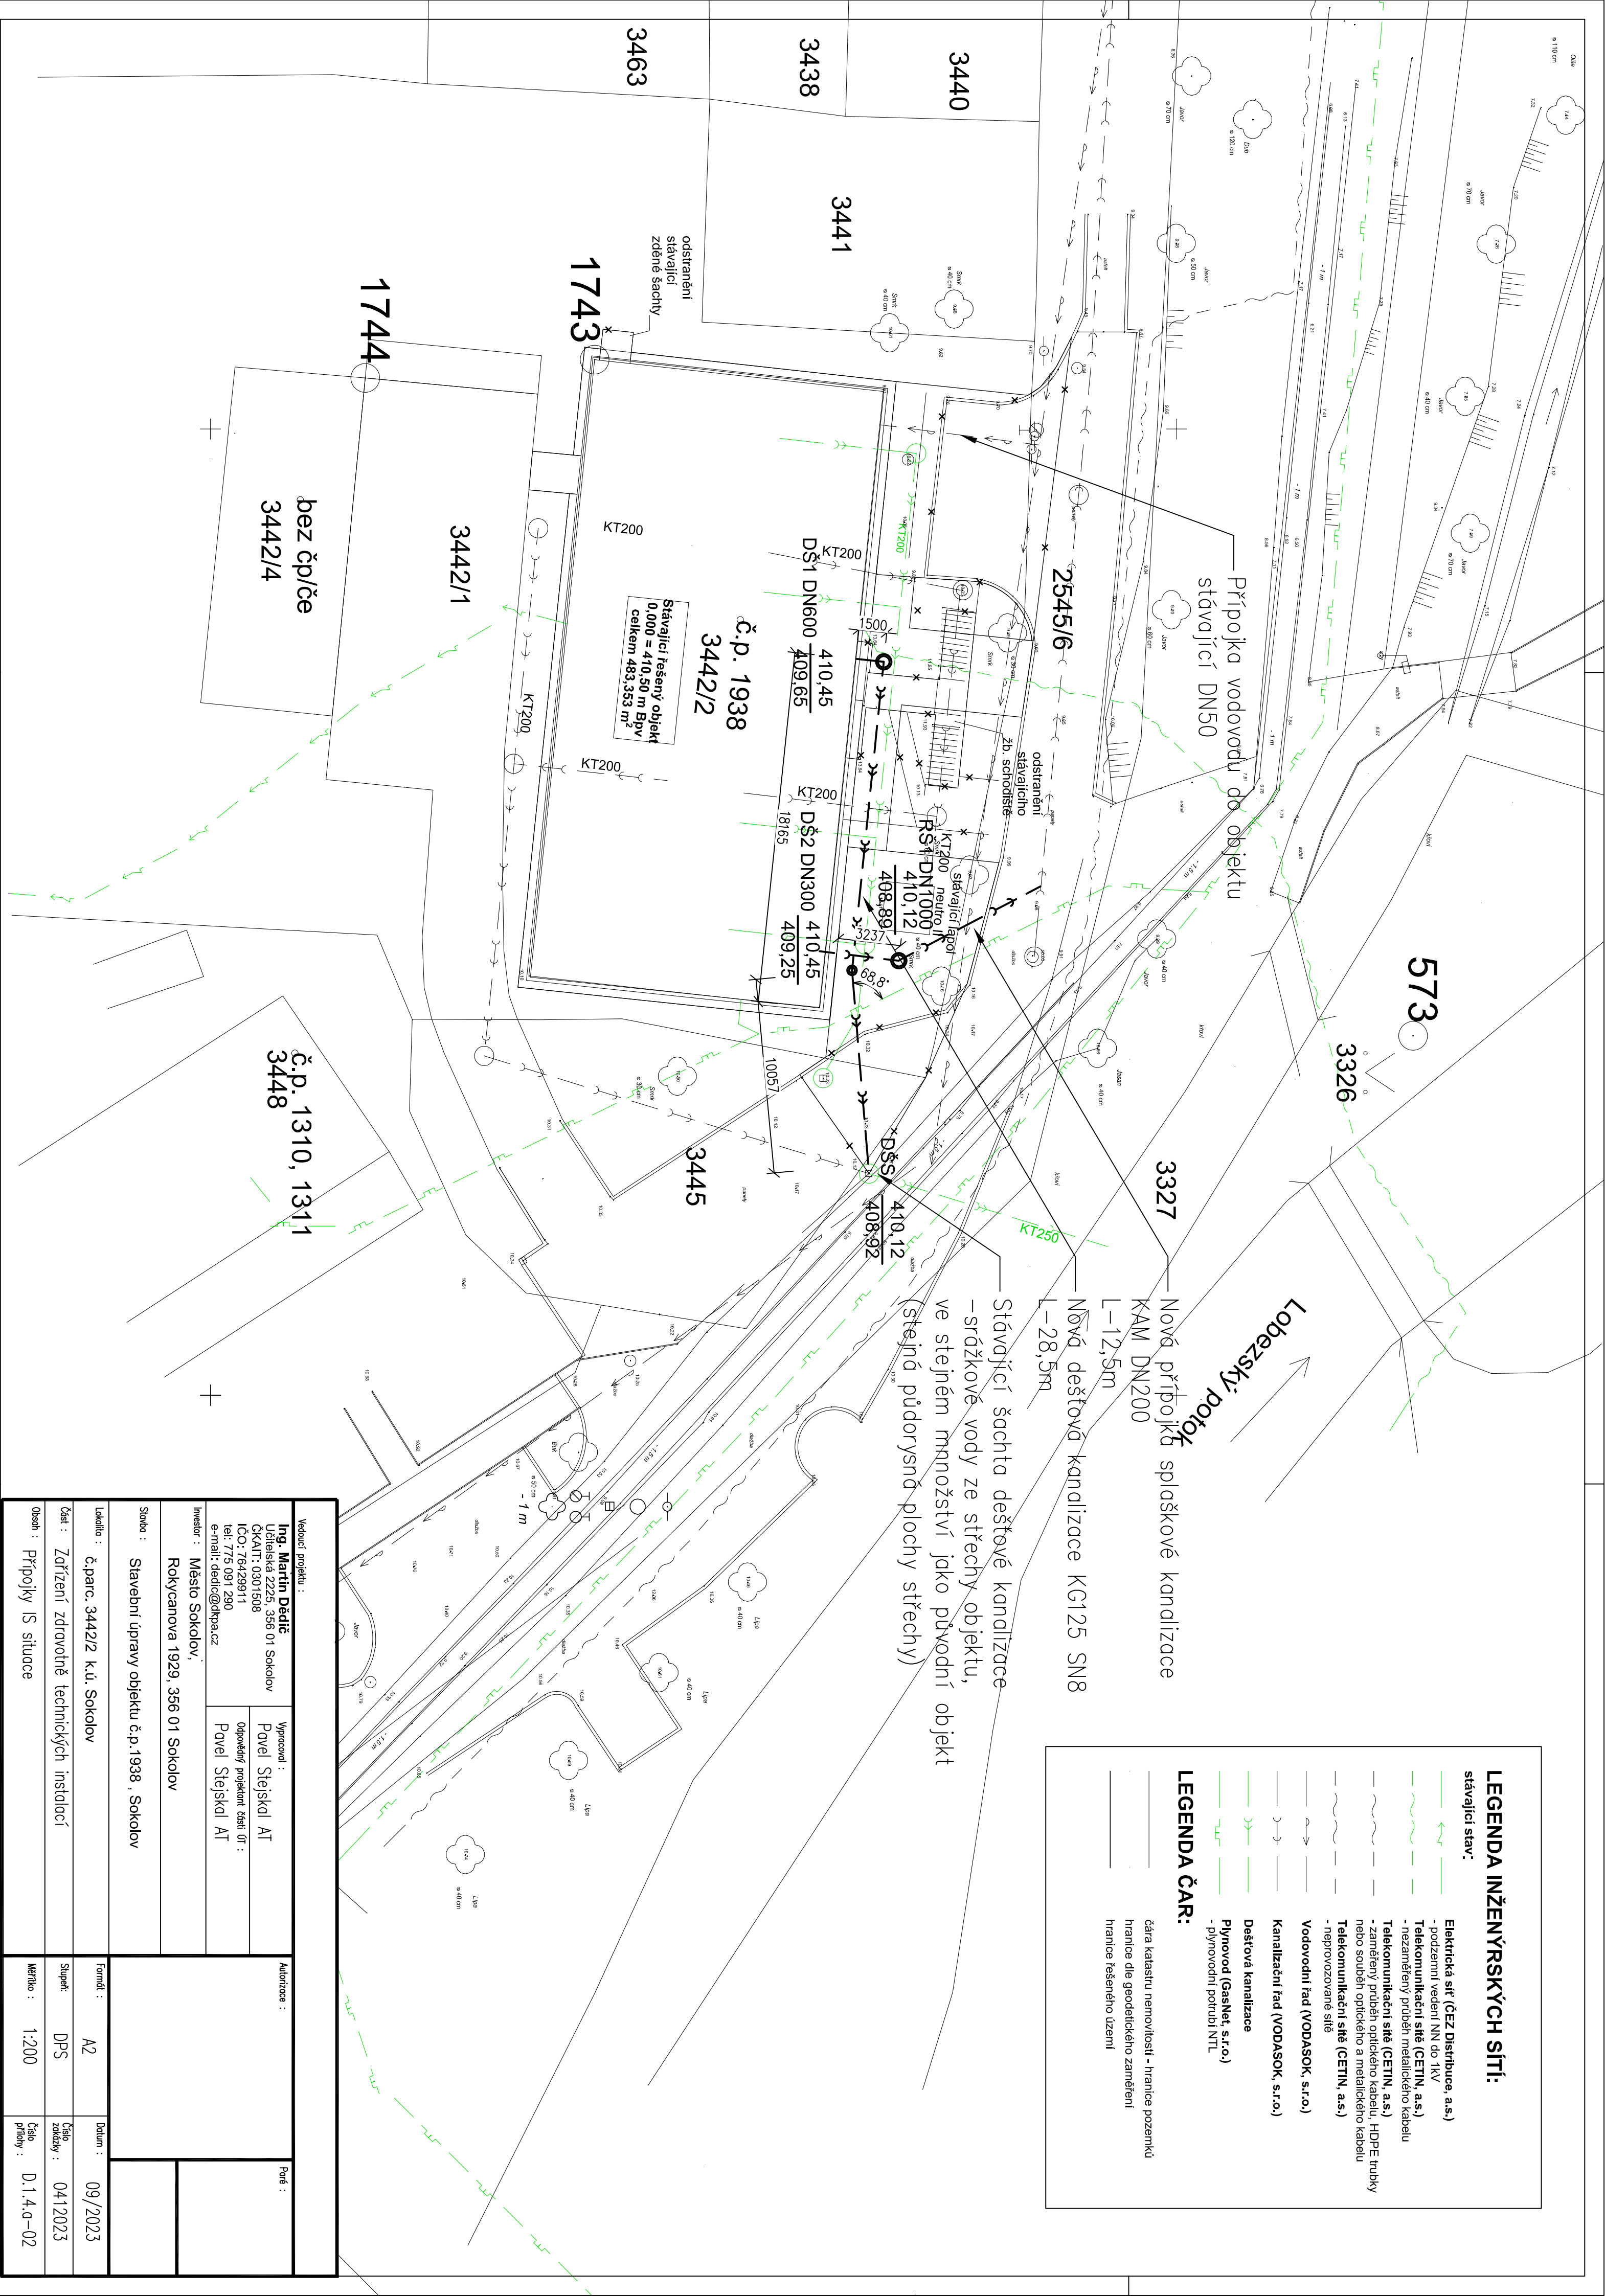

LEGENDA INŽENÝRSKÝCH SÍTÍ:

stávající stav:

- Elektrická síť (ČEZ Distribuce, a.s.)
- podzemní vedení NN do 1kV
- Telekomunikační síť (CETIN, a.s.)
- nezaměřeny průběh metalického kabelu
- Telekomunikační síť (CETIN, a.s.)
- zaměřeny průběh optického kabelu, HDPE trubky nebo souběh optického a metalického kabelu
- Telekomunikační síť (CETIN, a.s.)
- neprovázované sítě
- Vodovodní řád (VODASOK, s.r.o.)
- Kanalizační řád (VODASOK, s.r.o.)
- Dešťová kanalizace
- Plynovod (GasNet, s.r.o.)
- plynovodní potrubí INTL

LEGENDA ČAR:

- čára katastru nemovitostí - hranice pozemků
- hranice dle geodetického zaměření
- hranice řešeného území