


PŮDORYS 3.NP - ELEKTROINSTALACE
měřítko 1:50

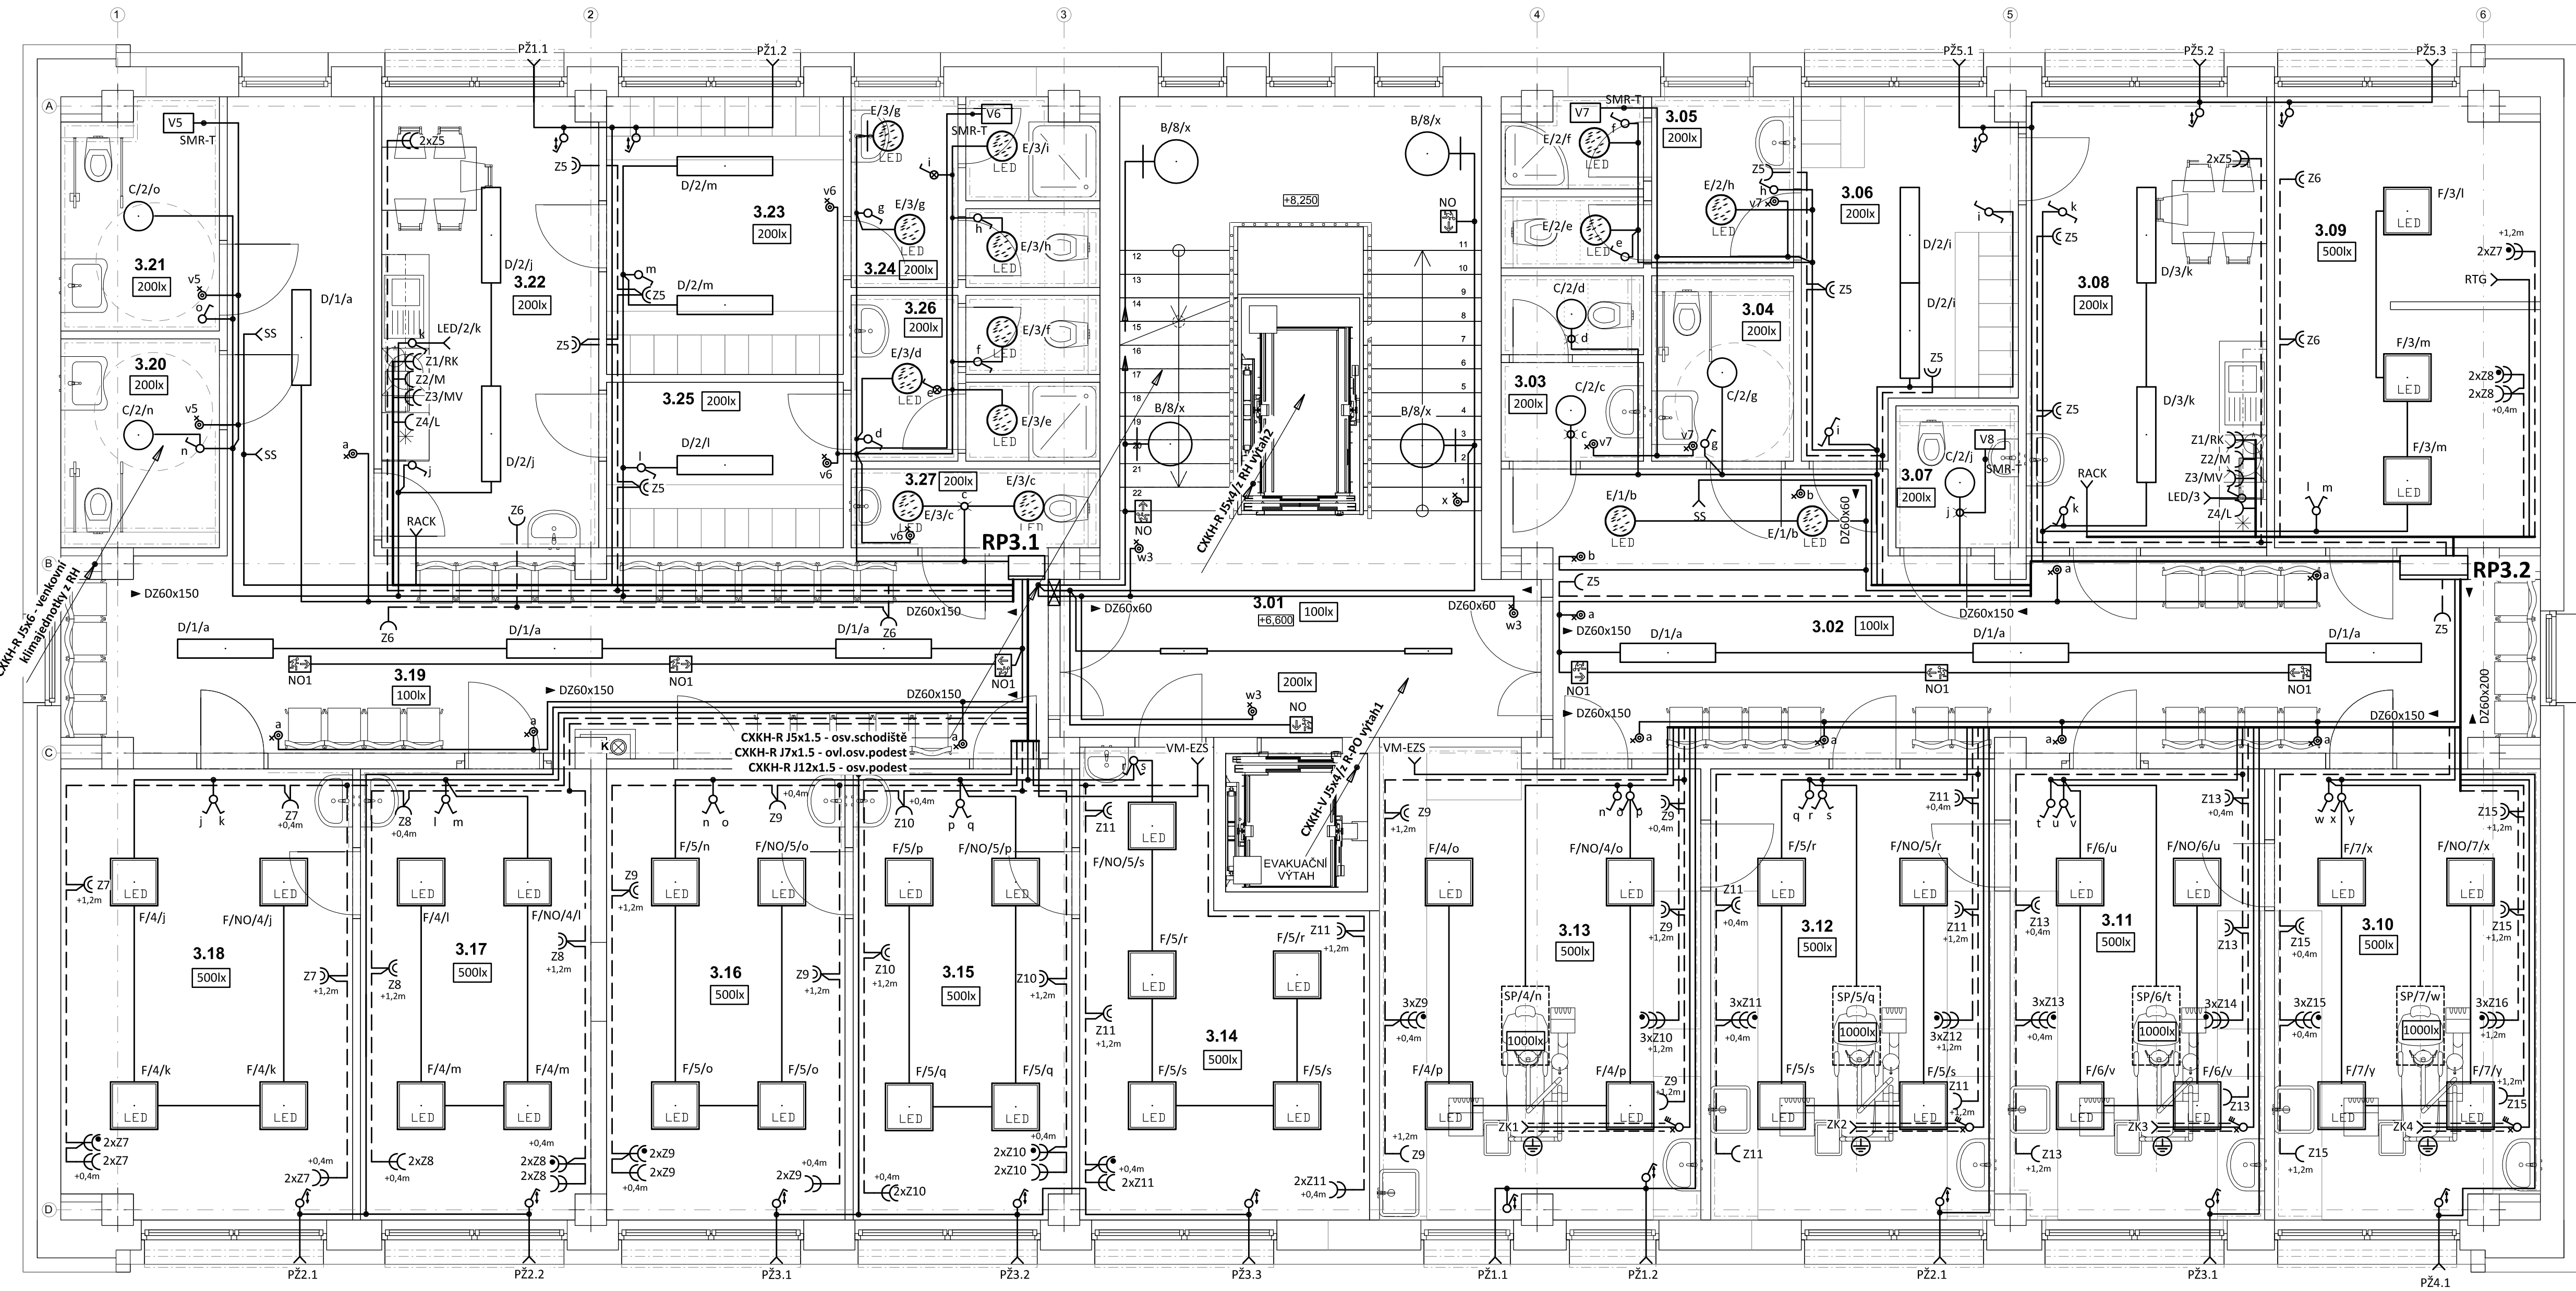

LEGENDA:

- Prívodní třířázkové vedení
----- Společná trasa vedení
----- Zásuvkové rozvody
----- Světelné rozvody
----- Třířázkový rozvod
----- Vývod třířázkový
K - kompresor, 2x1,2kW/400V
JV1 - venkovní jednotka klimatizace, 10,2A/6,57kW/20A
JV2 - venkovní jednotka klimatizace, 14,5A/9,14kW/25A
JV3 - venkovní jednotka klimatizace, 18,2A/11,9kW/30A
----- Vývod jednořázkový
O - odsávačka, 1,12kW/230V
SP - světelný panel
LED - světelný LED pásek pod kuch.linku
PŽ - předokenní žaluzie
RTG - rentgen
ZK - zubní křeslo (CYKY-J 3x2.5 + CYKY-J 3x1.5 k odsávače 1.np)
Jednopólový spínač pod omítku, řaz.1, 10A/250V, IP20
Střídavý přepínač pod omítku, řaz.6, 10A/250V, IP20
Sériový přepínač pod omítku, řaz.5, 10A/250V, IP20
Infračervený pohybový spínač, 360°, IP20
Tlačítkový spínač s orient.doutn. pod omítku, řaz.1/05o, 10A/25V, IP20
Tlačítkový spínač se sign.doutn. pod omítku, řaz.1/05, 10A/25V, IP20
Jednopólový sp. se sign.dout. pod om., řaz.1S, 10A/250V, IP20
Jednoduchá zásuvka pod omítku, 16A/250V, IP20
RK - rychlovanná konvice
M - myčka
MV - mikrovlnná trouba
L - lednice
Dvojnásobná zásuvka pod omítku, 16A/250V, IP20
NO - nouzové LED sv. s piktoogramem, 1W/125lm, IP65, tř. II.
doba chodu 1hod - při vypadku, fy Modus, typ EXIT
Ochranné pospojování
Spínač žaluziový
Tlačítko "total stop" pro vypnutí elektroinstalace vč. PO
Tlačítko "central stop" pro vypnutí elektroinstalace
Třípólový spínač, 25A/400V, IP65
Protipožární upkávká die PŘ

Označení svítidla	Typ	Název	Světelné zdroje
A	MODUS HLP2000SKO	Přisazené LED svítidlo z hliníkového profilu, opalový kryt, 600mm	1 x LED, 16W, 2000lm, Ra80, 4000K
B	MODUS SPMP4000KO_550/	Kruhové přisazené LED svítidlo, opalový kryt, Ø 550mm	1 x LED, 34W, 3650lm, Ra80, 4000K
C	MODUS SPMP4000KO_370/	Kruhové přisazené LED svítidlo, opalový kryt, Ø 370mm	1 x LED, 34W, 3550lm, Ra80, 4000K
D	MODUS ESO3000RMKO	Přisazené/závěsné, LED svítidlo, opalový kryt	1 x LED, 26W, 3300lm, Ra80, 4000K
E	MODUS BR5B_KO375V2	Přisazené LED svítidlo, opalový PMMA kryt, průměr 375mm	1 x LED, 27W, 2700lm, Ra80, 4000K
F	MODUS FIT5000A_KN/90	LED panel, UGR<19, Ra 90, hliníkový rámeček, mikropřizmatický kryt, čtverec 600x600mm	1 x LED, 49W, 5000lm, Ra90, 4000K
F/NO	MODUS FIT5000A_KN/90 + externí nouzový modul NM/EM203/1	LED panel, UGR<19, Ra 90, hliníkový rámeček, mikropřizmatický kryt, čtverec 600x600mm	1 x LED, 49W, 5000lm, Ra90, 4000K+ nouzový modul 1hod.
F1	MODUS FIT5000A_KN	LED panel, UGR<19, Ra 80, hliníkový rámeček, mikropřizmatický kryt, čtverec 600x600mm	1 x LED, 49W, 5000lm, Ra80, 4000K
G	MODUS PL2500M1N	LED prachotěsné svítidlo, polyesterové tělo, opalový PC kryt, IK08	1 x LED, 20W, 2700lm, Ra80, 4000K
NO1	ET_3W	LED přisazené/vestavné nouzové svítidlo EXIT, 3W	1 x ETE/3W, 3W, 320lm, Ra80, 4000K

POZNÁMKA:

Napěťová soustava:
3+PEN stř. 50Hz, 230/400V, TN-C (PS, RE)
3+NPE stř. 50Hz, 230/400V, TN-C-S (RH)
3+NPE stř. 50Hz, 230/400V, TN-S

Ochrana před nebezpečným dotykem neživých částí
dle ČSN 33 20000-4-41 ed. 3:
při poruše - automatickým odpojením
doplňková ochrana - doplňujícím ochranným pospojováním
- proudovými chrániči

Tabulka místností 3.NP					
Č.	Název místnosti	Plocha (m ²)	Nábitná vrstva	Stěny	Strop
3.01	prostor schodiště	40,29	- PVC - antistatická, záložková (B8-s1) - Betonové stupně - leštěné a broušené	om. hladká štuková / SDK desky + vymaiba	SDK podhled ve výšce 2,6 m + vymaiba
3.02	chodba - čekárna	36,39		om. hladká štuková / SDK desky + vymaiba	SDK podhled ve výšce 2,6 m + vymaiba
3.03	WC pacienti - muži	4,06		keramický obklad do v. 2,6 m	SDK podhled ve výšce 2,6 m + vymaiba
3.04	WC pacienti - ZTP a ženy	4,23		keramická dlažba	keramický obklad do v. 2,6 m
3.05	WC zaměstnanci	7,43		keramická dlažba	keramický obklad do v. 2,6 m
3.06	šatna zaměstnanci do 5 osob	11,29	PVC - antistatická, záložková (B8-s1)	om. hladká štuková / SDK desky + vymaiba	SDK podhled ve výšce 2,6 m + vymaiba
3.07	úklid	2,79		keramická dlažba	keramický obklad do v. 2,6 m
3.08	dení místnost	17,45	PVC - antistatická, záložková (B8-s1)	om. hladká štuková / SDK desky + vymaiba	SDK podhled ve výšce 2,6 m + vymaiba
3.09	RTG	18,79	PVC - antistatická, záložková (B8-s1)	om. hladká štuková / SDK desky + vymaiba	SDK podhled ve výšce 2,6 m + vymaiba
3.10	dentální hygiena	18,97	PVC - antistatická, záložková (B8-s1)	om. hladká štuková / SDK desky + vymaiba	SDK podhled ve výšce 2,6 m + vymaiba
3.11	zubař	18,38	PVC - antistatická, záložková (B8-s1)	om. hladká štuková / SDK desky + vymaiba	SDK podhled ve výšce 2,6 m + vymaiba
3.12	zubař	20,59	PVC - antistatická, záložková (B8-s1)	om. hladká štuková / SDK desky + vymaiba	SDK podhled ve výšce 2,6 m + vymaiba
3.13	zubař	23,67	PVC - antistatická, záložková (B8-s1)	om. hladká štuková / SDK desky + vymaiba	SDK podhled ve výšce 2,6 m + vymaiba
3.14	ordinace	17,93	PVC - antistatická, záložková (B8-s1)	om. hladká štuková / SDK desky + vymaiba	SDK podhled ve výšce 2,6 m + vymaiba
3.15	příprava	15,77	PVC - antistatická, záložková (B8-s1)	om. hladká štuková / SDK desky + vymaiba	SDK podhled ve výšce 2,6 m + vymaiba
3.16	ordinace	17,30	PVC - antistatická, záložková (B8-s1)	om. hladká štuková / SDK desky + vymaiba	SDK podhled ve výšce 2,6 m + vymaiba
3.17	příprava	16,64	PVC - antistatická, záložková (B8-s1)	om. hladká štuková / SDK desky + vymaiba	SDK podhled ve výšce 2,6 m + vymaiba
3.18	ordinace	20,88	PVC - antistatická, záložková (B8-s1)	om. hladká štuková / SDK desky + vymaiba	SDK podhled ve výšce 2,6 m + vymaiba
3.19	chodba	41,89		om. hladká štuková / SDK desky + vymaiba	SDK podhled ve výšce 2,6 m + vymaiba
3.20	WC ZTP pacienti - muži	5,33		keramická dlažba	keramický obklad do v. 2,6 m
3.21	WC ZTP pacienti - ženy	5,68		keramická dlažba	keramický obklad do v. 2,6 m
3.22	dení místnost	15,63	PVC - antistatická, záložková (B8-s1)	om. hladká štuková / SDK desky + vymaiba	SDK podhled ve výšce 2,6 m + vymaiba
3.23	šatna zaměstnanci ženy do 10 osob	10,56	PVC - antistatická, záložková (B8-s1)	om. hladká štuková / SDK desky + vymaiba	SDK podhled ve výšce 2,6 m + vymaiba
3.24	WC zaměstnanci - ženy	7,02		keramická dlažba	keramický obklad do v. 2,6 m
3.25	šatna zaměstnanci muži do 5 osob	6,30	PVC - antistatická, záložková (B8-s1)	om. hladká štuková / SDK desky + vymaiba	SDK podhled ve výšce 2,6 m + vymaiba
3.26	WC zaměstnanci - muži	6,26		keramická dlažba	keramický obklad do v. 2,6 m
3.27	úklid	3,16		keramická dlažba	keramický obklad do v. 2,6 m

Zodpovědný projektant:		HIP	PROJEKTANT AKCE:	
Klimešová Miroslava	Ing. Martin Dědík	Ing. Martin Dědík	M. Klimešová - 3D PROJEKT	
Kraj: Karlovarský	Stř. Karlovy Vary	Stř. Karlovy Vary	Ověřitel: 6042, 360 09 K. Vary	
Investor: Město Sokolov, Rokycanova 1929, 35601 Sokolov			IČO: 722 75 178, Tel: 321 489 008	
Akce: Stavební úpravy objektu č.p. 1938, Sokolov č. parc. 3442/2; k.ú. Sokolov			Formát: 10A4	Číslo paré:
			Stupeň: DPS	
			Č. zak.: E-2377	
Objekt: D.1.4d - Zařízení silnoproudé elektrotechniky			Datum: 11/2023	Měřítko: 1:50
Název: PŮDORYS 3.NP - ELEKTROINSTALACE			Číslo výkresu: D.1.4d / 12	