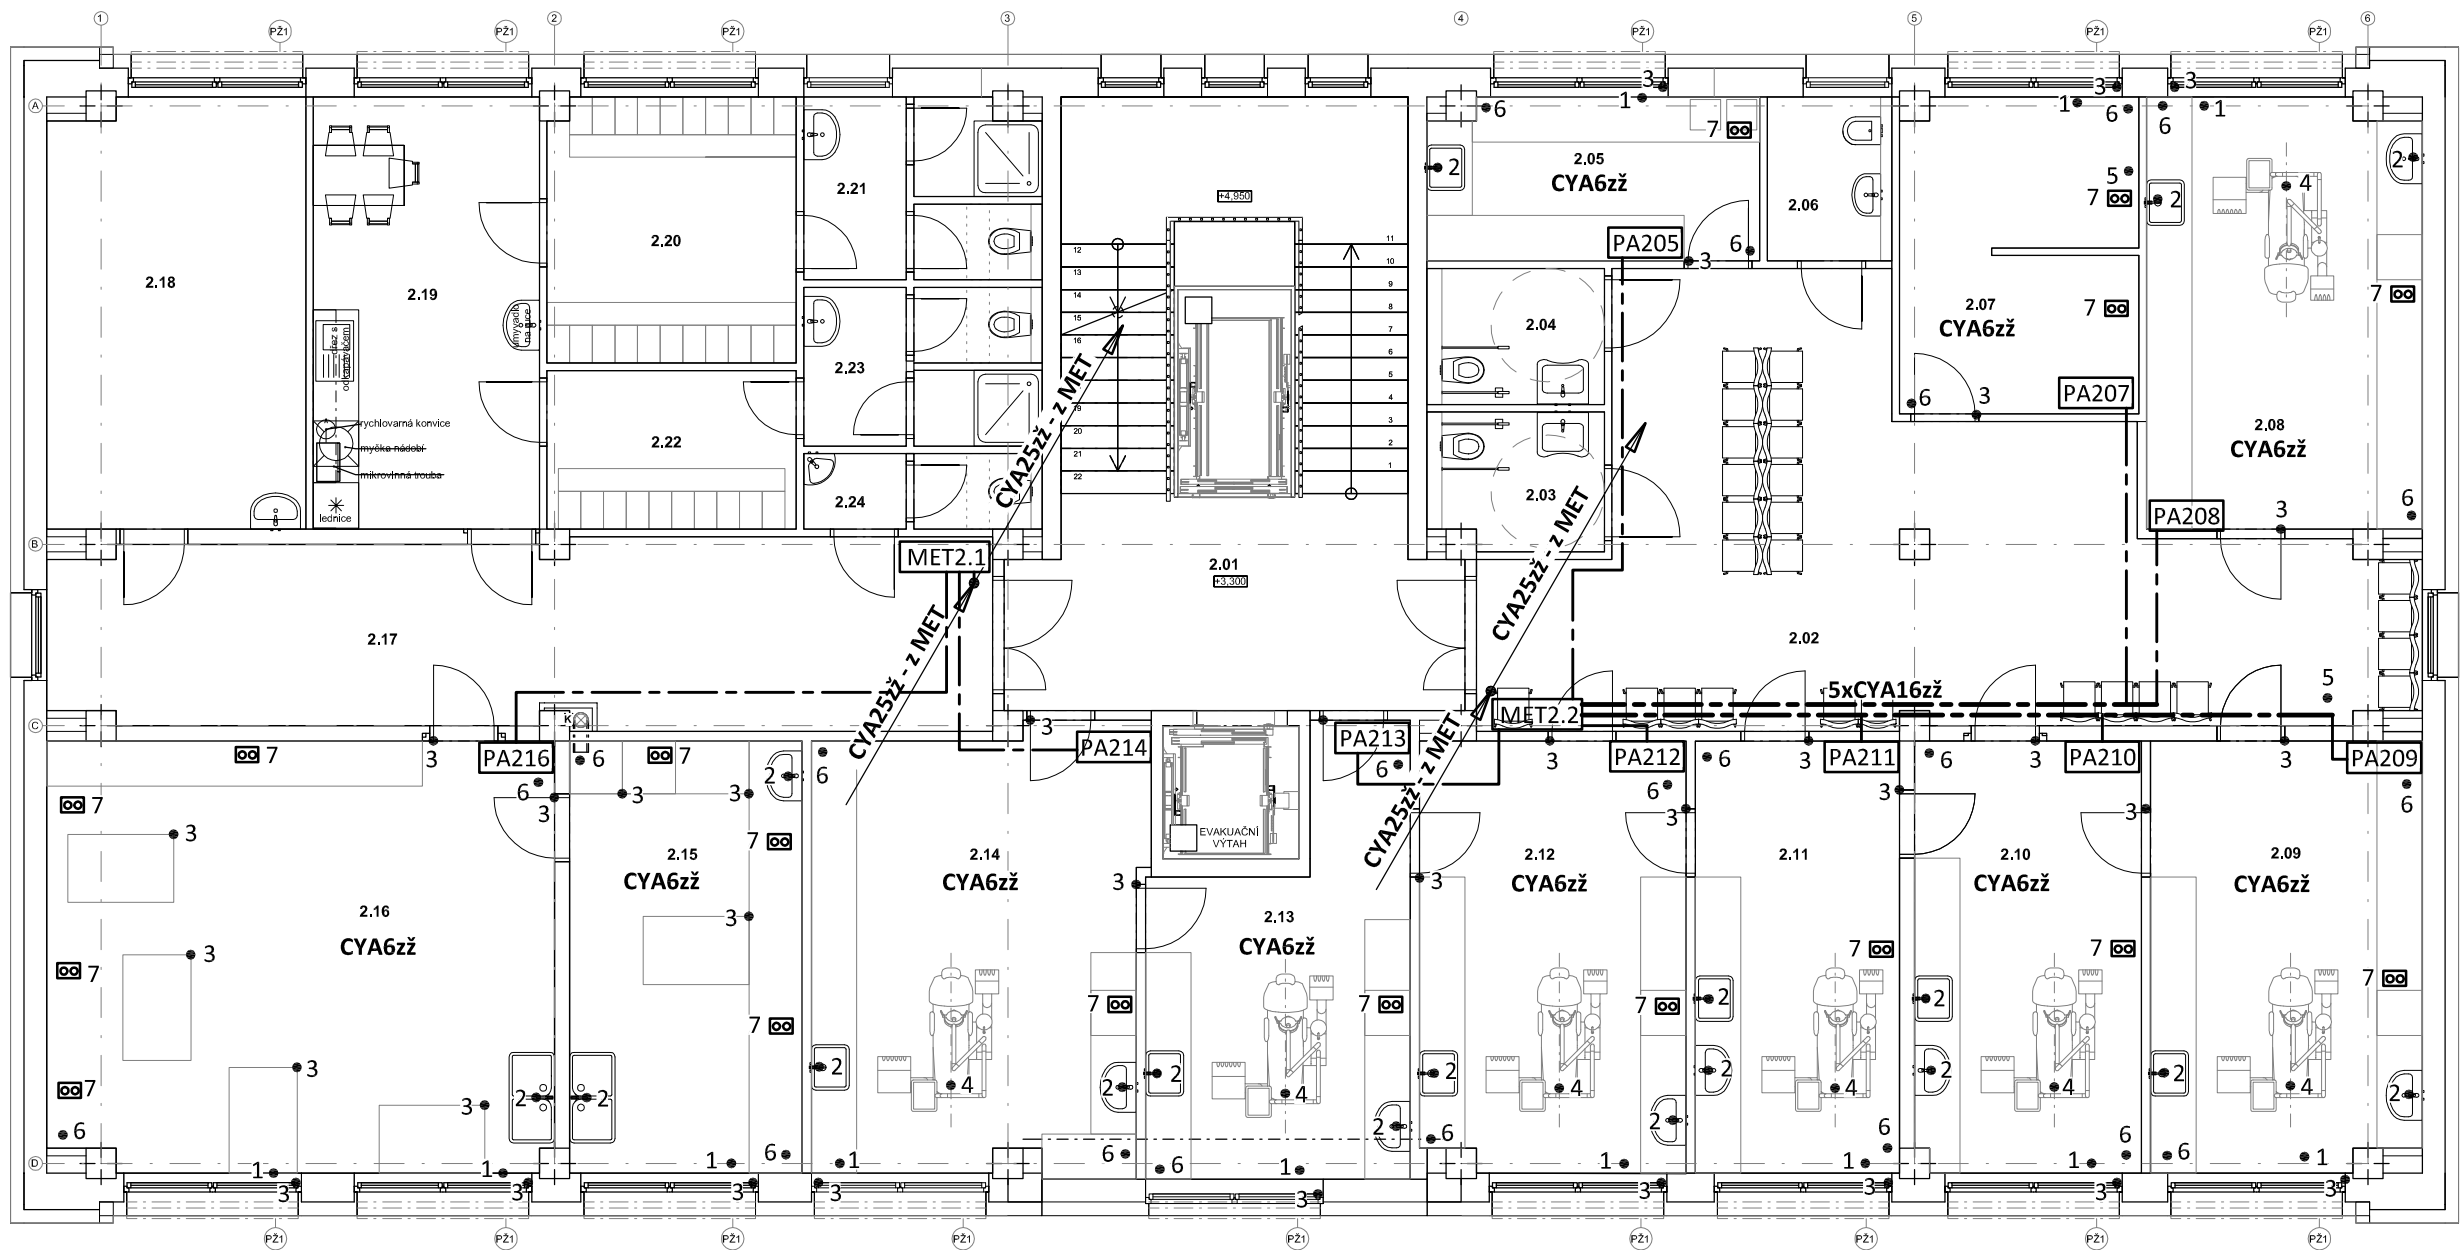


PŮDORYS 2.NP - POSPOJOVÁNÍ  
měřítko 1:100

 
 




POZNÁMKA:

Ochranné pospojování dle ČSN 33 2000-7-710

- Obvod č. 1 - připojení kovových předmětů - radiátory,  
vnitřní chladicí jednotky, potrubí mediplýnů  
Obvod č. 2 - připojení kovových předmětů - umyvadla-baterie  
Obvod č. 3 - připojení kovových předmětů - kovový práh dveří, kovová okna  
Obvod č. 4 - neelektrická podpora pacienta (lehátko)  
Obvod č. 5 - ochranný vodič (RP, RACK)  
Obvod č. 6 - antistatická podlaha

Ochranné pospojování je provedeno vodiči CYA 6žž.  
Propojení MET a PA vodičem CYA 16žž.  
Pospojování je uloženo nad podhledy a pod omítkou

-  7 Dvojitá zásuvka ochranného pospojování pro zapuštěnou montáž  
ABB- obj.č. 2495-0-0059 + rámeček 1725-0-0928
-  PA503 Svorkovnice pospojování v jednotlivých ordinacích
-  MET5.1 Svorkovnice pospojování - patrová
-  MET Hlavní ochranná svorkovnice v RH

Zodpovědný projektant:	HIP	 PROJEKTANT AKCE:
Klimešová Miroslava	Ing. Martin Dědič	
Kraj: Karlovarský	SÚ: Karlovy Vary	M. Klimešová - 3D PROJEKT Úvalská 604/2, 360 09 K. Vary IČO: 722 70 179, Tel. 731 409 028
Investor: Město Sokolov, Rokycanova 1929, 35601 Sokolov		
Akce: Stavební úpravy objektu č.p. 1938, Sokolov č. parc. 3442/2; k.ú. Sokolov		Formát: 2A4 Stupeň: DPS Č. zak.: E-2377 Datum: 11/2023
Objekt: D.1.4d - Zařízení silnoproudé elektrotechniky		Měřítko: 1:100
Název: PŮDORYS 2.NP - POSPOJOVÁNÍ		Číslo výkresu: D.1.4d / 10