



měřítko 1:200

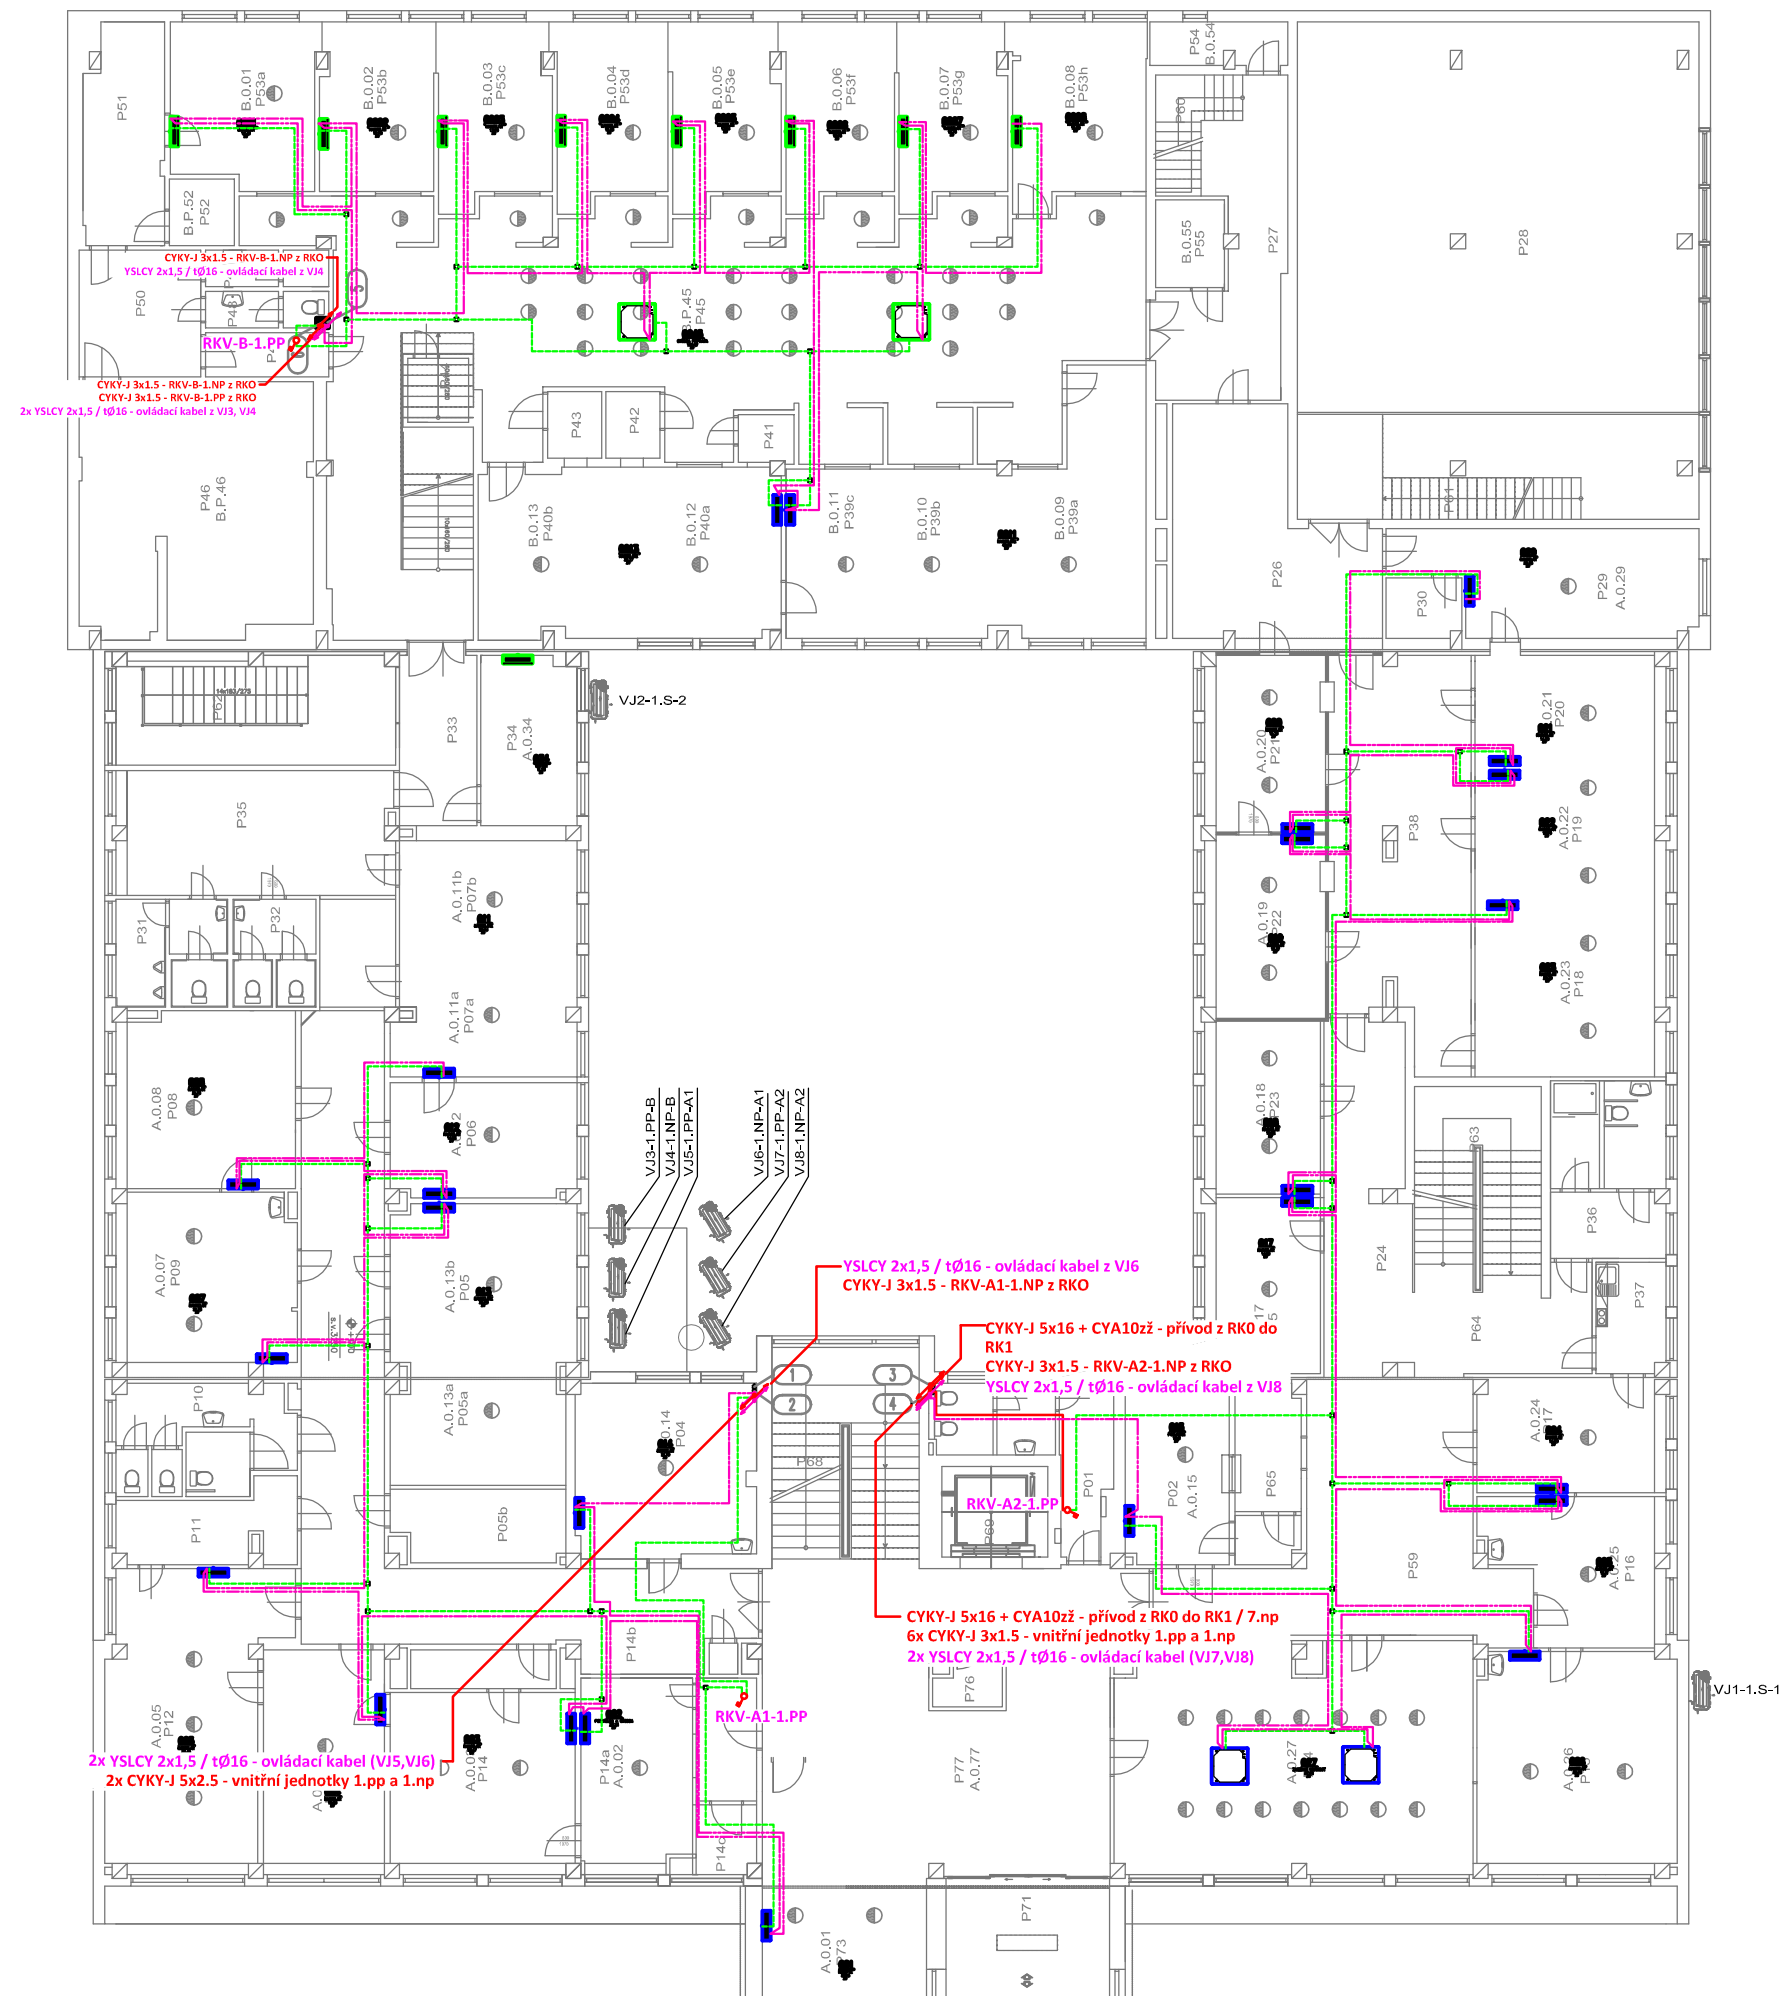

Zodpovědný projektant:		HIP		PROJEKTANT AKCE:	
Klímešová Miroslava		Ing. Milan Snopek			
Kraj:	Karlovarský	SÚ:	Sokolov	M. Klimešová - 3D PROJEKT Úvalská 604/2, 360 09 K. Vary IČO: 722 70 179, Tel. 731 409 028	
Investor:	město Sokolov Rokycanova 1929, 356 01 Sokolov				
Akce:	Městský úřad Sokolov - klimatizace Rokycanova 1929, 356 01 Sokolov			Formát: A3	Číslo paré:
				Stupeň: DPS	
				Č. zak.: E-2466	
				Datum: 03/2024	
Objekt:	D.1.4.1 Zařízení silnoproudé elektrotechniky			Měřítko: 1:200	
Název:	PŮDORYS 1.PP			Číslo výkresu:	D.1.4.1.13