


PŮDORYS 5.NP
měřítko 1:200

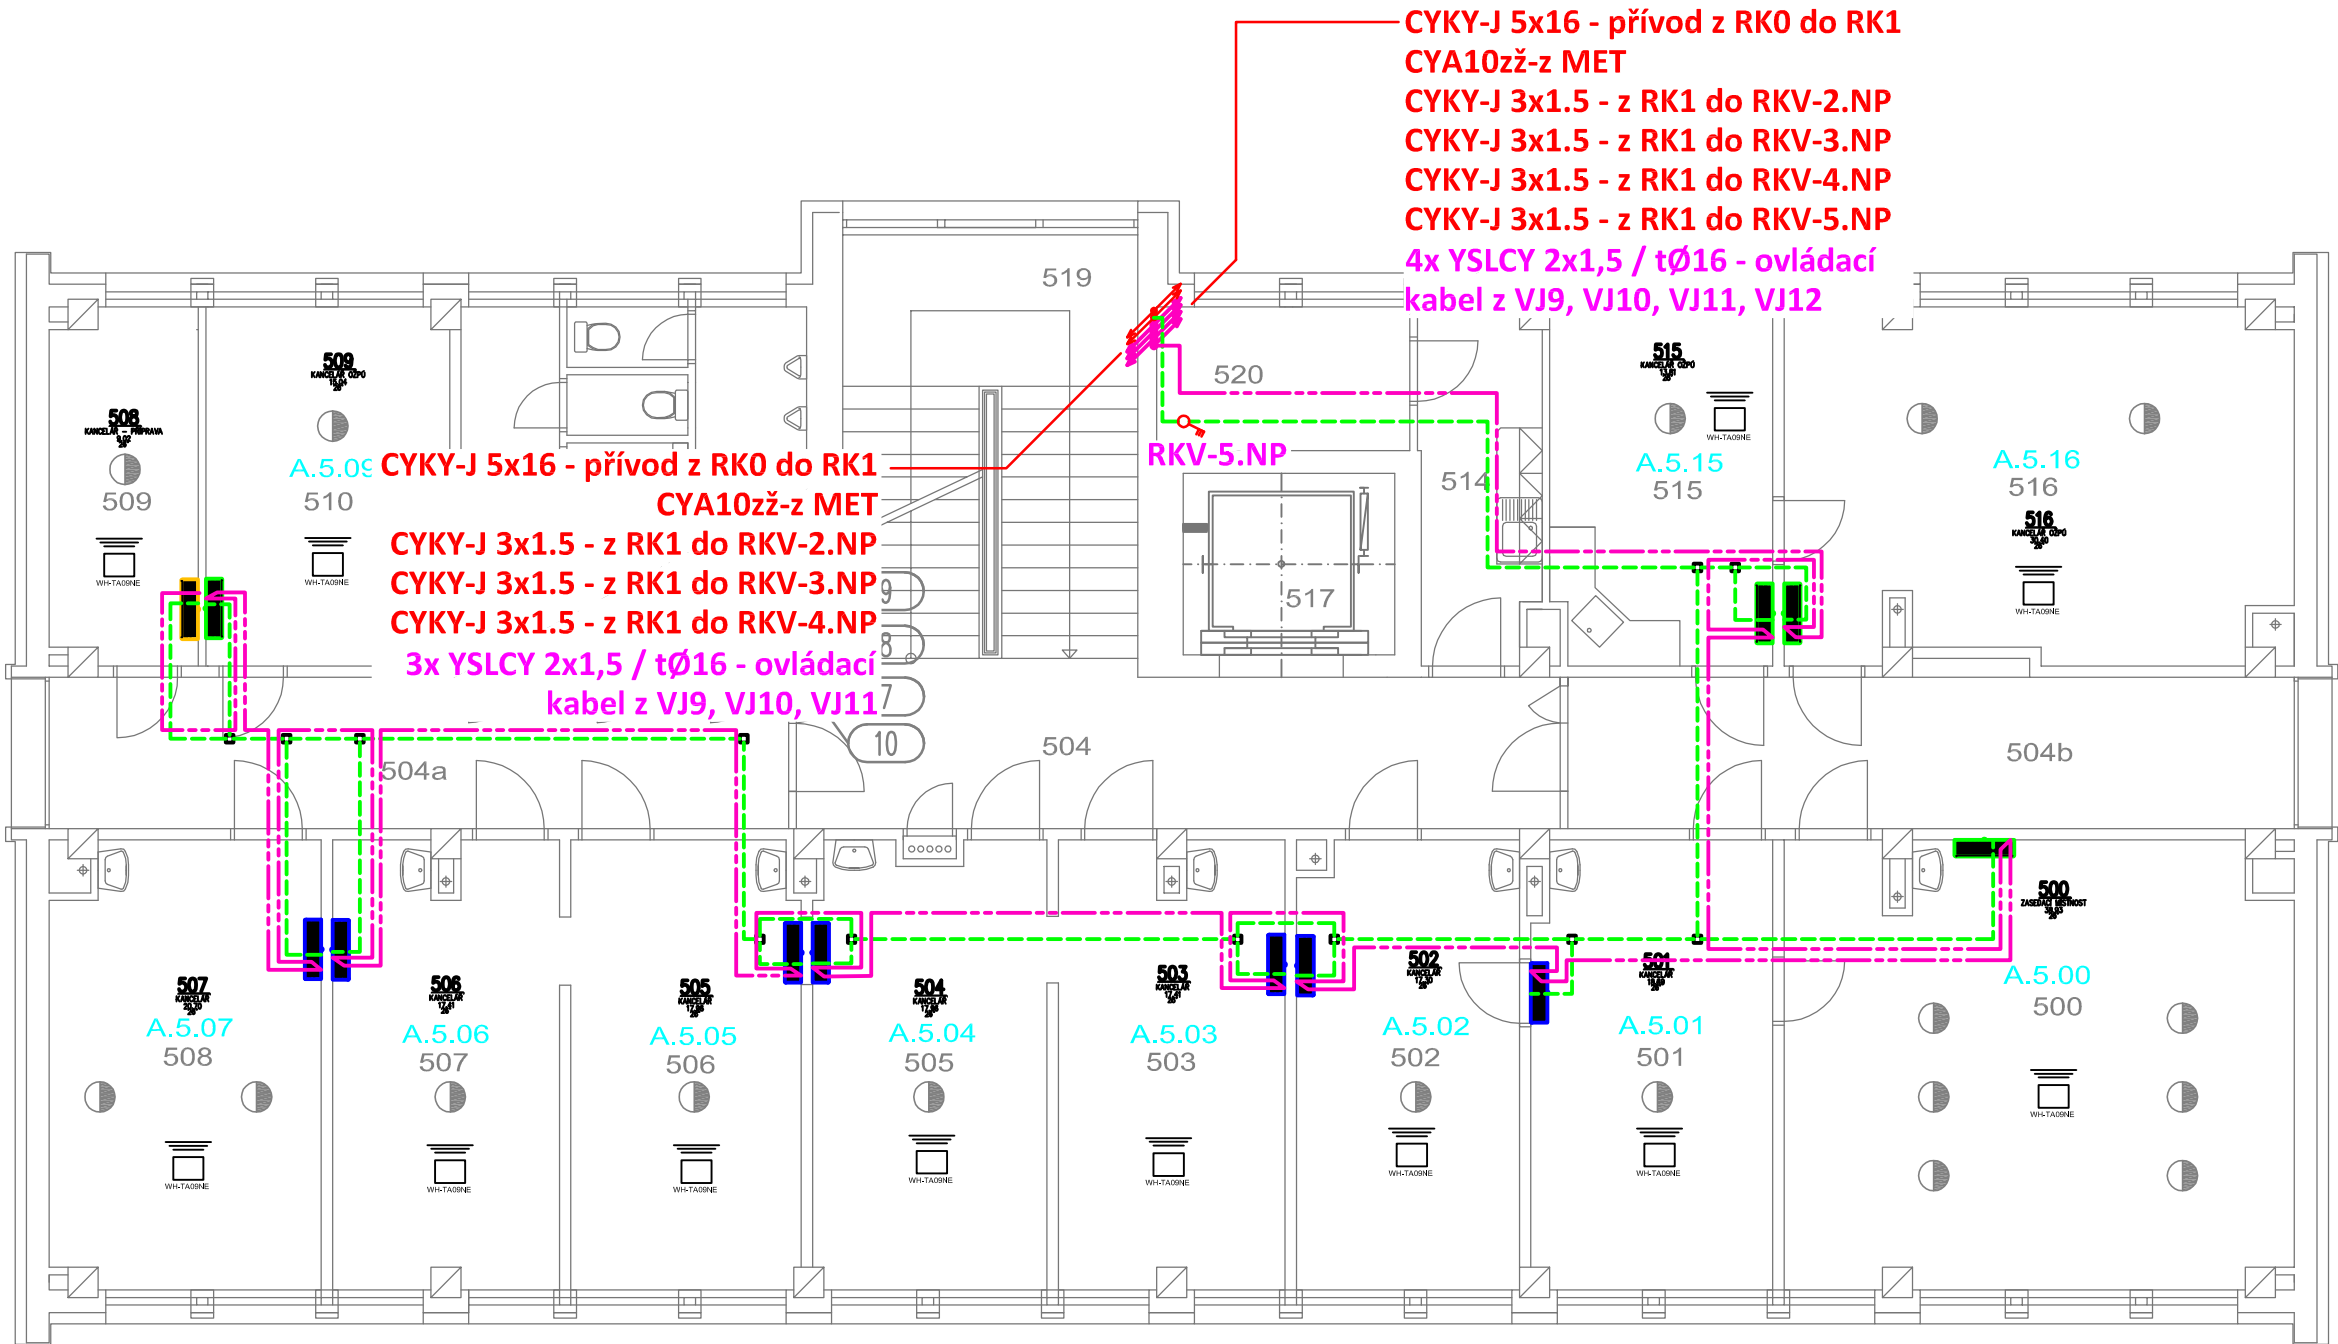

POZNÁMKA:

Napěťová soustava:
3+NPE stř. 50Hz, 230/400V, TN-C-S (RK0)
3+NPE stř. 50Hz, 230/400V, TN-S (RK1)

Ochrana před nebezpečným dotykem neživých částí
dle ČSN 33 20000-4-41 ed. 3:

- při poruše - automatickým odpojením
- doplňková ochrana - doplňujícím ochranným pospojováním - proudovými chrániči

LEGENDA:

- Uv(U1,U2):Ovládání pro venkovní jednotku-vnitřní jednotku (2žilový stíněný drát) - YSLCY 2x1,5
 - Napájení pro vnitřní jednotky - CYKY-J 3x1.5
 - Napájení pro venkovní jednotku - CYKY-J 5x2.5
- Instalační krabice

Zodpovědný projektant:	HIP		PROJEKTANT AKCE:
Klímešová Miroslava	Ing. Milan Snopek		
Kraj:	Karlovarský	SÚ:	Sokolov
Investor:	město Sokolov Rokycanova 1929, 356 01 Sokolov		
Akce:	Městský úřad Sokolov - klimatizace Rokycanova 1929, 356 01 Sokolov		M. Klímešová - 3D PROJEKT
			Úvalská 604/2, 360 09 K. Vary
			IČO: 722 70 179, Tel. 731 409 028
			Číslo paré:
Objekt:	D.1.4.1 Zařízení silnoproudé elektrotechniky		Formát: A3
Název:	PŮDORYS 5.NP		Stupeň: DPS
			Č. zak.: E-2466
			Datum: 03/2024
			Měřítko: 1:200
			Číslo výkresu:
			D.1.4.1.18