
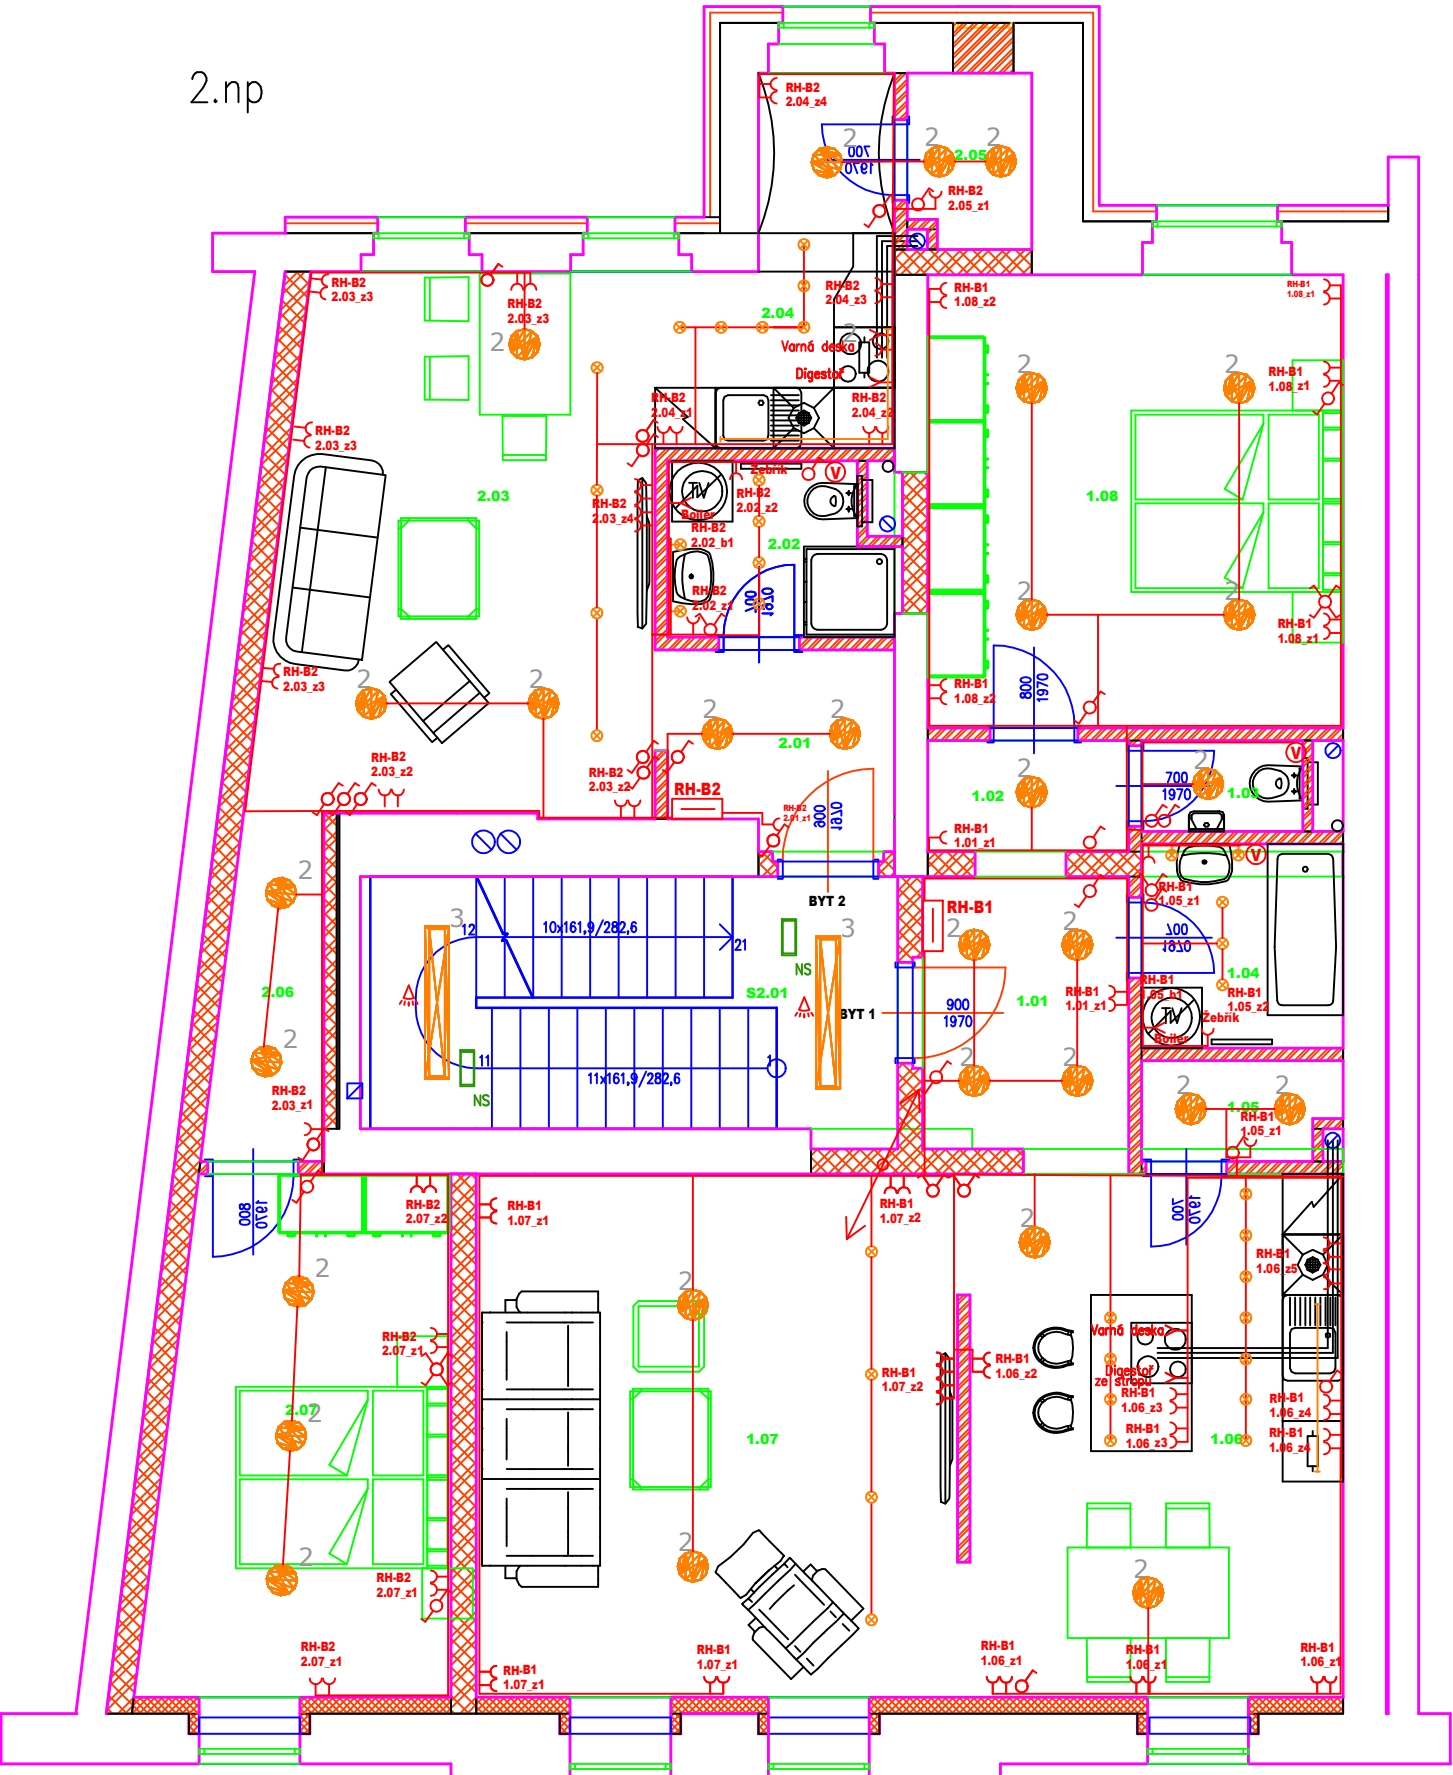


2.np

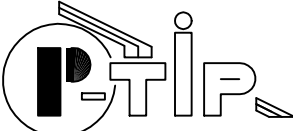

Legenda elektroinstalace

- vypínač jednoduchý řazení č. 1
- vypínač dvojitý řazení č. 5
- vypínač schodišťový řazení č. 6
- vypínač jednoduchý řazení č. 7
- PIR pohybový senzor – ovládání osvětlení
- zásuvkový vývod, zásuvka jednoduchá/dvojitá
- elektroinstalační vývod
- stoupání/klesání kabelové trasy
- kabelová trasa silnoproud
- elektrický rozváděč
- IP44 přístroj se zvýšeným krytím
- odtahový ventilátor
- LED svítidlo stropní přisazené/vestavné bodové min. 4W
- LED lineární svítidlo, led pásek
- LED svítidlo nástěnné min. 4W
- LED svítidlo závěsné/přisazené IP44 36W
- 2 LED svítidlo závěsné/přisazené 19W
- LED svítidlo lineární závěsné/přisazené 44W
- LED nouzové 3W, s vlastním akumulátorem
- doba záložního svícení min. 1 hod

<div><p>PROJEKTOVÁ KANCELÁŘ Ing. Pavel HEINZ Vítězná 2010, 356 01 Sokolov tel., fax. 352605418 mobilní telefon +420607772271 e-mail p_tip@volny.cz IČO 18692761</p></div>		Změna		Číslo					
				Datum					
		Paré číslo							
Vedoucí projektant		Zodpovědný projektant		Vypracoval		Kreslil		Projektant části PD Ing. Pavel Heinz Vítězná 2010, 356 01 Sokolov tel., fax. 352605418 mobilní telefon +420607772271 e-mail p_tip@volny.cz IČO 18692761	
Ing.Heinz		Ing.Heinz		Ing. Radek Pupák					
Místo Sokolov				Katastr Sokolov					
Kraj Karlovarský				Stavební úřad Sokolov				Formát 2xA4	
Stavebník Sokolovská bytová s.r.o., Komenského 77, 356 01 Sokolov, IČ 25216741, DIČ CZ25216741								Datum 02/2023	
Stavba Změna dokončené stavby Staré náměstí, č.p. 133, Sokolov Objekt Silnoproudá elektroinstalace								Stupeň DPS	
								Arch.č.	
								Měřítko 1:75	
Předmět Půdorys 2NP								Výkr. č. D.1.4.1.4	