

Legenda:

VODA (PVC225)

NOVÉ HDPE OCHRANNÉ POTRUBÍ d40

ZEMNÍ KABEL NN

02

ELEKTRONICKÉ KOMUNIKACE

DEŠŤOVÁ KANALIZACE (ŘAD, PŘÍPOJKA)

SPLAŠKOVÁ KANALIZACE (ŘAD, PŘÍPOJKA)

PLYNOVODNÍ ŘAD (PŘÍPOJKA)

VODOVODNÍ ŘAD (PŘÍPOJKA)


NOVÉ HDPE OCHRANNÉ POTRUBÍ d40

ZEMNÍ KABEL NN

ELEKTRONICKÉ KOMUNIKACE

Poznámka:

NENÍ-LI UVEDENO JINAK, ZBÝVAJÍCÍ ULOŽENÍ HDPE OCHRANNÉHO POTRUBÍ d32 BUDE PROVEDENO VÝKOPEM DO HLoubKY 800mm

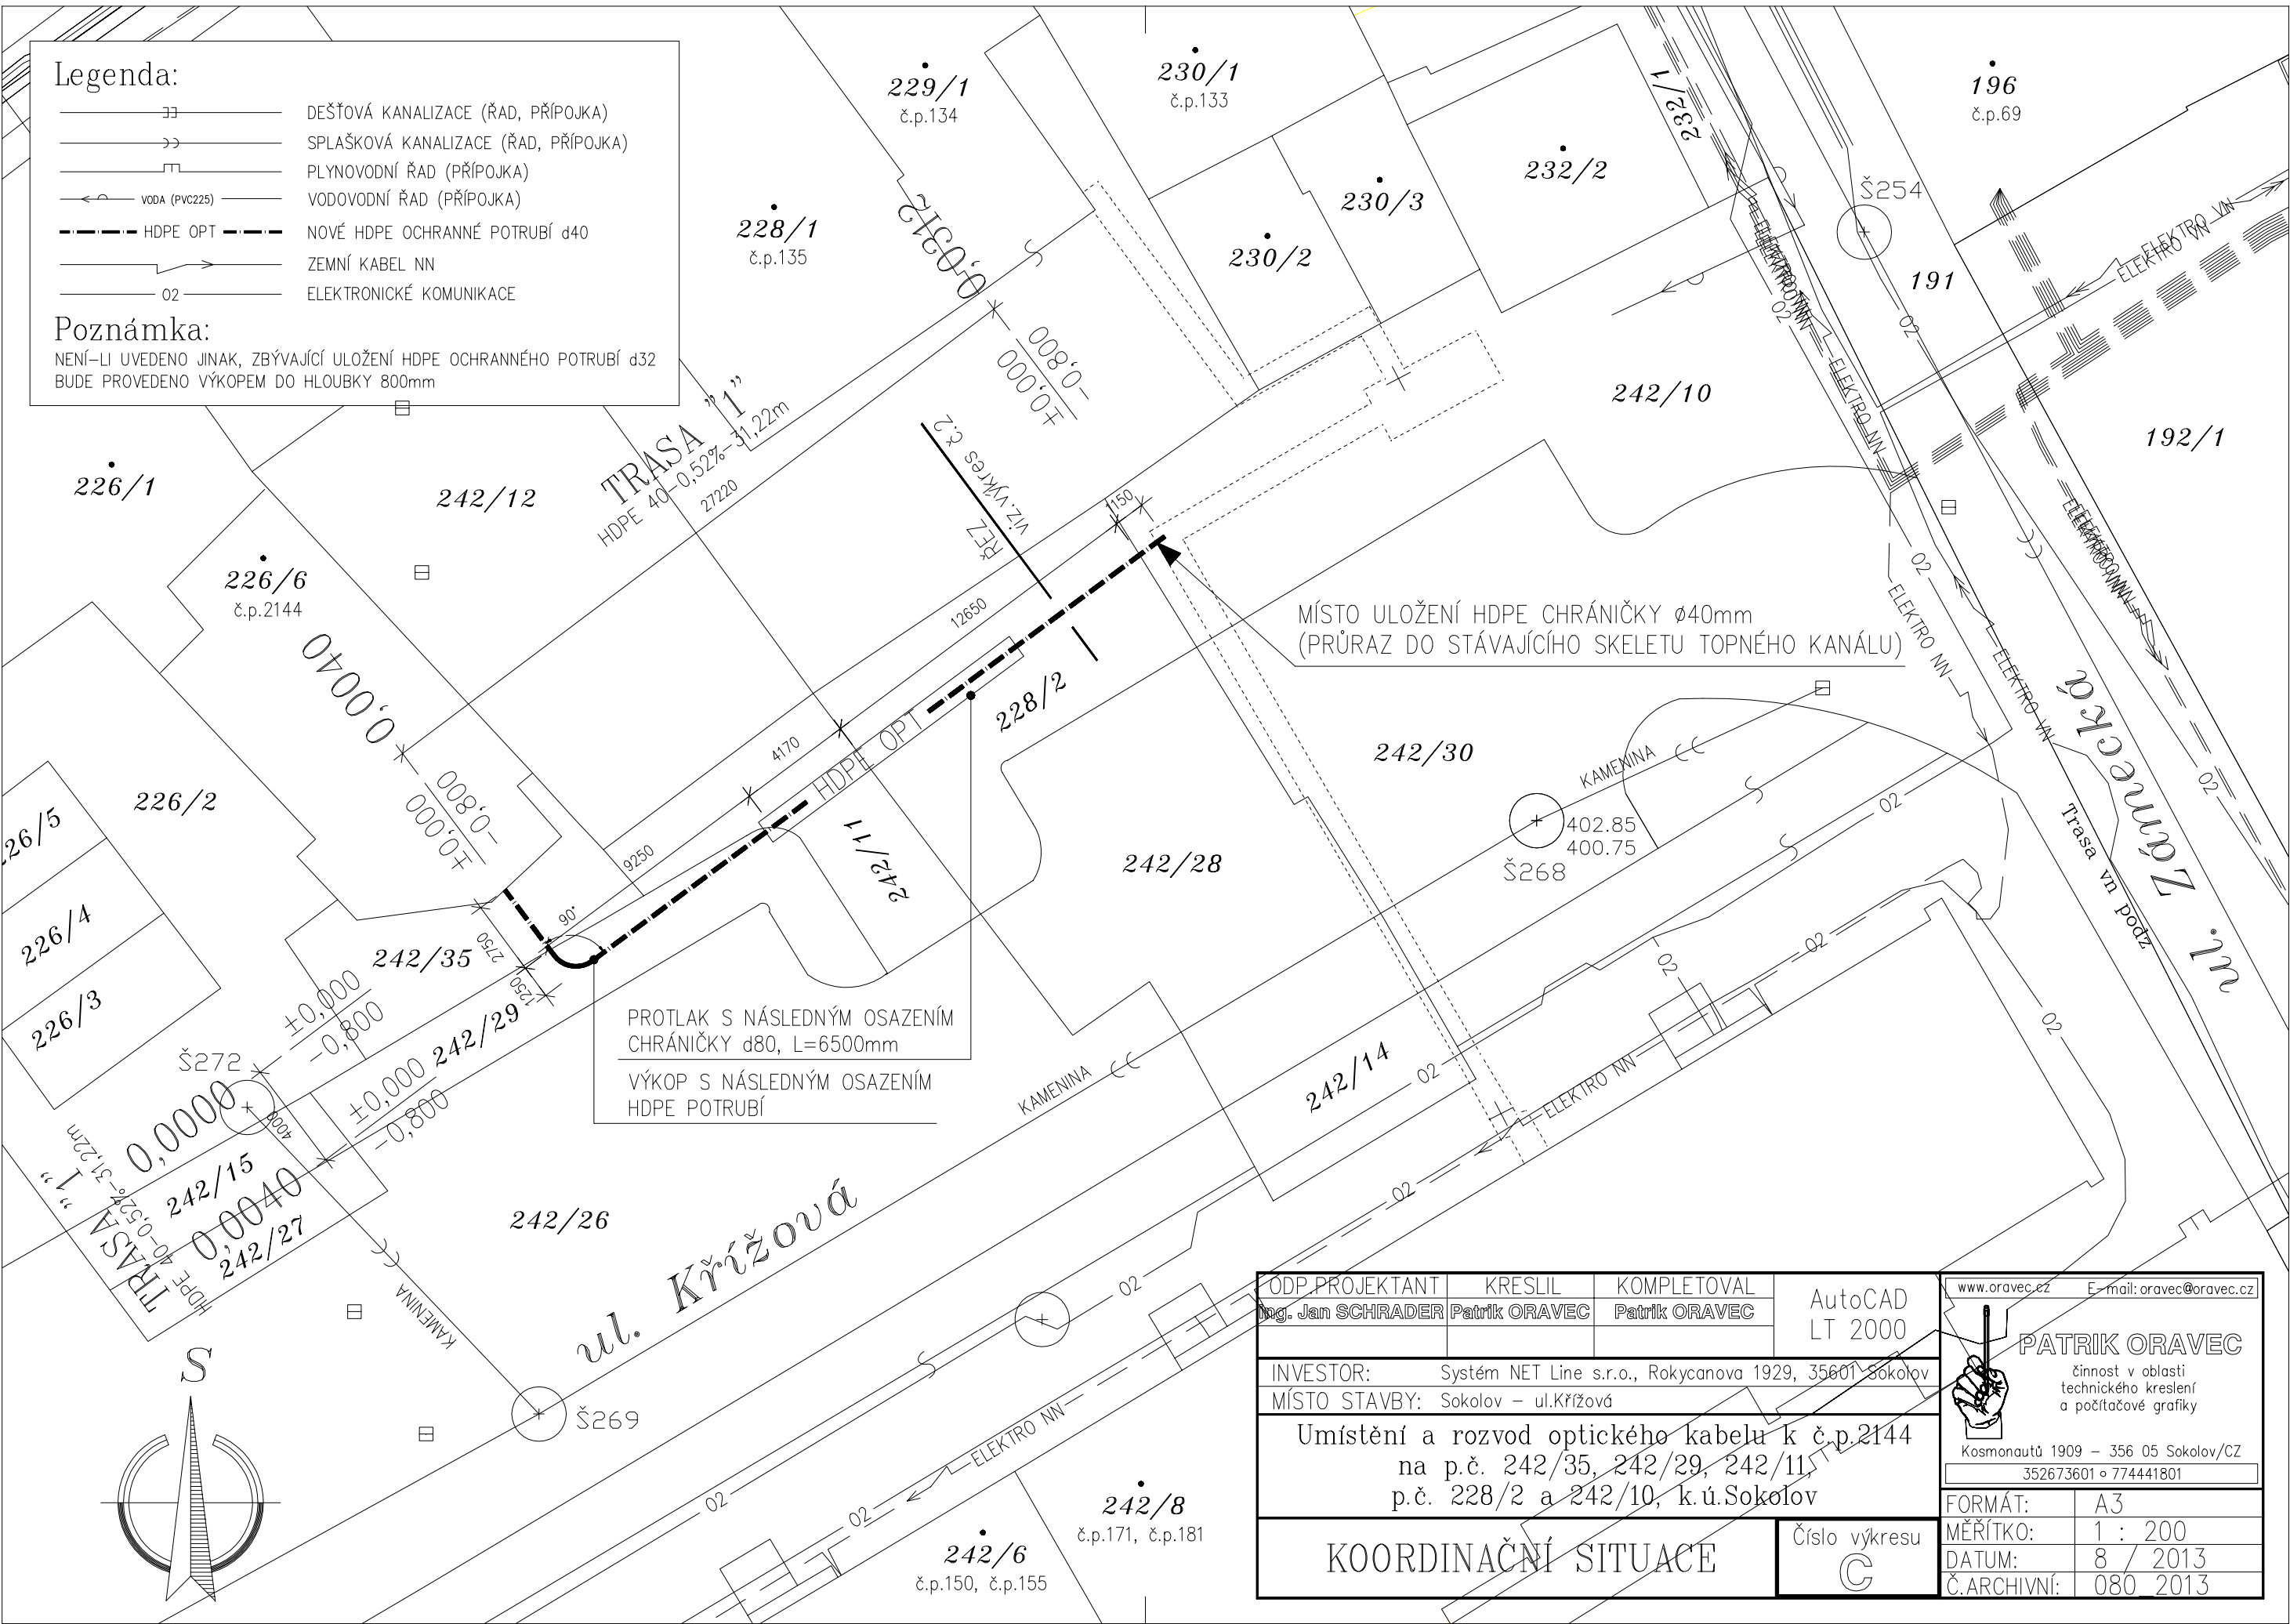

ODP.PROJEKTANT	KRESLIL	KOMPLETOVAL	AutoCAD LT 2000	<div><div>www.oravec.cz</div><div>E-mail: oravec@oravec.cz</div></div> <div><div><div></div></div><div>PATRIK ORAVEC</div><div>činnost v oblasti technického kreslení a počítačové grafiky</div></div> <div><div>Kosmonautů 1909 – 356 05 Sokolov/CZ</div><div>352673601 o 774441801</div></div>
Ing. Jan SCHRADER	Patrik ORAVEC	Patrik ORAVEC		
INVESTOR: Systém NET Line s.r.o., Rokycanova 1929, 35601 Sokolov				<div>FORMÁT: A3</div> <div>MĚŘÍTKO: 1 : 200</div> <div>DATUM: 8 / 2013</div> <div>Č.ARCHIVNÍ: 080 2013</div>
MÍSTO STAVBY: Sokolov – ul.Křížová				
Umístění a rozvod optického kabelu k č.p.2144 na p.č. 242/35, 242/29, 242/11, p.č. 228/2 a 242/10, k.ú.Sokolov				
KOORDINAČNÍ SITUACE			Číslo výkresu C	