



ZAÚSTĚNÍ OBTOKU DN350 DO USAZOVACÍ NÁDRŽE


STÁVAJÍCÍ STAV

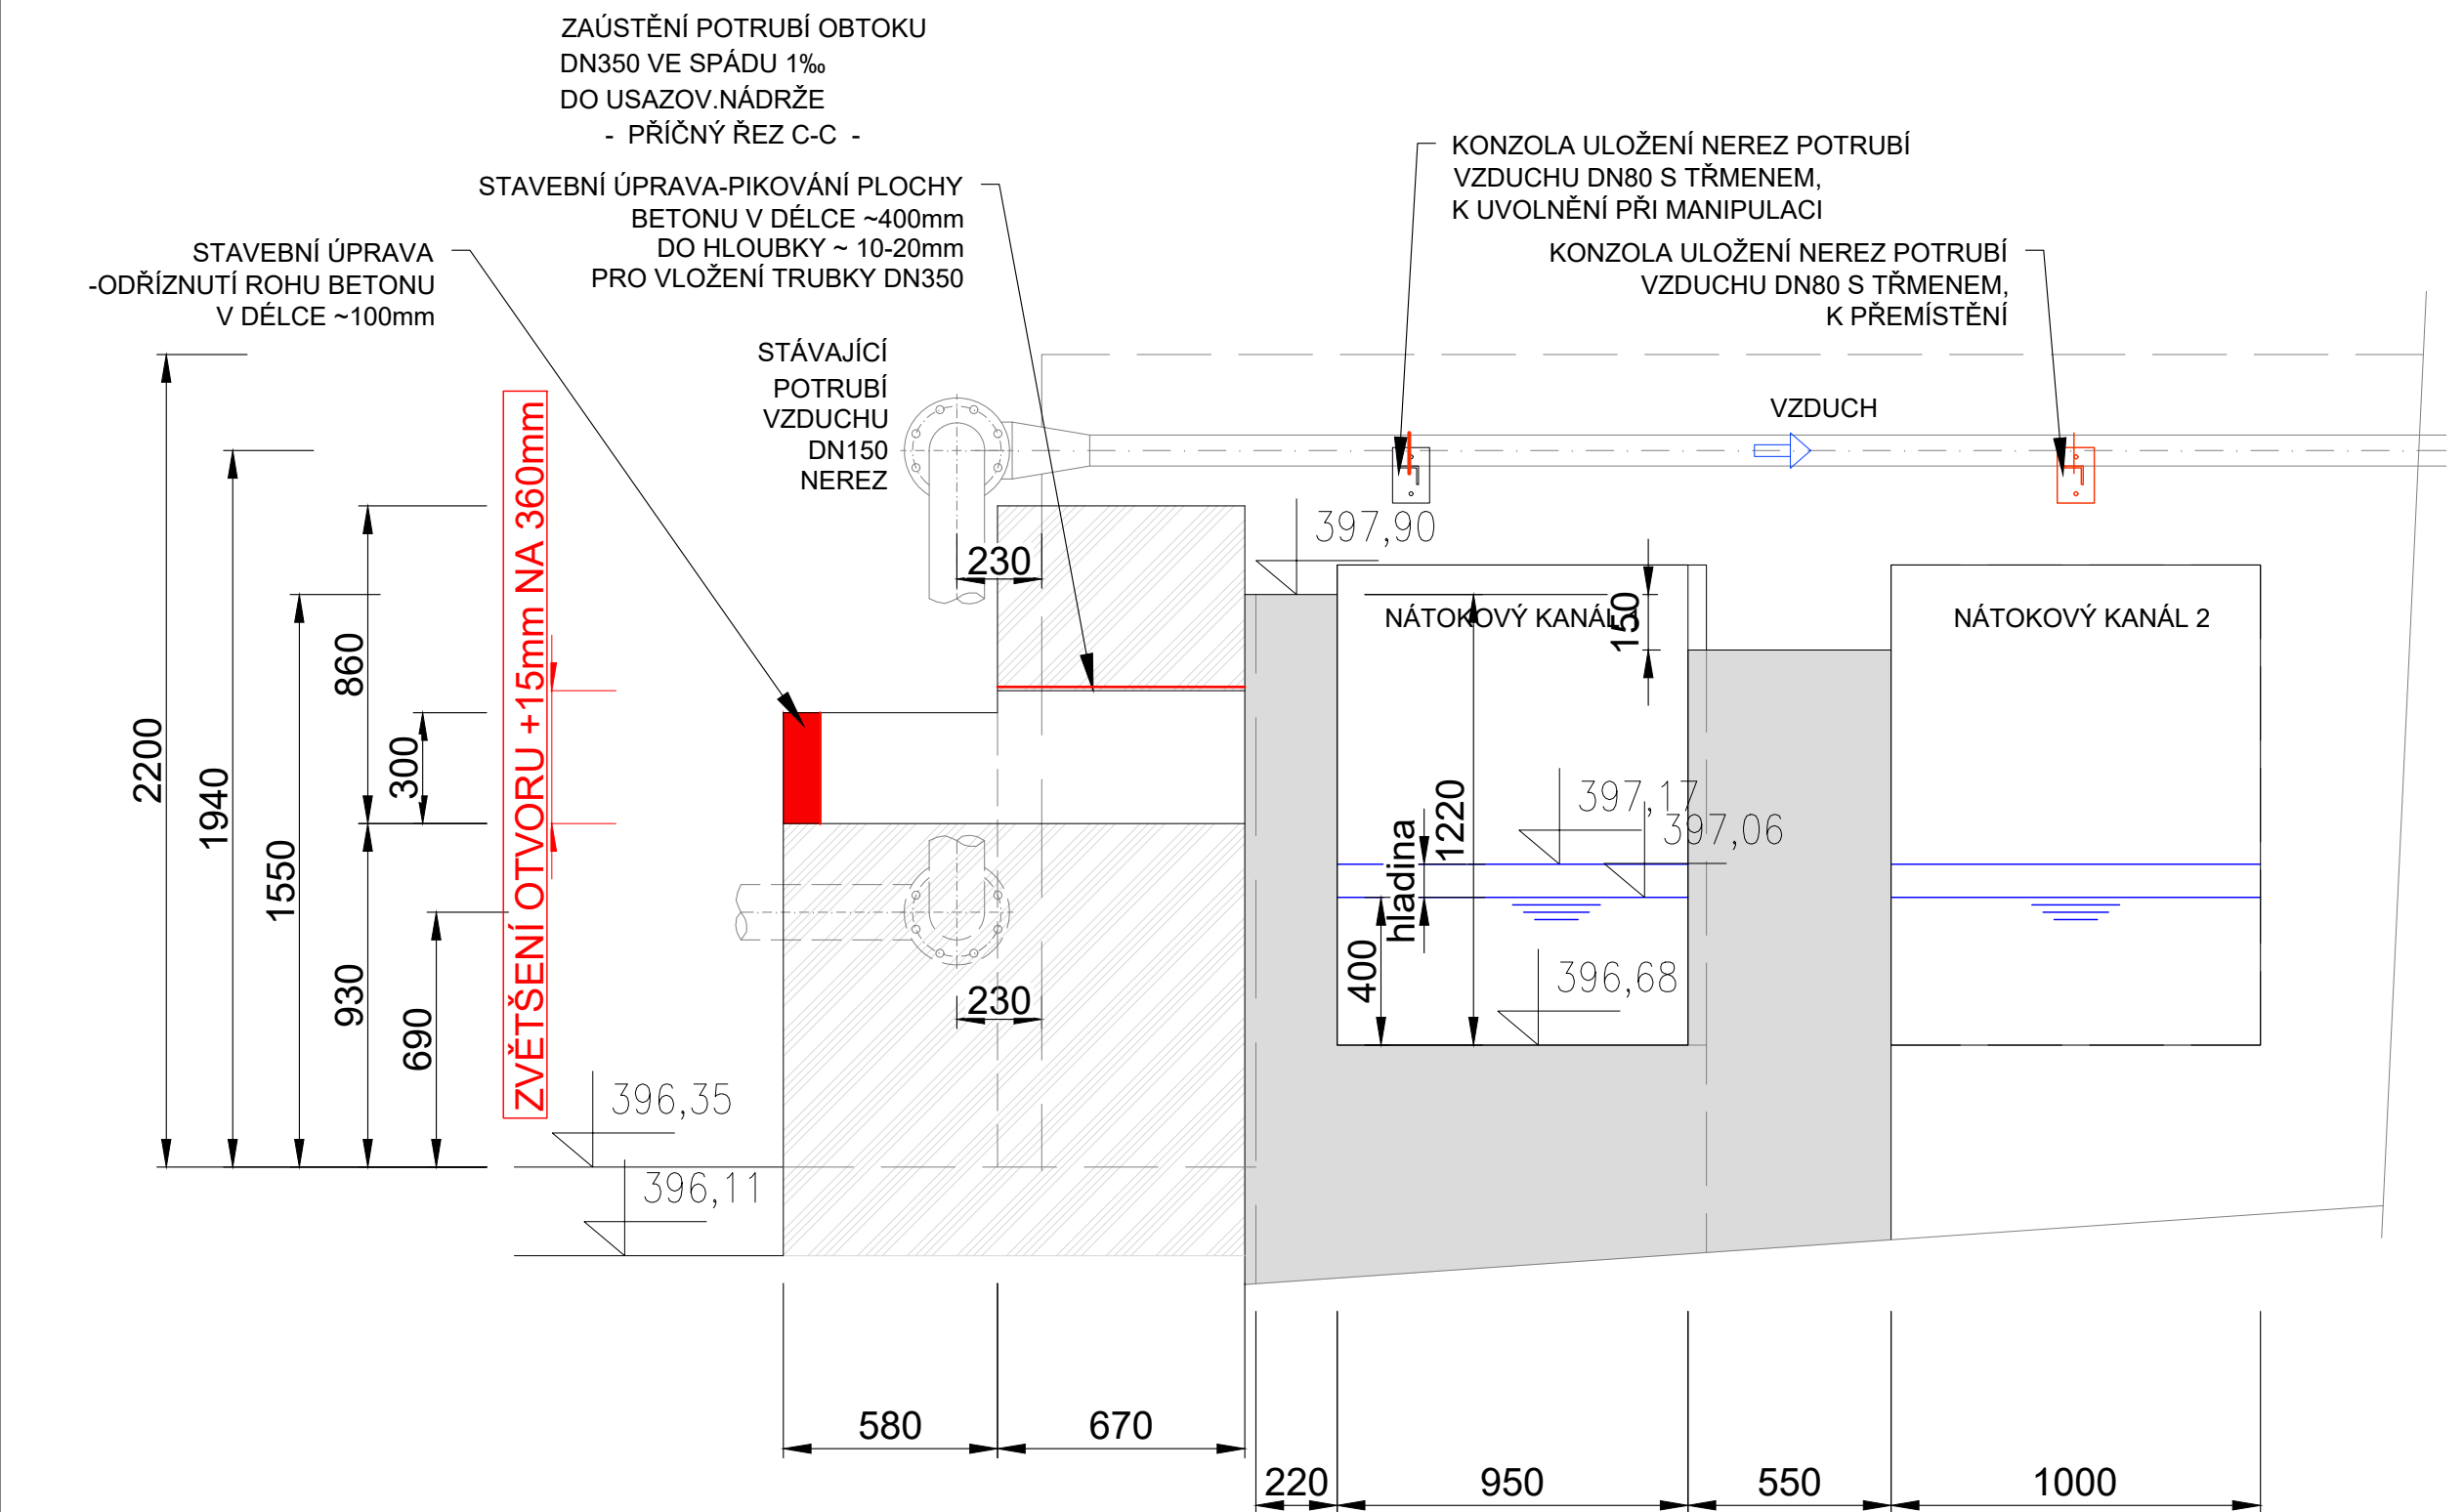


STAV PO OSAZENÍ POTRUBÍ

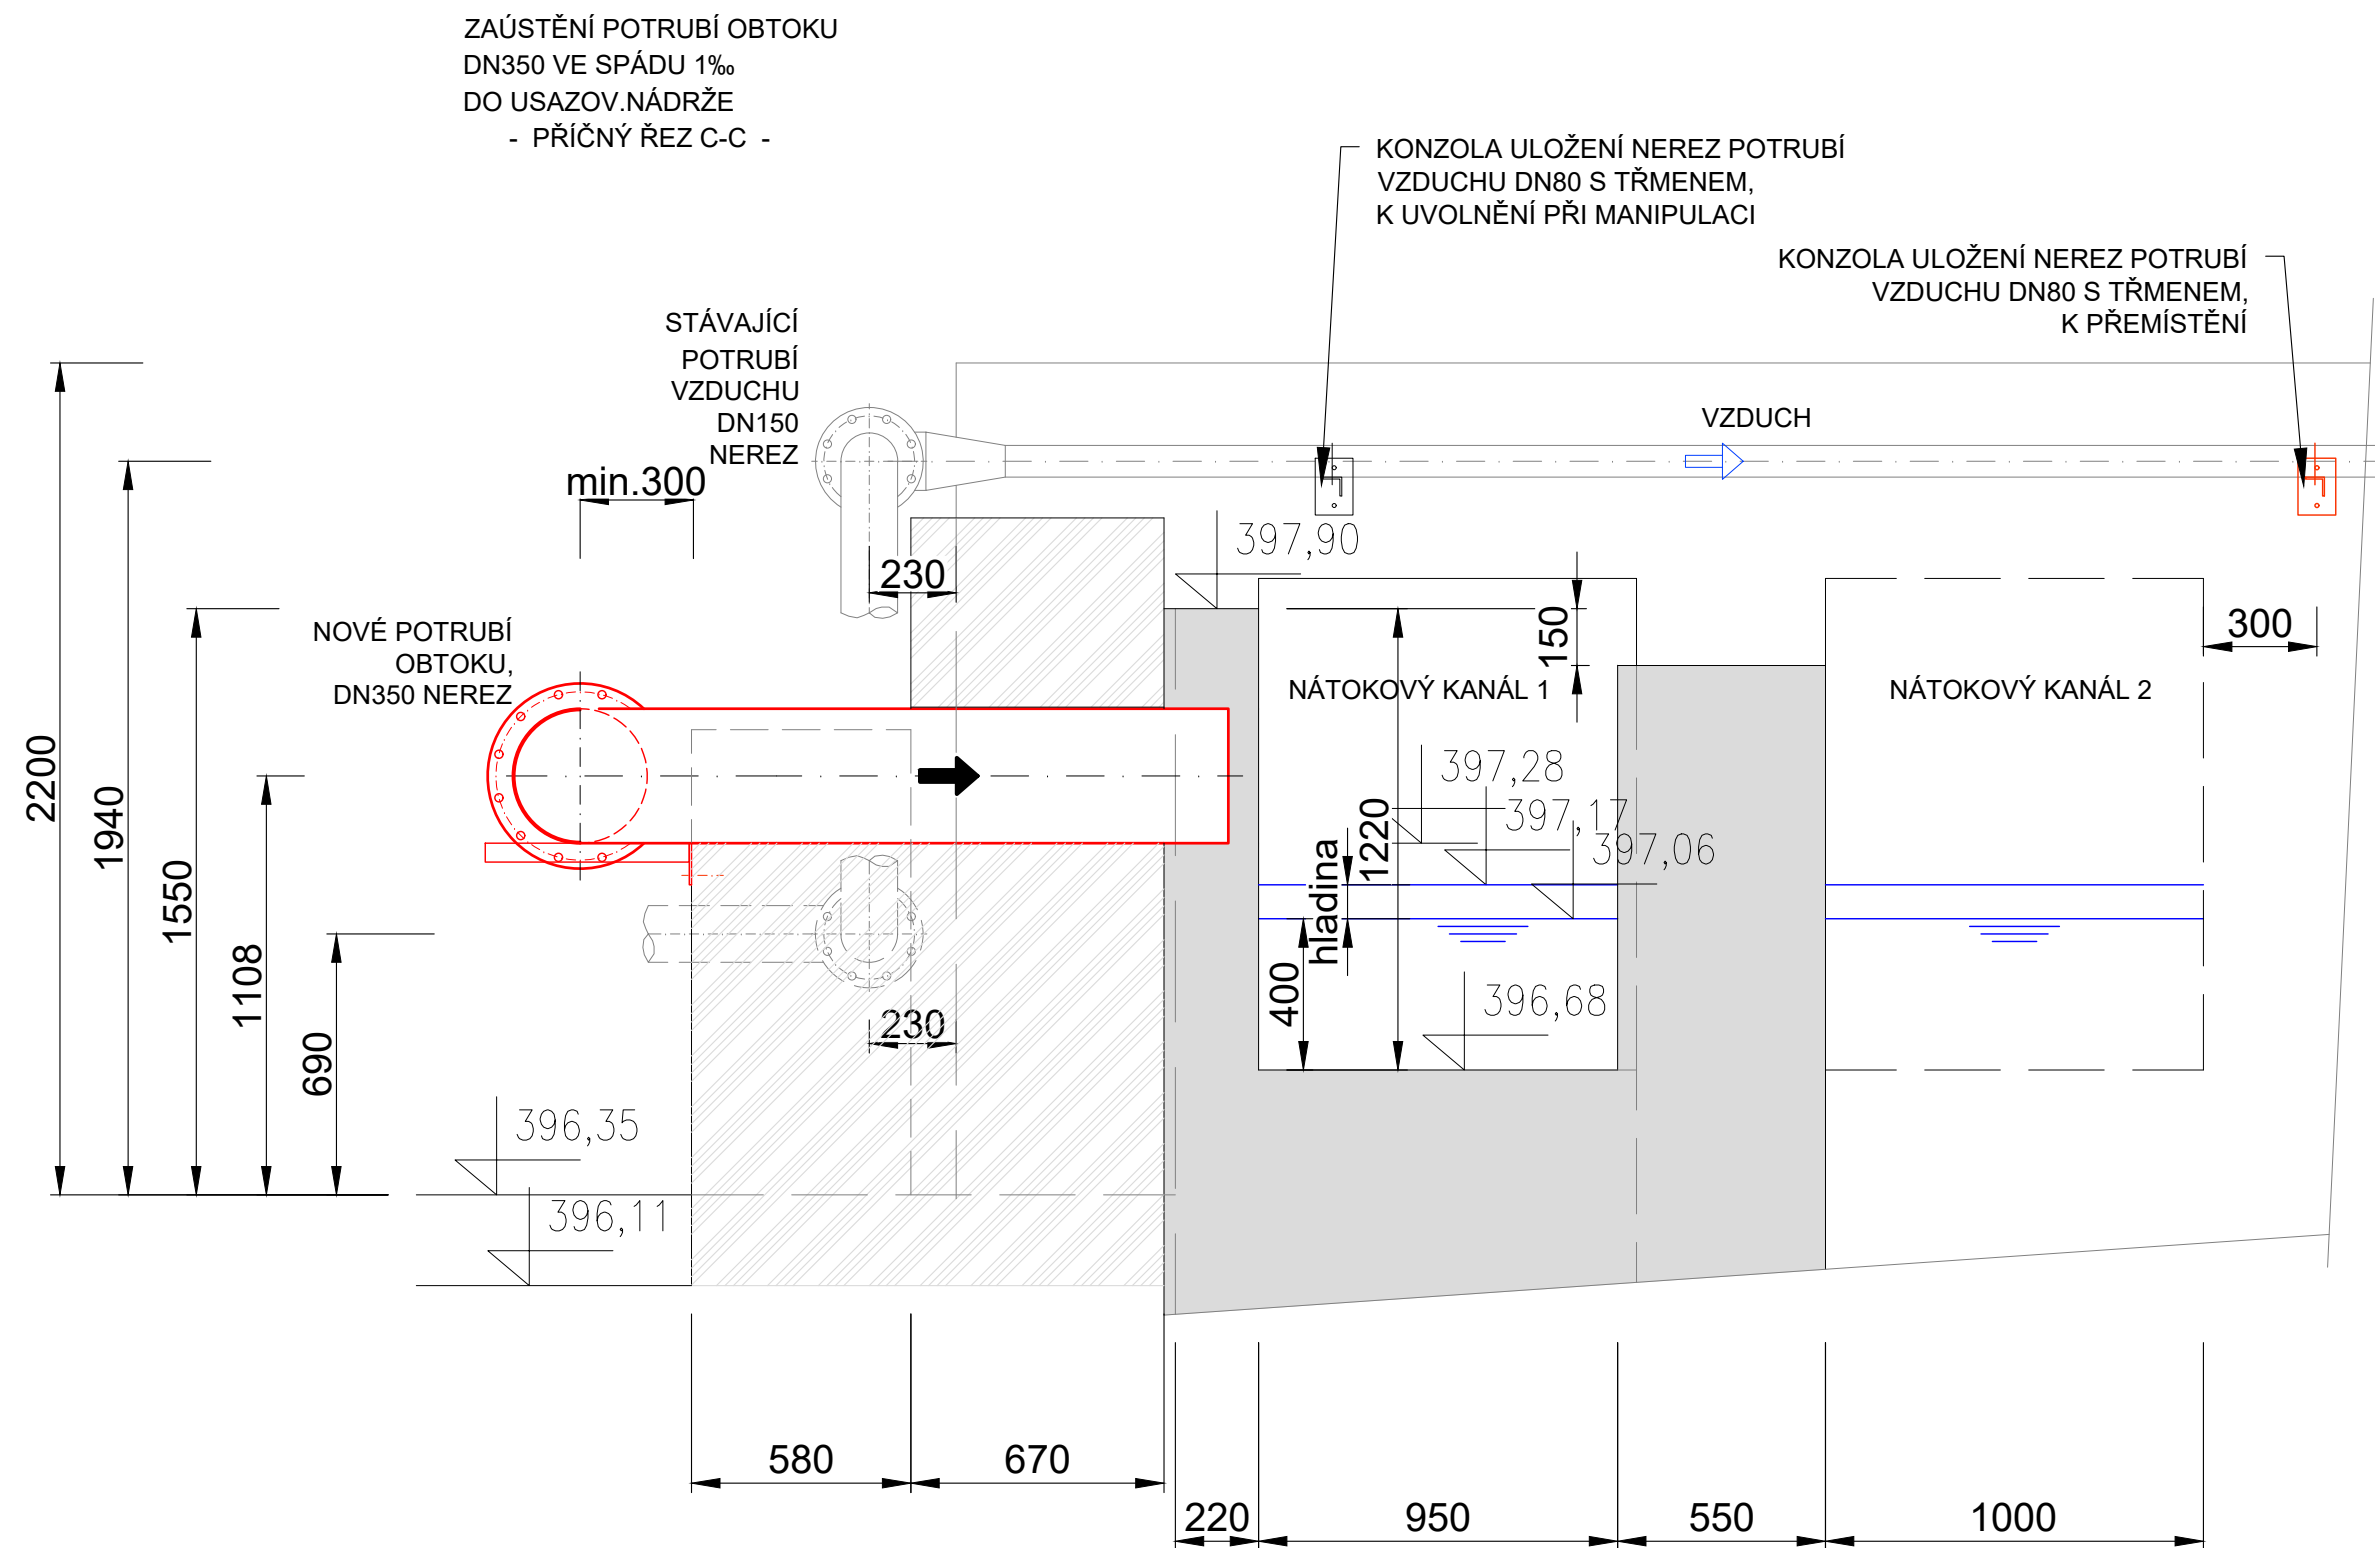


PŘEVÁDĚNÍ VOD ZE SEPARÁTORU PÍSKU
-PŘEPOJENÍ POTRUBÍ DN200 DO KANÁLU A POTRUBÍ OBTOKU DN350

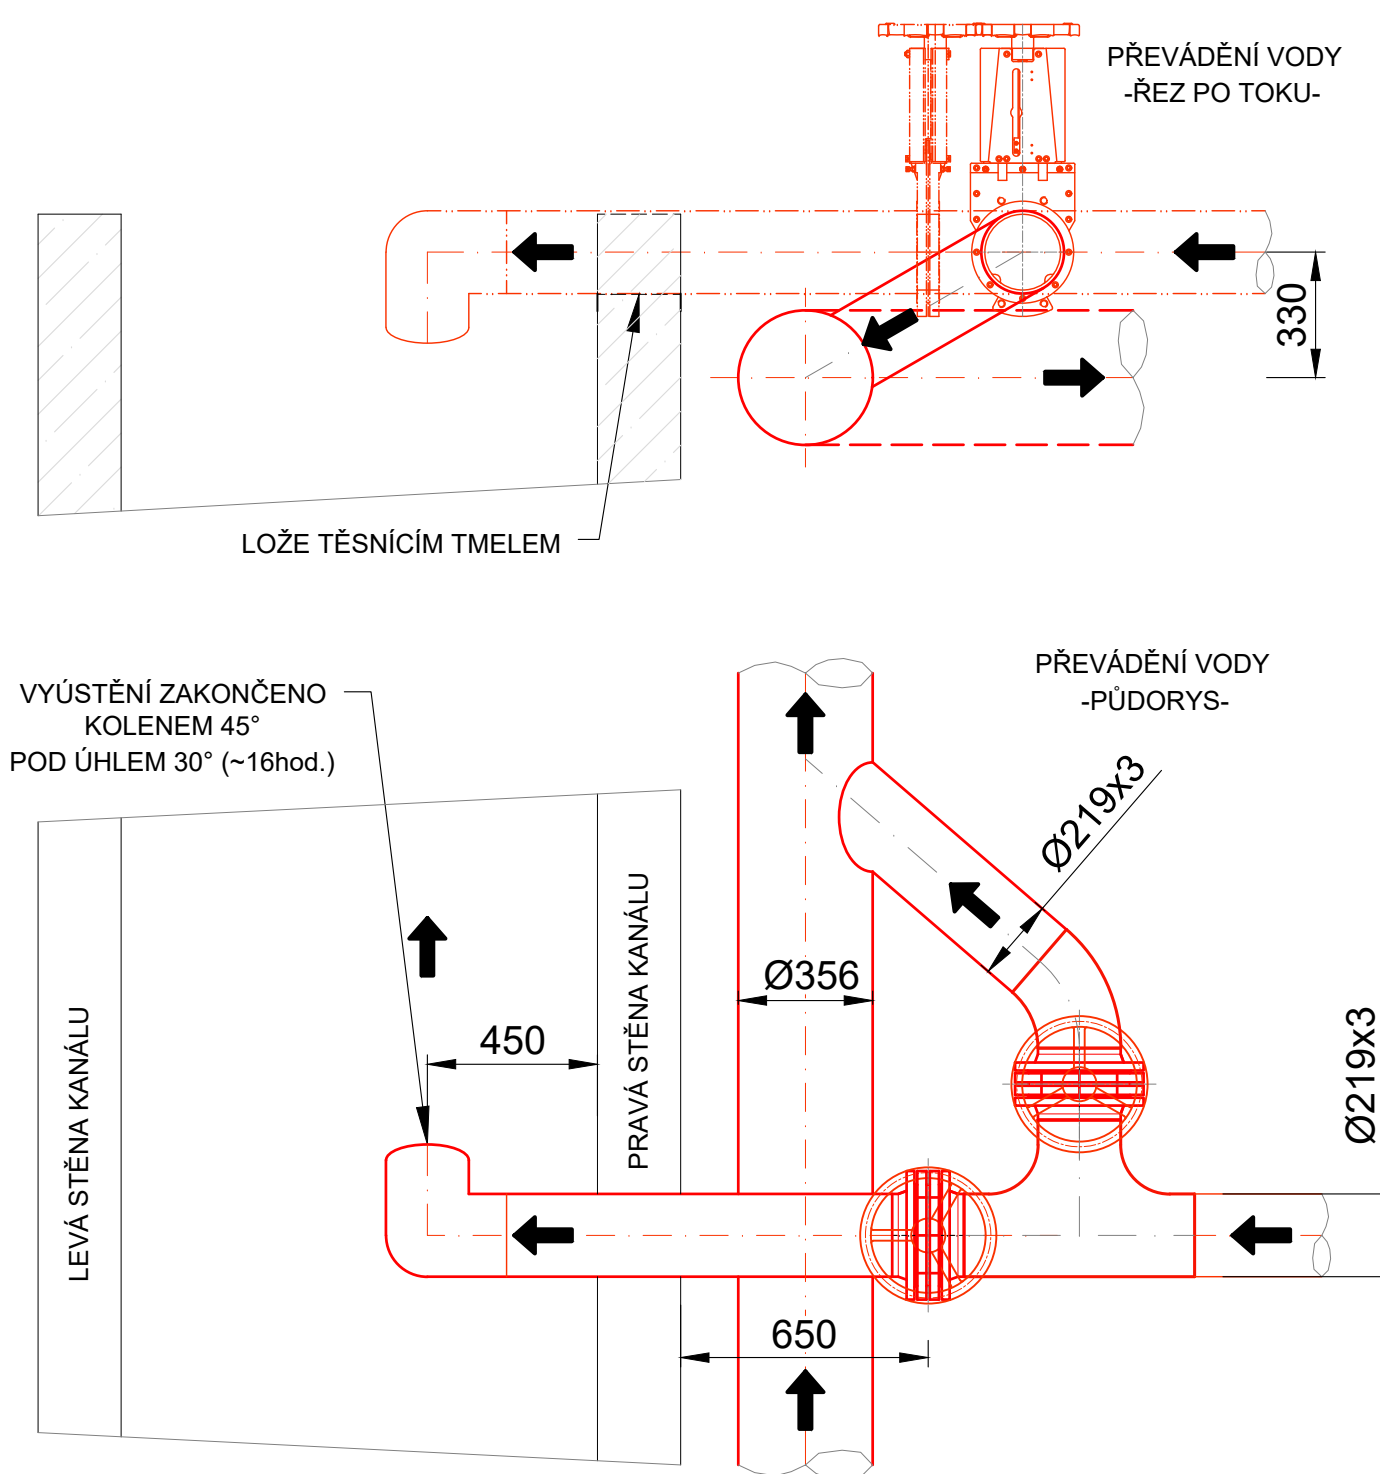


VEDENÍ POTRUBÍ OBTOKU DN350
VE SPÁDU 1‰
PODĚL NÁTOKOVÉHO KANÁLU DO USAZ. NÁDRŽE - PŘÍČNÝ ŘEZ B-B -

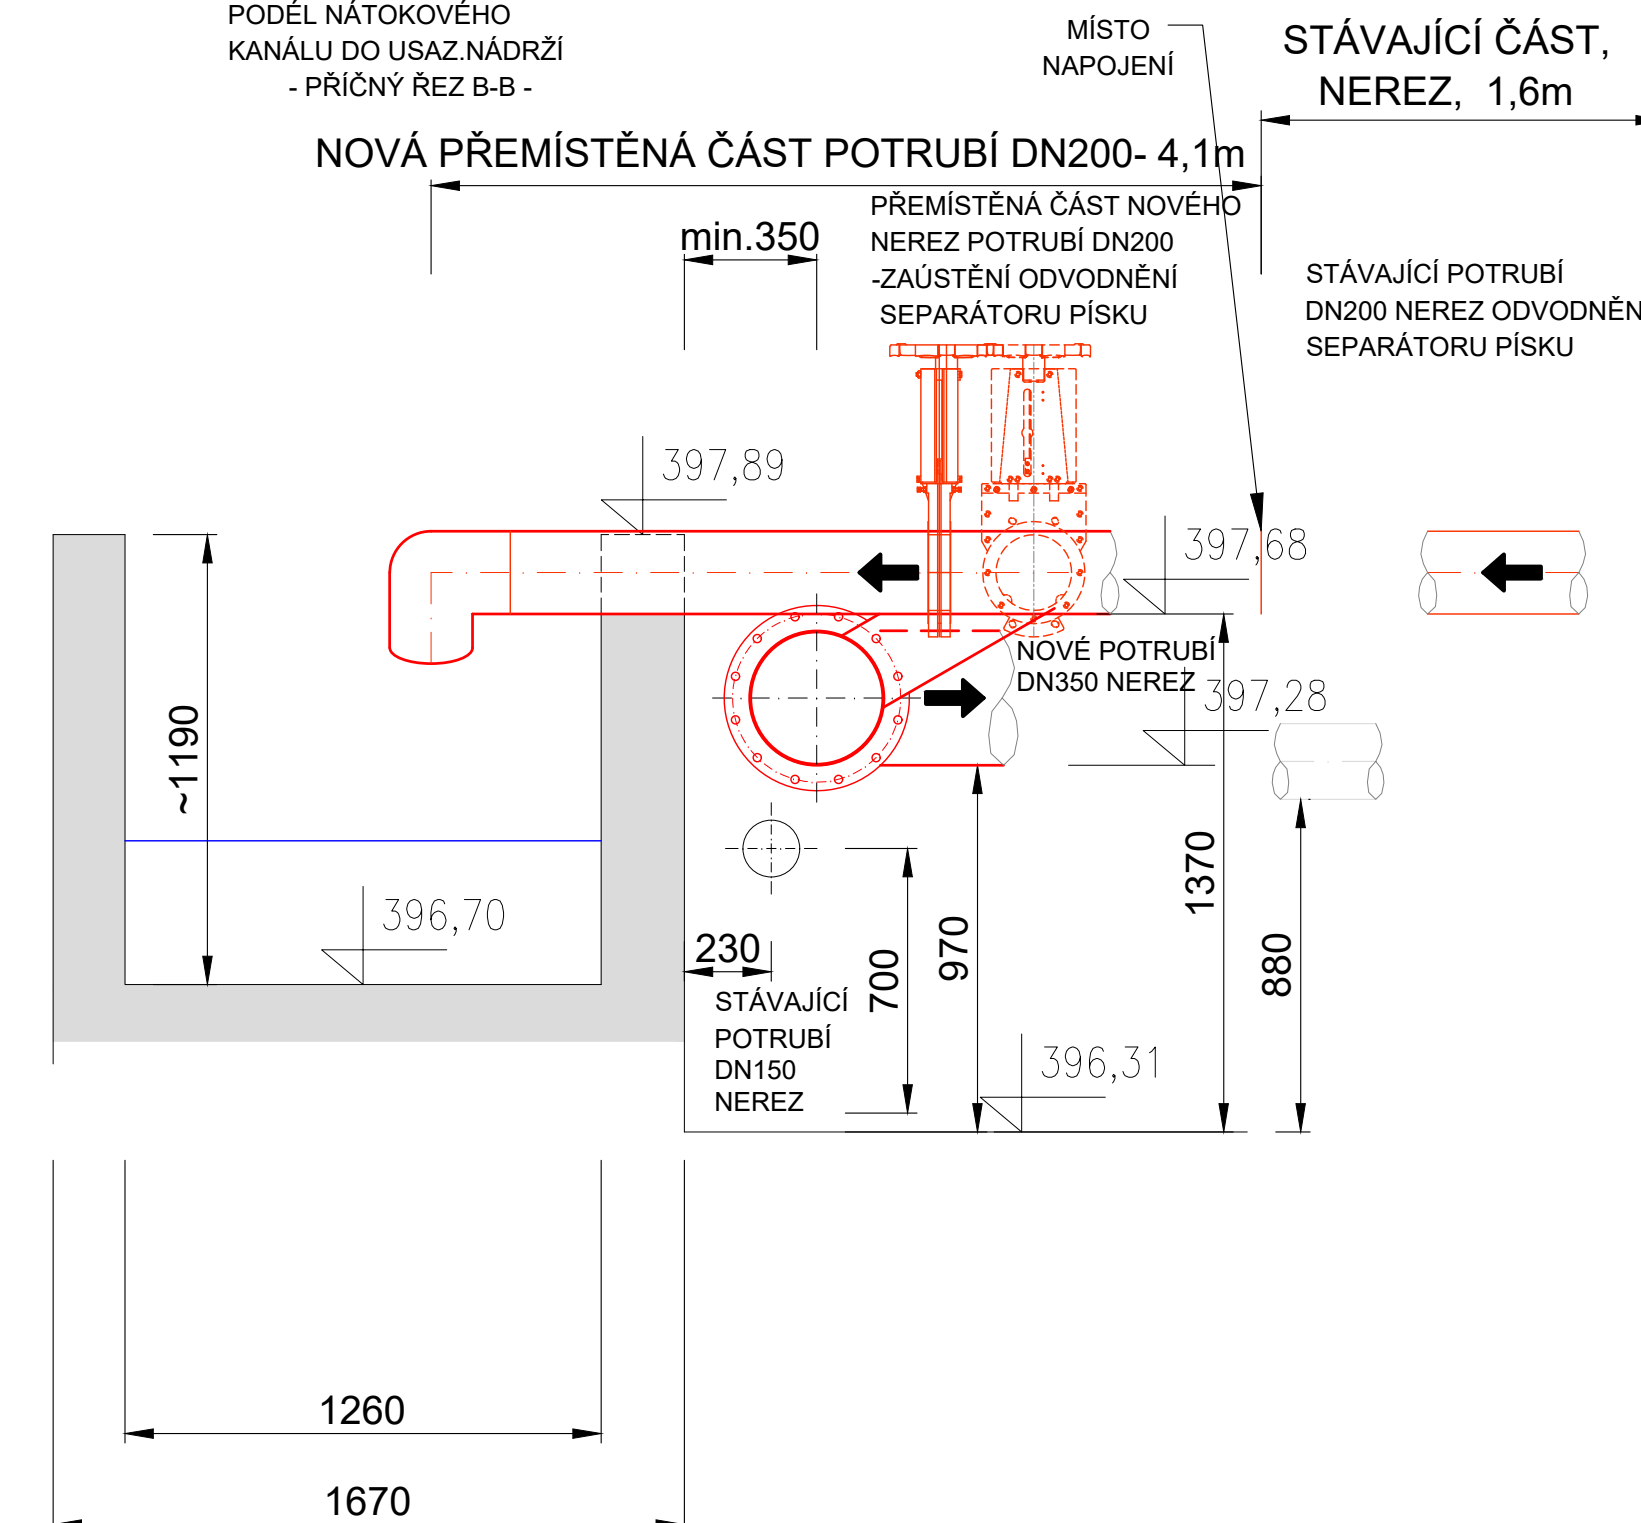


PRŮCHOD POTRUBÍ DN350
NÁTOKOVÝM KANÁLEM - PŘÍČNÝ ŘEZ A-A -

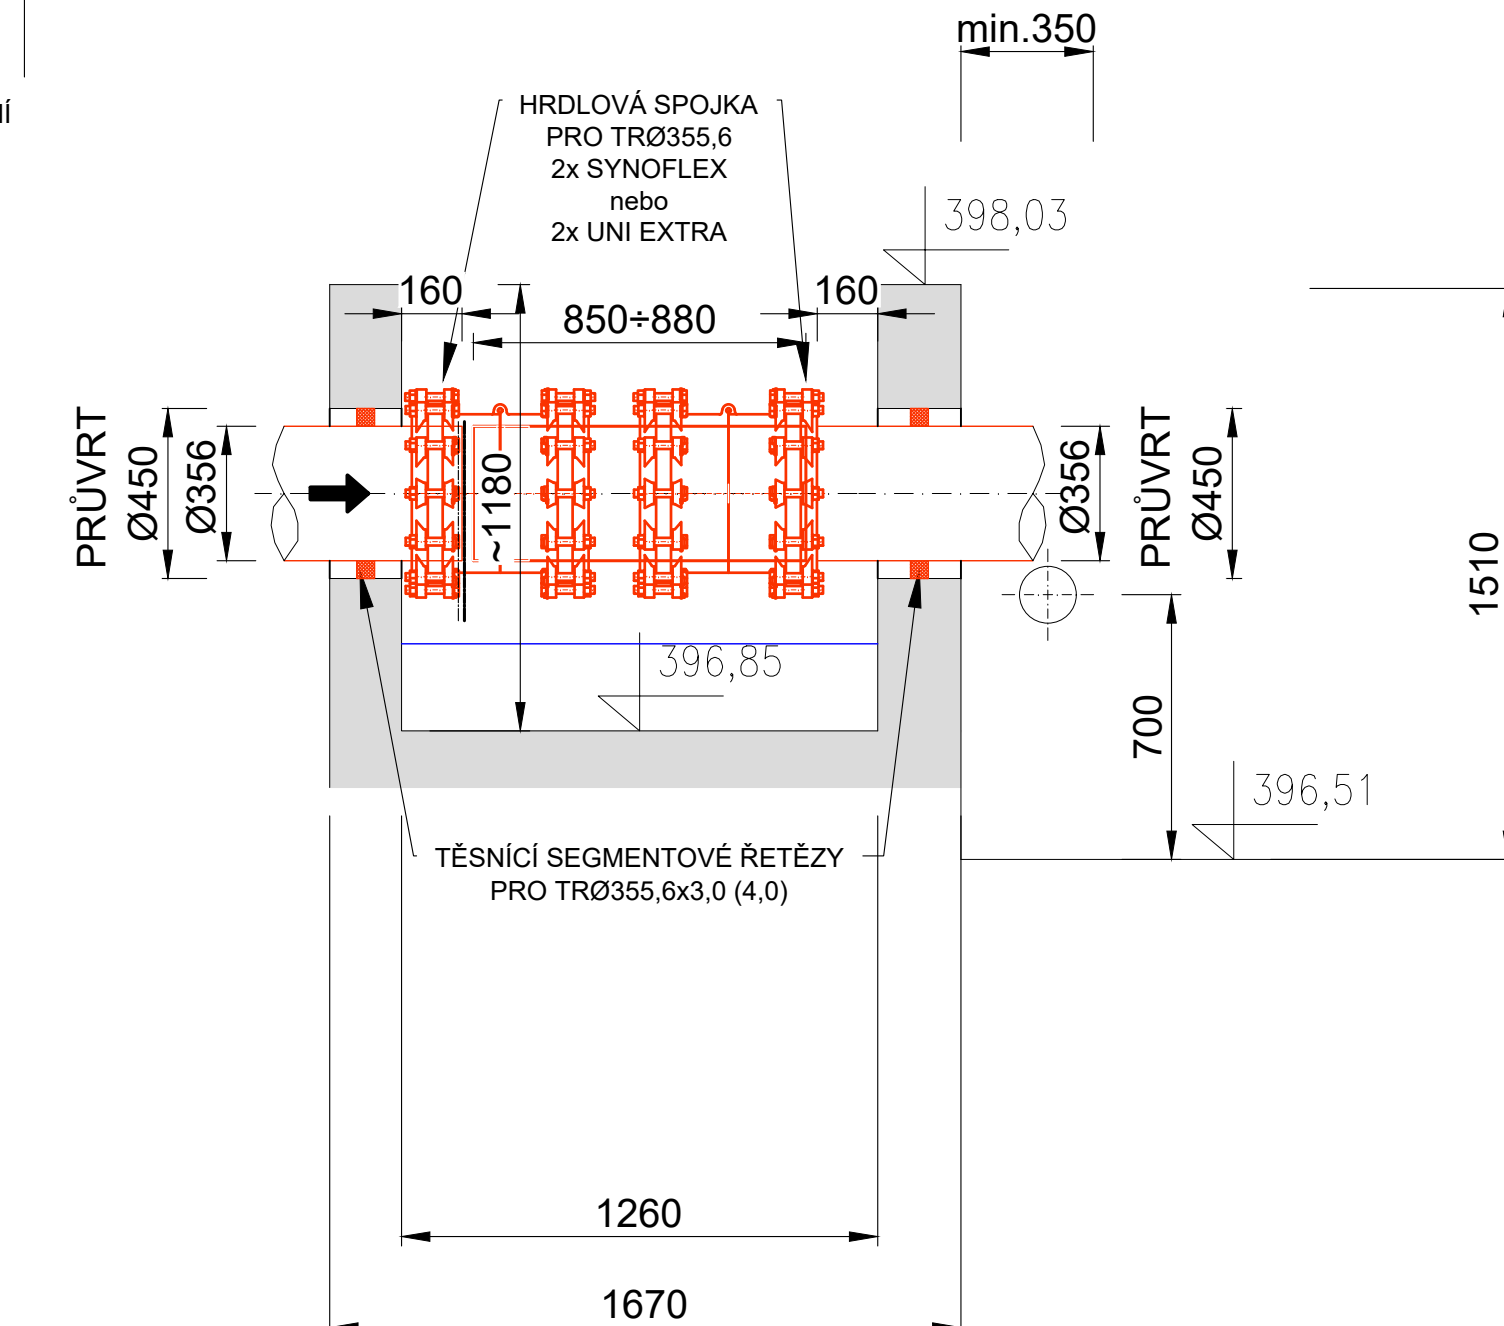



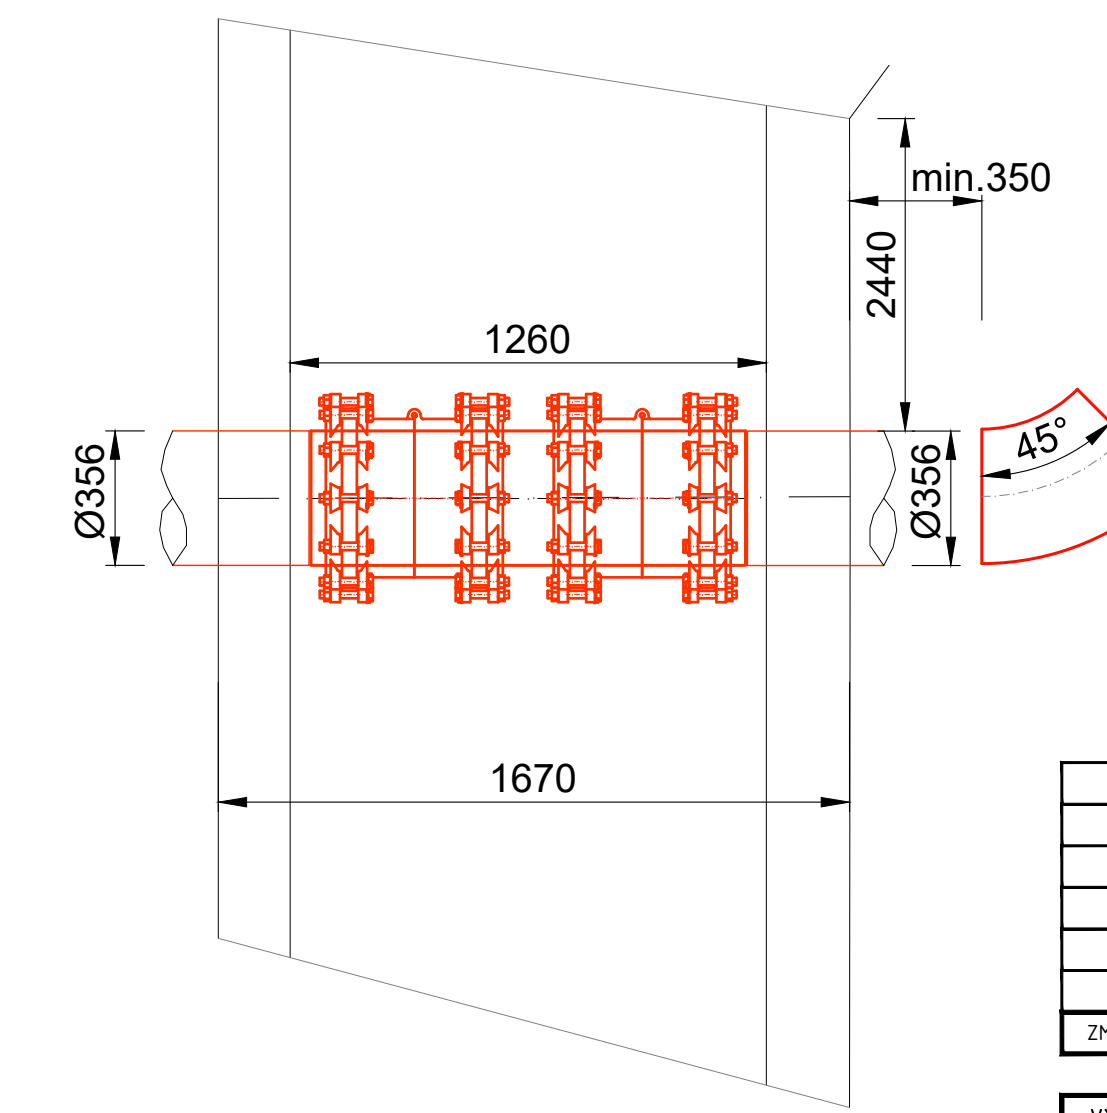

PRŮCHOD POTRUBÍ DN350
NÁTOKOVÝM KANÁLEM -PŮDORYS-

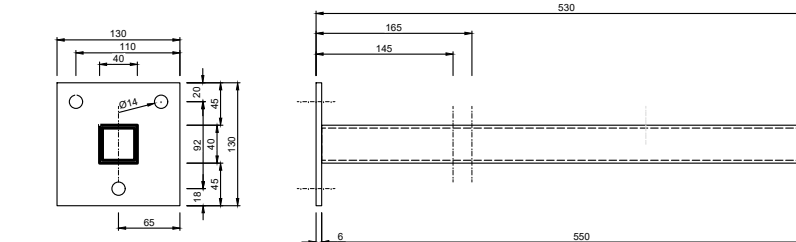

DETAIL NOSNÉ KONZOLY PRO POTRUBÍ OBTOKU DN350
M 1:10



5				
4				
3				
2				
1	ČISTOPIS	13.12.2024	P. JANOUŠEK	
0	K PROJEDNÁNÍ	18.1.2024	P. JANOUŠEK	
ZMĚNA Č.	POPIS ZMĚNY	DATUM	KONTROLOVAL	PŮDPIS

VYPRACOVAL		KONTROLOVAL	ZODP. PROJ.	HP	 <div>Ing. Jan ŠINTÁK - I.P.R.E. inženýrská projekční a inženýrská kancelář 362 14 Kolovráta 2 IČO: 11386096, DIČ: CZ2889181037 tel.: +420 353 232 222, fax: +420 353 232 781 Držitel certifikace ISO 9001</div>
Ing. D. LOUDA		P. JANOUŠEK	Ing. J. ŠINTÁK	Ing. J. ŠINTÁK	
					
MĚSTSKÝ ÚŘAD SOKOLOV		STU. MÚ SOKOLOV OZP.			
INVESTOR: MĚSTO SOKOLOV		FORMÁT 6x44			
STAVBA: ČOV - REKONSTRUKCE NÁTOKOVÉHO KANÁLU					ČÍSLO PARÉ
					ÚČEL DSP + DPS
KARLOVARSKÝ KRAJ					DATUM 01/2024
					MĚŘÍTKO 1:20
OBSAH: DOKUMENTACE PRO STAVEBNÍ POVOLENÍ A PROVÁDĚNÍ STAVBY					KÓTOVÁNO V mm
					Č. ZAKÁZKY 04-13/2023
KŘÍŽENÍ KANÁLU OBTOKEM					Č. VÝKRESU D.1.1.1.6