


DMYCHÁRNA PRO PROVZDUŠNĚNÍ LP - PŮDORYS, ŘEZ

PŮDORYS

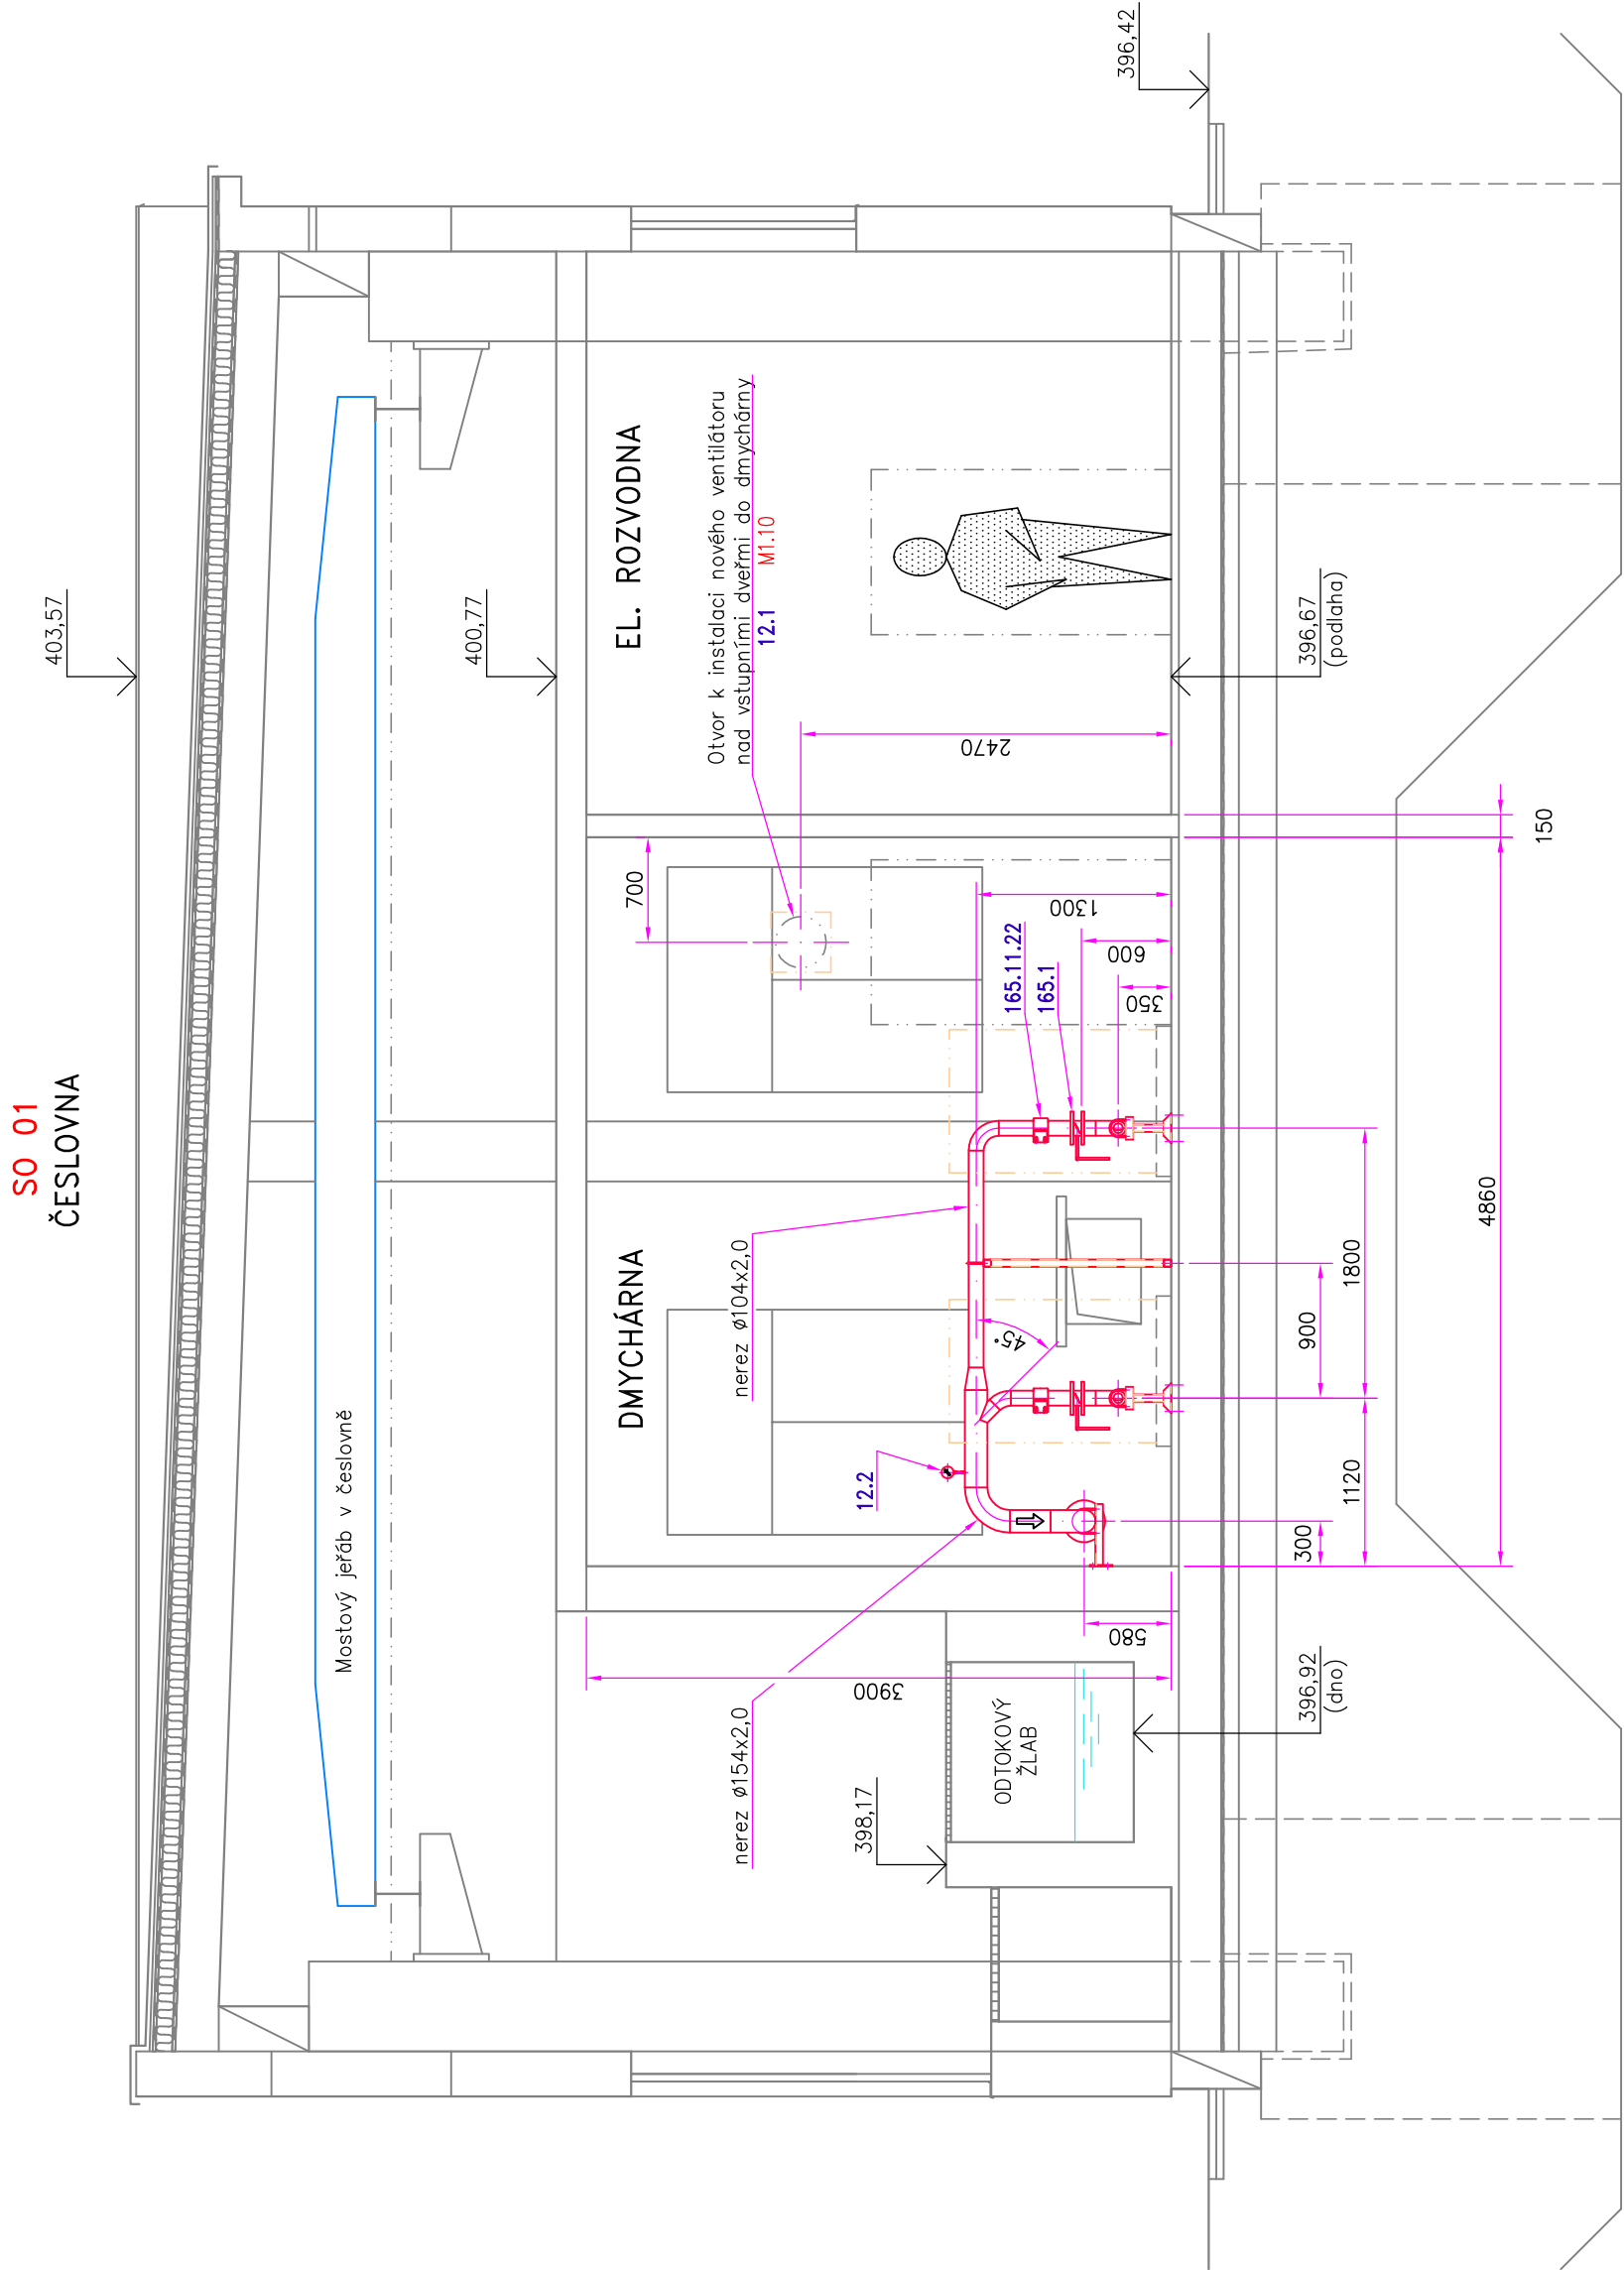

ŘEZ 1-1



POZNÁMKY:

- PŘED ZAŘÁZENÍM STAVBY JE NUTNO PROVÉST PŘESNÉ ZAMĚŘENÍ STAVBY A STÁVAJÍCÍCH TECHNOLOGICKÝCH VYSTROJENÍ — UVEDENÉ ROZMĚRY JSOU POUZE ORIENTAČNÍ.
- PŘI NÁPOJOVÁNÍ NOVÝCH TRUBNÍCH ROZVODŮ NA STÁVAJÍCÍ JE NUTNÉ OVRĚTÍ ROZMĚR A VRTÁNÍ STÁVAJÍCÍCH PRÍRUB PŘED NÁKUPEM MATERIÁLU.
- MATERIÁLY S ODOLNOSTÍ KOROZÍ UJEDNĚNOSTI BUDOU ODDĚLENY NEVODIVOU VRSTVOU TAK, ABY NEDOSLO V MÍSTĚ STYKU OBOU MATERIÁLŮ KE VZNIKU ELEKTROCHEMICKÉ KORÓZE.

LEGENDA STROJŮ A ZAŘÍZENÍ:

- NOVÉ STROJE A ZAŘÍZENÍ
- STÁVAJÍCÍ A REPASOVANÉ STROJE A ZAŘÍZENÍ
- STROJNÍ POZICE DLE SEZNAMU STROJŮ A ZAŘÍZENÍ
- ZNAČENÍ DLE PROJEKTU ELEKTRO A ASŘTP

POZICE NA VÝKRESE SOUHLASÍ SE SEZNAMEM STROJŮ A ZAŘÍZENÍ
NEKÓTOVANÉ ROZMĚRY ODMĚŘIT

D.2 TECHNOLOGICKÁ ČÁST STROJNÍ
PS 01 HRUBÉ PŘEDČISTĚNÍ – LAPÁK PÍSKU

Výškový systém: B.p.v.

					STŘEDNÍ ODBORNÁ ŠKOLA A STŘEDNÍ ODBORNÁ UČILIŠTĚ ČESKÉ BUDĚJOVICE 370 01 NA ŠEVCEV 75111				
INVESTOR MĚSTO SOKOLOV					ZAK. Č. 1231-82				
KRAJ KARLOVARSKÝ					ARCH. Č. 1231				
OBYČ. SOKOLOV									
INTENZIFIKACE ČOV SOKOLOV 2. ETAPA, ČÁST 1					FORMAT 10x A4 KOPE				
					DATUM 09/2014				
					STUPEŇ DPS				
					MĚŘÍTKO 1:50				
OBSAH DMYCHÁRNA PRO PROVZDUŠNĚNÍ LP – PŮDORYS, ŘEZ					VÝKŘ. Č. 4 ČÁST D.2				