



VZOROVÝ SORPČNÍ ODLUČOVAČ OLEJŮ SOL– 2/4M (EKOLOGICKÁ VPUST)

ŘEZ A–A

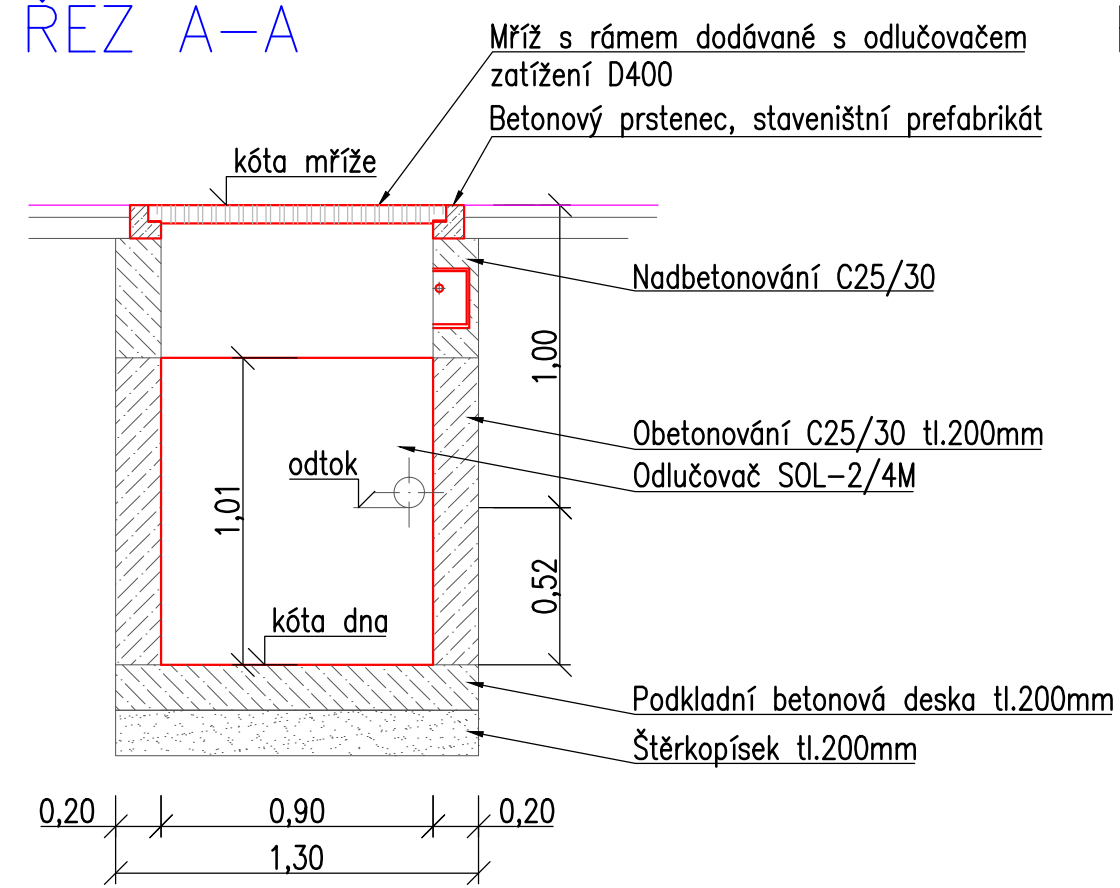


ŘEZ B–B

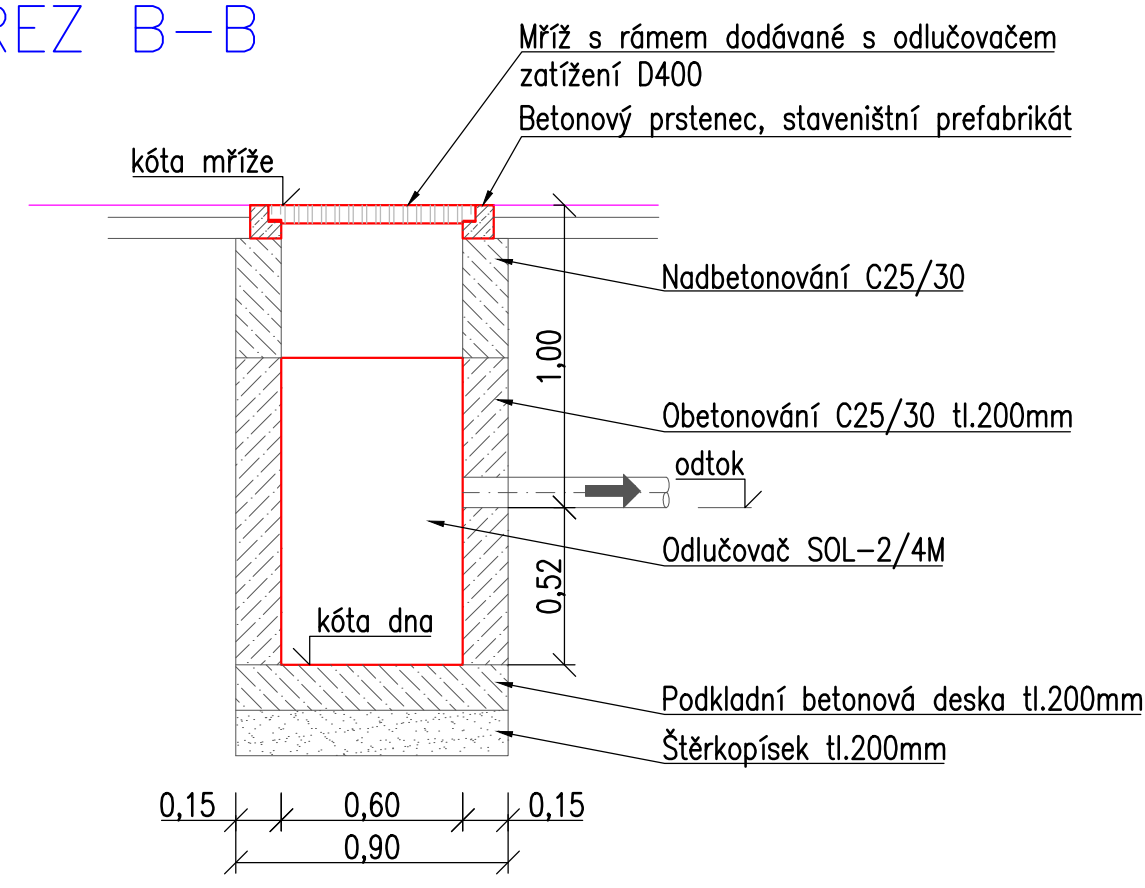


VÝŠKOVÉ OSAZENÍ SORPČNÍCH VPUSTÍ

označení vpusti	kóta mříže (m n.m.)	kóta odtoku (m n.m.)	kóta dna (m n.m.)
EUV 1	438,790	438,790	437,270
EUV 2	440,047	439,047	438,527

PŮDORYS–UMÍSTĚNÍ VPUSTI

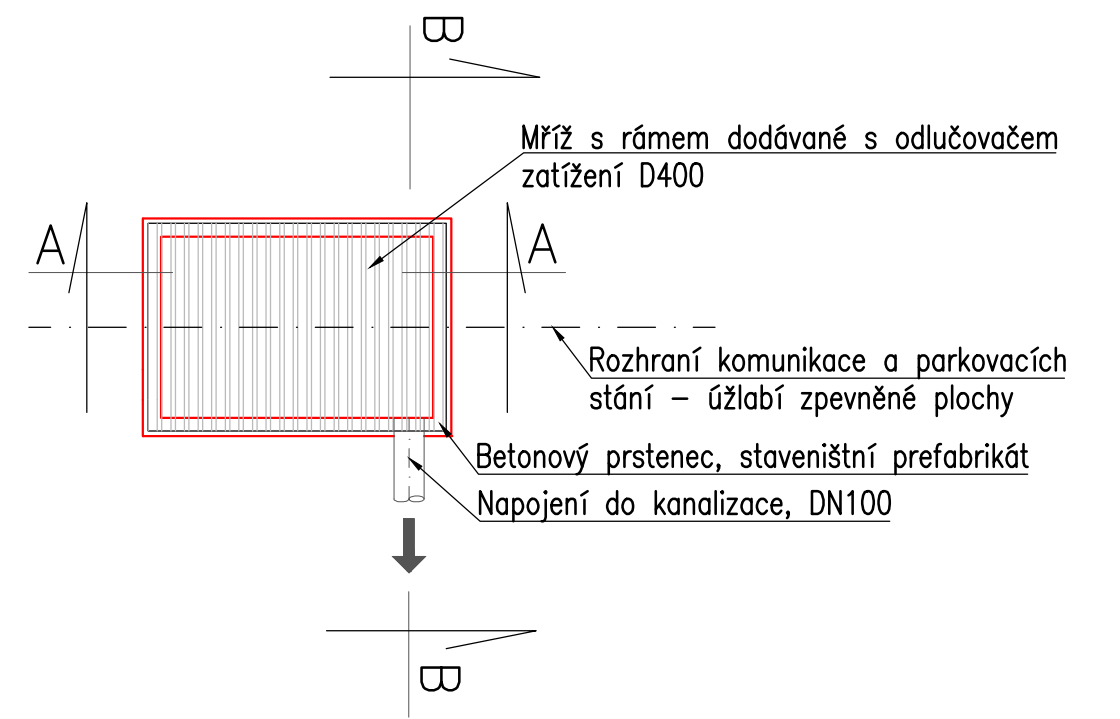

STAVENIŠTNÍ PREFABRIKÁT

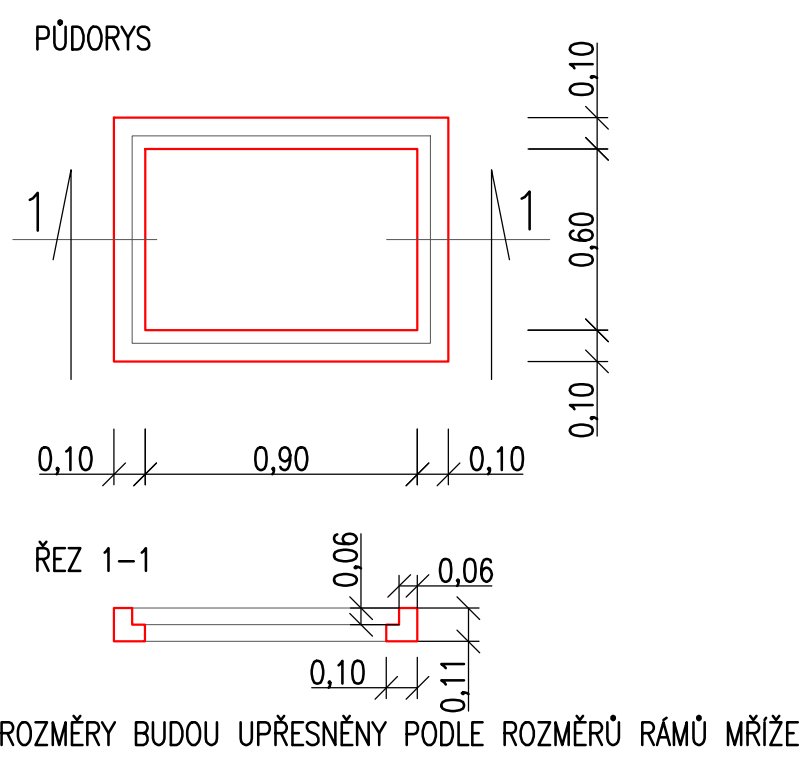



**Ing. Jiří Soukup**  
autorizovaný inženýr dopravních staveb  
projektant dopravních staveb  
Jelínkova 1875, Sokolov, 356 01  
IČO: 737 11 870  
telefon: +420 605 855 558  
email: jiri.soukup.pds@gmail.com

Datum: 10/2017  
Číslo zakázky: 2017047  
Kraj: Karlovarský  
Obec: Sokolov  
Navrhl: Ing. Jiří Soukup  
Odpovědný projektant: Ing. Jiří Soukup  
Soubor: PR 2017047.dwg  
Formát: 3 x A4  
Stupeň PD: DSP/DPS

Kino Alfa - stavební úpravy,  
parkoviště v ulici Košická a v ulici Dukelská

Příloha: VPUSTI S ODLUČOVAČEM ROPNÝCH PRODUKTŮ - 01.ETAPA  
Měřítko: 1:25  
Číslo výkresu: D.1.1.7