

INSTALACE:


- VEŠKERÁ INSTALACE BUDE PROVEDENA NÁSLEDOVNĚ:
- ROZVODY Z ROZVADĚČE DO RECEPCE NAD PODHLEDEM A POD OMÍTKOU
  - VODOROVNÉ ROZVODY V PODLAŽE TĚSNĚ U ZDI V CHRÁNICÍCH
  - ROZVODY K PŘÍSTROJŮM POD OMÍTKOU

LEGENDA SVÍTIDEL:

- A1 – STÁVAJÍCÍ ZÁŘÍMKOVÉ SVÍTLIDLO VE VSTUPNÍ ČÁSTI  
NO – STÁVAJÍCÍ NOUZOVÉ SVÍTLIDLO  
B1 – STÁVAJÍCÍ ZAPUŠTĚNÉ ZÁŘÍMKOVÉ SVÍTLIDLO V RASTRU 600/600  
E1 – LED PÁSEK ZAPUŠTĚNÝ V PODHLEDU

LEGENDA PŘÍSTRŮJŮ:

- ⌘ VYPÍNAČ ŘÁZENÍ 1, IP20, OSADIT +1200 MM OD 0,0  
⌘ VYPÍNAČ ŘÁZENÍ 5, IP20, OSADIT +1200 MM OD 0,0  
⌘ VYPÍNAČ ŘÁZENÍ 6, IP20, OSADIT +1200 MM OD 0,0

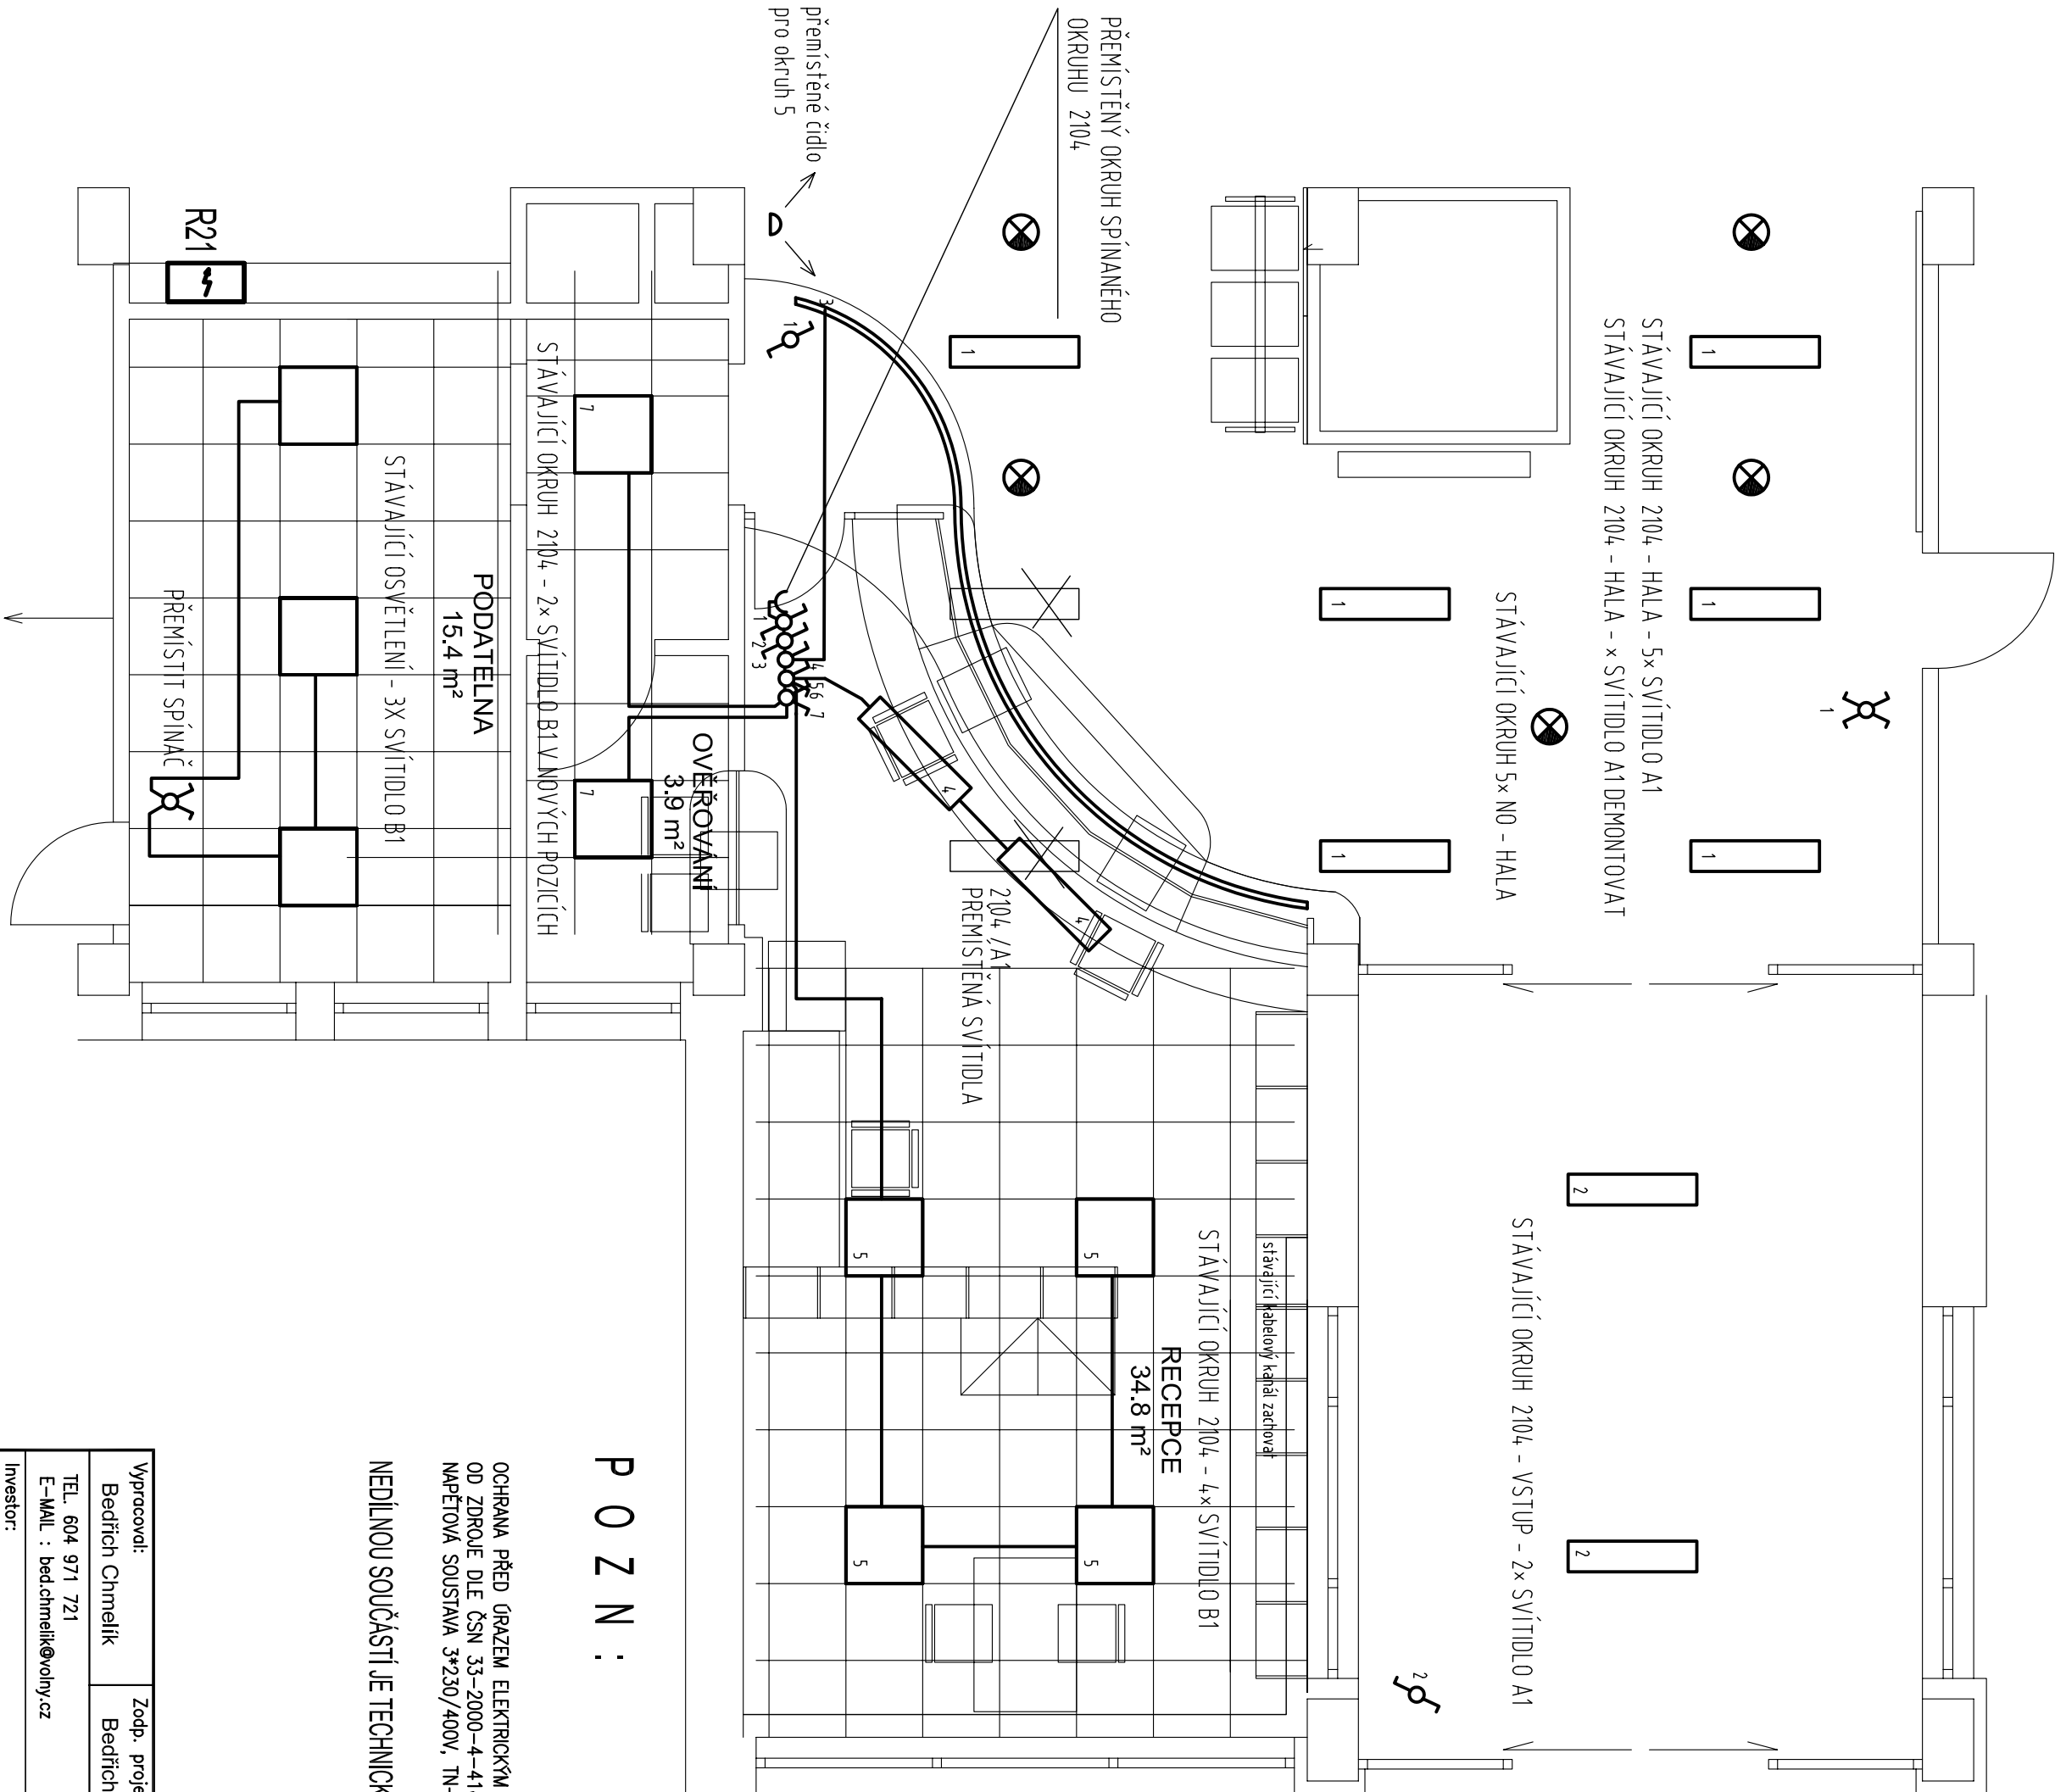

POZN:

OCHRANA PŘED ÚRAZEM ELEKTRICKÝM PROUDEM: AUTOMATICKÝM ODPOJENÍM  
OD ZDROJE DLE ČSN 33-2000-4-41ed.2.21  
NAPĚŤOVÁ SOUSTAVA 3\*230/400V, TN-C-S, 3+PE+N, 50Hz AC

NEDÍLNOU SOUČÁSTÍ JE TECHNICKÁ ZPRÁVA A SCHÉMATA ZAPOJENÍ

Vyracoval:		Zodp. projektant:	HIP:	GP: Ing. arch. Olga Růžicková Gagarinova 510/21 36020 Karlovy Vary E-MAIL : olgaruz@oiaas.cz
Bedřich Chmelík		Bedřich Chmelík	Ing. arch. Růžicková	
TEL. 604 971 721 E-MAIL : bedchmelik@volny.cz				
Investor:		Město Sokolov, Rokycanova 1929, 35601 Sokolov		Formát 4 A 4
Akce:				Datum 11/2017
ÚPRAVY RECEPCE MŮ SOKOLOV				Účel DPS
D.1.4.g. SILNOPROUDÁ A SLABOPROUDÁ ELEKTROTECHNIKA				Č. zakázky C25/2017
Obsah výkresu:		SVĚTELNÁ ELEKTROINSTALACE		Měřítko 1:50 Č. výkresu D1.4.g.2