


PŮDORYS 1.NP
KANALIZACE

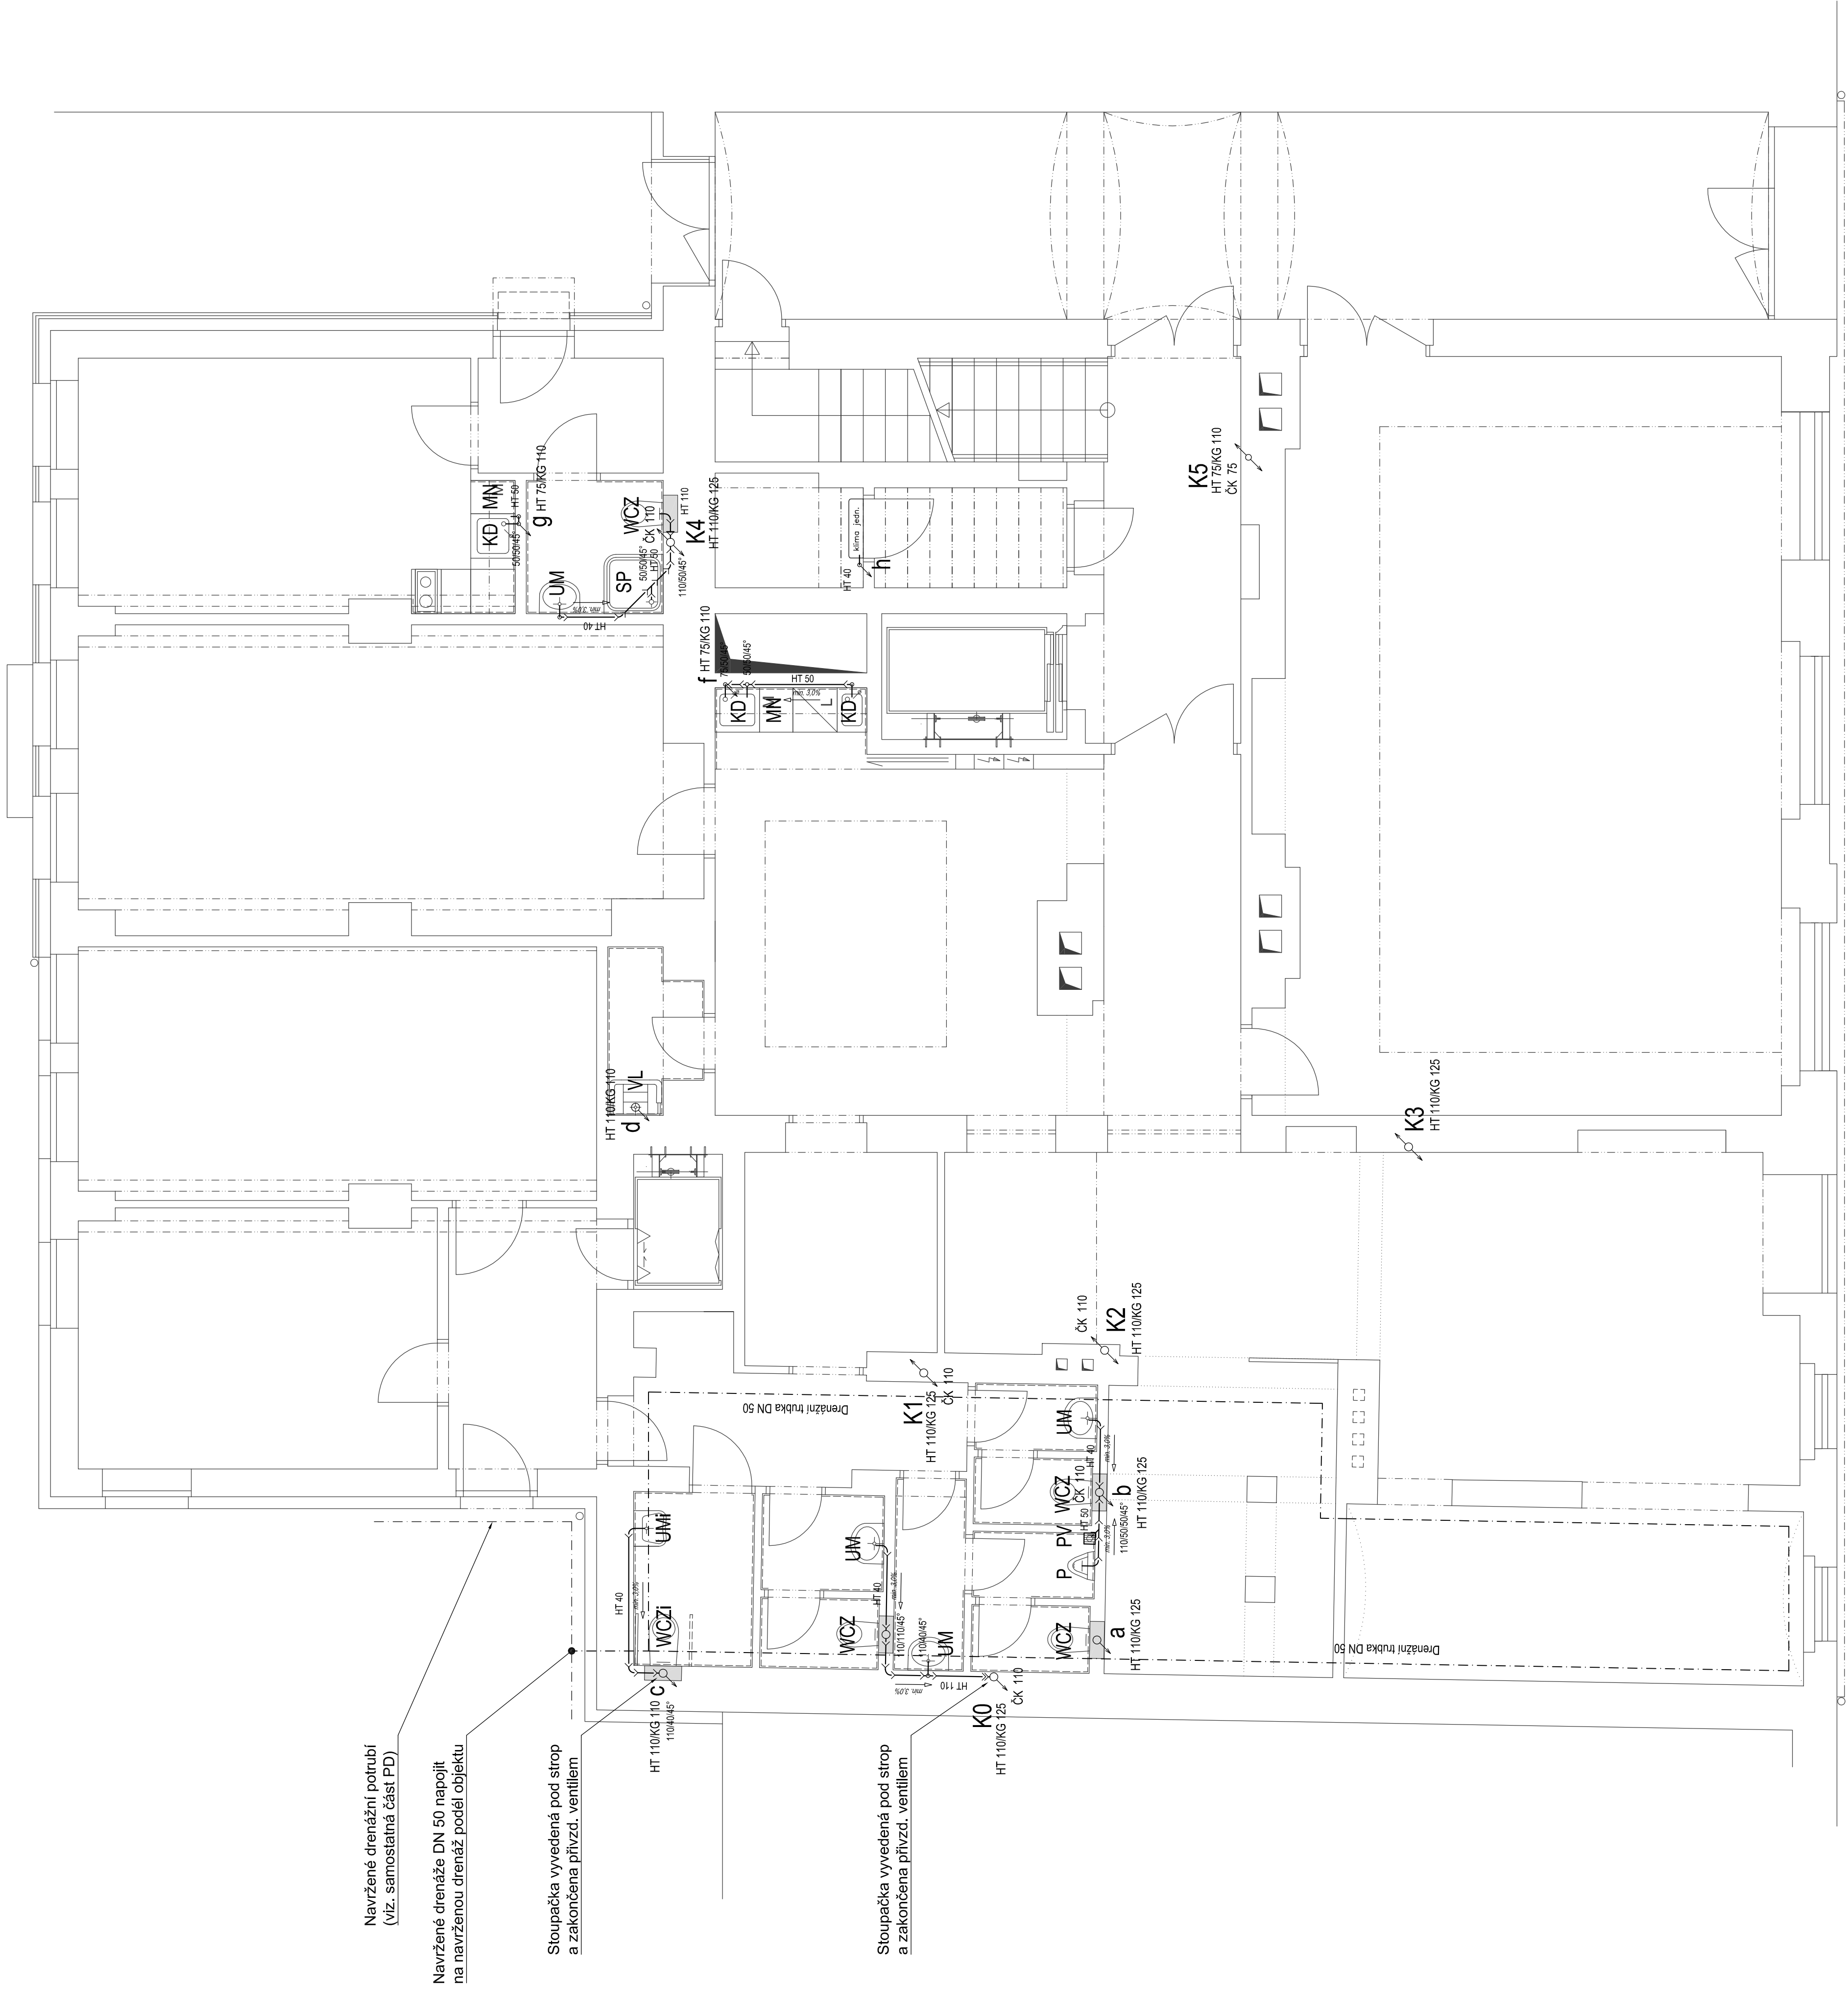

LEGENDA ZAŘIZOVACÍCH PŘEDMĚTŮ:

UM
umyvadlo s jedním otvorem - připojení na rozvody vody 1/2" , stojánková páková
haterie připojení na kanalizaci zápachovou uzavírkou pro umyvadla DN 40

Umi
umyvadlo s jedním otvorem v provedení pro imobilní - připojení na rozvody vody 2x rohový ventil
1/2" střípnková náková baterie s prodláženou nákovu nímocí na kanalizaci zanechovou

WCZ
klozet závěsný , včetně prodloužené přívodní trubky , instalační modul pro závěsný klozet skládající se z rámu , splachovací nádržky , přívodního a odpadního potrubí , montážní sady , záchodové

WCZí klozet závěsný v provedení pro imobilní, včetně prodloužené přívodní trubky, instalační modul pro závěsný klozet skládající se z rámu, splachovací nádržky, přívodního a odpadního potrubí, závěsný klozet závěsný v provedení pro imobilní, včetně prodloužené přívodní trubky, instalační modul pro závěsný klozet skládající se z rámu, splachovací nádržky, přívodního a odpadního potrubí,

VL
vylevka stojici , s plastovou mirzkou , vceine montazni sady , nastenna vylevkova (drezova) batere
s rozteci 150 mm , spodni odpad DN 100

SP čtvrtkruhový sprchový kout - (vanička 800x800 mm) , nožičky ke sprchovým vaničkám , posuvné
odpadení

KD kuchynská dřez nerezový (dodává kuchyňské linky) - připojení na rozvody 2x rohový ventil 1/2", odpadová souprava s 3 rozlišími úrovněmi, odtoková souprava s nerezovými ventily a středem tlačítkovou dřezovou batérií

MN myčka nádobí (dodávka investora) - připojení podomítkovou zápachovou pochromovaným výtokovým ventilem se zojtnou klankou a nřivzdřišněním

LEGENDA POTRUBÍ:

K1 OZNAČENÍ STOUPACÍHO POTRUBÍ SPLAŠKOVÉ KANALIZACE

Potrubí spiaskové kanalizace (H1)
(vedeno v tomto podlaží)

Potrubí splaškové kanalizace (HT)
(vedeno pod stropem předchozího podlaží)

Drenážní potrubí DN 50

+0.000 = 1. NP = 402.400 m.n.m. (Boy)

IČP: ARCHA DŮČOVÁ IČO: ARCHA DŮČOVÁ		Jméno organizace PETR WISNIOWSKI		Jméno PETR WISNIOWSKI	
Město Sokolov, Rojčanova 1929, Sokolov, 356 01 Město Sokolov, Rojčanova 1929, Sokolov, 356 01 Ing. Arch. Olga Rožňová, Garšavská 510/21, K. Vrtk 360 20 Sokolov, Karlovarský kraj		Adresa PETR WISNIOWSKI LUDLOKA 459/17, 350 20 KARLOVY VARY KANCELÁŘ: ZÁVODU MÍRU 379/5, K. VARY TEL.: 353 505 034, MOBIL: 717 180 378		Pevn. ***	
Druh práce D1.46 ZRAVOTNÉ TECHNICKÉ INSTALACE		Datum 15.02.2018		Číslo zakázky P41/15-020	
Objedv.: *** Zhot.: Charakter: DPS		Měřítko 1:50		Číslo přílohy D.1.46.0	
Značka: Stupeň:		PŮDORYS 1. NP – KANALIZACE			