


ZAŘÍZENÍ STAVENIŠTĚ, MEZIDEPONIE Č.1

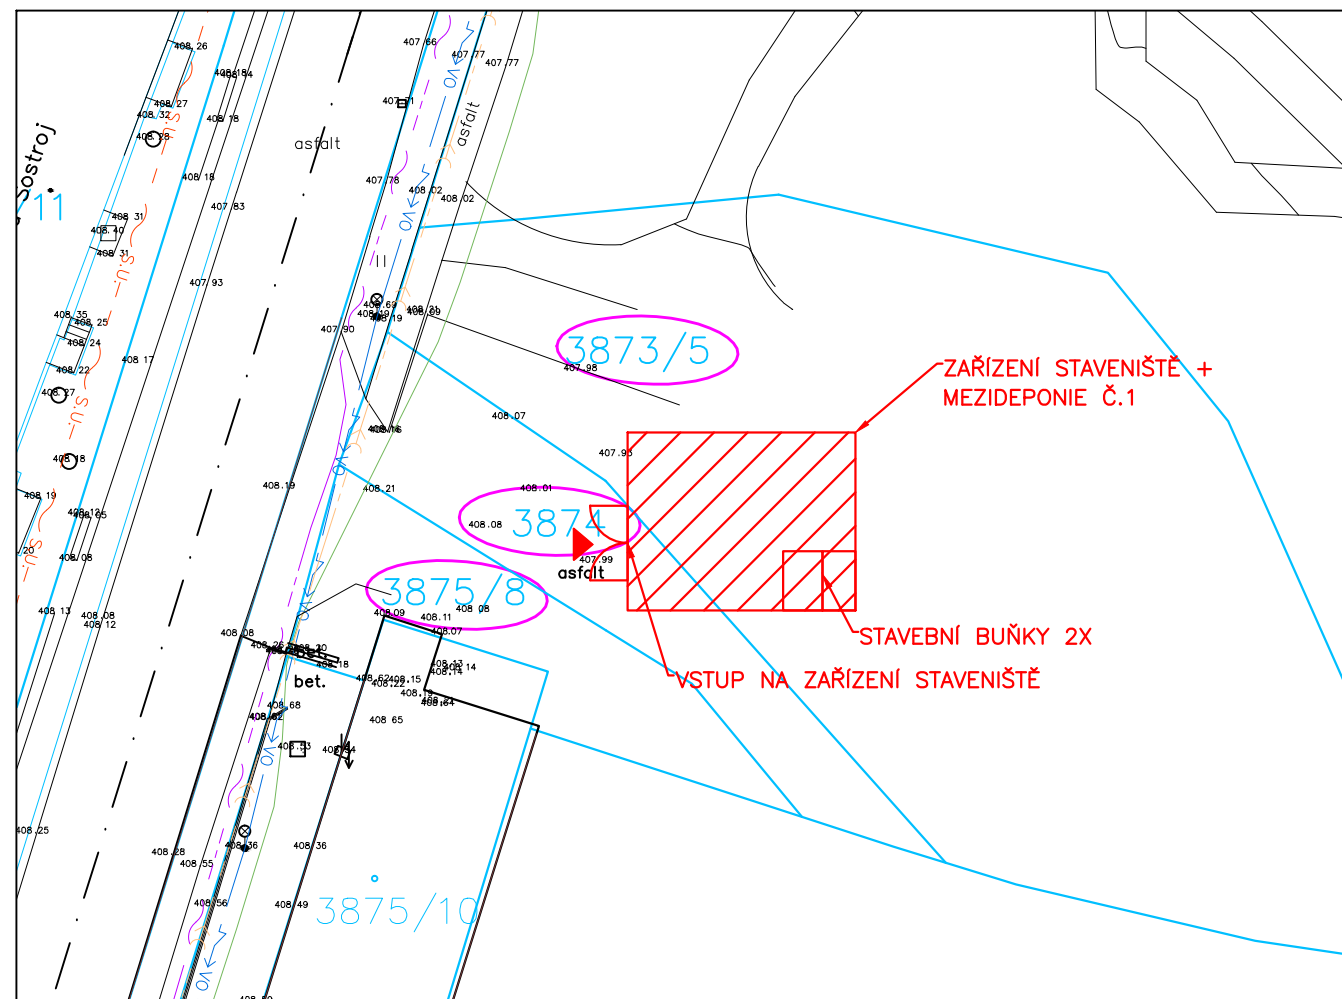


LEGENDA ČAR:

STÁV. INŽENÝRSKÉ SÍTĚ

- VODOVOD
- VODOVOD BOMA IMPEX
- ~— SDĚLOVACÍ VEDENÍ PODZEMNÍ
- ~— SDĚLOVACÍ VEDENÍ PODZEMNÍ NEZAMĚŘENÉ
- ~— SDĚLOVACÍ VEDENÍ NADZEMNÍ
- ~— SDĚLOVACÍ A SILOVÉ VEDENÍ BOMA IMPEX
- VO— VEŘEJNÉ OSVĚTLENÍ
- ELEKTRO VN NADZEMNÍ
- ELEKTRO VN PODZEMNÍ MONSTAV
- >>>— KANALIZACE JEDNOTNÁ
- >>>— KANALIZACE DEŠŤOVÁ
- >>>— ZATRUBNĚNÁ VODOTEČ - DOLNORYCHNOVSKÝ POTOK
- >>>— KANALIZACE BOMA IMPEX
- ~— PLYNOVOD STL

OSTATNÍ:

- GEODETICKÉ ZAMĚŘENÍ
- KATASTR VNĚJŠÍ
- KATASTR VNITŘNÍ
- DOTČENÉ POZEMKY
- ZAŘÍZENÍ STAVENIŠTĚ

Náměstí Krále Jiřího 6, 350 02 Cheb, tel. 354 436 328, fax 354 535 179, email: info@dsva.cz, www.dsva.cz		
Zodpovědný projektant :	Technická kontrola :	Zhotovitel :
Ing. Petr KRÁL	Ing. Jiří ŠEVČÍK	
Projektant :	Hlavní projektant :	DOPRAVNÍ STAVBY A VENKOVNÍ ARCHITEKTURA s.r.o.
Ing. Veronika Šulková	Ing. Petr KRÁL	
MěÚ : Sokolov	Kraj : Karlovarský	Datum : 04/2016
Stavebník : Město Sokolov, Rokycanova 1929, 356 01 Sokolov		Číslo zakázky : 17/2016
Akce :		Úroveň :
Projekt cyklostezek po zaniklých obcích Slavkovského lesa a napojení na systémy v sokolovské kotlině - Cyklotrasa P1 - úsek 113 Dolní Rychnov - Sokolov		Souprava :
SO :		PDPS
Výkres		Měřítko : 1 : 500
Situace ZOV		Část : A.7.a

Dokumentaci lze užívat ve smyslu příslušné smlouvy o dílo, kopírování a rozšiřování bez předchozího souhlasu je zakázáno