



LEGENDA STÁVAJÍCÍCH ZAŘÍZENÍ:


- telekomunikační kabel UPC
- telekomunikační kabel optický-CEZ IC
- telekomunikační kabel metalický
- telekomunikační kabel nadzemní
- ochranné pásmo radiové sítě
- NTL plynovod
- plynovod ve výstavbě
- plynovod nefunkční
- podzemní vedení NN do 1 kV
- podzemní vedení VN
- podzemní vedení optika-TMOBILE
- CZT parovod nadzemní
- CZT parovod podzemní
- kanalizační stoka
- vodovodní řád
- podzemní vedení veřejného osvětlení

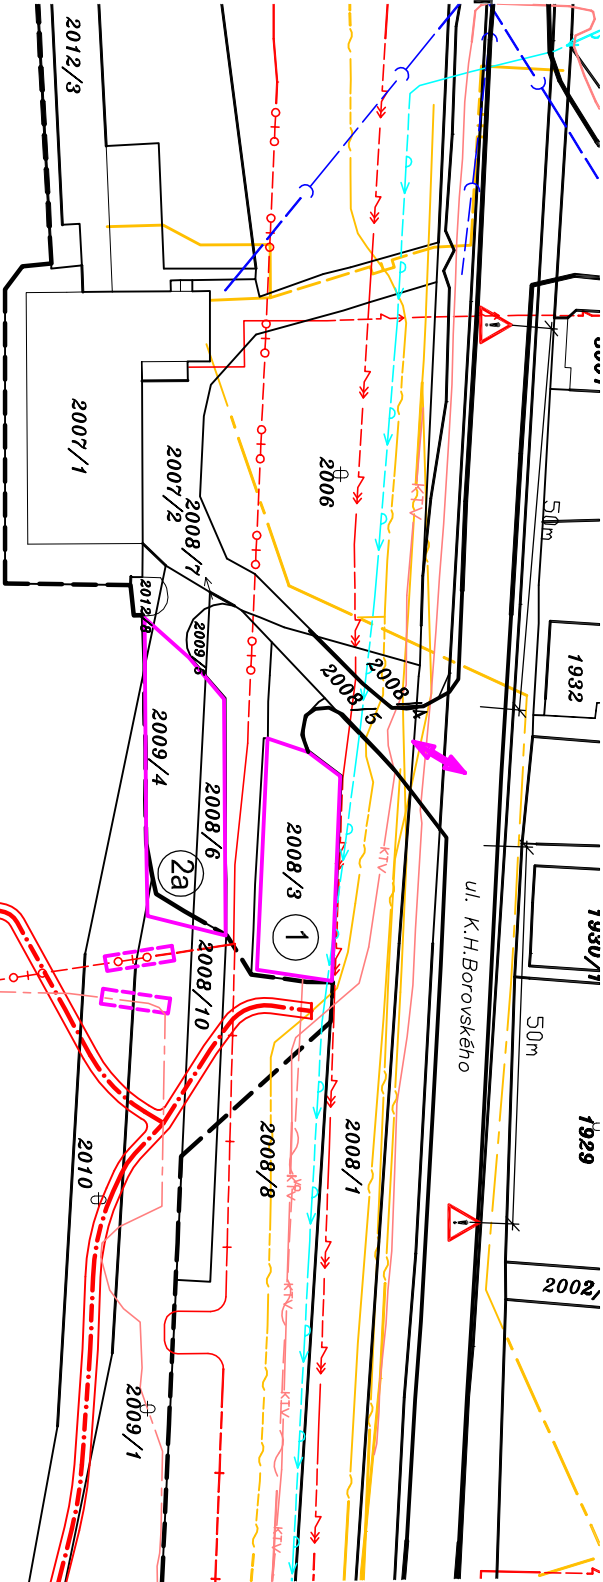

PETR ONTKO		
Závod mlru 1861 356 01 Sokolov IČ 64371930 tel. 608 500 077		
Zodpovědný projektant	Vypracoval	Proj.stupeň: Dokumentace pro provádění stavby
Ing. Petr Ontko	Ing. Petr Ontko	
Stavební úřad : MÚJ Sokolov		
Stavebník : Město Sokolov		
NÁZEV STAVBY : Regenerace lesoparku pod rozhlednou Harď, k.ú. Sokolov		Měřítko : 1:1000 (1:500)
Obsah : Situace organizace výstavby a dopravně-inženýrských opatření		Datum : 07/2016
		Č.zakázky : 139/2016
		Č.výkresu : C 4

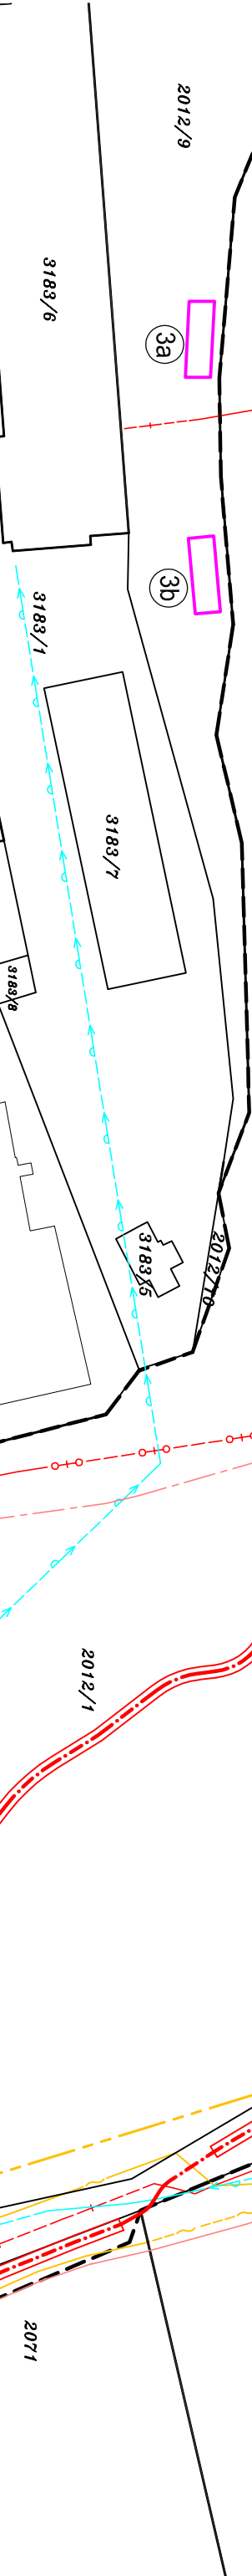

DETAIL, M 1:500

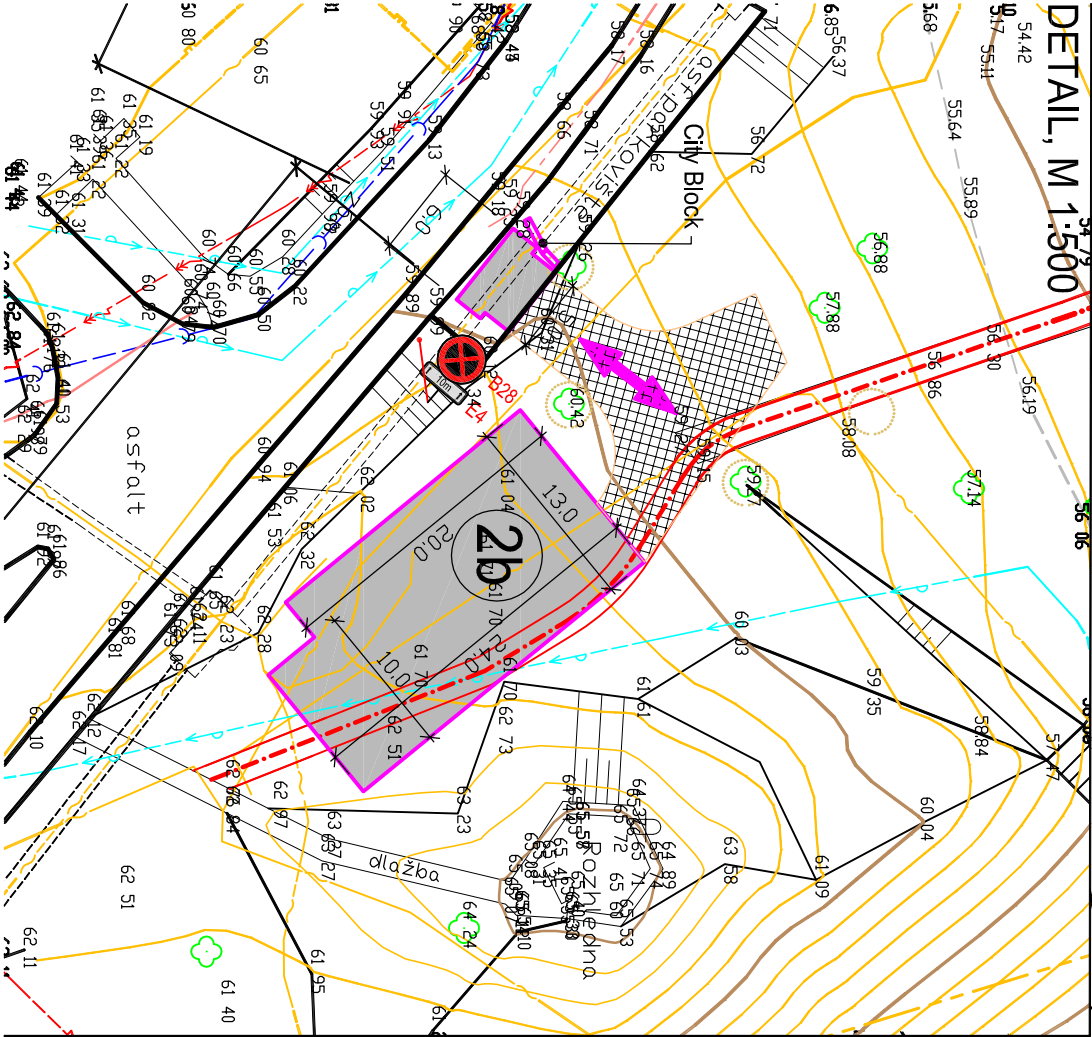

LEGENDA STAVBY:

- hranice staveniště
- pěšina
- vjezd na staveniště
- dočasná ochrana zařízení bet. panelem
- dopravní značka A22 + E13
- dopravní značka B28 + E4
- sociální zařízení staveniště a skládka kusového materiálu oplocená
- skládka materiálu volná a skládka dřeva
- skládka dřeva
- zpevnění plochy bet. panely
- zpevnění plochy štetkovití

