

TABULKA MÍSTNOSTÍ:

OZNAČ.	ÚČEL MÍSTNOSTI
2.01	Chodba
2.02	Schodiště
2.03	Umývána - chlapi
2.04	WC chlapi
2.05	Úklid
2.06	Predsín WC - dívky
2.07	WC - dívky
2.08	Umývána - učitelé
2.09	WC - učitelé
2.10	Účebna
2.11	Kabinet
2.12	Účebna
2.13	Družina
2.14	Účebna
2.15	Kabinet
2.16	Družina
2.17	Účebna
2.18	Účebna
2.19	Družina
2.20	Šatny

LEGENDA:


S1 - S8 - ŠACHTA STOUPAČIČHO POTRUBÍ

POZNÁMKY:

- POTRUBÍ BUDE MĚNĚNO KUS ZA KUS V DOPROVÁDÍCÍ DIMENZI
- PŘESNÝ ROZSAH PRACÍ MUŠÍ BÝT UPŘESNĚN PO VYBUDOVÁNÍ JEJEDNOTLIVÝCH ŠACHET
- V PŘÍPADĚ NUTNOSTI NÁPOJENÍ NA JINÝ MATERIÁL, NÁPOJENÍ ŘEŠIT PŘÍSLUŠNOU SYSTÉMOVOU TVAROVKOU
- DOVĚTRÁNÍ SPLAŠKOVÉHO STOUPAČIČHO KANALIZAČNÍHO POTRUBÍ BUDE VŽDY ŘEŠENO NAD STŘECHOU VĚTRACÍ HLAVICÍ, BUDÍ JIŽ REALIZOVANOU NEBO NOVĚ REALIZOVANOU
- PROJEKT PŘEDPOKLÁDÁ JIŽ VYBUDOVANOU TUKOVYU KANALIZACI, POKUD TATO SKUTEČNOST NENÍ SPLNĚNA, MUŠÍ BÝT D NĚ PROJEKT DOPLNĚN
- POTRUBÍ PROCHÁZÍCÍ VÍCE POŽÁRNÍMI ÚSEKY BUDE OPATŘENO PORÁNNÍ ÚPRAVKOU
- VPUSTI DEŠŤOVÉ KANALIZACE ŠACHET S1, S2, S4 BUDOU NOVĚ PROVEDENY

MATERIÁL NOVÝCH KANALIZAČNÍCH TRUB:

- SVISLÉ POTRUBÍ BUDE Z MATERIÁLU PE
- LEŽÁTE POTRUBÍ BUDE Z MATERIÁLU PVC
- MATERIÁL NOVÝCH VODVODNÍCH TRUB:
 - PP, DLE TEPLOTNÍHO ZATÍŽENÍ, PRO TEPLU A STUDENOU VODU

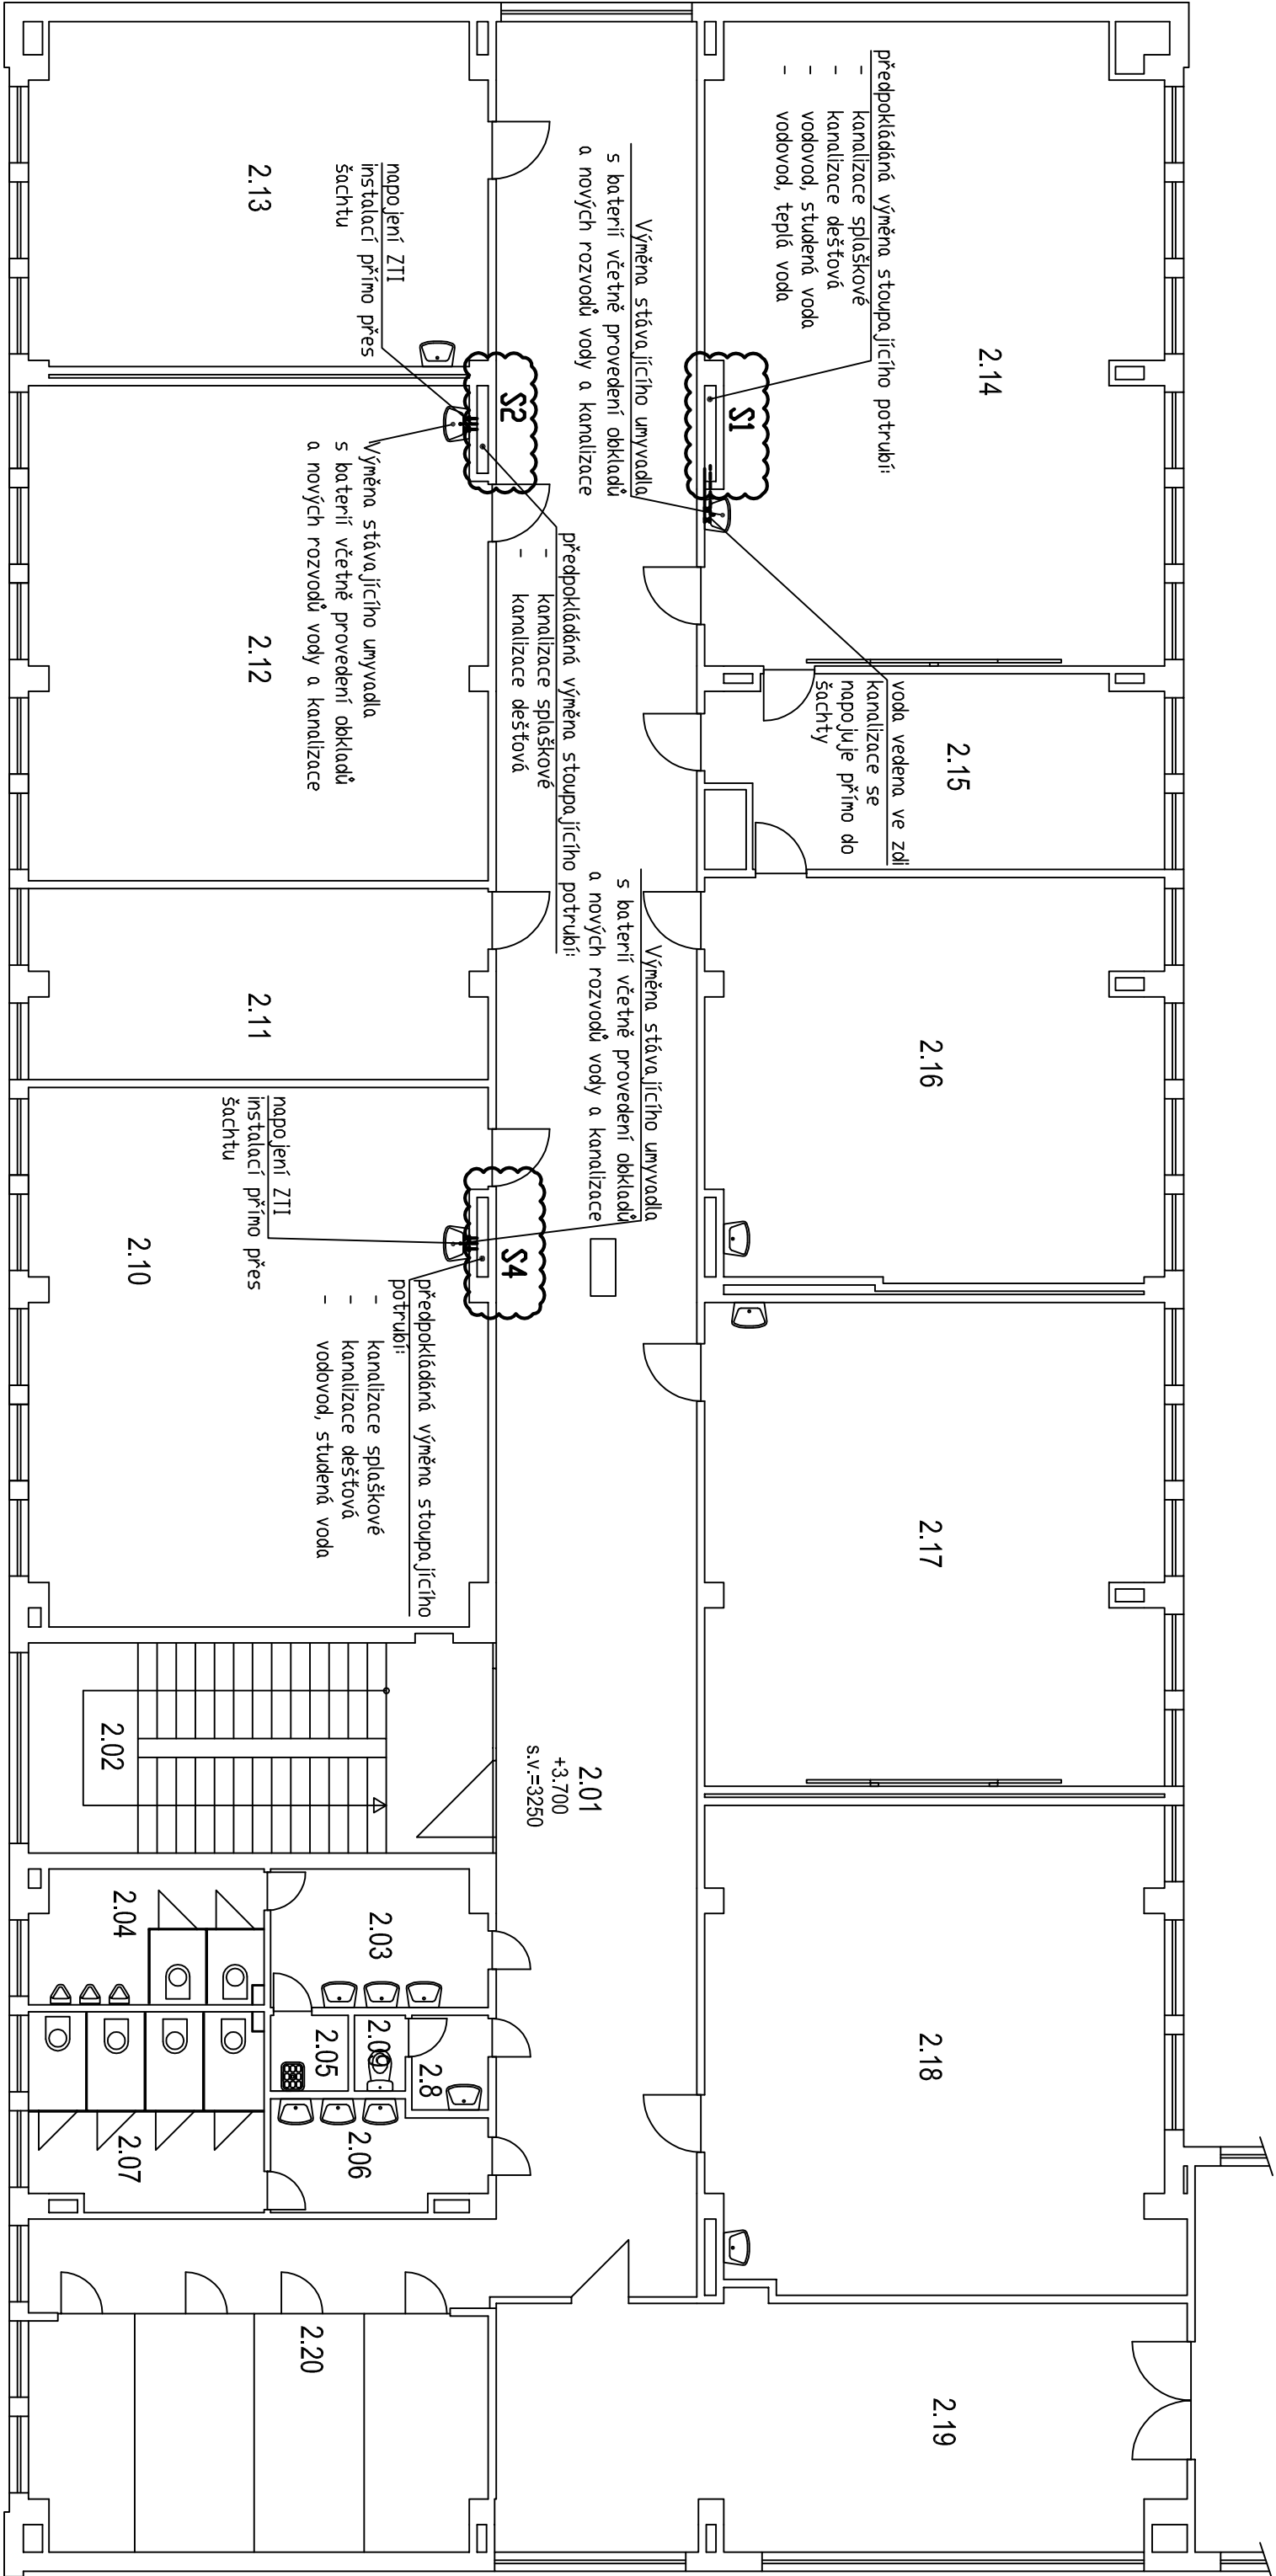

0,000 = 506,3 m. n. m.

Zodp.projektant	Miroslav Brousek	Ing. Jiří Kostohryz projektová a inženýrská činnost Mládežnická 484/V, 38001 Dačice IČO 06039006, Tel.: 728 377 443	
Vypracoval	Ing. Jiří Kostohryz		
Kontroloval	Miroslav Brousek		
Hl.inž.projektu			
Investor	Město Sokolov, Rokycanova 1929, 35601 Sokolov	Stupeň: Projektová dokumentace pro provedení stavby (DPS)	
Místo	p. č. 2436/57 k. ú. Sokolov	Datum: 1/2018	Zak. č. 18/01
Název dkce	ZŠ Křížilkova - oprava rozvodů vody a kanalizace, pavilon J	Měřítko: 1:100	Formát: 3 x A4
Obsch	Půdorys ZTI - 2 NP	Výkres č. D1.4.4	Kopie: