

Petr Zítek
Svobody 7/1
35002 Cheb

naše značka
5001551555

vyřizuje
Jana Duchková

datum
16.08.2017

Věc:

Chráněné dílny Sokolov – stavební úpravy objektu

K.ú. - p.č.: Sokolov

Stavebník: Město Sokolov, Rokycanova 1929, 35601 Sokolov

Účel stanoviska: Předprojektová příprava

GasNet, s.r.o., jako provozovatel distribuční soustavy (PDS) a technické infrastruktury, zastoupený GridServices, s.r.o., vydává toto stanovisko:

Nebyla předložena dokumentace stavby (koordinační situace PD se zákresem plynárenského zařízení a technická zpráva), viz. níže uvedené podmínky tohoto stanoviska.

Nová venkovní kanalizace nebyla v předložené koordinační situaci PD nalezena.

Podklady pro zpracování projektové dokumentace v ochranném a bezpečnostním pásmu plynárenského zařízení a plynovodních přípojek.

Poskytnuté podklady nenahrazují stanovisko k projektové dokumentaci.

V zájmovém území se nacházejí tato stávající plynárenská zařízení:

NTL plynovody DN 150 (OCEL), PE d160

V blízkosti zájmového území se nacházejí tato stávající plynárenská zařízení:

NTL plynovody DN 250,150 (OCEL), PE d315

TOTO STANOVISKO NELZE POUŽÍT PRO PROJEDNÁNÍ SE STAVEBNÍM ÚŘADEM ANI PRO REALIZACI STAVBY.

Pro vydání stanoviska pro povolení stavby je potřeba dodat koordinační situaci PD se zákresem PZ a plynovodních přípojek a technickou zprávu - v případě dotčení nebo v blízkosti PZ a plynovodních přípojek.

Poskytnuté údaje o poloze stávajících plynárenských zařízení lze použít POUZE PRO POTŘEBY ZPRACOVÁNÍ PD.

Technické podmínky dotyku s naším zařízením zapracujte do PD stavby.

DO KOORDINAČNÍ SITUACE STAVBY POŽADUJEME ZAKRESLIT VŠECHNA STÁVAJÍCÍ PLYNÁRENSKÁ ZAŘÍZENÍ A PLYNOVODNÍ PŘÍPOJKY a s požadovanými přílohami (KOORDINAČNÍ SITUACE PD, TECHNICKÁ ZPRÁVA, řezy,...) následně znovu zadat elektronickou žádost o stanovisko ke stavbě na webu:

<https://www.dpo.gasnet.cz/zadost-o-stanovisko> - NEZASÍLAT EMAILEM.

- Projekt, ve kterém budou zakreslena plynárenská zařízení a plynovodní přípojeky dle poskytnutých mapových nebo elektronických podkladů požadujeme předložit v měřítku 1:500, popř. 1:1000, k posouzení.

- PD musí řešit vzájemný vztah nově projektované stavby a stávajícího plynárenského zařízení a plynovodních přípojek (okótováním a popisem v technické zprávě) s ohledem k zákonům č. 458/2000 Sb. a č. 670/2004 Sb., ČSN EN 1594 a TPG 702 04, ČSN EN 12007 - 1/2/3/4, TPG 702 01, ČSN EN 12186 a ČSN 73 6005. Tato povinnost se vztahuje pro všechny možnosti umístování, povolování a užívání stavby, které stanovuje Stavební zákon č. 183/2006 Sb.

PD na výše uvedenou stavbu - stavení záměr se zakresleným stávajícím plynárenským zařízením a plynovodními přípojkami a zakótováním nových staveb (i nových inženýrských sítí) vůči nim bude předložena GridServices, s.r.o. k odsouhlasení.

GridServices, s.r.o.

Plynárenská 499/1

Zábrdovice

602 00 Brno

T +420532221111

F +420545578571

E info@gridservices.cz

I www.gridservices.cz

IČ: 27935311

DIČ: CZ27935311

Zapsán do obchodního rejstříku:

Krajský soud v Brně

oddíl C, vložka 57165

26.07.2007

Bankovní spojení:
Československá obchodní banka,
a.s.

Číslo účtu: 17837923

Kód banky: 0300

Platí pouze pro území vyznačené v příloze tohoto stanoviska a to 24 měsíců ode dne jeho vydání.

V případě dotčení pozemku v majetku společnosti GasNet, s.r.o. je třeba dále projednat smluvní vztah k tomuto pozemku. Kontakt na projednání naleznete na adrese www.gasnet.cz/cs/kontaktni-system/, činnost "Smluvní vztahy - pozemky a budovy plynárenských zařízení", případně na NONSTOP zákaznické lince 800 11 33 55. Přílohou Vám předáváme orientační situaci plynárenských zařízení a plynovodních přípojek (dále jen PZ) ve správě naší společnosti.

Poskytnutá orientační situace slouží pouze pro informaci o poloze PZ. Nenahrazuje stanovisko provozovatele distribuční soustavy ke stavebnímu záměru a nelze ji použít k povolení nebo pro realizaci stavby. Pro tento účel předložte Žádost o vydání stanoviska včetně předepsané dokumentace ve smyslu stavebního zákona č. 183/2006 Sb. v platném znění.

Informace o možnosti poskytnutí polohy stávajících PZ ve správě GasNet, s.r.o. v digitální podobě získáte na adrese: www.gasnet.cz/cs/zadost-o-vektorova-data/

Poloha a rozsah PZ uvedený v příloze je platný ke dni vydání tohoto stanoviska.

Upozorňujeme, že se v zájmovém území vyznačeném v příloze tohoto stanoviska mohou nacházet PZ, která jsou ve fázi výstavby a doposud nebyla předána GasNet, s.r.o. k provozování. Taktéž se v zájmovém území mohou nacházet PZ jiných vlastníků či správců, případně i dlouhodobě nefunkční/neprovozovaná PZ bez dostupných informací o jejich poloze a vlastnictví. Tato PZ NEJSOU v příloze vyznačena a nejsou předmětem tohoto stanoviska.

Za správnost a úplnost dokumentace předložené s žádostí včetně jejího souladu s platnými předpisy plně zodpovídá její zpracovatel. Stanovisko nenahrazuje případná další stanoviska k jiným částem stavby.


V případě další korespondence nebo jednání (např. změna stavby) uvádějte naši značku - 5001551555 a datum tohoto stanoviska. Kontakty jsou k dispozici na www.gridservices.cz nebo NONSTOP zákaznická linka 800 11 33 55.


GasNet, s.r.o.
zastoupená společností GridServices, s.r.o., IČ 279 35 311
Jana Duchková
Technik externích požadavků
Odbor zpracování externích požadavků
+420377097677
jana.duchkova@innogy.com

Přílohy: Orientační zakres plynárenského zařízení, Detailní zakres plynárenského zařízení, Detailní zakres plynárenského zařízení, Ověřená příloha žadatele, Ověřená příloha žadatele

Příloha: Orientační zakres plynárenského zařízení. Tato příloha je nedílnou součástí stanoviska č. 5001551555 ze dne 16.08.2017.


Provozovatel DS: GasNet, s.r.o.; Stavebník: Město Sokolov, Rokycanova 1929, 35601 Sokolov. K.ú.: Sokolov.

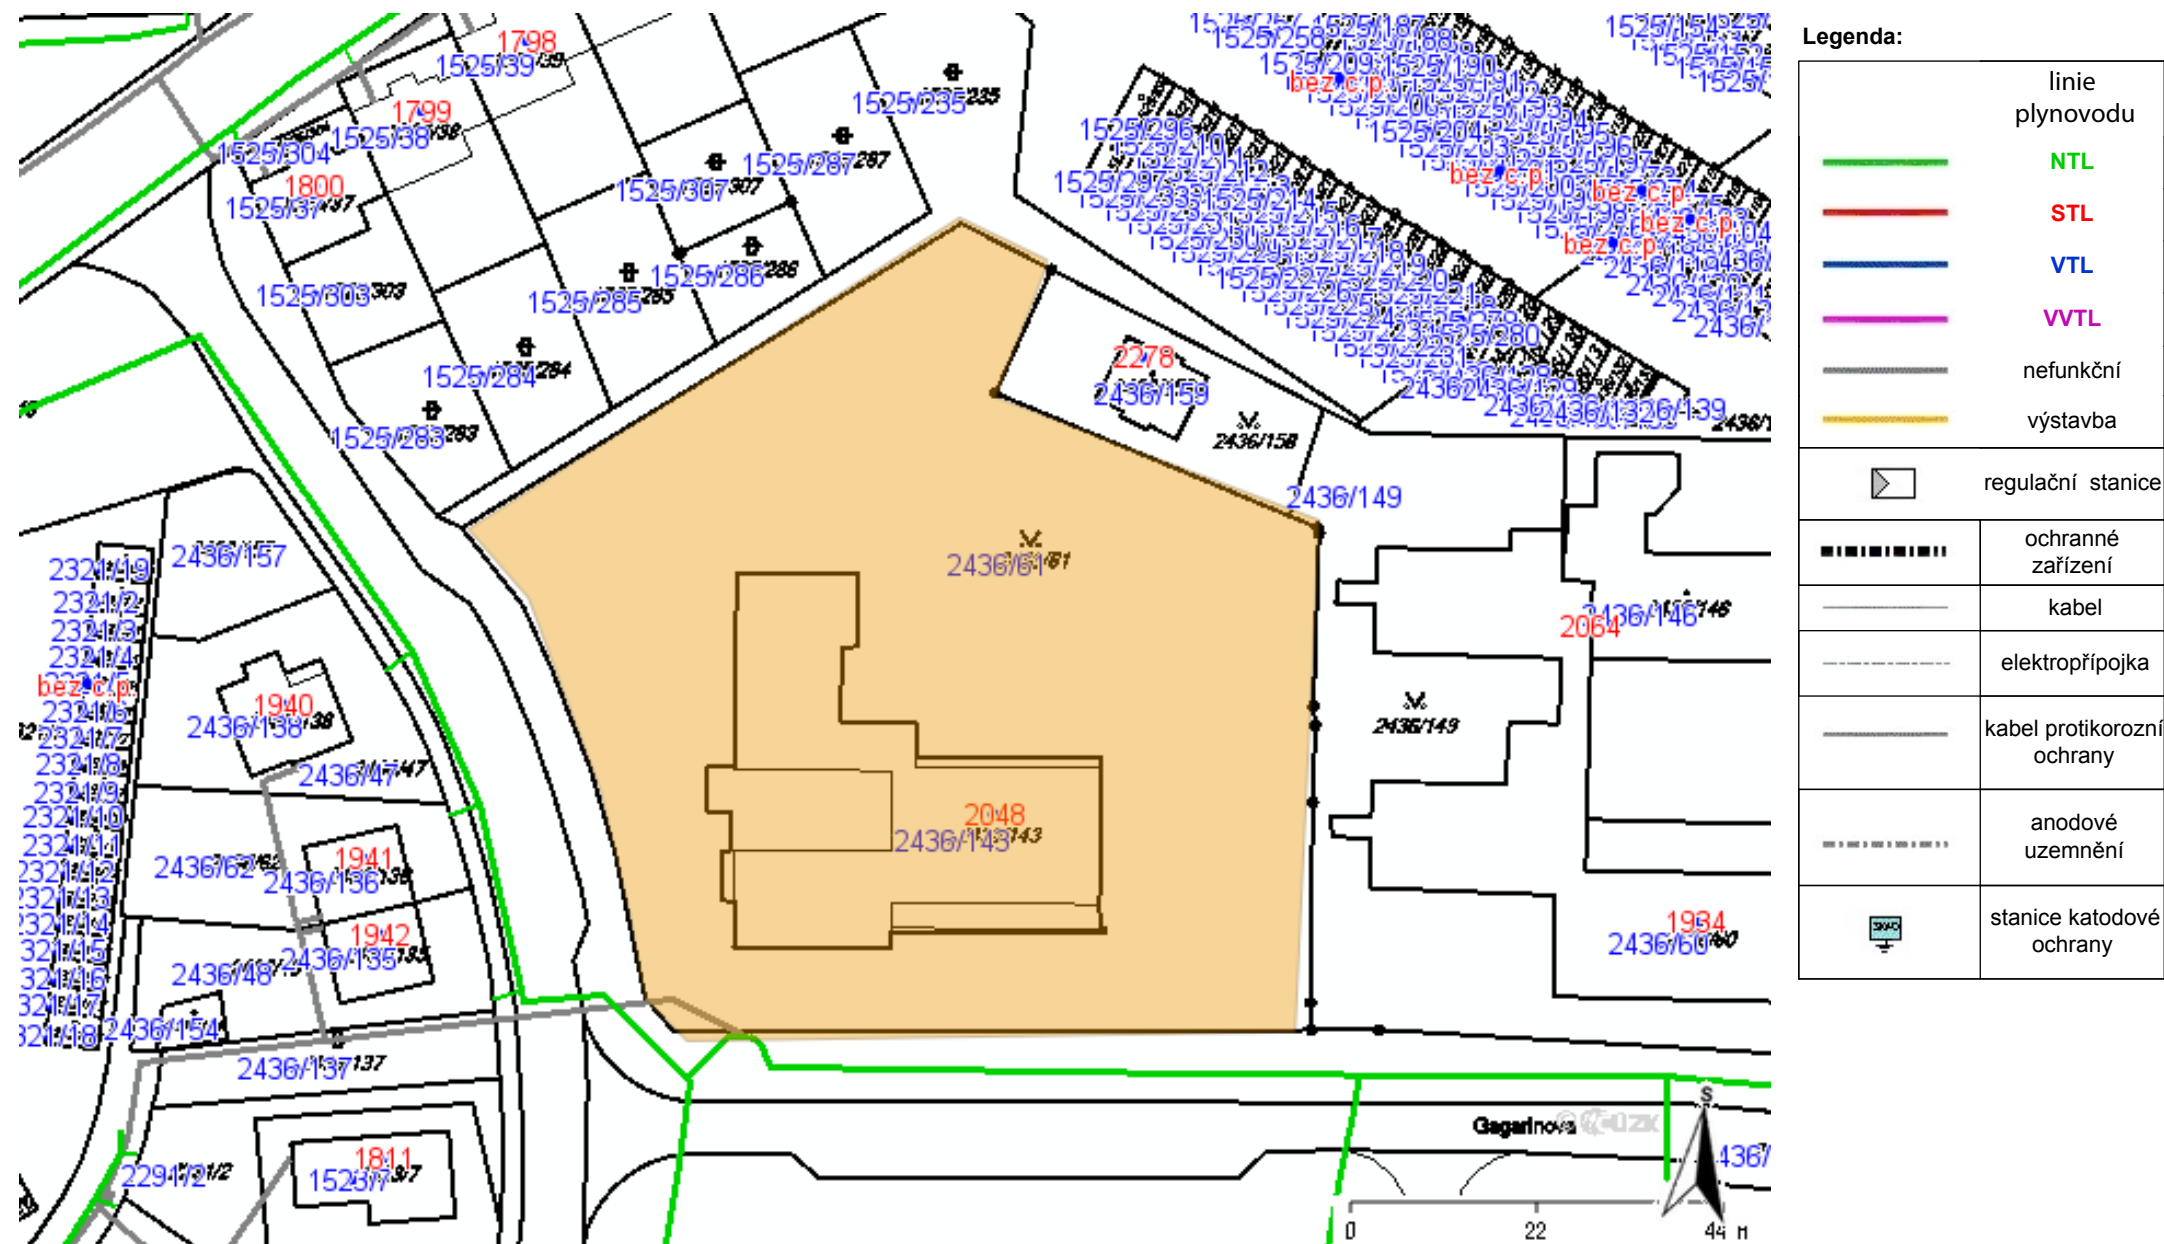

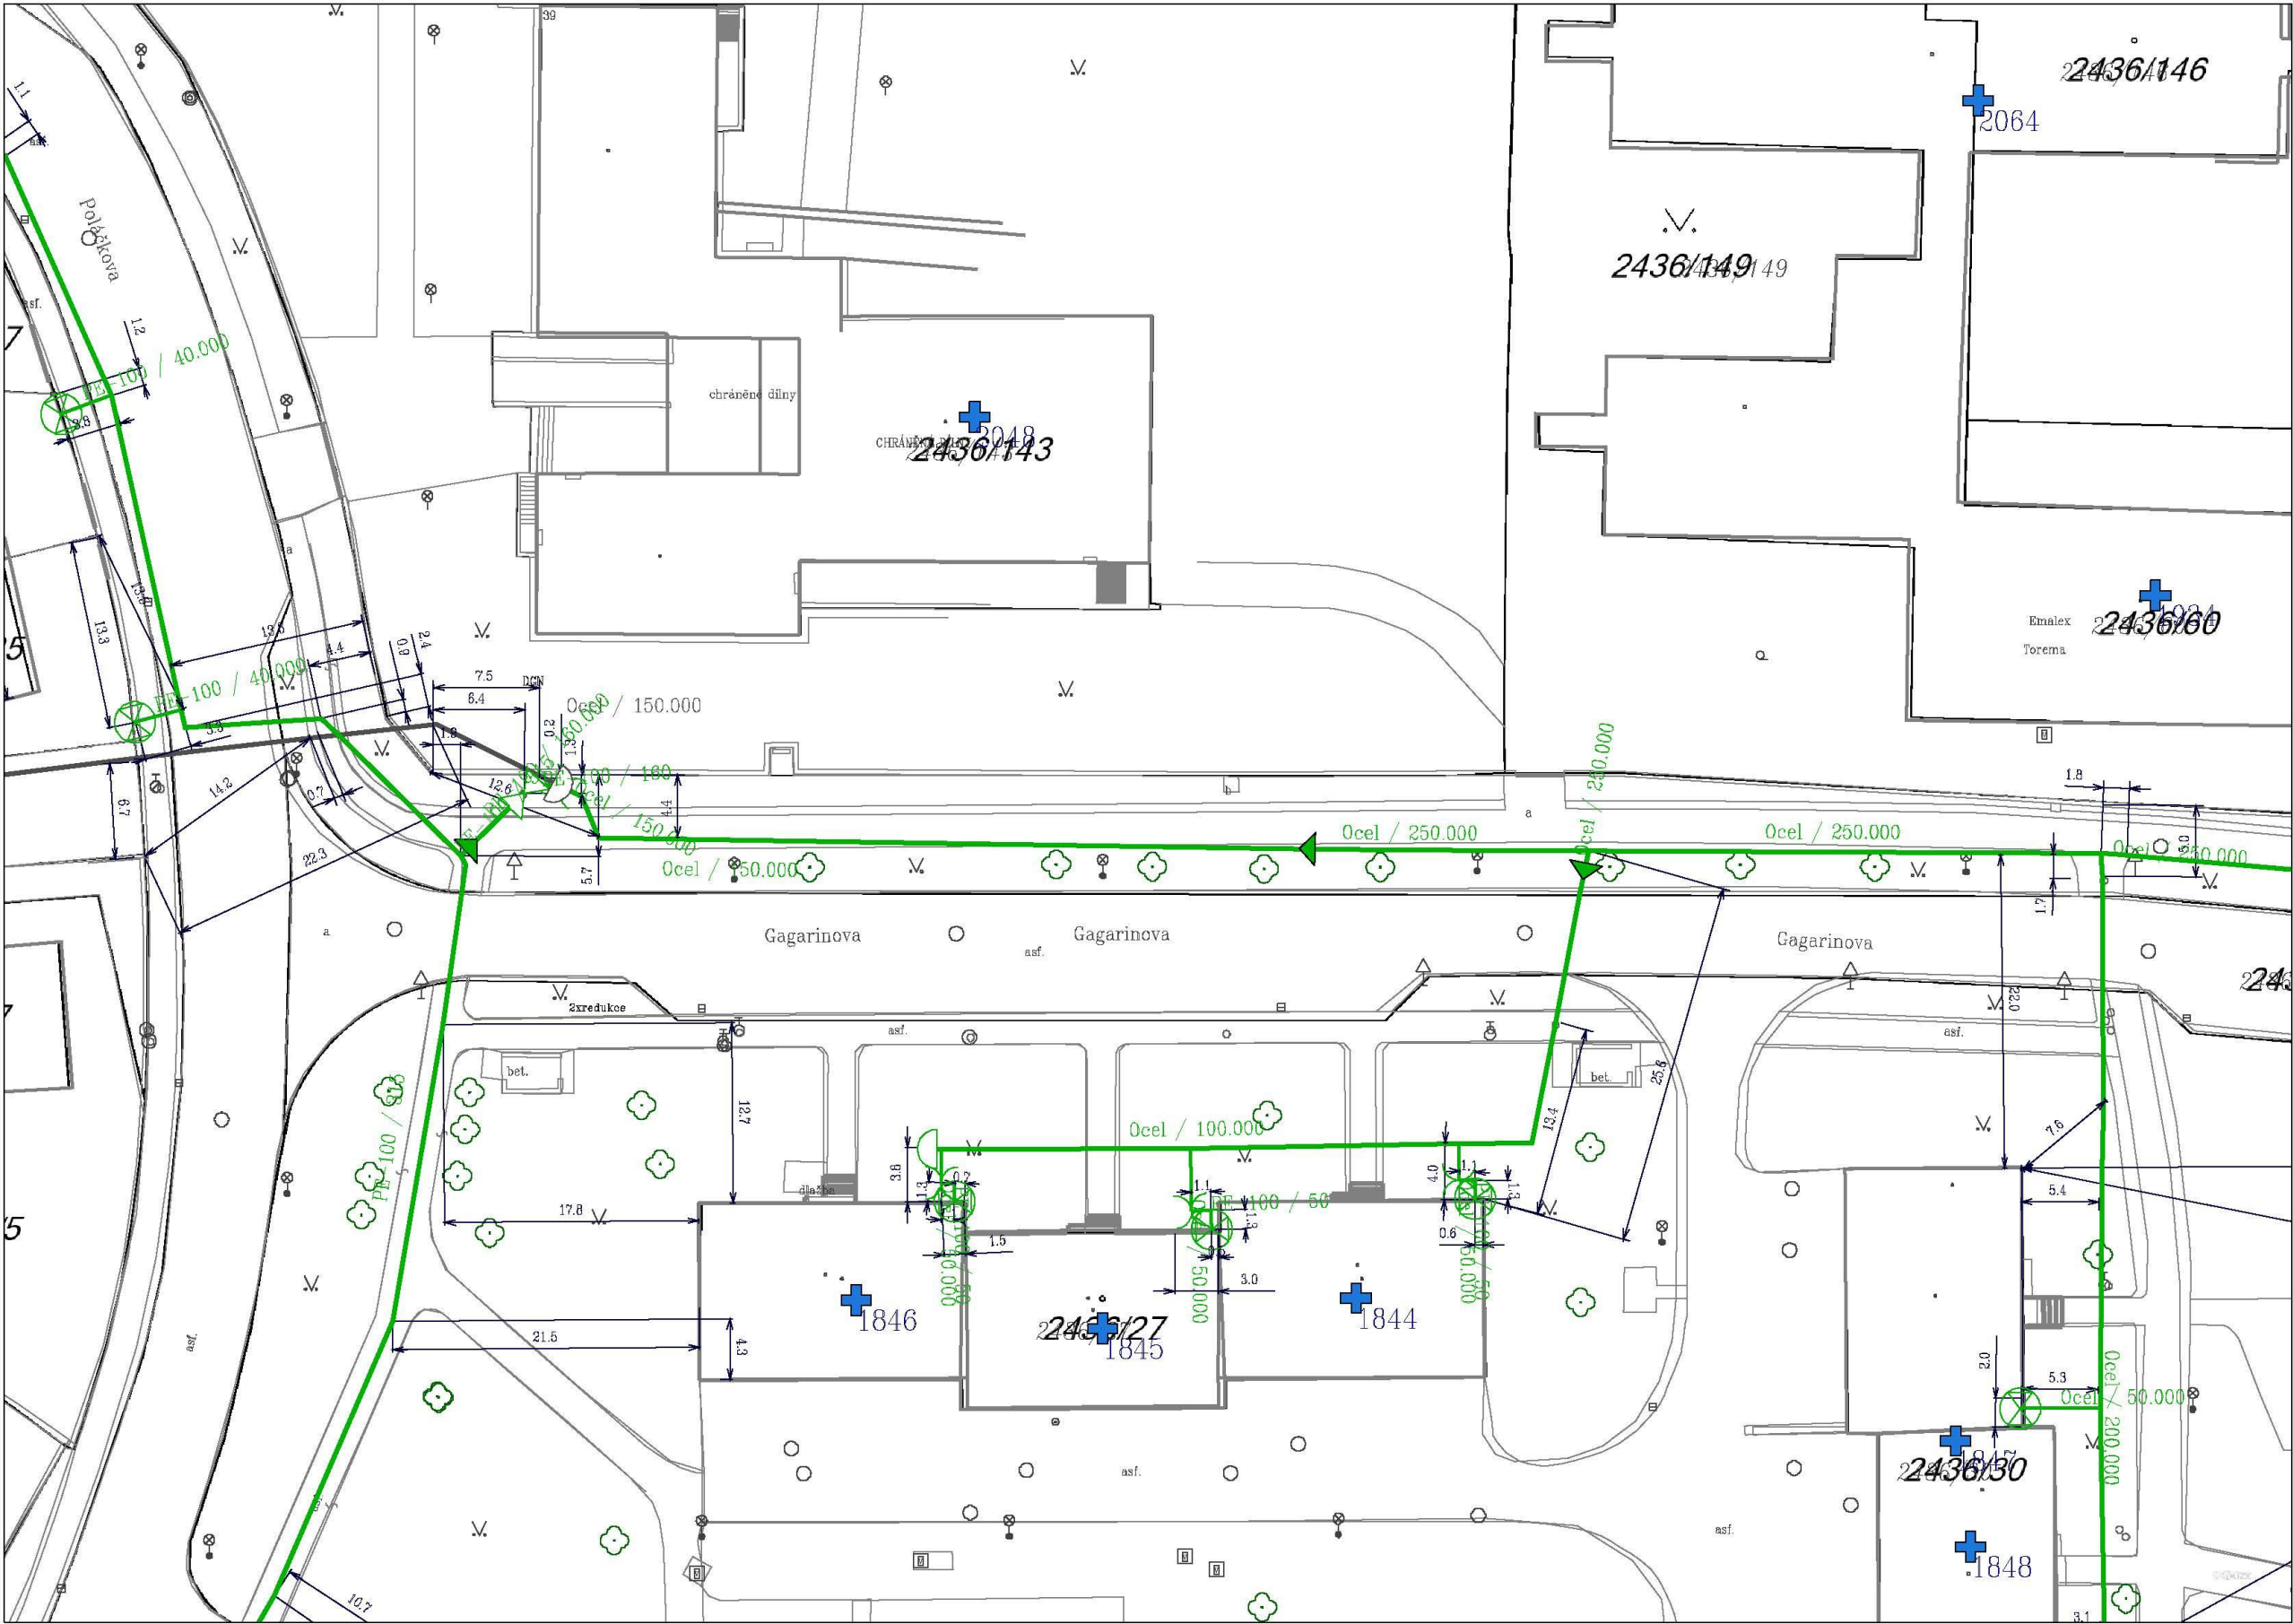

Legenda:

linie plynovodu	
	NTL
	STL
	VTL
	WTL
	nefunkční
	výstavba
	regulační stanice
	ochranné zařízení
	kabel
	elektropřípojka
	kabel protikoroziní ochrany
	anodové uzemnění
	stanice katodové ochrany

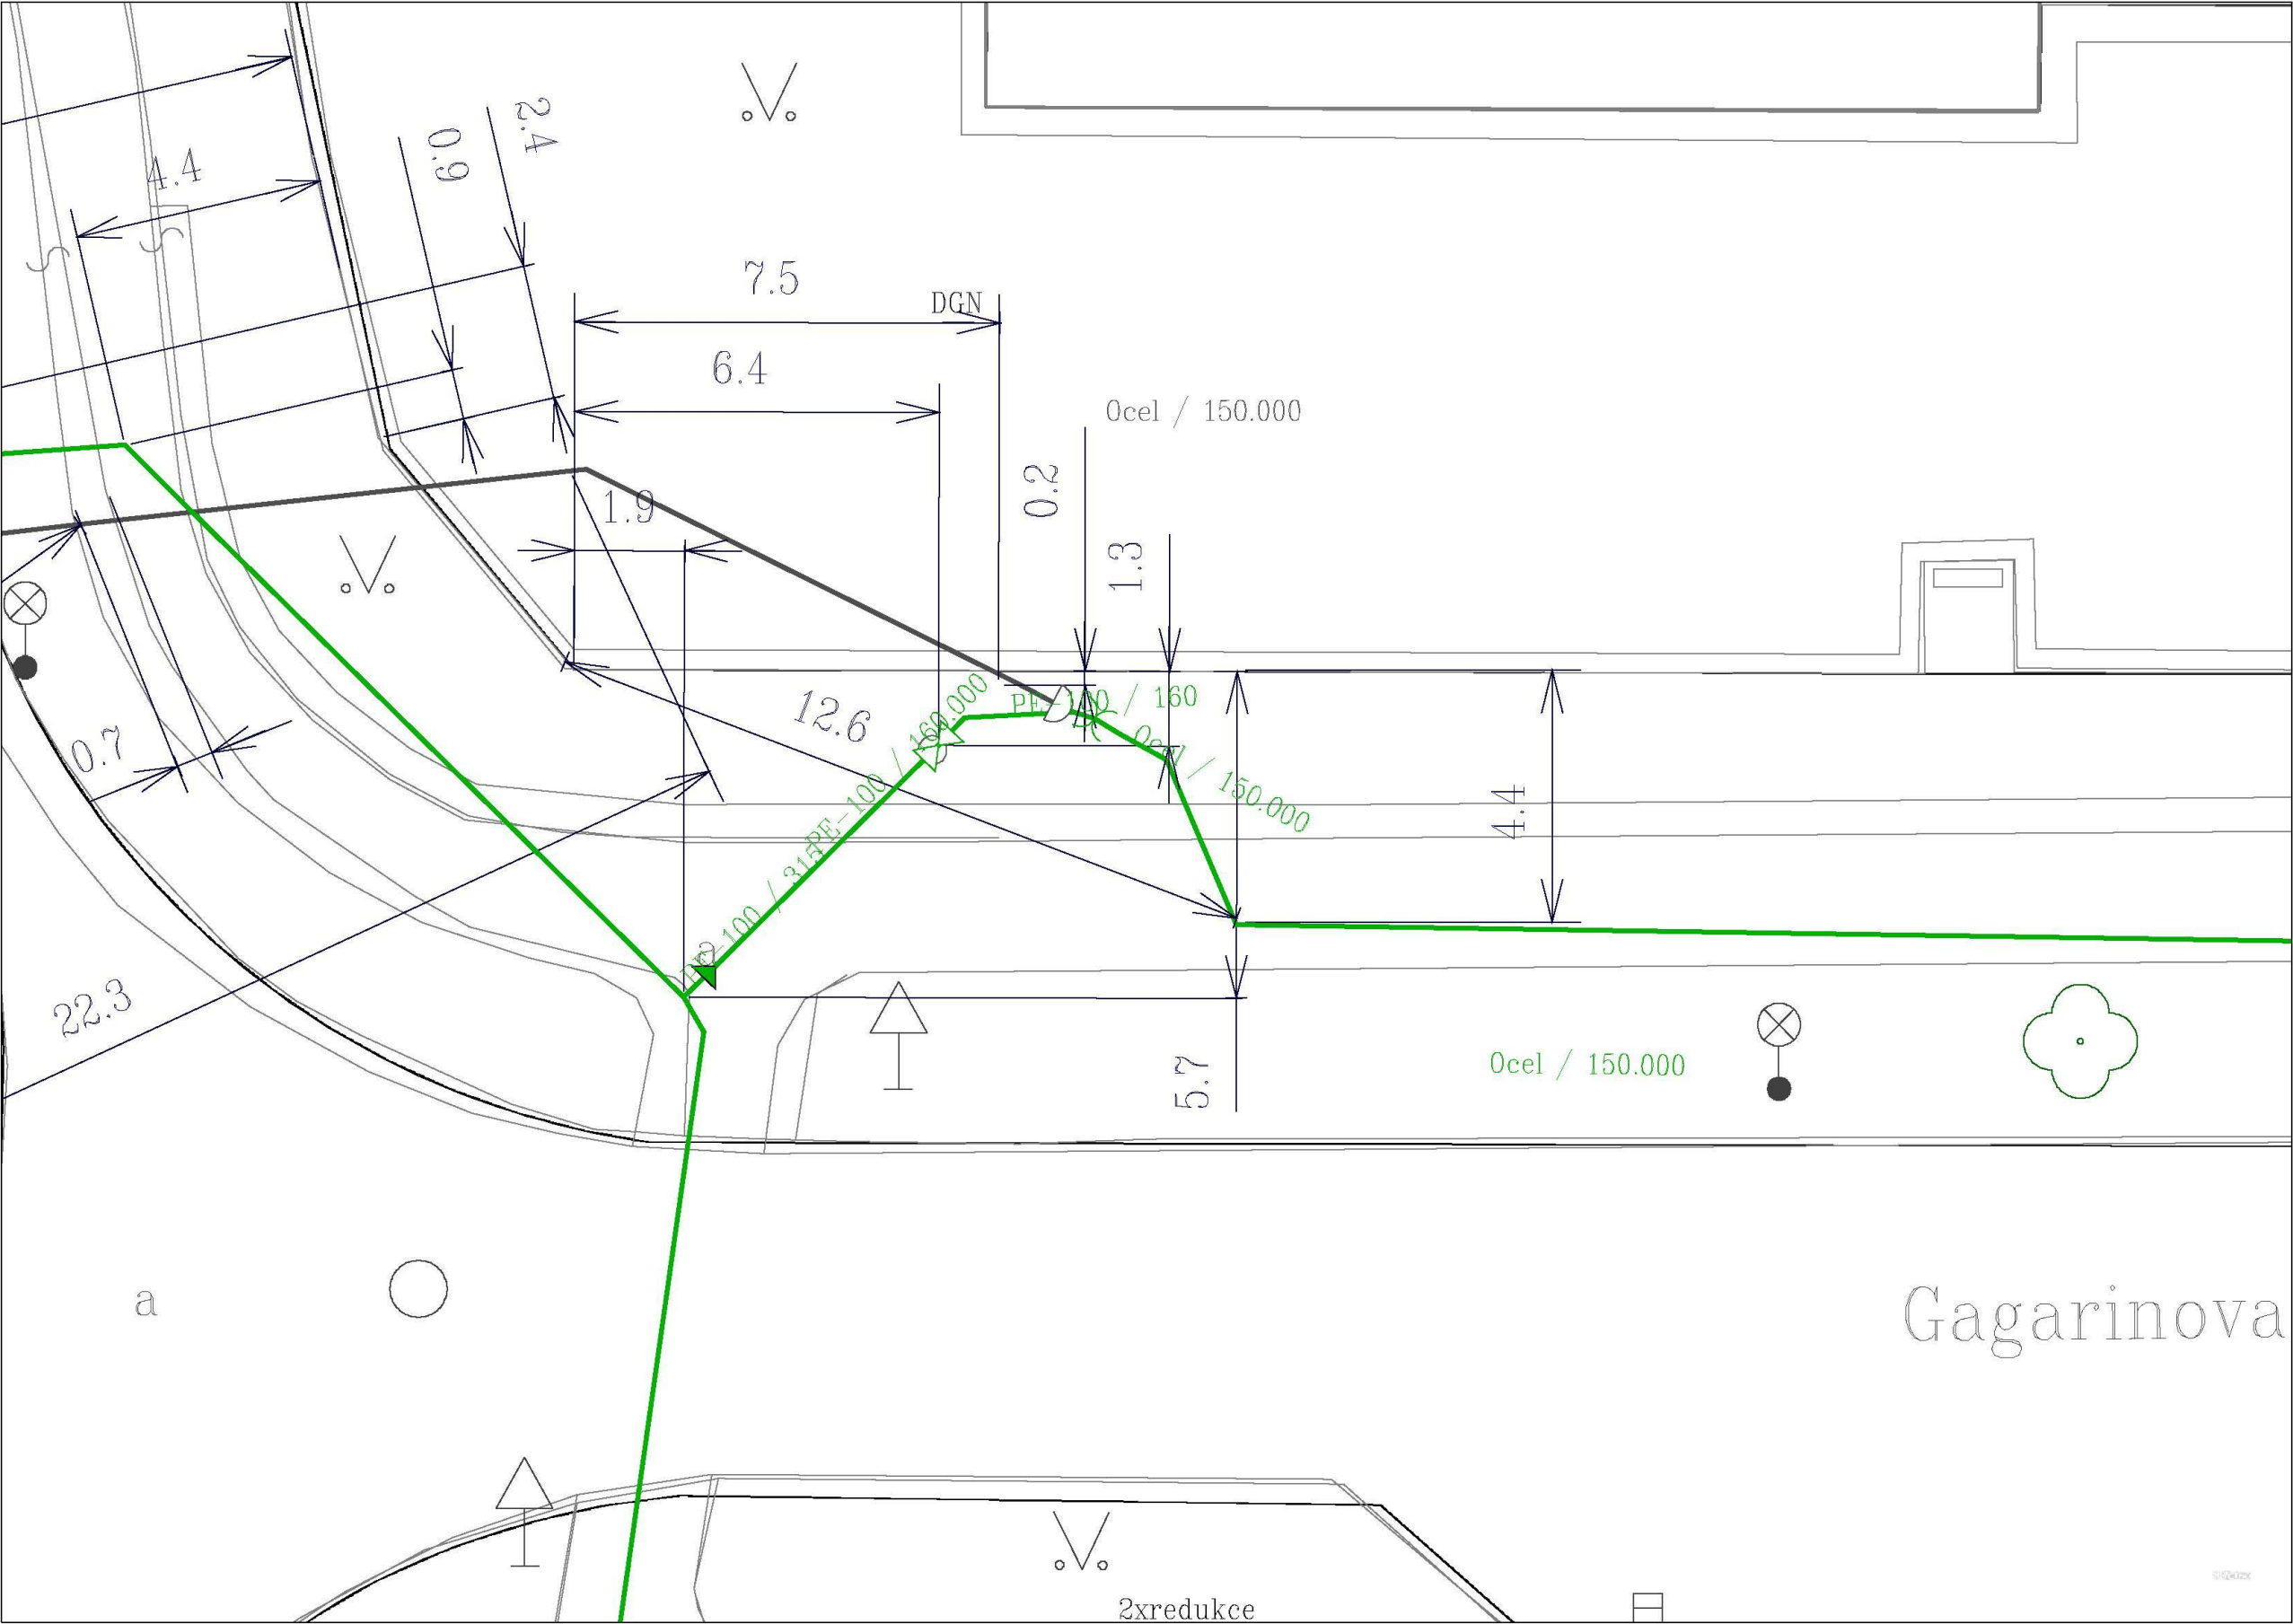


Legenda:

linie plynovodu	
NTL	
STL	
VTL	
WTL	
nefunkční	
výstavba	
regulační stanice	
ochranné zařízení	
kabel	
elektropřípojka	
kabel protikoroziční ochrany	
anodové uzemnění	
stanice katodové ochrany	

Provozovatel DS: GasNet, s.r.o.; Stavebník: Město Sokolov, Rokycanova 1929, 35601 Sokolov. K.ú.: Sokolov.



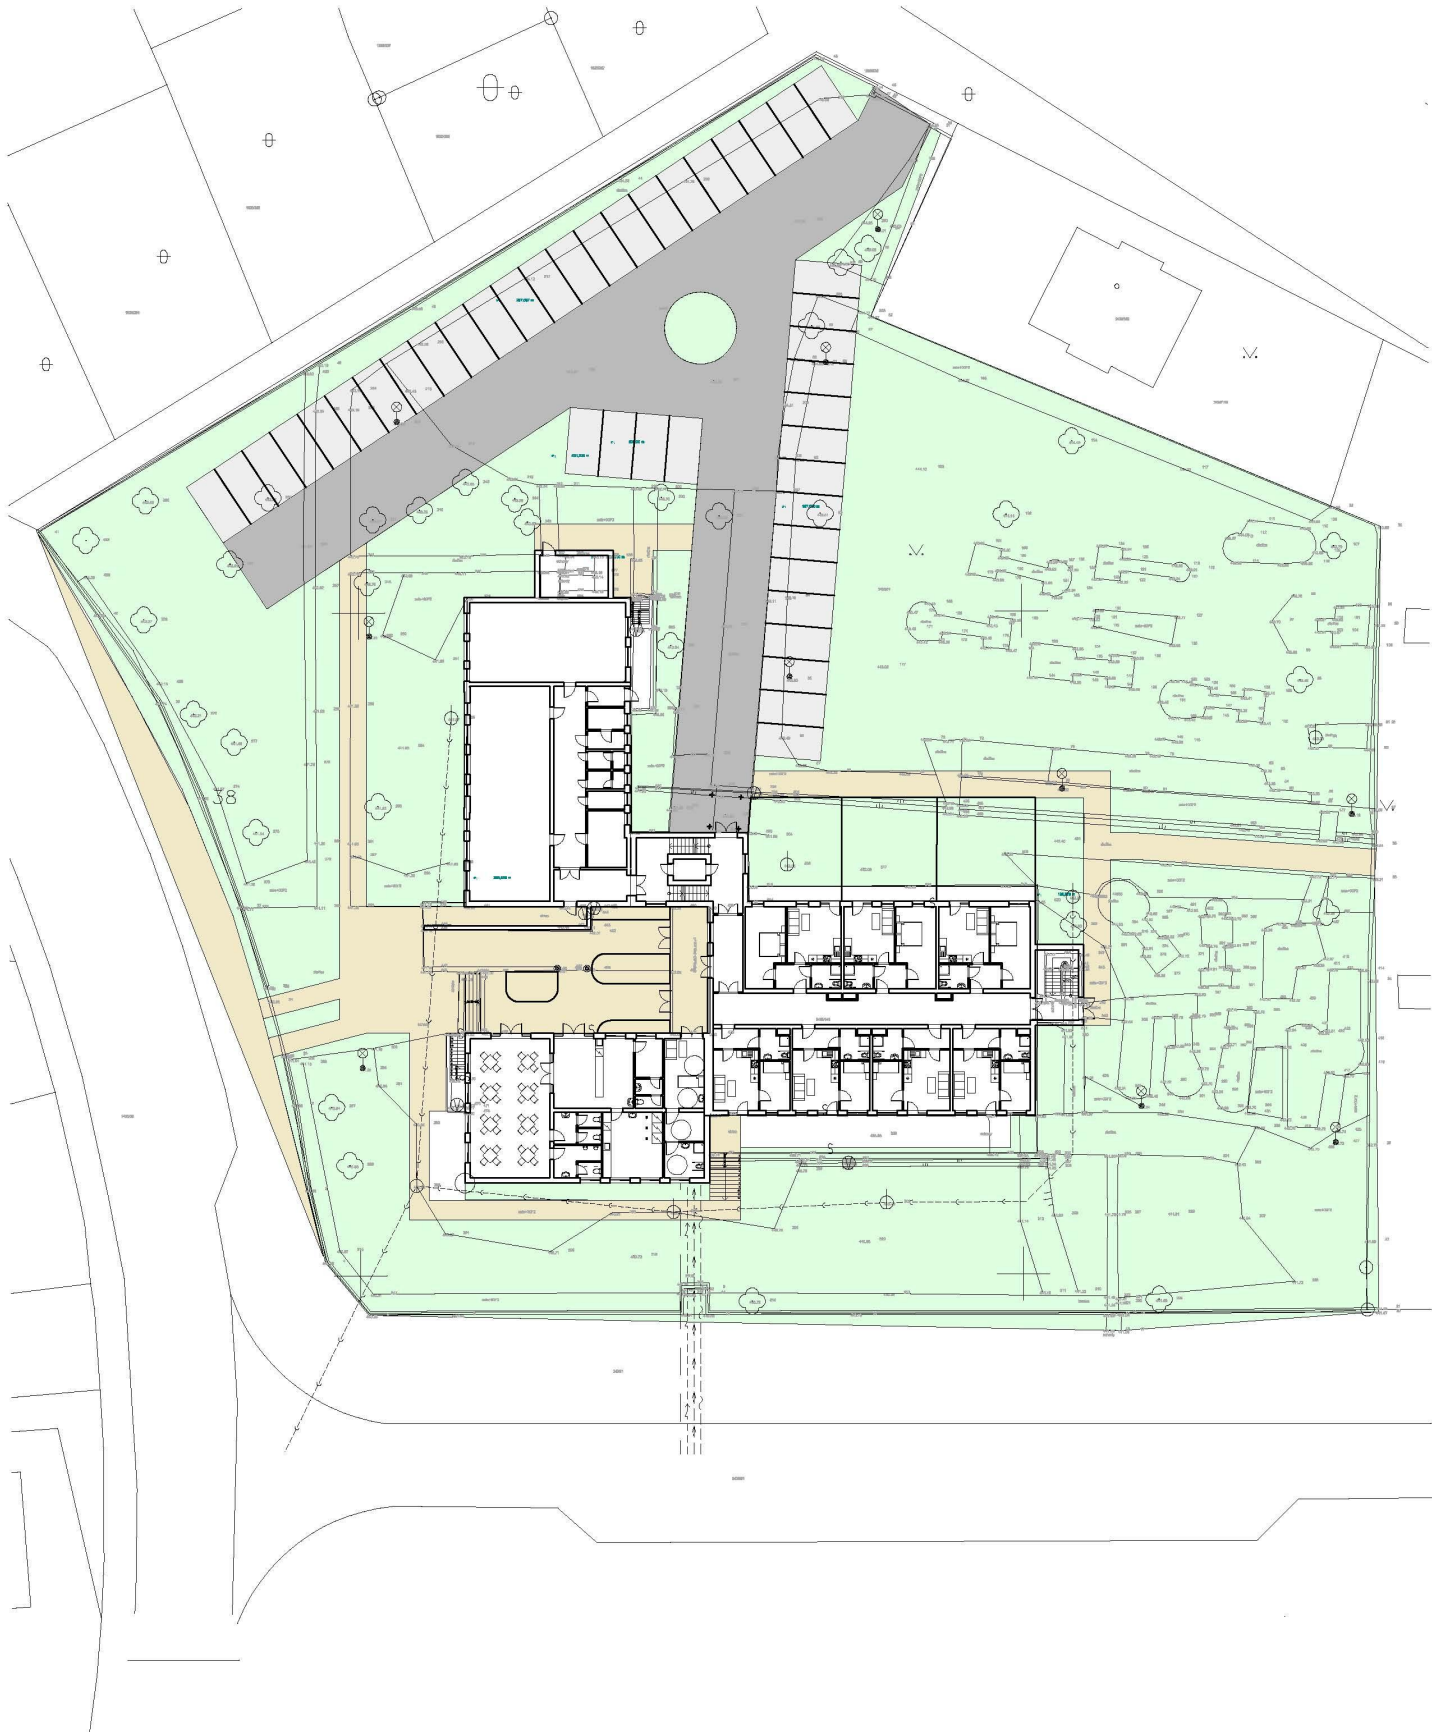

LEGENDA

- VODOVODNÍ PŘÍPOJKA
- ELEKTRICKÁ PŘÍPOJKA
- VENKOVNÍ OSVĚTLENÍ
- KANALIZACE STÁVAJÍCÍ
- KANALIZACE VENKOVNÍ NOVÁ
- DÁLKOVÉ VEDENÍ UT
- SÍŤE EL. KOM. — TELEFONICA

- STÁVAJÍCÍ OBJEKTY
- ASFALTOVÁ KOMUNIKACE
- BETONOVÁ DLAŽBA PARK. STÁNÍ
- BETONOVÁ DLAŽBA CHODNÍKY
- ZATRAVNĚNÍ



ING. ARCH. VÁCLAV Z Ů N A

OBJEDNATEL:

Město Sokolov

ADRESA:

Rokycanova 1929
356 01 Sokolov

ARCHITEKT:

ING. ARCH. V. ZŮNA

ADRESA:

Nemocniční 49, 352 01 Aš
TEL.: 608 740 212
Email: AVZ@EMAIL.CZ

SPOLUPRÁCE:

ING. P. ZÍTEK

ADRESA:

MÍSTO STAVBY:

Sokolov



NÁZEV AKCE:

Stavební úpravy objektu
Chráněná dílna - Sokolov
Gagarinova 2048

NÁZEV DÍLA:

Situace

MĚŘÍTKO:

1:500

DATUM:

III/17

ČÁST:

D1.1.01

STUPEŇ:

DSP

Č.PARÉ:

Č.PŘÍLOHY: