
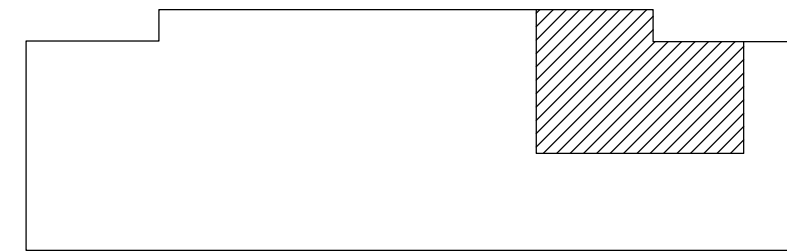
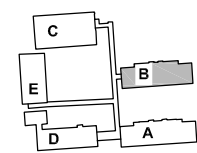


objekt "B" - I.stupeň - PŮDORYS 2.NP  
měřítko 1:50

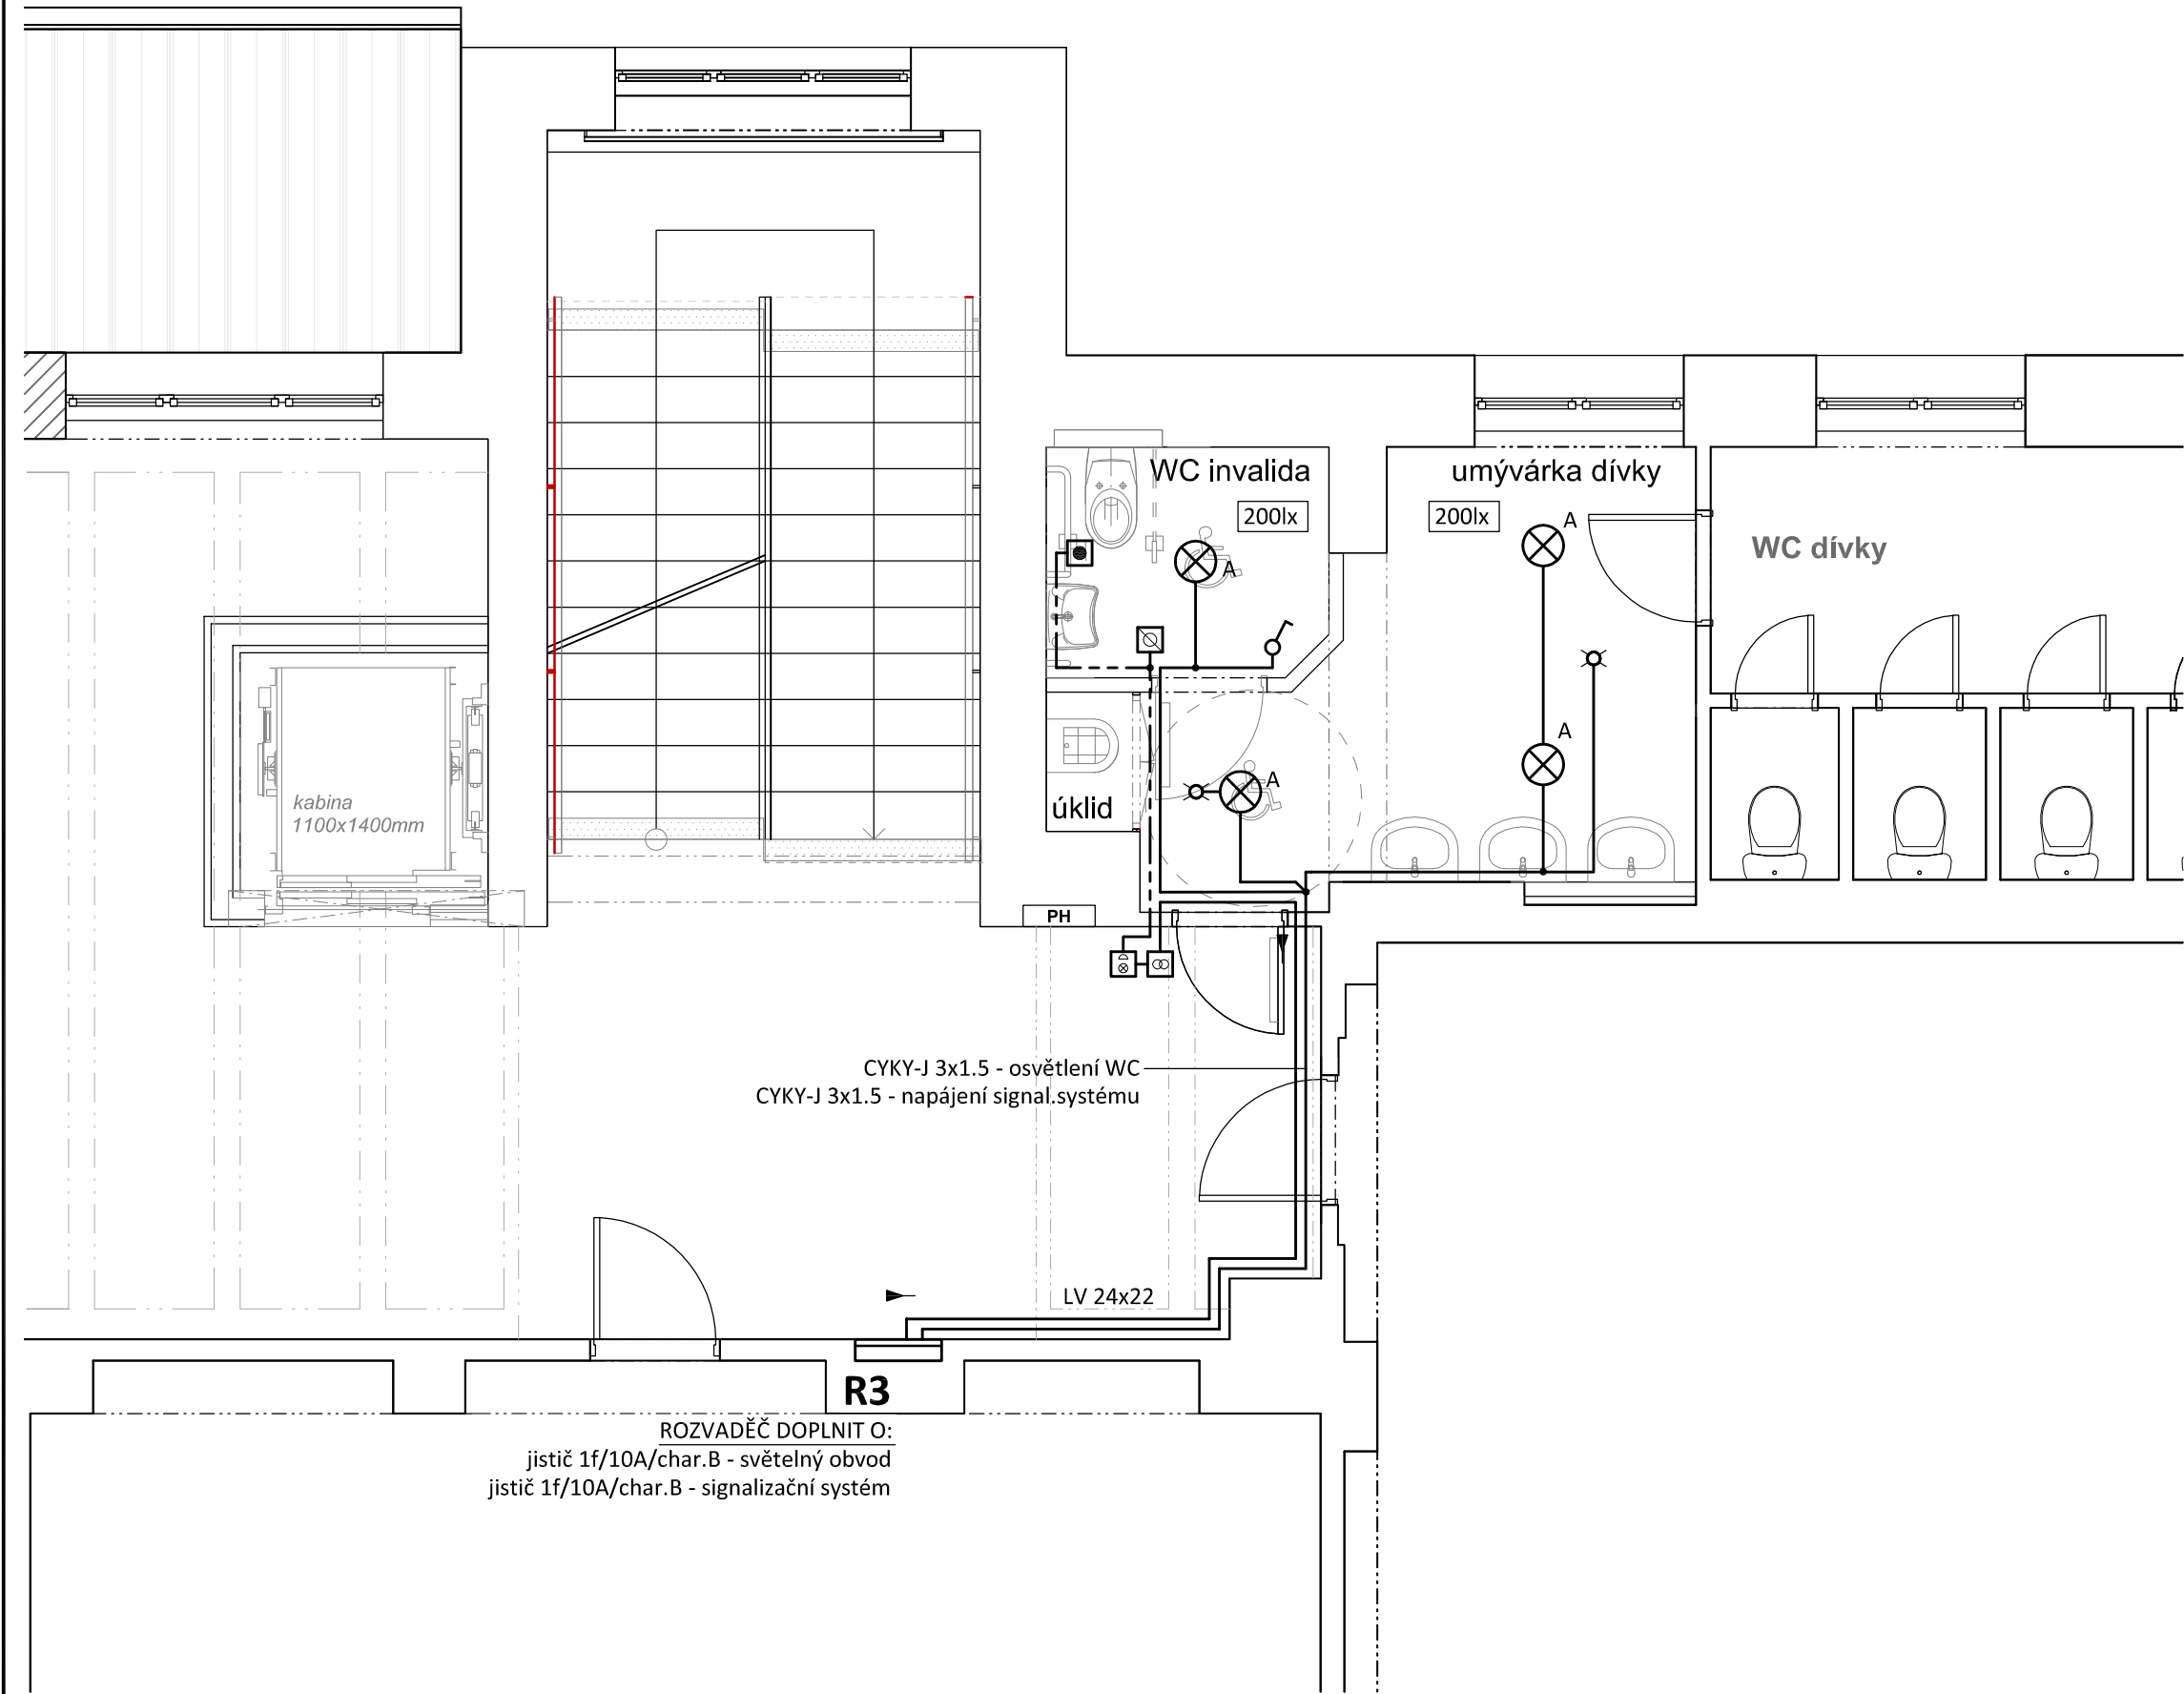

SIGNALIZAČNÍ SYSTÉM:

Signalizační systém fy ABB - sada obj.č. 3280B-C10001 B

- Transformátor FLM 1000, 230V/15V, 2VA
- Kontrolní modul s alarmem FEH 2001
- Signální tahové tlačítko FAP 3002
- Resetovací tlačítko FAP 2001


LEGENDA:

- Světelný obvod - CYKY-J 3x1.5
- Signalizační systém - J-Y(St)Y 4x2x0,8
- Infrapasivní pohybový spínač, 360°, IP20
- Jednopolový spínač pod omítku, řaz.1, 10A/250V, IP20
- A - nástěnné přisazené kruhové LED svítidlo, 28W/2600lm, IP20 (např. Modus, SPMP, 2x48 LED, 4000 K, nanoprizmatický kryt PMMA, průměr 370mm, 700mA)
- A - vestavné kruhové LED svítidlo, 28W/2600lm, IP20 (např. Modus, SPMN, 2x48 LED, 4000 K, nanoprizmatický kryt PMMA, průměr 370mm, 700mA)

POZNÁMKA:

Napěťová soustava:  
3+NPE stř. 50Hz, 230/400V, TN-C-S

Ochrana před nebezpečným dotykem neživých částí  
dle ČSN 33 20000-4-41 ed. 2:  
při poruše - automatickým odpojením

Zodpovědný projektant:		HIP			PROJEKTANT AKCE:	
Klimešová Miroslava		Ing.Arch.Pavel Petrák				
Kraj:	karlovarský	SÚ:	Sokolov	M. Klimešová - 3D PROJEKT Úvalská 604/2, 360 09 K. Vary IČO: 722 70 179, Tel. 731 409 028		
Investor:	Město Sokolov, Rokycanova 1929 356 01, Sokolov					
Akce:	ZŠ Pionýrů 1614, Sokolov - Bezbariérové zpřístupnění ZŠ Pionýrů 1614, 35601, Sokolov č.parc.874, 873, 872, 78/33, 78/5 k.ú. Sokolov			Formát:	3 A4	Číslo paré:
				Stupeň:	DSP	
				Č. zak.:	E-170134	
				Datum:	06/2017	
Objekt:	D.1.4.2 Elektroinstalace			Měřítko:	1:50	Číslo výkresu:
Název:	objekt "B" - I.stupeň - PŮDORYS 2.NP			D.1.4.2 / 7		