

LEGENDA OBRYSY, HRANICE:

- 1234/5 PODKLAD Z KATASTRÁLNÍ MAPY
- POLOHOPIS – ZAMĚŘENÍ GEODET
- OSA KOMUNIKACE UVNITŘ/MIMO PROJEKT

LEGENDA VEŘEJNÉHO OSVĚTLENÍ:

- LAMPA VO, STÁVAJÍCÍ
- LAMPA VO, VÝŠKA 6 m, DÉLKA VÝLOŽNÍKU 0,5m  
SVÍTIDLO 36,6 W / 16 LED, 700 mA
- NOVÝ KABELOVÝ ROZVOD VO DÉLKY 67,5m,  
KABEL AYKY 4x25mm + ZEMNÍČÍ  
DRÁT FeZn 10 ULOŽENO V CHRÁNIČCE DN63 – KOPOFLEX  
NA P.Č. 2226/1 – 63,25m, P.Č. 1729 – 4.25m


LEGENDA NAVRHOVANÉ KONSTRUKCE, POLOHOPIS:

- OBRUBNÍK SILNIČNÍ – JEDNOVRSTVÝ Z VIBROLIS.  
BETONU, ROZMĚR 1,0/0,25/0,15m
- OBRUBNÍK SILNIČNÍ PŘEJEZDOVÝ – JEDNOVRSTVÝ Z  
VIBROLISOVANÉHO BETONU, ROZMĚR 1,0/0,15/0,15m
- OPĚRNÁ ZEĎ ÚHLOVÁ ROZMĚR 0,6–1/0,1/0,6m
- OBRUBNÍK CHODNÍKOVÝ – JEDNOVRSTVÝ Z VIBROLIS.  
BETONU, ROZMĚR 1,0/0,25/0,08 m
- ASFALTOVÝ POVRCH– ACO (ŽIVIČNÝ KRYT)  
OPRAVA PŮV. ASFALT. CHODNÍKU
- ASFALTOVÝ POVRCH– ACO (ŽIVIČNÝ KRYT)  
NOVÉ ASFALTOVÉ VOZOVKY, CHODNÍKY
- BETONOVÁ ZATRAVŇOVACÍ DLAŽBA PARKOVIŠTĚ–STÁNÍ  
BARVA:–přírodní  
–V10b:–karamelová
- RELIÉFNÍ DLAŽBA:  
POVRCH – ZÁMKOVÁ BETONOVÁ DLAŽBA,  
TŘÍDA BETONU XF4
- VODOROVNÉ DOPRAVNÍ ZNAČENÍ  
–provedení z dlažby odlišné barvy

LEGENDA STÁVAJÍCÍCH INŽENÝRSKÝCH SÍTÍ:

- SDĚLOVACÍ KABELY CETIN
- PODZEMNÍ VEDENÍ NN DO 1 kV–ČEZ Distribuce  
OP 1m od krajního vodiče po obou stranách
- PODZEMNÍ VEDENÍ VN DO 35 kV–ČEZ Distribuce  
OP 1m od krajního vodiče po obou stranách
- CHRÁNIČKA PODZEMNÍHO VEDENÍ VN DO 35kV  
ZPŮSOB OCHRANY URČÍ VLASTNÍK SÍTĚ
- PLYNOVOD NTL, GRIDSERVICES
- PLYNOVOD NEFUNKČNÍ, GRIDSERVICES
- SDĚLOVACÍ KABELY VODAFONE
- KANALIZACE JEDNOTNÁ  
–VODOHOSPODÁŘSKÁ SPOLEČNOST SOKOLOV s.r.o.
- VODOVODNÍ ŘAD  
–VODOHOSPODÁŘSKÁ SPOLEČNOST SOKOLOV s.r.o.

Pozn.: zakres inženýrských sítí je orientační a s mírou přesnosti kterou poskytl jejich provozovatel. Před zahájením stavebních prací je zhotovitel povinen nechat si provést přesné vytyčení přímo na stavbě.

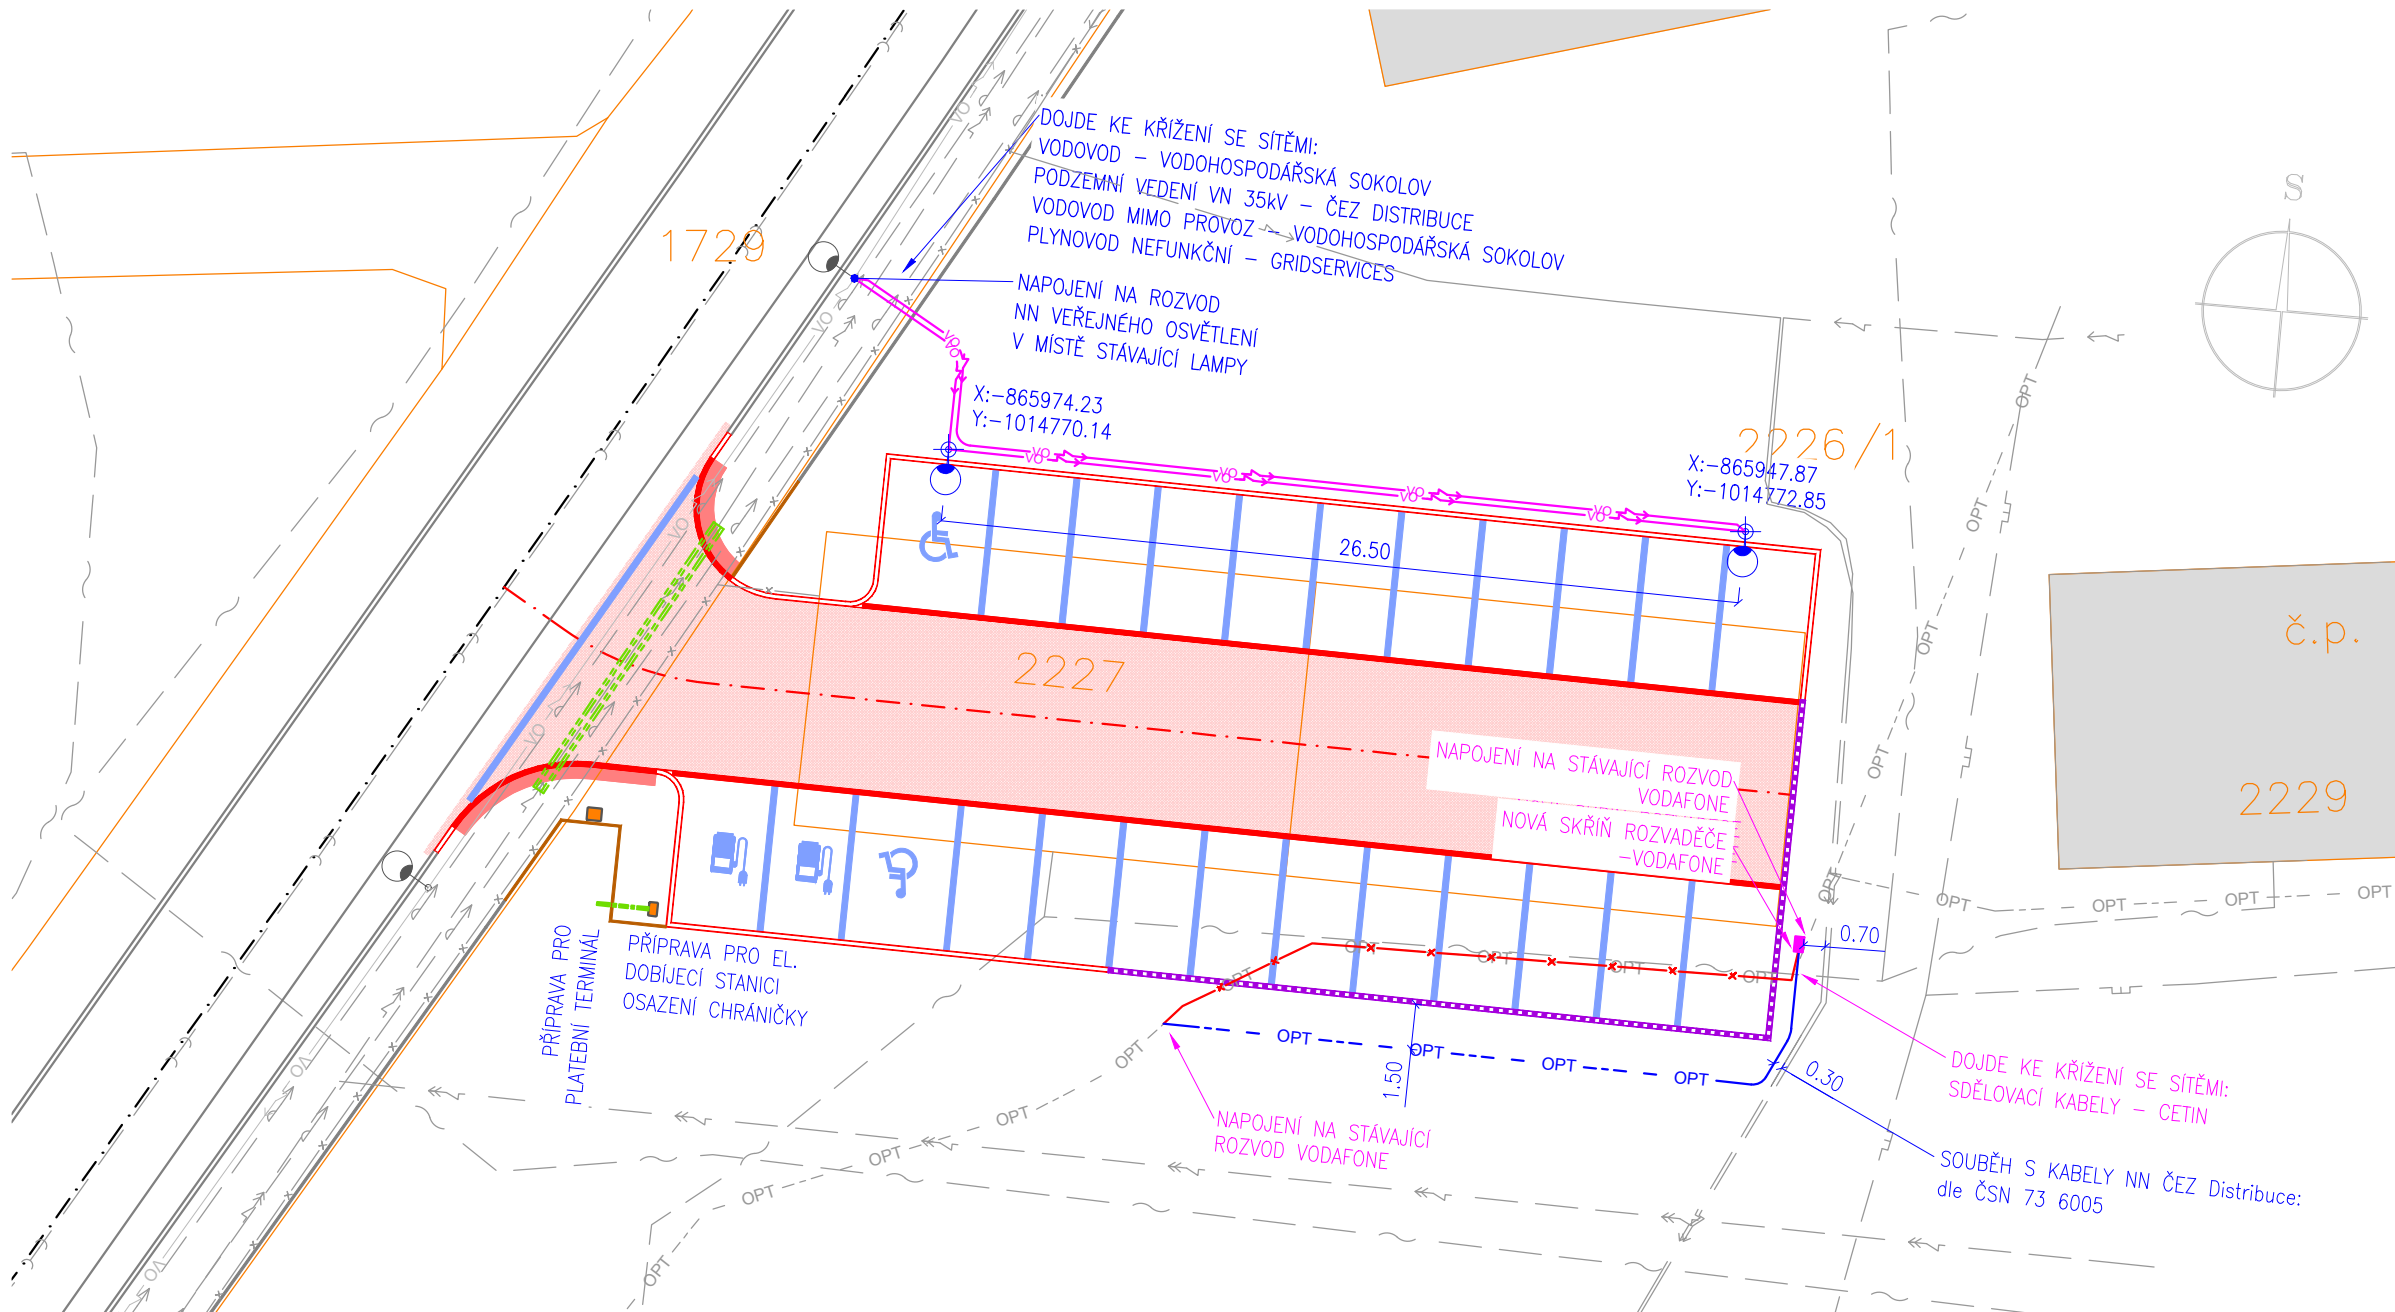

SPOLČNOST  
MESSOR s.r.o., JANA ŠVERMY 11, 432 01 KADAŇ  
IČ:287 38 217,DIČ:CZ28738217  
SPOLČNOST ZAPSANÁ U KRAJSKÉHO SOUDU V ÚSTÍ NAD LABEM ODOL C, VLOŽKA 29648  
mob.: 607 604 304, e-mail: info@messor.cz, web: http://www.messor.cz  
PROJEKTY DOPRAVNÍCH A INŽENÝRSKÝCH STAVEB, TECHNICKÉ DOZORY, INŽENÝRSKÁ ČINNOST



RAZÍTKO: PŘÍK:

ZMĚNA: (VE FORMÁTU ČÍSLO, DATUM, POPIS)

1.

NÁZEV STAVBY:  
VYBUDOVÁNÍ PARKOVIŠTĚ  
V UL. HEYROVSKÉHO,  
SOKOLOV  
k.ú. SOKOLOV /752223/

ZODPOVĚDNÝ PROJEKTANT:  
LIBOR SLAVÍK

PROJEKTANT:  
VLADIMÍR ČECHURA

AUTORIZACE: AUTORIZOVANÝ TECHNIK PRO TECHNIKU PROSTŘEDÍ STAVEB  
SPECIALIZACE ELEKTROTECHNICKÁ ZAŘÍZENÍ  
ČÍSLO AUTORIZACE: 04 01 956

PROFESE:  
DOPRAVNÍ STAVBA

ČÍSLO ZAKÁZKY:  
20042

DATUM:  
05/2022

STUPEŇ PROJEKTOVÉ DOKUMENTACE:  
SPOLEČNÉ POVOLENÍ DUR\_DSP\_DPS (příloha 11 k vyhlášce č.499/2006Sb)

INVESTOR:  
MĚSTO SOKOLOV  
ROKÝCANOVA 1929  
356 01 SOKOLOV  
IČ:00259586

OBJEKT:  
SO400 KABELOVÁ TRASA NN A STOŽÁRY VO  
KÓTOVÁNÍ V:  
m

MĚŘÍTKO:  
1:250

FORMÁT:  
2x44

NÁZEV VÝKRESU:  
SITUACE VEŘEJNÉHO  
OSVĚTLENÍ A PŘELOŽKY  
VODAFONE  
SO400 ELEKTRO A SDĚLOVACÍ KABELY

ČÍSLO VÝKRESU:  
D.1.4.2.  
a)