
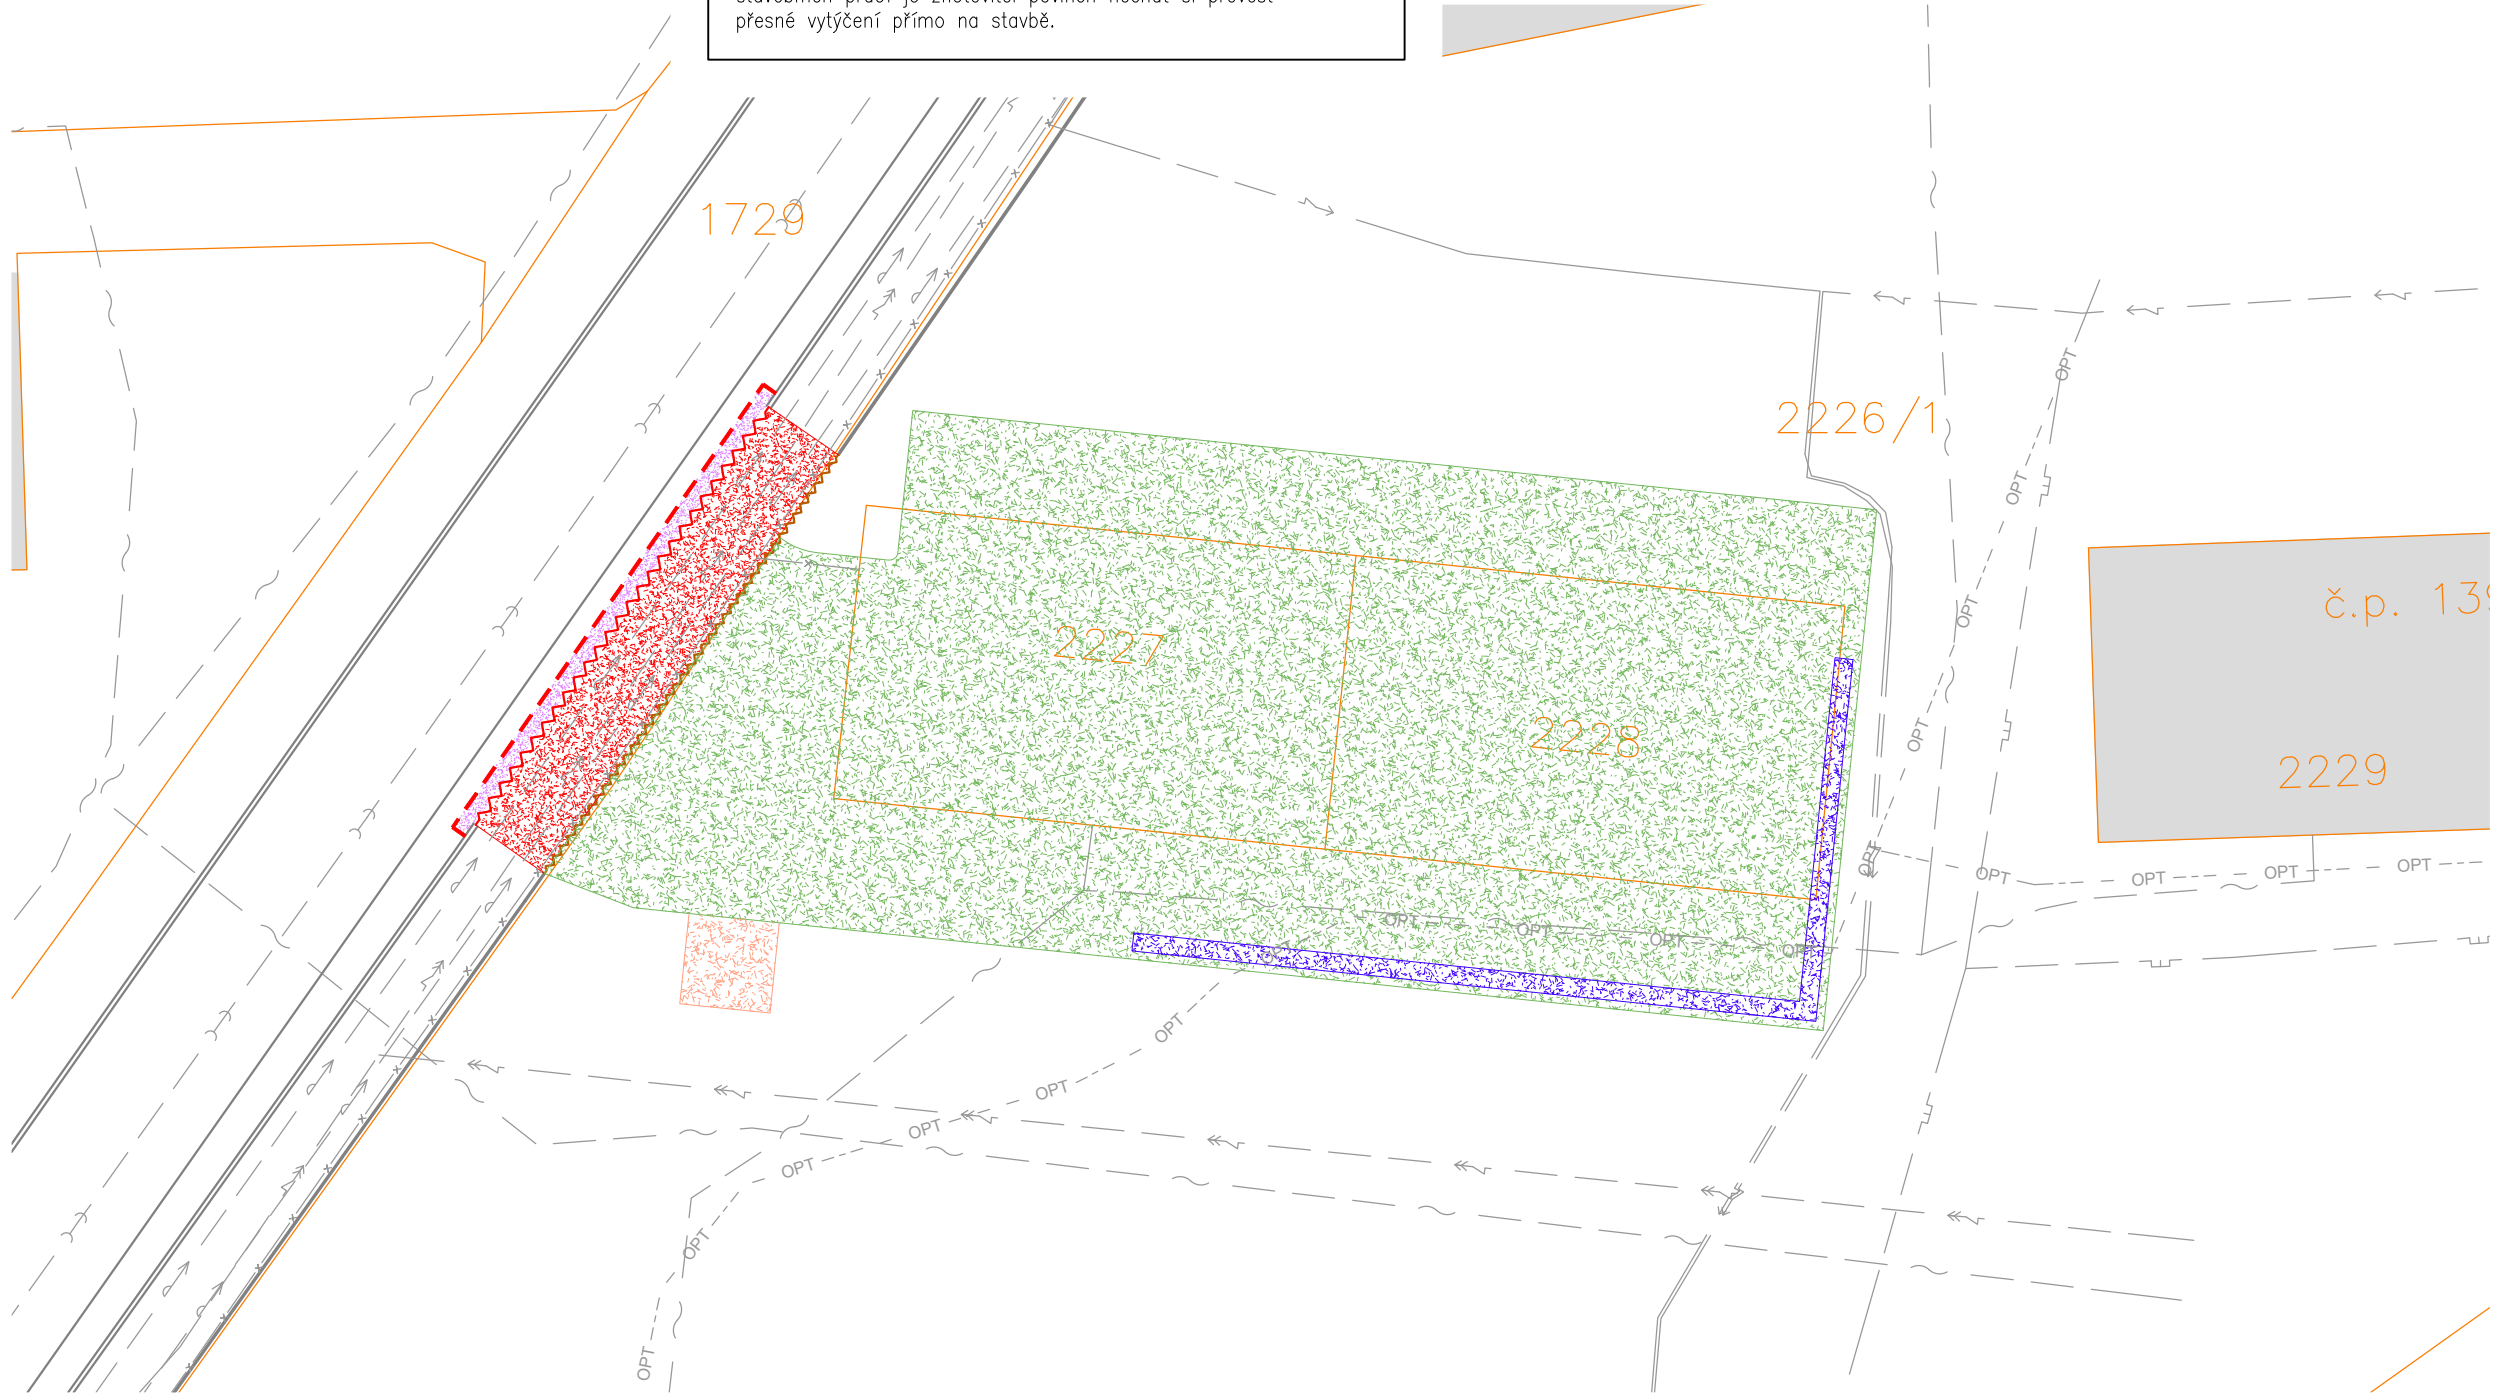


LEGENDA OBRYSY, HRANICE:	
	1234/5 PODKLAD Z KATASTRÁLNÍ MAPY
	POLOHOPIS – ZAMĚŘENÍ GEODET
	OSA KOMUNIKACE UVNITŘ/MIMO PROJEKT

LEGENDA STÁVAJÍCÍCH INŽENÝRSKÝCH SÍTÍ:	
	SDĚLOVACÍ KABELY CETIN
	PODZEMNÍ VEDENÍ NN DO 1 kV–ČEZ Distribuce OP 1m od krajního vodiče po obou stranách
	PODZEMNÍ VEDENÍ VN DO 35 kV–ČEZ Distribuce OP 1m od krajního vodiče po obou stranách
	CHRÁNIČKA PODZEMNÍHO VEDENÍ VN DO 35kV ZPŮSOB OCHRANY URČÍ VLASTNÍK SÍTĚ
	PLYNOVOD NTL, GRIDSERVICES
	PLYNOVOD NEFUNKČNÍ, GRIDSERVICES
	SDĚLOVACÍ KABELY VODAFONE
	KANALIZACE JEDNOTNÁ –VODOHOSPODAŘSKÁ SPOLEČNOST SOKOLOV s.r.o.
	VODOVODNÍ ŘAD –VODOHOSPODAŘSKÁ SPOLEČNOST SOKOLOV s.r.o.

Pozn.: zákres inženýrských sítí je orientační a s mírou přesnosti kterou poskytl jejich provozovatel. Před zahájením stavebních prací je zhotovitel povinen nechat si provést přesné vytyčení přímo na stavbě.

LEGENDA BOURACÍ PRÁCE:	
	ŘEZÁNÍ ŽIVIČNÉHO KRYTU, ZAROVNÁNÍ STYČNÉ SPÁRY
	BOURÁNÍ SILNIČNÍCH OBRUBNÍKŮ
	BOURÁNÍ CHODNÍKOVÝCH OBRUBNÍKŮ
	BOURÁNÍ ASFALTOVÝCH VRSTEV KOMUNIKACE
	ODSTRANĚNÍ ASFALTOVÝCH VRSTEV TL. DO 11cm, VČETNĚ PODKLADNÍCH VRSTEV BETONOVÝCH A ŠTĚRKOVÝCH A ODKOPÁVKY PRO VOZOVKY: 42cm
	SEJMUTÍ ORNICE, PROVEDENÍ ODKOPÁVKY NA ÚROVEŇ PLÁNĚ CELKEM 42cm PRO VOZOVKU/PARKOVIŠTĚ, 25cm PRO CHODNÍK
	HLOUBENÍ JAM PRO OPĚRNOU ZEď DO HLOUBKY 60cm
	HLOUBENÍ JAMY PRO ZASAKOVACÍ DRÉN 2x2x2m

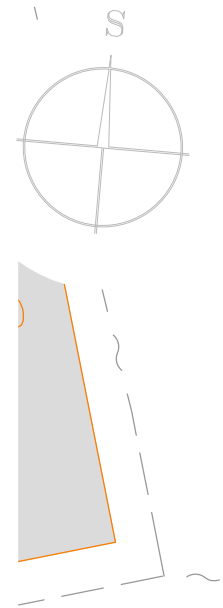

SPOLEČNOST

MESSOR s.r.o., JANA ŠVERMY 11, 432 01 KADAŇ

IČ:287 38 217,DIČ:CZ28738217

SPOLEČNOST ZAPSANÁ U KRAJSKÉHO SOUDU V ÚSTÍ NAD LABEM ODDÍL C, VLOŽKA 29648

mob.: 607 604 304, e-mail: info@messor.cz, webhttp://www.messor.cz

PROJEKTY DOPRAVNÍCH A INŽENÝRSKÝCH STAVEB, TECHNICKÉ DOZORY, INŽENÝRSKÁ ČINNOST

MESSOR

PROJEKČNÍ KANCELÁŘ

RAZÍTKO: 

PARÉ:

ZMĚNA: (VE FORMÁTU ČÍSLO, DATUM, POPIS)

1.

NÁZEV STAVBY:

VYBUDOVÁNÍ PARKOVIŠTĚ

V UL. HEYROVSKÉHO,

SOKOLOV

k.ú. SOKOLOV /752223/

ZODPOVĚDNÝ PROJEKTANT:

Ing. MAREK RAPANT

PROJEKTANT:

VLADIMÍR ČECHURA

AUTORIZACE:

ČESKÁ KOMORA AUTORIZOVANÝCH INŽENÝRŮ A TECHNIKŮ ČINNÝCH VE VÝSTAVBĚ

OBOR: DOPRAVNÍ STAVBY NEKOLEJOVÁ DOPRAVA – ČÍSLO AUTORIZACE: 03 01 522

PROFESE:

DOPRAVNÍ STAVBA

ČÍSLO ZAKÁZKY:

20042

DATUM:

05/2022

STUPEŇ PROJEKTOVÉ DOKUMENTACE:

SPOLEČNÉ POVOLENÍ DUR\_DSP\_DPS (příloha 11 k vyhlášce č.499/2006Sb)

INVESTOR:

MĚSTO SOKOLOV

ROKYCANOVA 1929

356 01 SOKOLOV

IČ:00259586

OBJEKT:

–

KÓTOVÁNO V:

m

MĚŘÍTKO:

1:250

FORMÁT:

2xA4

NÁZEV VÝKRESU:

SITUACE BOURACÍCH PRACÍ

ČÍSLO VÝKRESU:

C.4.b)