


KANALIZACE PŮDORYS ZNP

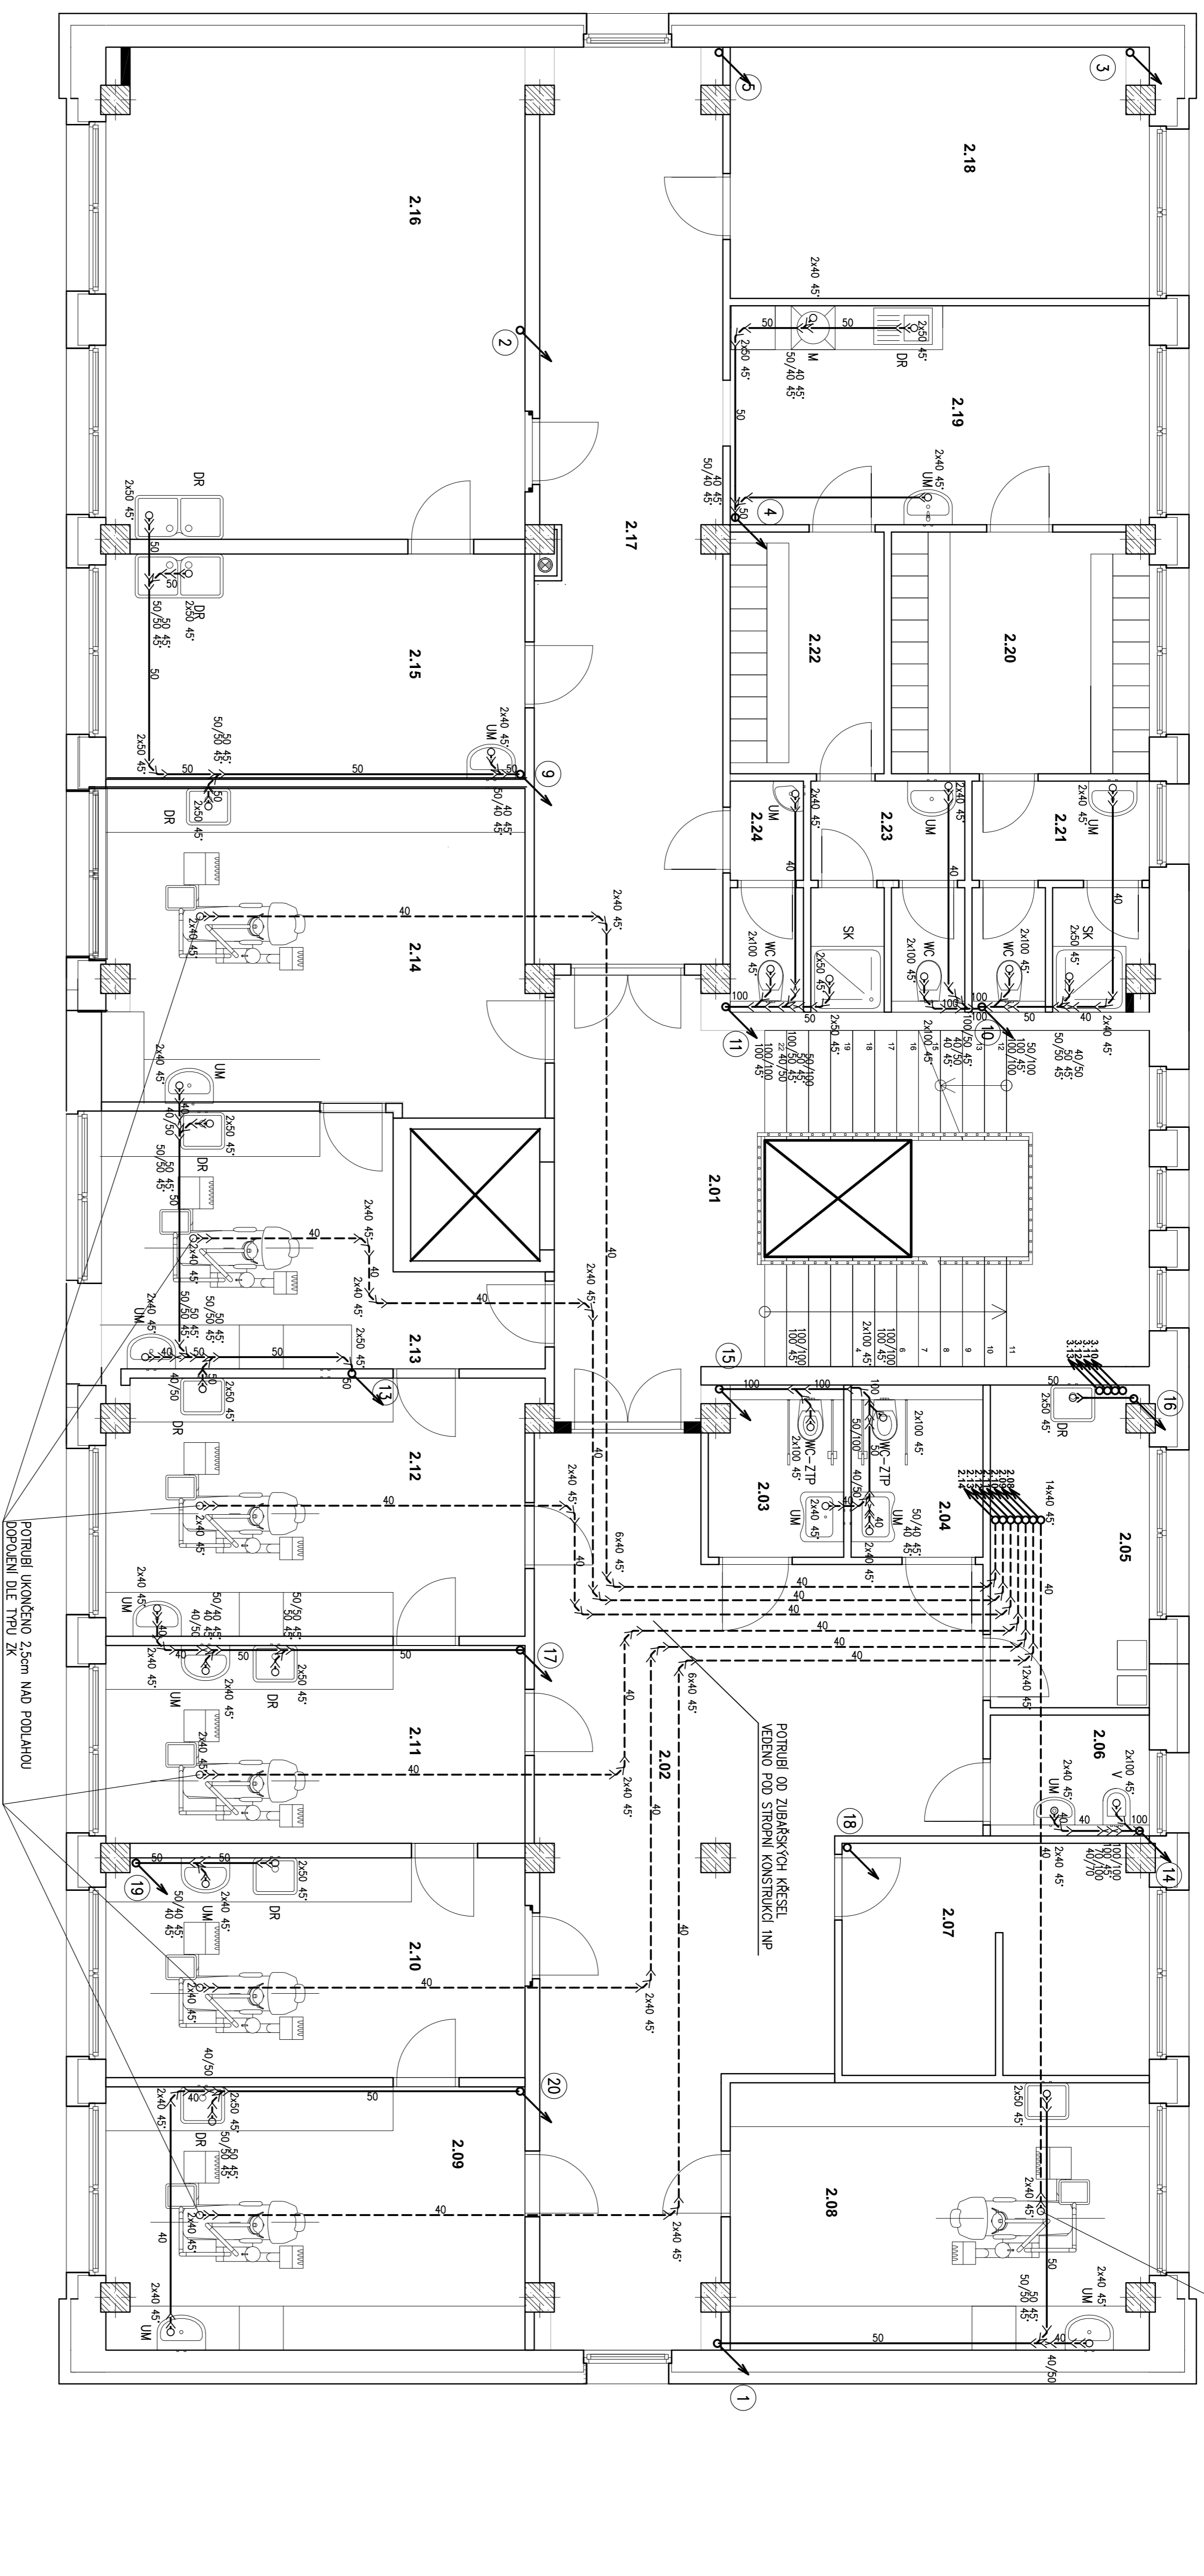

Pozn.: KANALIZAČNÍ POTRUBÍ HT OD ZAŘÍZOVACÍCH PŘEDMĚTŮ DO STOUPAČKY BUDE VEDENÉ POD STŘEŠNÍ KONSTRUKCI. NP BUDE – LI TECHNICKÝ MOŽNÉ POTRUBÍ LZE VÉST V KONSTRUKCI PODLAHY NEBO BUDE ZASEKÁNO DO STĚN

Potrubí		
Označení	Název	Material
-----	Potrubí zřízenci pro odvětrání siln	Hermetika odpadní trubky HT z polypropylenu s červeným označením

Vězeňský projekt :					
Ing. Martin Dědík	Významel : 				
Urbálská 22/5; 356 01 Sokolov	Jiří Kubíček				
ČKAV: 03001936	Odpovědný projektant: Karel Zm.				
KD-0783581	Pavel Stejskal AT				
tel: 775 691 420					
e-mail: dedik@dkpa.cz					
Inventr : Město Sokolov,					
Rokycanova 1929, 356 01 Sokolov					
Smlouo : Slavební úpravu objektu č.p. 1938, Sokolov					
Účastní : ě.parc. 344/22 k.ú. Sokolov	Formát : A1	Datum : 09./2023			
Čest : ŽII	Stupeň : DPS	Název jednání : 04.12.2023			
Obec : Kamolitzce pldřový 2NP	Měřítko : 1:50	Číslo přílohy : D.1.4-a-10			