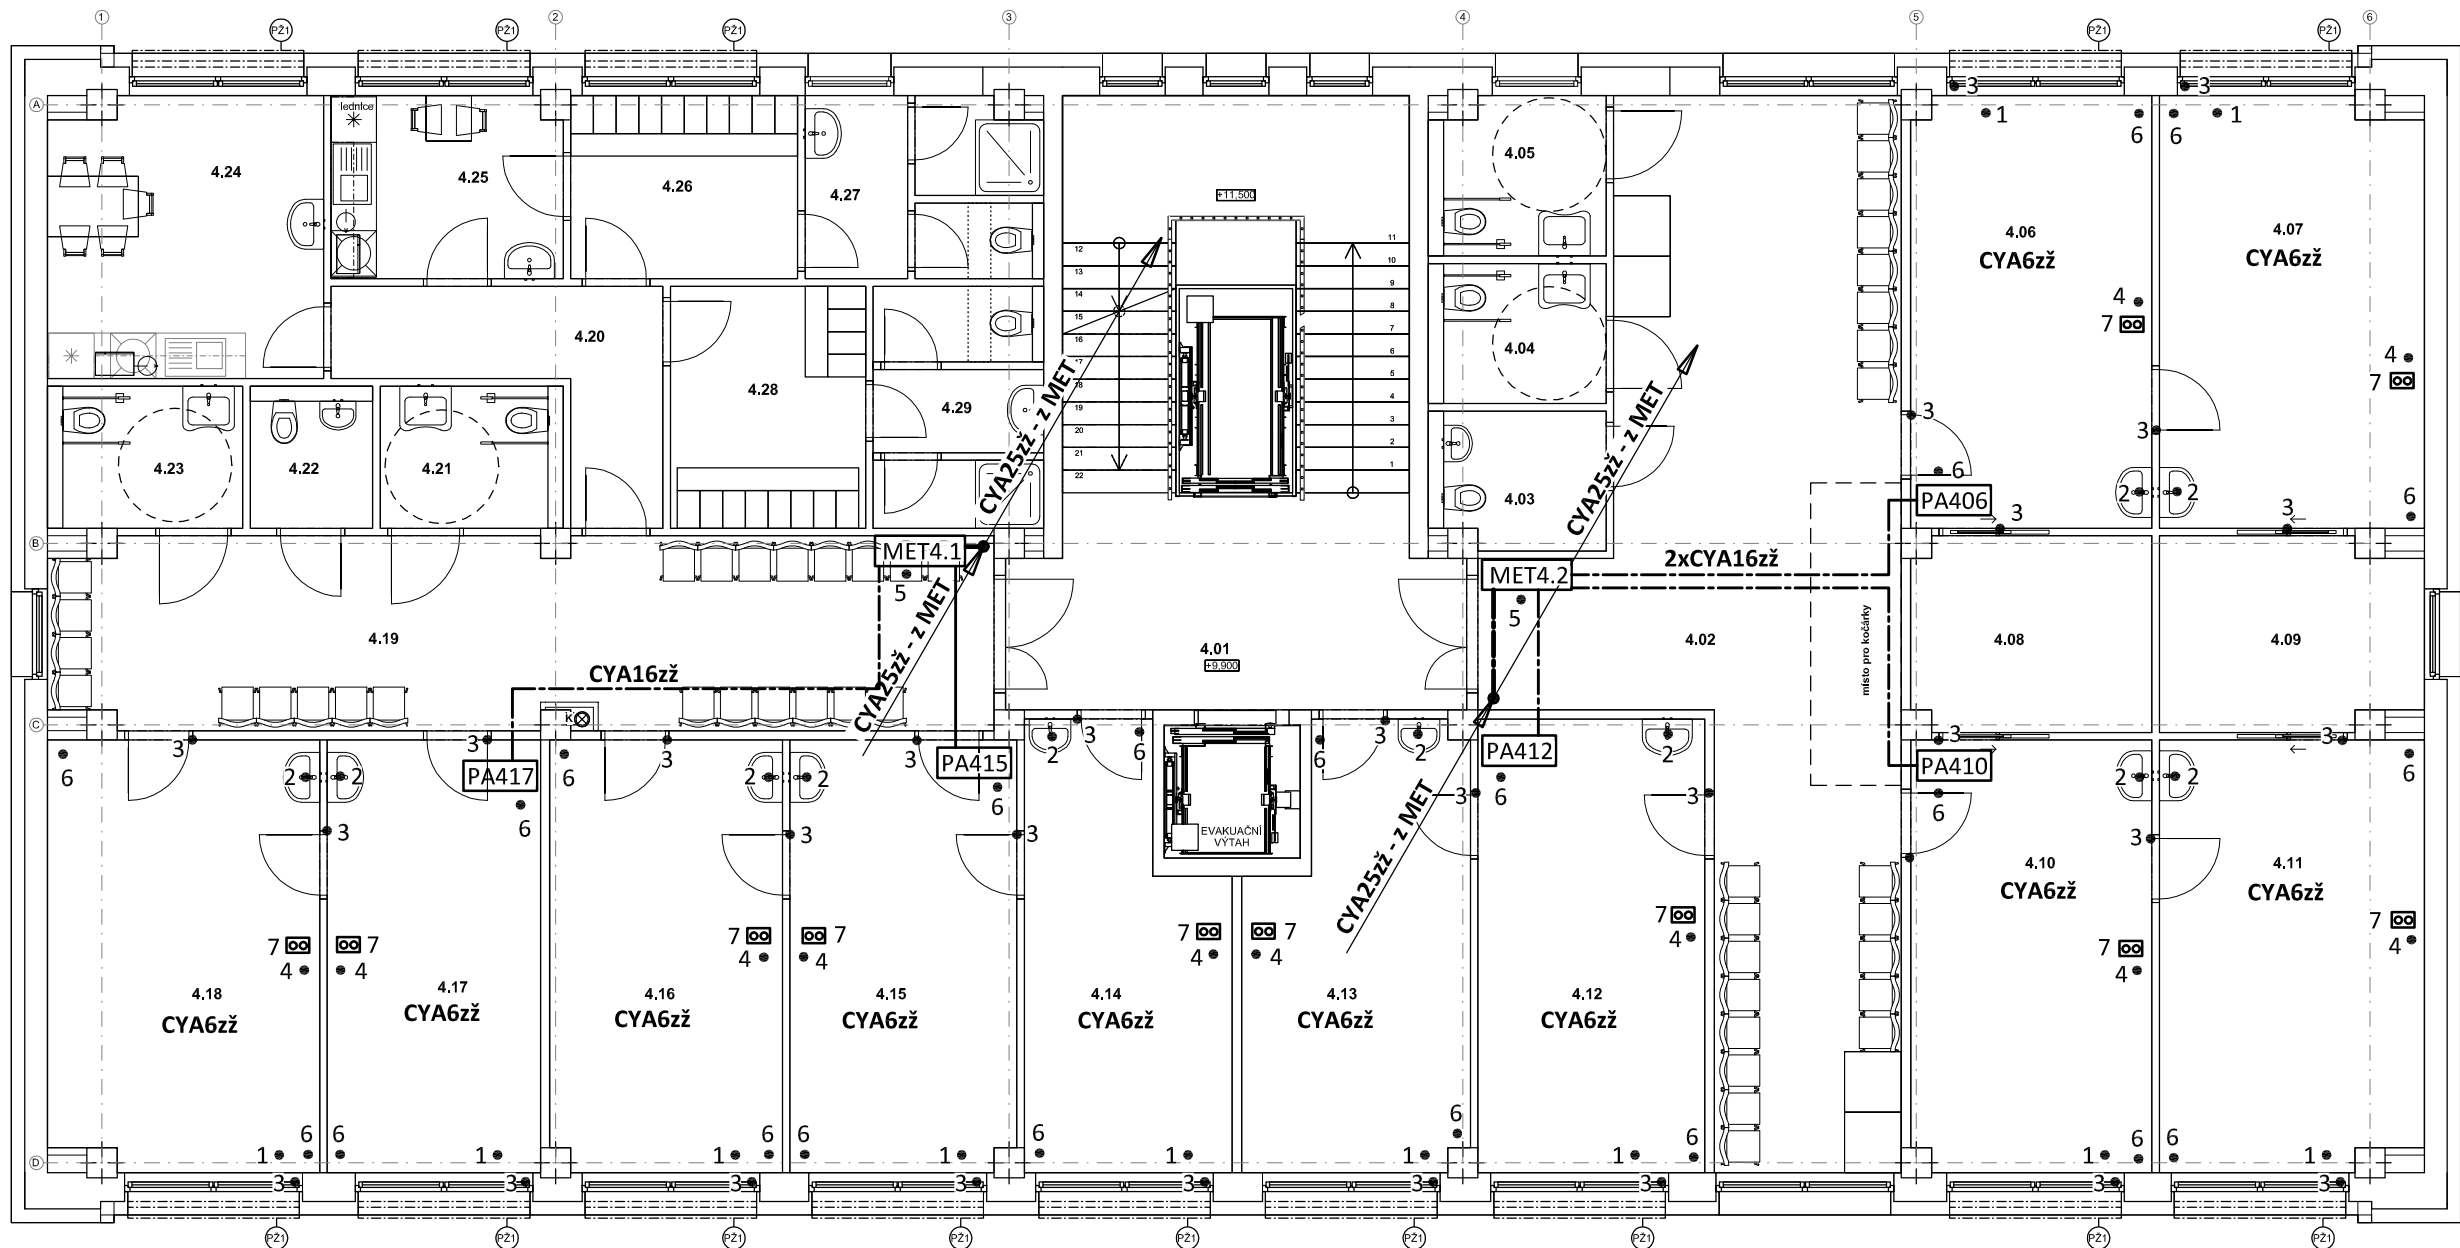


PŮDORYS 4.NP - POSPOJOVÁNÍ

měřítko 1:100

 
 





POZNÁMKA:

Ochranné pospojování dle ČSN 33 2000-7-710

- Obvod č. 1 - připojení kovových předmětů - radiátory,
vnitřní chladicí jednotky, potrubí mediplynů
Obvod č. 2 - připojení kovových předmětů - umyvadla-baterie
Obvod č. 3 - připojení kovových předmětů - kovový práh dveří, kovová okna
Obvod č. 4 - neelektrická podpěra pacienta (lehátko)
Obvod č. 5 - ochranný vodič (RP, RACK)
Obvod č. 6 - antistatická podlaha

Ochranné pospojování je provedeno vodiči CYA 6zž.
Propojení MET a PA vodičem CYA 16zž.
Pospojování je uloženo nad podhledy a pod omítkou

-  7 Dvojitá zásuvka ochranného pospojování pro zapuštěnou montáž
ABB- obj.č. 2495-0-0059 + rámeček 1725-0-0928
-  PA503 Svorkovnice pospojování v jednotlivých ordinacích
-  MET5.1 Svorkovnice pospojování - patrová
-  MET Hlavní ochranná svorkovnice v RH

Zodpovědný projektant:		HIP		PROJEKTANT AKCE:	
Klimešová Miroslava		Ing. Martin Dědič			
Kraj:	Karlovarský	SÚ:	M. Klimešová - 3D PROJEKT Úvalská 604/2, 360 09 K. Vary IČO: 722 70 179, Tel. 731 409 028		
Investor:	Město Sokolov, Rokycanova 1929, 35601 Sokolov				
Akce:	Stavební úpravy objektu č.p. 1938, Sokolov č. parc. 3442/2; k.ú. Sokolov		Formát:	2A4	Číslo paré:
			Stupeň:	DPS	
			Č. zak.:	E-2377	
			Datum:	11/2023	
			Měřítko:	1:100	
Objekt:	D.1.4d - Zařízení silnoproudé elektrotechniky		Číslo výkresu: D.1.4d / 16		
Název:	PŮDORYS 4.NP - POSPOJOVÁNÍ				