


KLIMATIZACE PŮDORYS 3NP

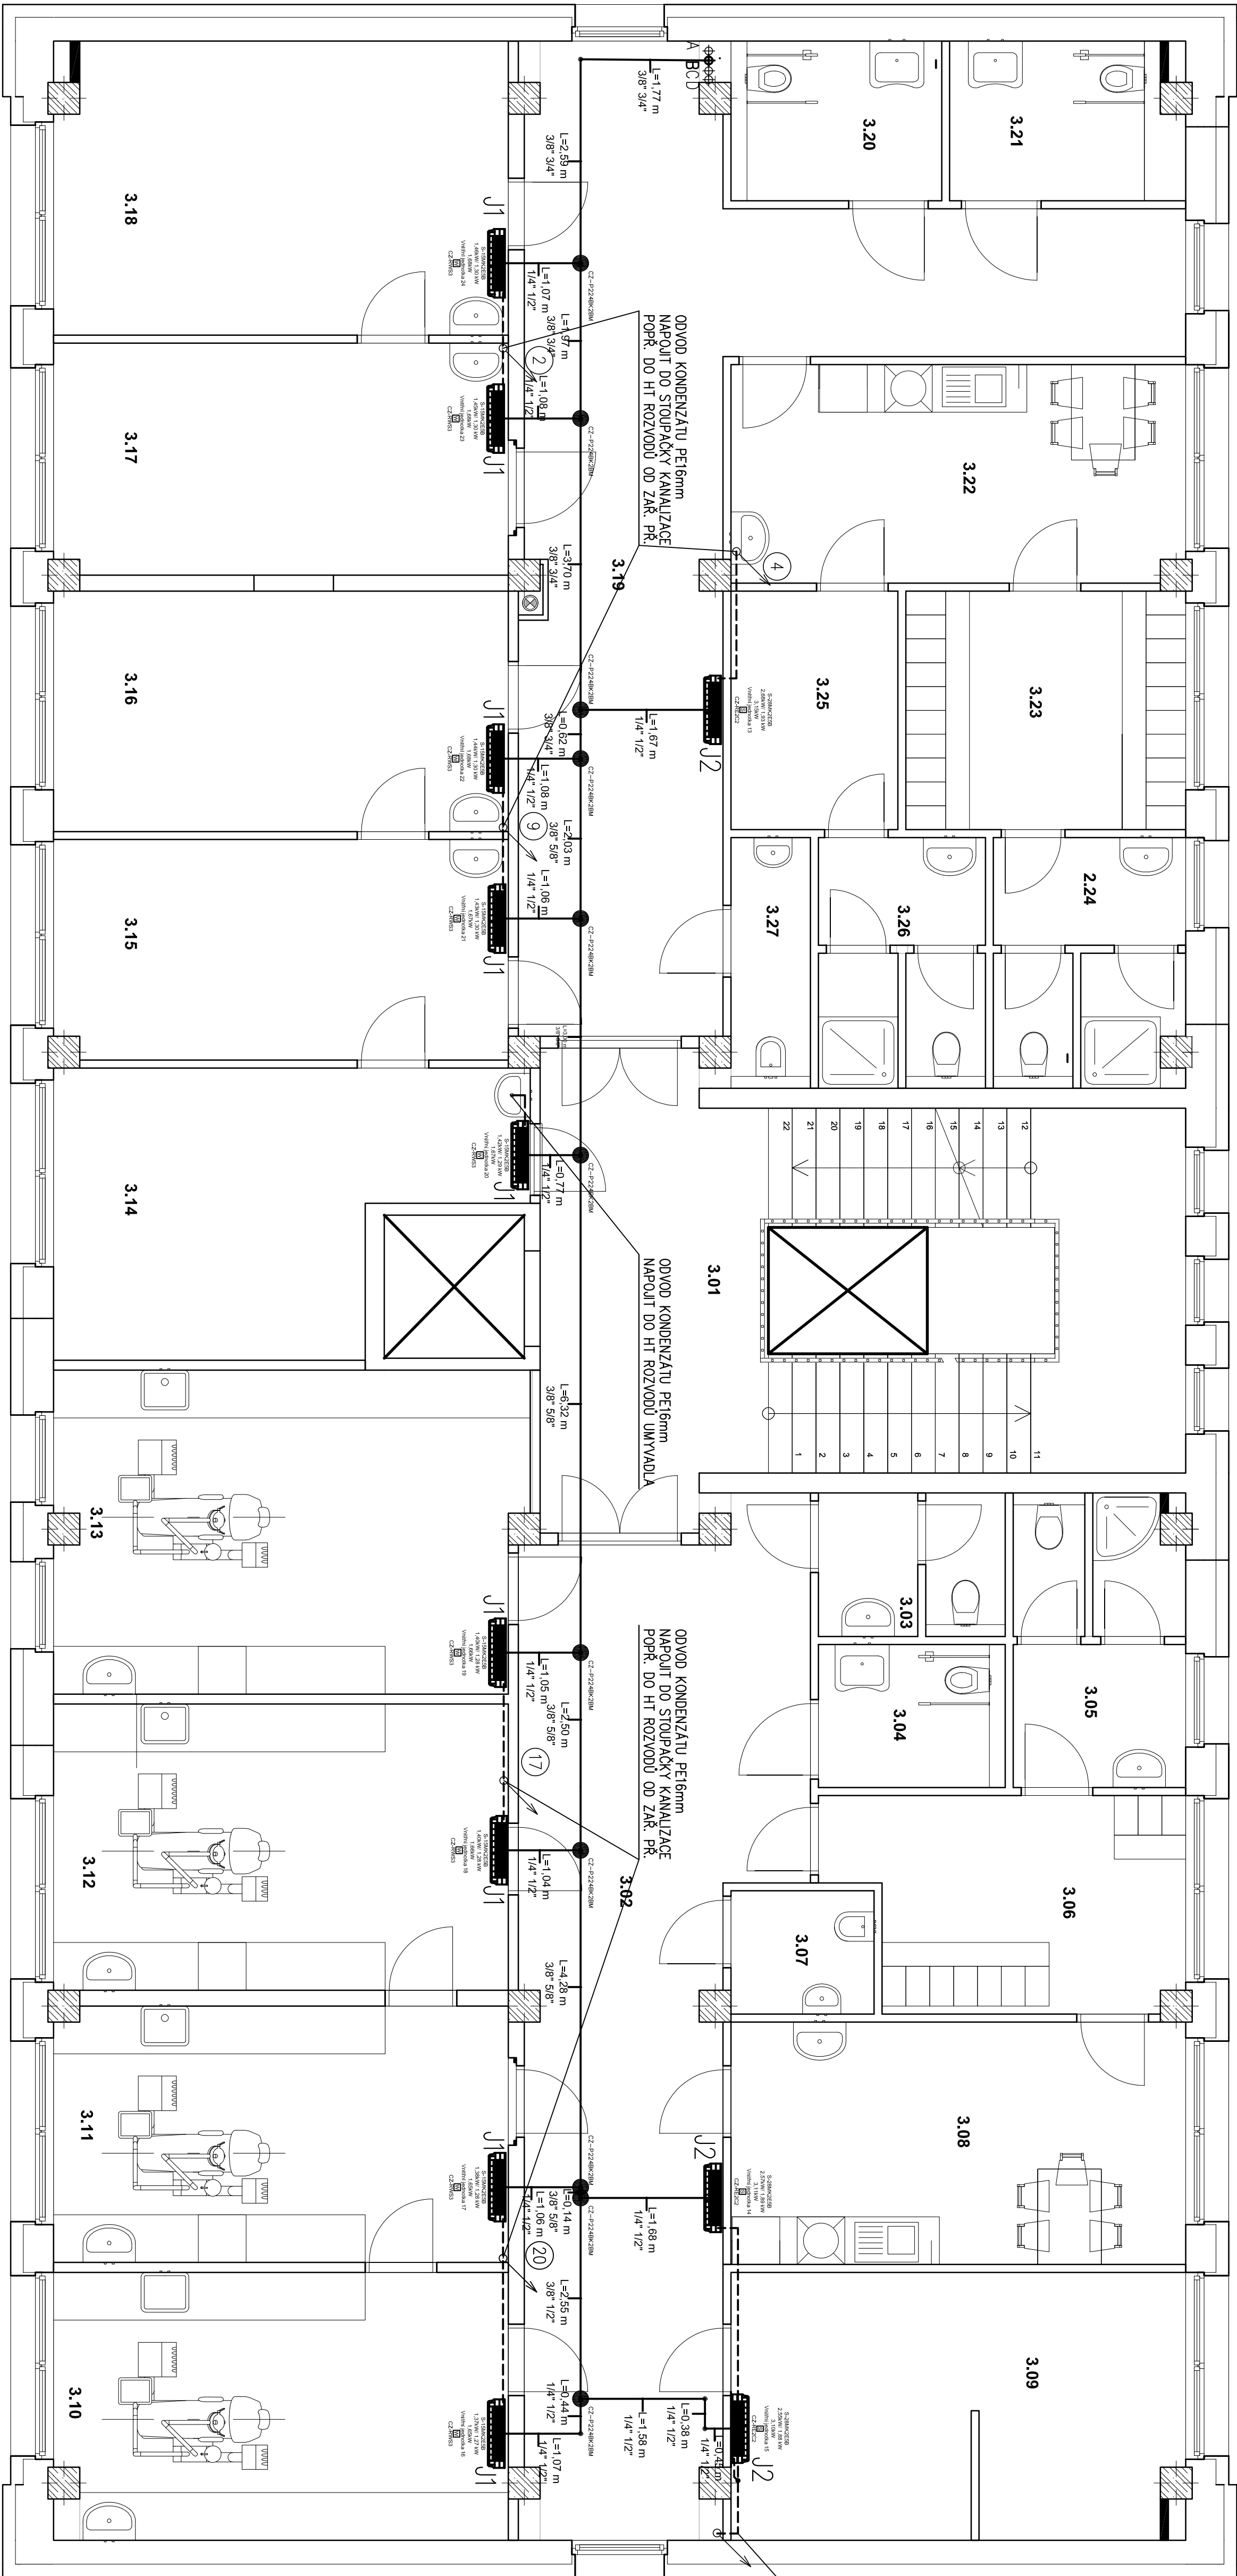

LEGENDA

Stroje a zařízení

Označení	Název	Typ	KS
J1	klmatizační jednotka	vnitřní nástěnná klimatizační jednotka chladicího výkonu 11,5kW, 290x870x214 (VxSxH), el. parametry viz výkresy el. napojení, schéma vodící	9
J2	klmatizační jednotka	vnitřní nástěnná klimatizační jednotka chladicího výkonu 2,8kW, 290x870x214 (VxSxH), el. parametry viz výkresy el. napojení, schéma vodící	3

Potrubi

Označení	Název	Materiál	Izolace
---	Potrubi rozvodu chladiva	Cu předizolované potrubí pro rozvody chladu, dimenze viz	
---	Kondenzát	Potrubi odvodu kondenzátu plastové ohebné hadice PE	

Všeobecné údaje :		Výrobce :		Proje :	
Ing. Martin Doležal IČO: 78429911 ČKAIT: 0301508 tel: 776 091 280 e-mail: dotez@okas.cz		JOKUB Šlejskal Dokladový projektant žad. II : Pavel Šlejskal AT			
Místo Sokolov, Rokycanova 1929, 356 01 Sokolov					
Stavba : Stavební úpravy objektu č.p.1938 , Sokolov					
Lokalita : č.parc. 344/2 k.ú. Sokolov		Formát : A1		Datum : 09/2023	
Žad. : Zařízení pro vytápění budov		Stupeň : DPS		Číslo : 0412023	
Doba : Klimatizace půdorys 3NP		Měřítko : 1:50		Číslo : D.1.4b-14	