


PŮDORYS 1.S
měřítko 1:200

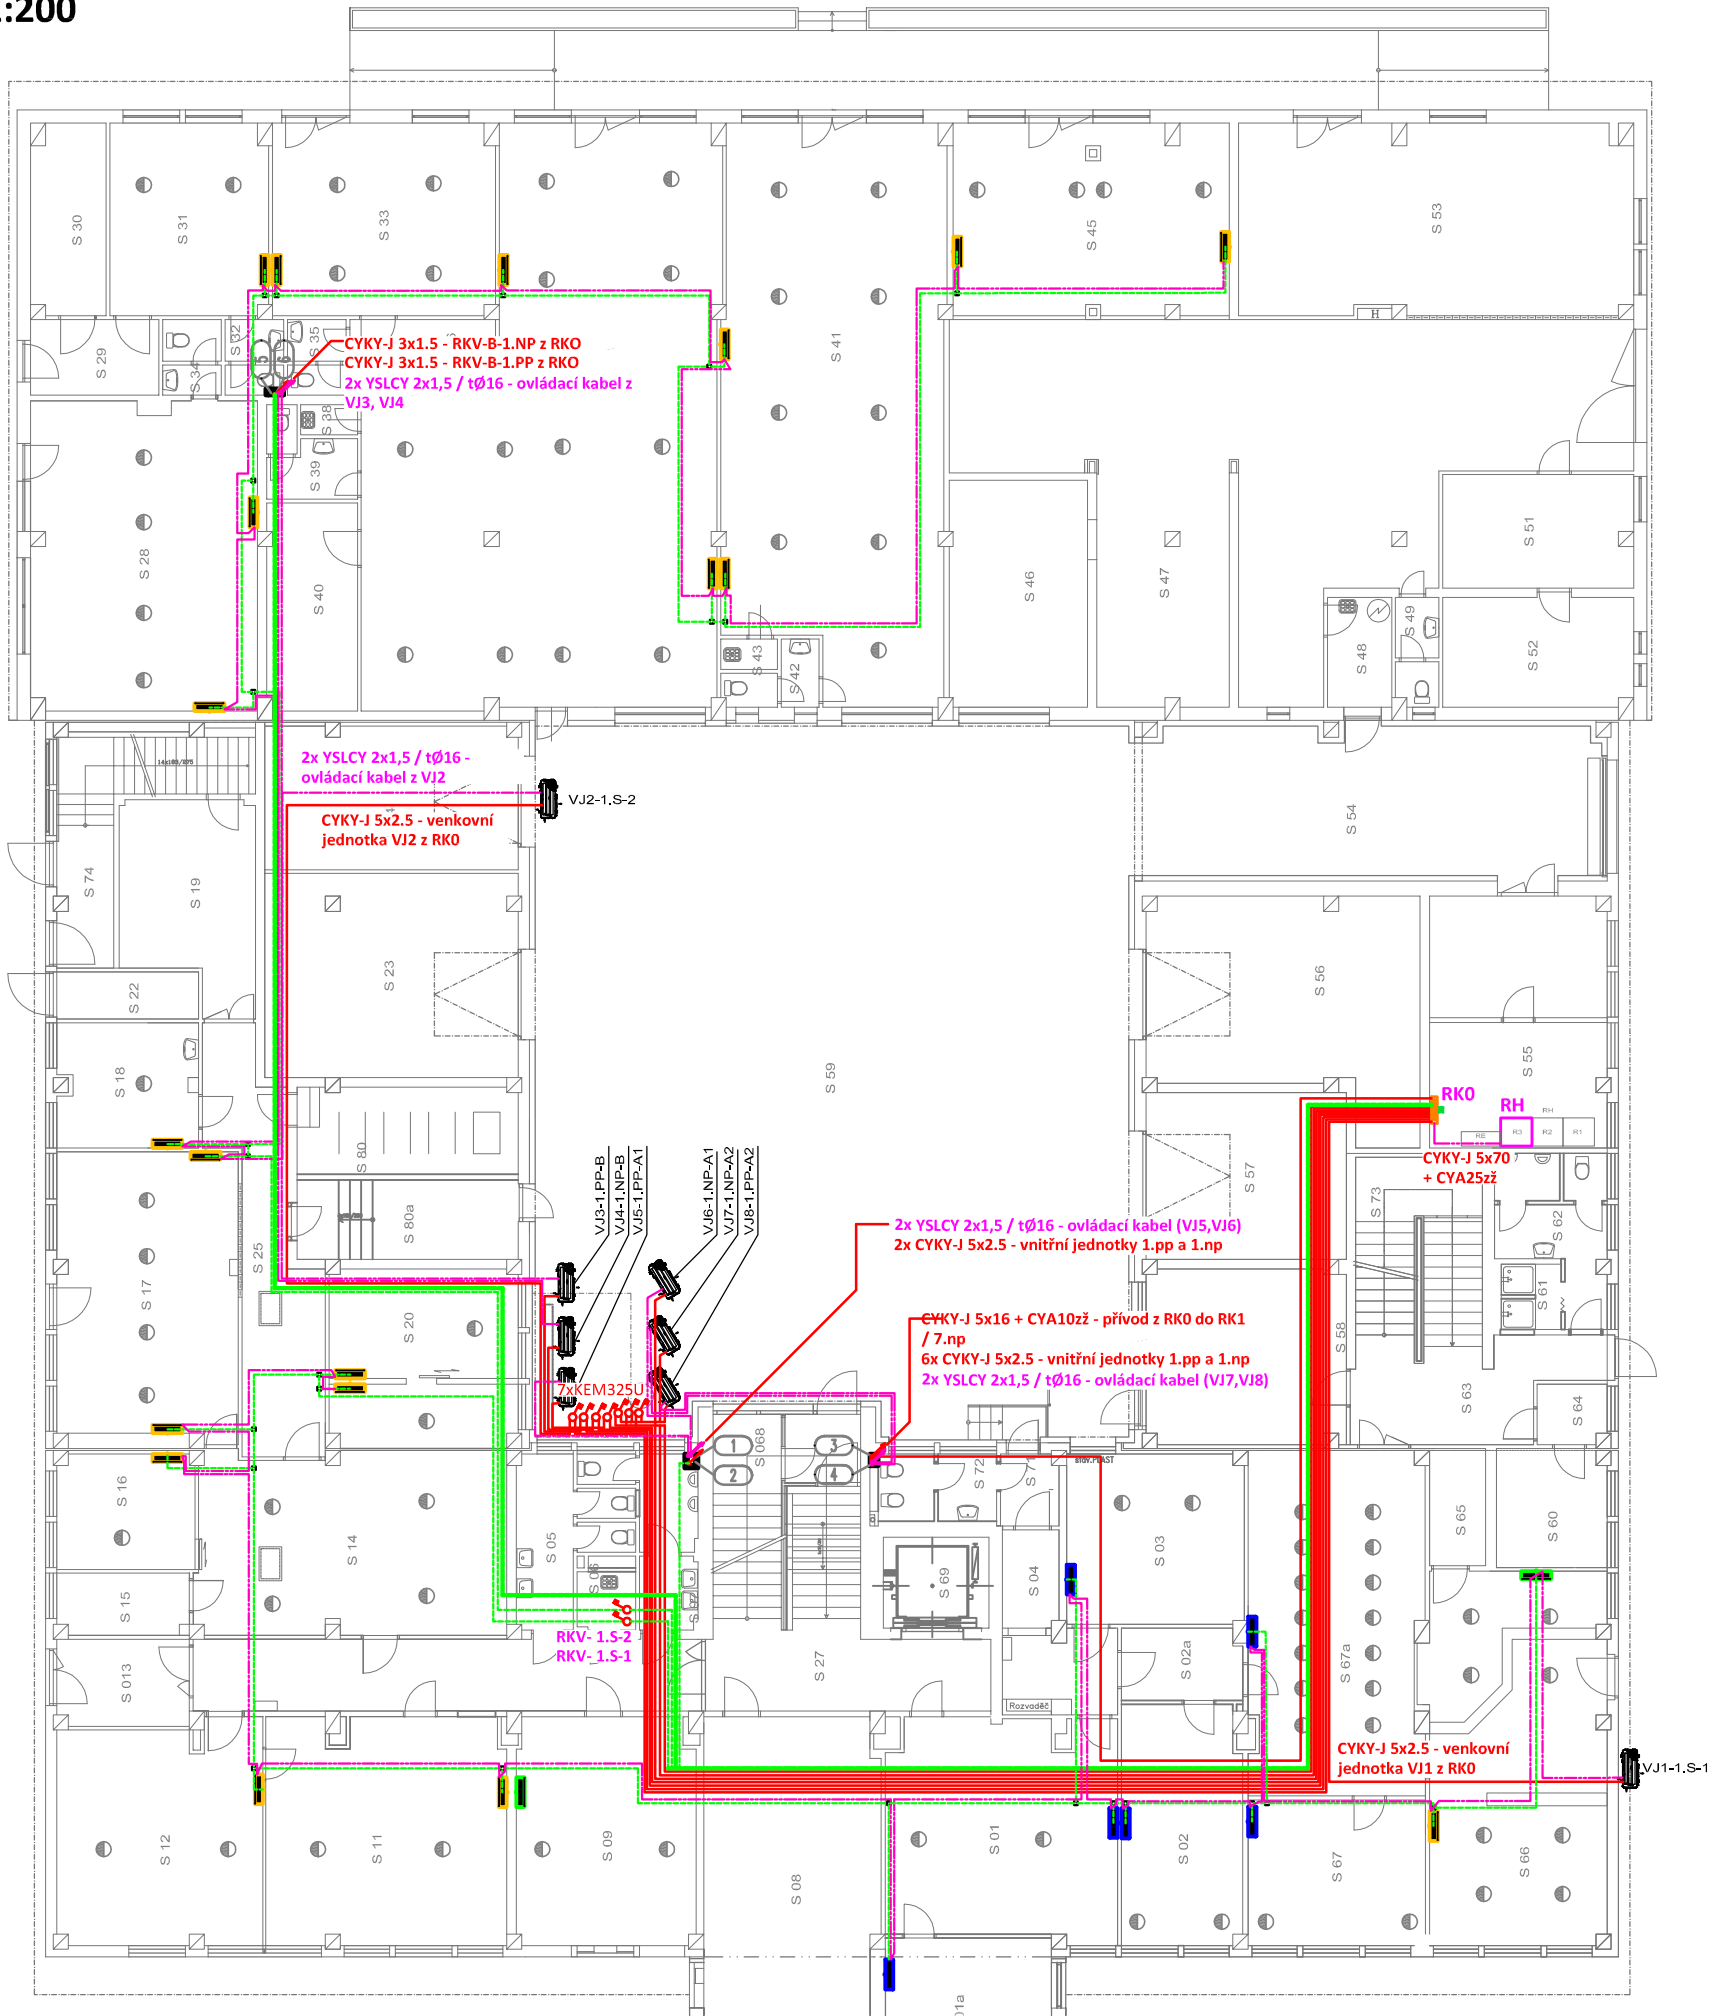

POZNÁMKA:

Napěťová soustava:
3+NPE stř. 50Hz, 230/400V, TN-C-S (RK0)
3+NPE stř. 50Hz, 230/400V, TN-S (RK1)

Ochrana před nebezpečným dotykem neživých částí
dle ČSN 33 20000-4-41 ed. 3:
při poruše - automatickým odpojením
doplňková ochrana - doplňujícím ochranným pospojováním
- proudovými chrániči

LEGENDA:

- Uv(U1,U2):Ovládání pro venkovní jednotku-vnitřní jednotku
(2žilový stíněný drát) - YSLCY 2x1,5
- Napájení pro vnitřní jednotky - CYKY-J 3x1.5
- Napájení pro venkovní jednotku - CYKY-J 5x2.5

Instalační krabice

| | | |
|------------------------|---|-------------------------------|
| Zodpovědný projektant: | HIP | 3D PROJEKTANT AKCE: |
| Klímešová Miroslava | Ing. Milan Snopek | |
| Kraj: | Karlovarský | SÚ: Sokolov |
| Investor: | Město Sokolov Rokycanova 1929, 356 01 Sokolov | |
| Akce: | Městský úřad Sokolov - klimatizace Rokycanova 1929, 356 01 Sokolov | |
| Objekt: | D.1.4.1 Zařízení silnoproudé elektrotechniky | |
| Název: | PŮDORYS 1.S | |
| | | Formát: A3 |
| | | Stupeň: DPS |
| | | Č. zak.: E-2466 |
| | | Datum: 03/2024 |
| | | Měřítko: 1:200 |
| | | Číslo paré: |
| | | Číslo výkresu: |
| | | D.1.4.1.12 |