


PŮDORYS 4.NP
měřítko 1:200

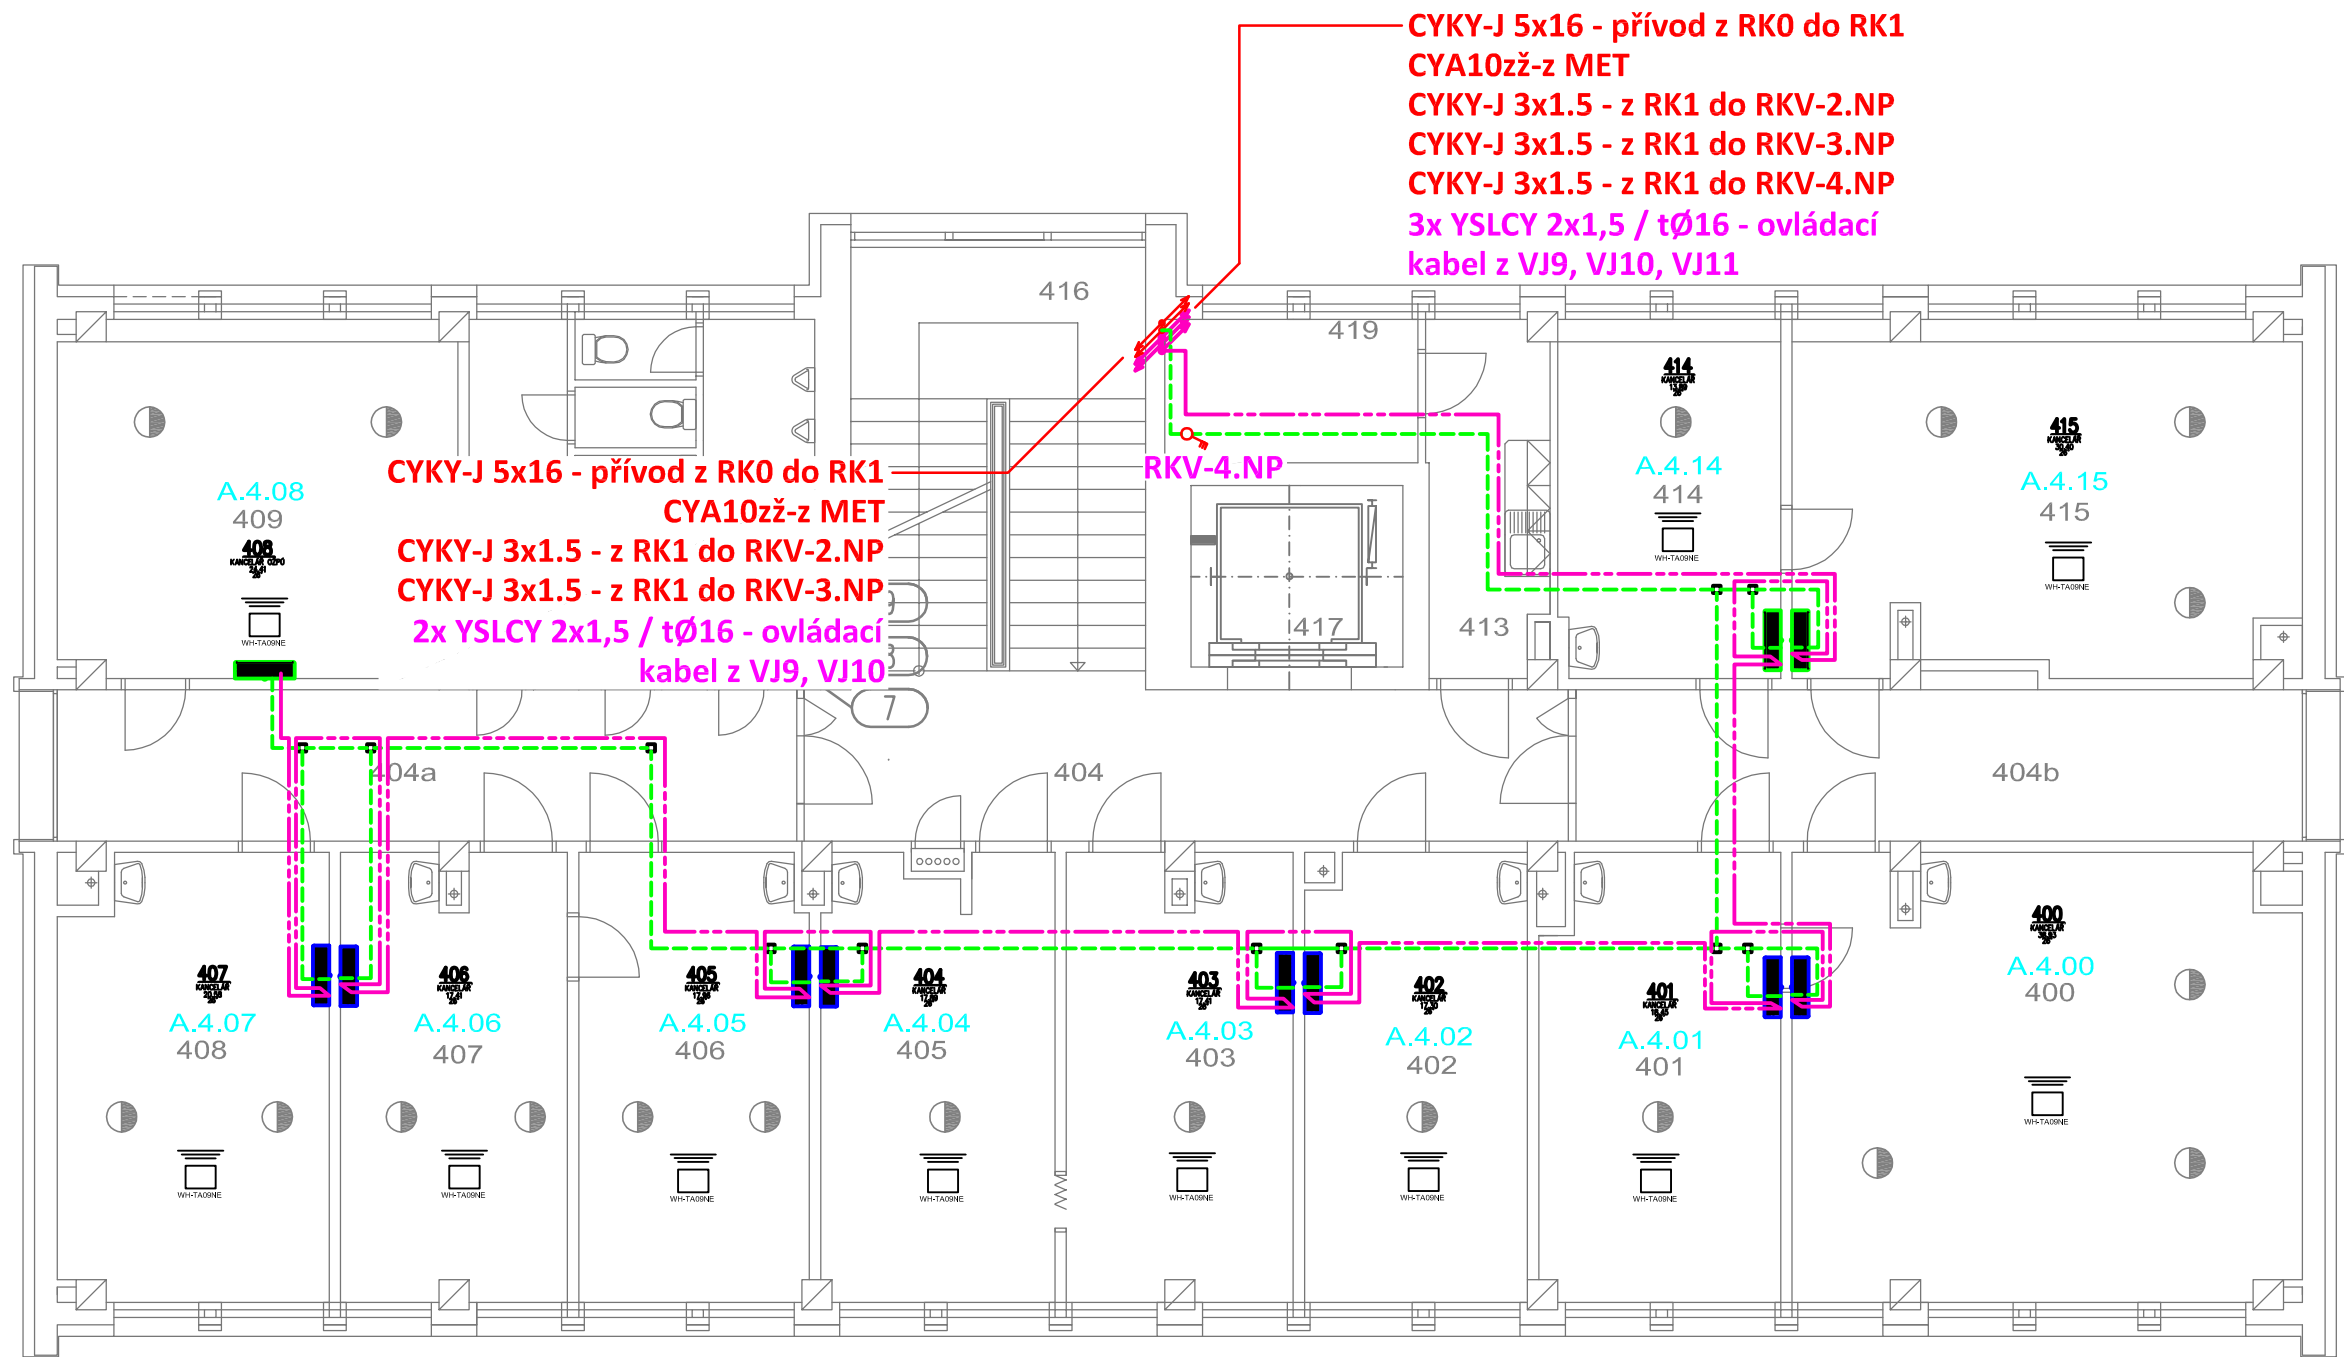

POZNÁMKA:

Napěťová soustava:
3+NPE stř. 50Hz, 230/400V, TN-C-S (RK0)
3+NPE stř. 50Hz, 230/400V, TN-S (RK1)

Ochrana před nebezpečným dotykem neživých částí
dle ČSN 33 20000-4-41 ed. 3:

- při poruše - automatickým odpojením
- doplňková ochrana - doplňujícím ochranným pospojováním
- proudovými chrániči

LEGENDA:

- Uv(U1,U2):Ovládání pro venkovní jednotku-vnitřní jednotku (2žilový stíněný drát) - YSLCY 2x1,5
- Napájení pro vnitřní jednotky - CYKY-J 3x1.5
- Napájení pro venkovní jednotku - CYKY-J 5x2.5

Instalační krabice

Zodpovědný projektant:	HIP	3D PROJEKTANT AKCE:
Klímešová Miroslava	Ing. Milan Snopek	
Kraj:	Karlovarský	SÚ: Sokolov
Investor:	Město Sokolov Rokycanova 1929, 356 01 Sokolov	
Akce:	Městský úřad Sokolov - klimatizace Rokycanova 1929, 356 01 Sokolov	
Objekt:	D.1.4.1 Zařízení silnoproudé elektrotechniky	
Název:	PŮDORYS 4.NP	
		M. Klimešová - 3D PROJEKT Úvalská 604/2, 360 09 K. Vary IČO: 722 70 179, Tel. 731 409 028
		Formát: A3
		Stupeň: DPS
		Č. zak.: E-2466
		Datum: 03/2024
		Měřítko: 1:200
		Číslo paré:
		Číslo výkresu:
		D.1.4.1.17