

PŮDORYS DRENÁŽNÍHO SYSTÉMU

PROJEKT

"VÝMĚNA POVRCHU A NOVÉ OSVĚTLENÍ
FOTBALOVÉHO HRÁŠTĚ U ISŠTE"
p.č. 878/1
k.ú. Sokolov [752223]

INVESTOR

Město Sokolov
Rokycanova 1929, 356 01 Sokolov

ARCHITEKT

PROJEKTANT

MOTION construction s.r.o.
Karlovarská 284, Lubenec 437 83
T: 724 737 740
E: studio@mo-co.cz

MOTION
construction

VYPRACOVAL

Petr Jandák

ZODPOVĚDNÝ PROJEKTANT

Ing. Jiří Dvořák ČKAIT 0013777

± 0.000 = xxx,xxx m n.m.

STUPEŇ

DPS

ČÁST

D.1 DOKUMENTACE STAVEBNÍCH OBJEKTŮ

VÝKRES

PŮDORYS DRENÁŽNÍHO SYSTÉMU

DATUM 09.03.2021

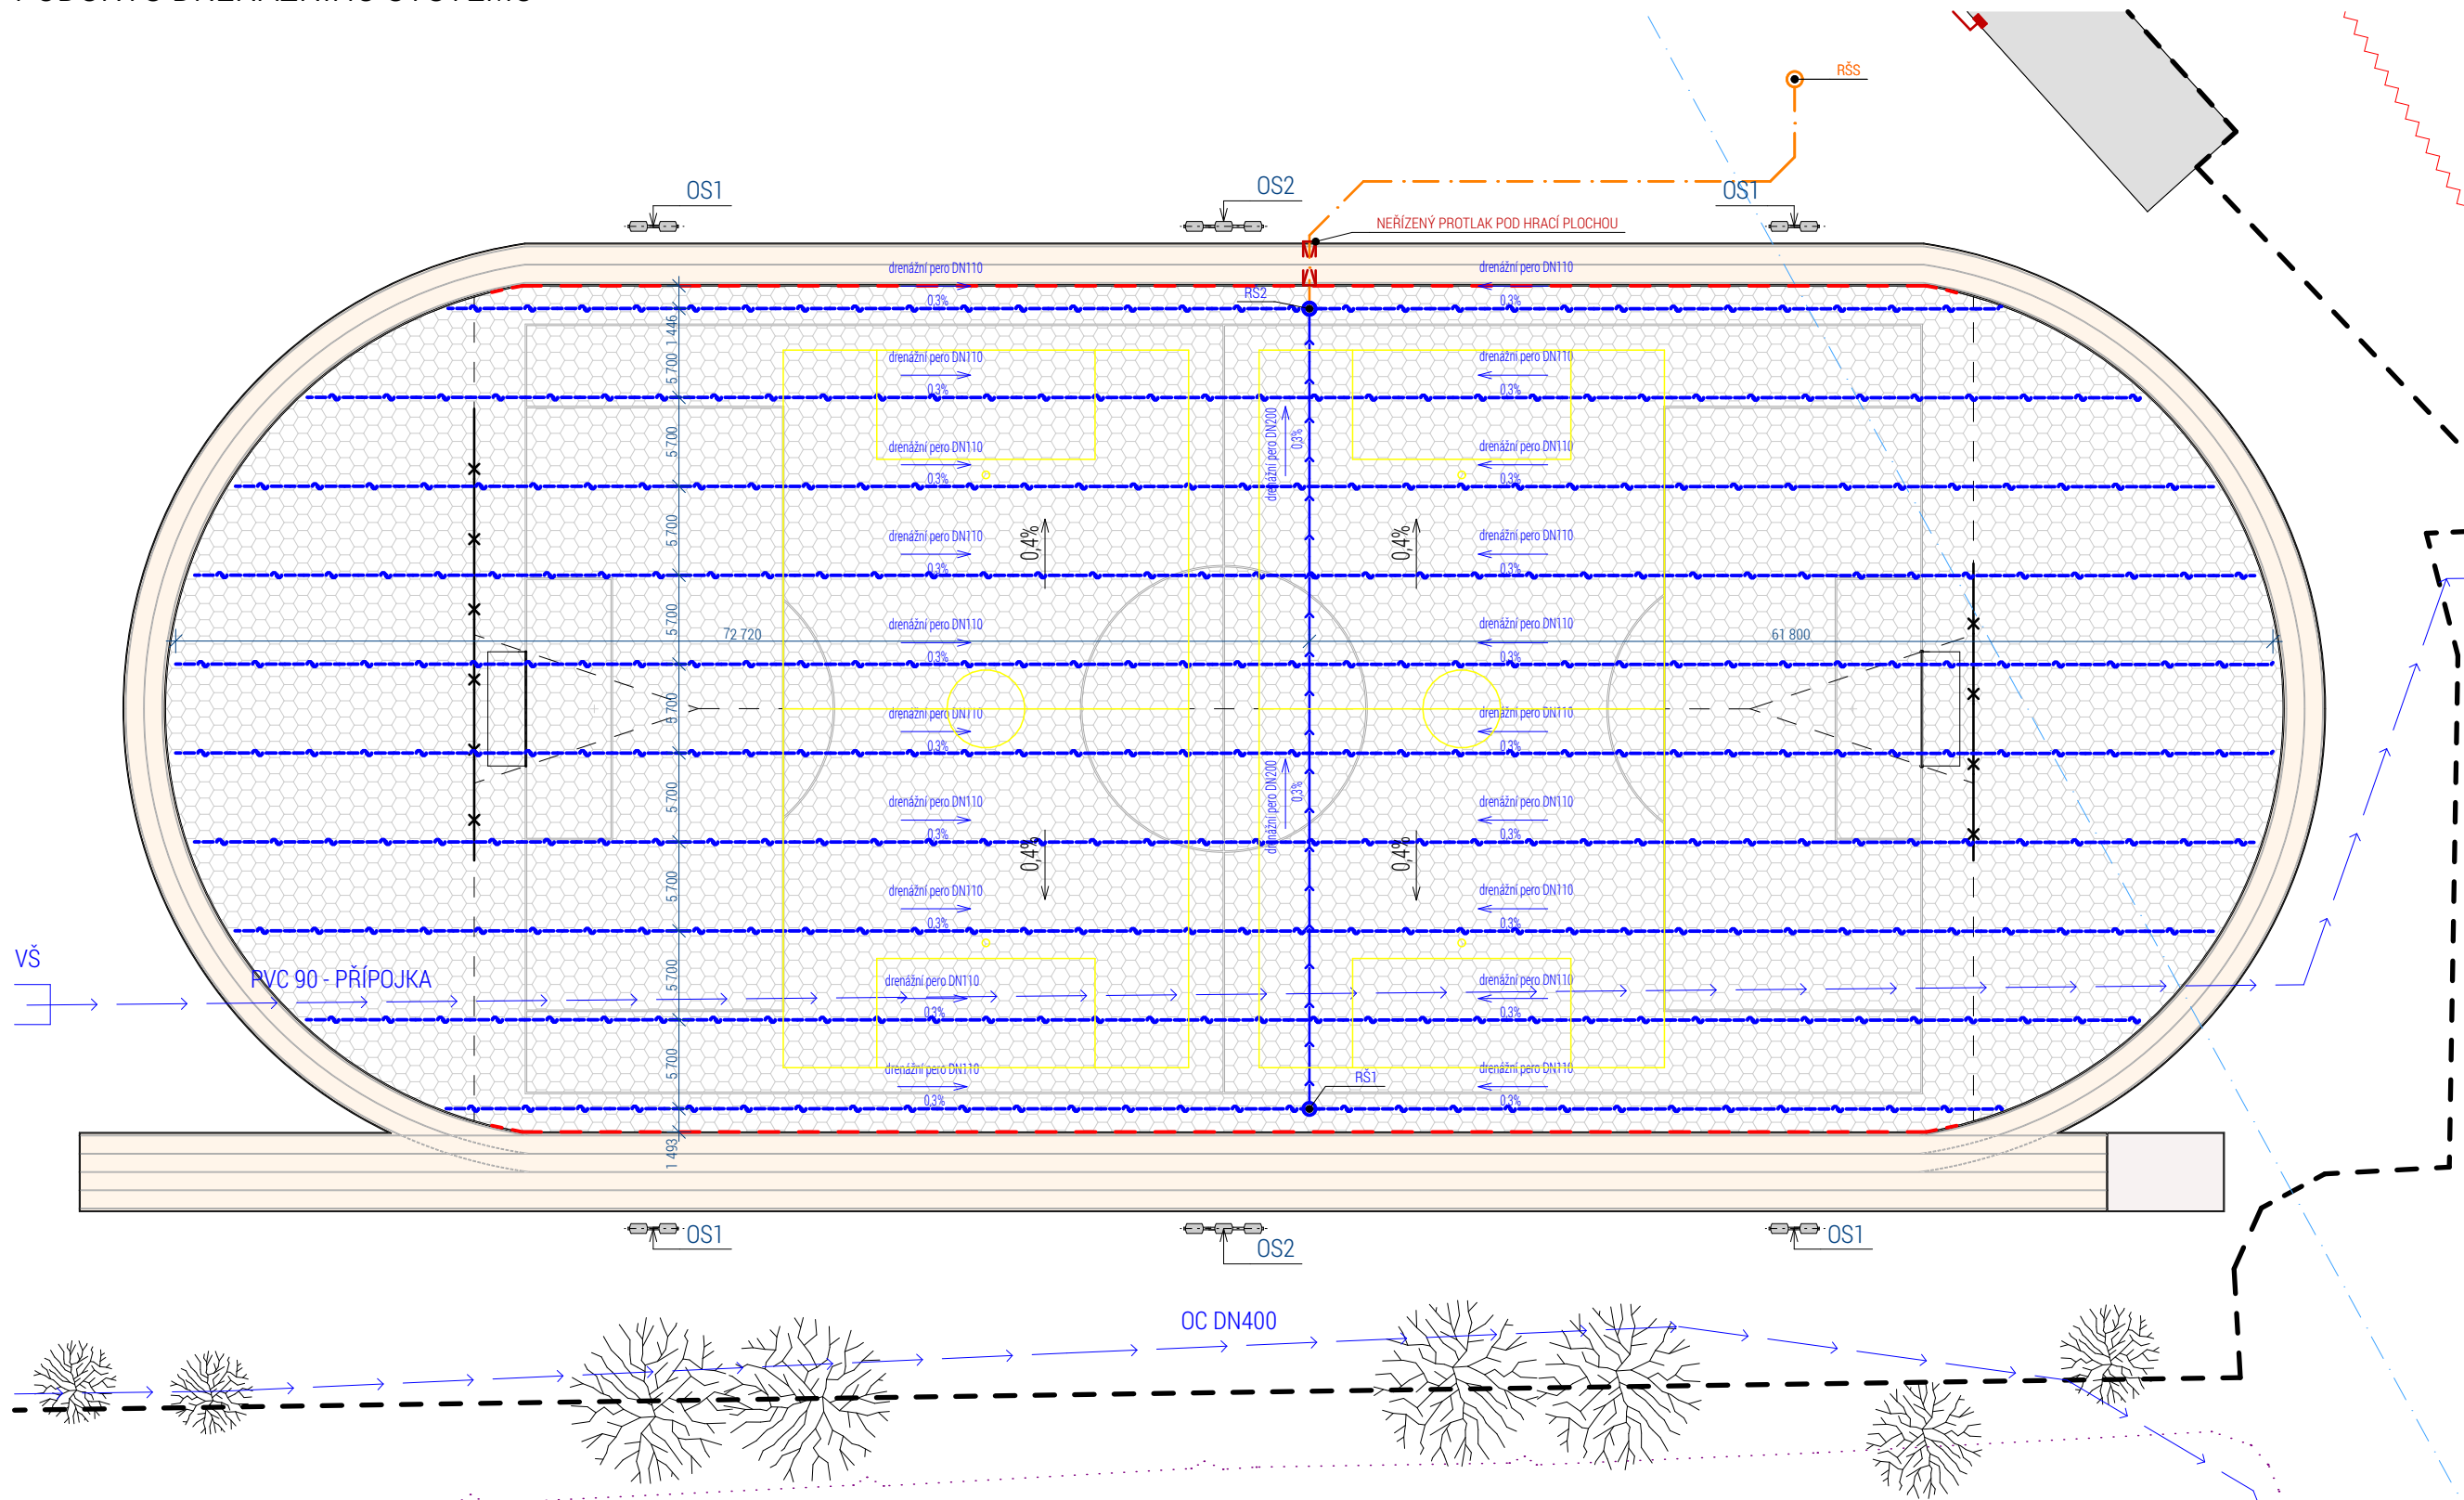
REVIZE

MĚŘÍTKO
1:450





PARÉ

ČÍSLO VÝKRESU

D.1.4



LEGENDA

- | | |
|--|---|
|  | DRENÁŽNÍ PERA DN100 ČÁSTEČNĚ PERFOROVANÁ PP TUHÁ DRENÁŽNÍ TRUBKA |
|  | DRENÁŽNÍ HLAVNÍK DN200 ČÁSTEČNĚ PERFOROVANÁ PP TUHÁ DRENÁŽNÍ TRUBKA |
| RŠ 1-2 | REVIZNÍ ŠACHTA SYSTÉMU ODVODNĚNÍ PVC DN 400, UZAMYKATELNÝ POKLOP TŘ. ZAT. B |
|  | KANALIZAČNÍ DEŠŤOVÝ SVOD PVC KG DN 200 |
| RŠS | STÁVAJÍCÍ AREÁLOVÁ REVIZNÍ ŠACHTA |
|  | STÁVAJÍCÍ LINIOVÝ ODVODŇOVACÍ ŽLÁBEK S NEREZOVÝM ROŠTEM |