

PŮDORYS VODOVOD - STÁVAJÍCÍ STAV

BUDOVA D - SUTERÉN

SKLADY + TECHNICKÉ MÍSTNOSTI


BUDOVA "D"
I. SUTERÉN - SLOUŽÍ JAKO SKALDOVÉ PROSTORY A TECHNICKÉ ZÁZEMÍ

JAK V CELÉ BUDOVĚ TAK I V TOMTO PATŘE BYLI ROZVODY VODY REKONSTRUOVÁNY V ROCE 2019 A JSOU V DOBRÉM STAVU.

KOMPLETNÍ ROZVODY VODY BYLI ZAMĚŘENY A ZAKRESLENY DO TOHOTO VÝKRESU.

V NÁVAZNOSTI NA NEDÁVNOU REKONSTRUKCI CELÉHO OBJEKTU A DOBRÝ STAV VŠECH ROZVODŮ SE V TOMTO PATŘE S NOVOU REKONSTRUKCÍ VODOVODNÍ SÍTĚ NEPOČÍTÁ.

VEŠKERÉ PÁTEŘNÍ ROZVODY JSOU V SUTERÉNU ZAVĚŠENY POD STROPEM NA KONZOLÁCH A ŘÁDNĚ ZAIZOLOVÁNY.

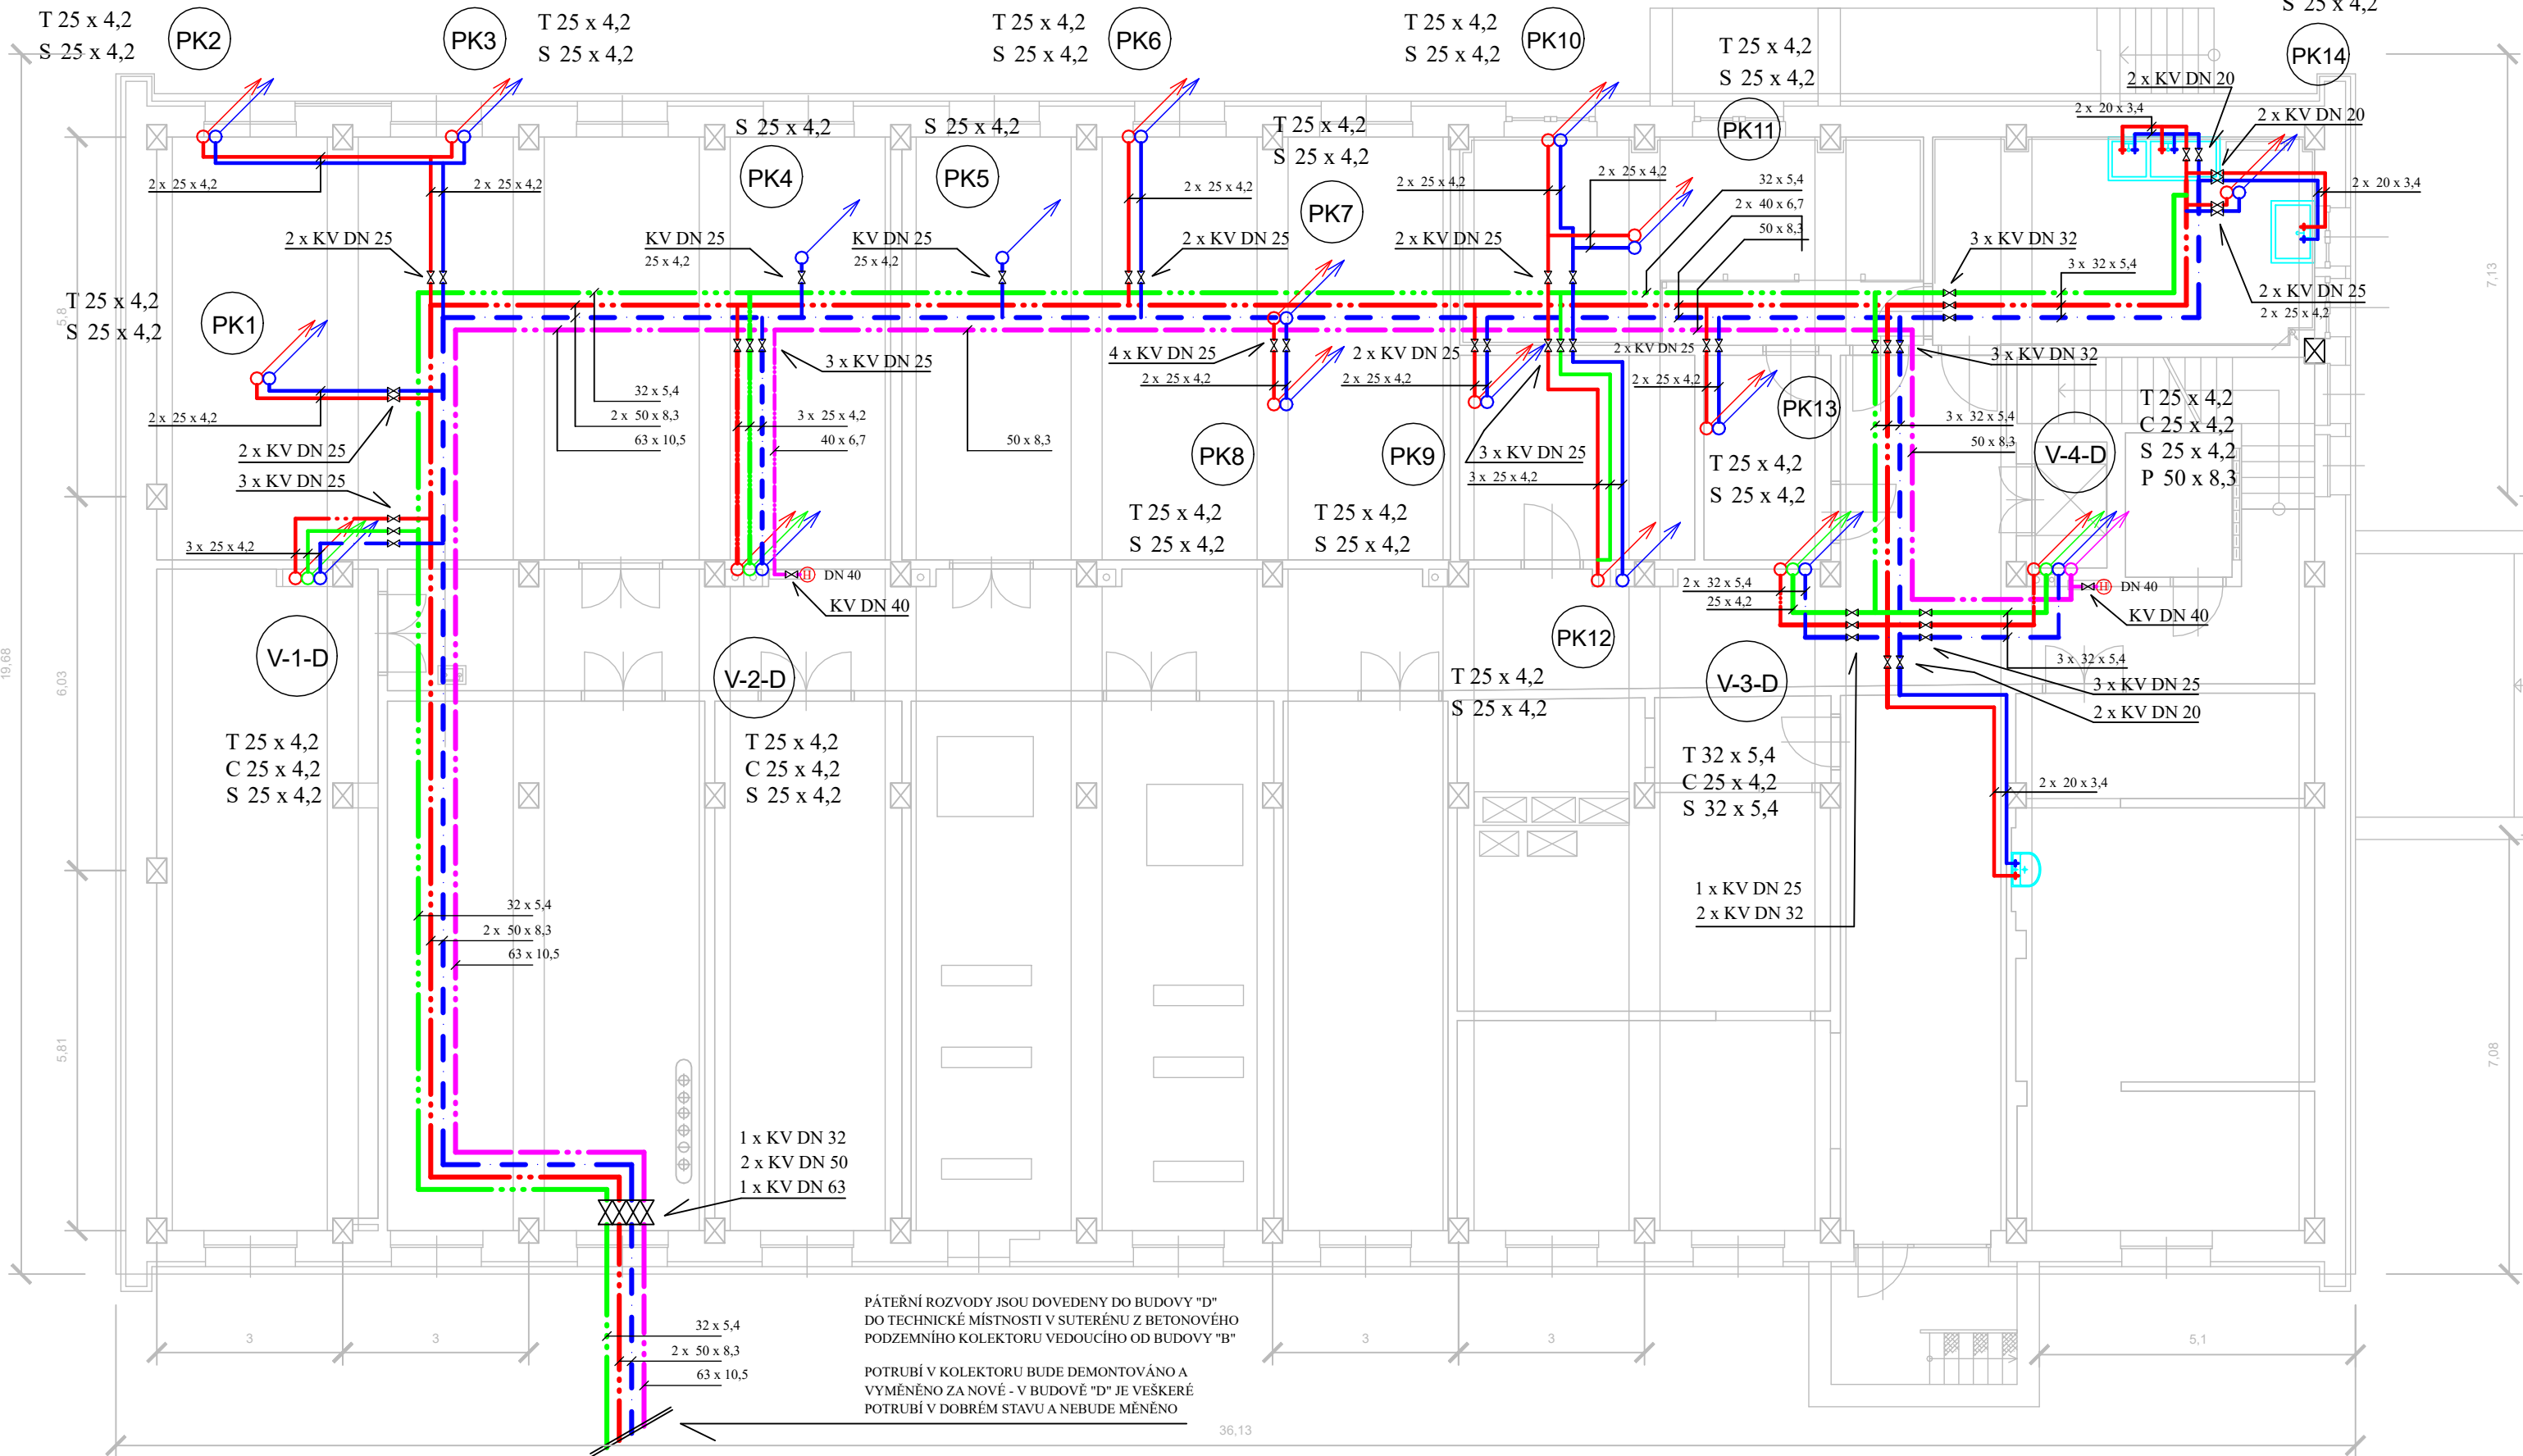

LEGENDA STÁVAJÍCÍCH ZAŘÍZOVACÍCH PŘEDMĚTŮ

- ZÁCHOD SPLACHOVACÍ
- UMÝVADLO KERAMICKÉ
- SPRCHOVÝ KOUT
- PISOÁROVÁ KERAMICKÁ MÍSA
- VÝLEVKA KERAMICKÁ

LEGENDA STÁVAJÍCÍCH SÍTÍ

- PÁTEŘNÍ ROZVOD STUDENÉ PITNÉ VODY (A ODBOČKY KE STOUPAČKÁM)
- PÁTEŘNÍ ROZVOD TEPLÉ VODY (A ODBOČKY KE STOUPAČKÁM)
- PÁTEŘNÍ ROZVOD CÍRKULACE TEPLÉ VODY (A ODBOČKY KE STOUPAČKÁM)
- POŽÁRNÍ VODOVOD
- STÁVAJÍCÍ PŘIPOJOVACÍ POTRUBÍ TEPLÁ VODA
- STÁVAJÍCÍ PŘIPOJOVACÍ POTRUBÍ STUDENÁ VODA

T Ø 32
C Ø 25
S Ø 32

PŘECHOD DO SVISLÉHO VODOVODNÍHO POTRUBÍ - JEDNOTLIVÉ STOUPAČKY A JEJICH DIMENZE - JMENOVITÁ SVĚTLOST - DN

OZNAČENÍ ARMATUR A DALŠÍCH ZAŘÍZENÍ

- KULOVÝ KOHOUT VČ DIMENZE
- VODOMĚR (HLAVNÍ, PODRUŽNÝ)
- VNITŘNÍ HYDRANTOVÝ HADICOVÝ SYSTÉM

Ø 50

DIMENZE POTRUBÍ (PÁTEŘNÍ, PŘIPOJOVACÍ) - DN

V-1-C


OZNAČENÍ HLAVNÍHO STOUPAČÍHO POTRUBÍ

PK1

OZNAČENÍ PŘIPOJOVACÍHO STOUPAČÍHO POTRUBÍ POUZE DO PRÍZEMÍ PRO ZAŘÍZOVACÍ PŘEDMĚTY V KUCHYNI - UZAVÍRAČÍ KULOVÉ VENTILY KE VŠEM TĚMTO POTRUBÍM JSOU HNED ZA ODBOČENÍM Z PÁTEŘNÍHO ROZVODU POD STROPEM V SUTERRÉNNÍCH PROSTORECH

SEZNAM ZAŘÍZOVACÍCH PŘEDMĚTŮ:

- 1 - UMÝVADLO KERAMICKÉ 2 ks
- 2- KUCHYNSKÝ DŘEZ 3 ks

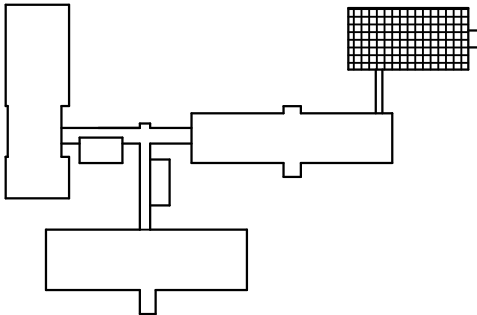

ZHOVITEL PD LOGO		ZHOVITEL PD IDENTIFIKAČNÍ ÚDAJE	AUTORIZACE
		DD SLUŽBY s.r.o. Jiráskovo nám. 816/4 32600 Plzeň IČ: 290 90 849 DIČ: CZ29090849 daviddrasky@ddsluzby.cz +420 602 470 150	
INVESTOR Město SOKOLOV , Rokycanova 1929, 356 01 Sokolov			
MÍSTO STAVBY Základní škola Sokolov, Švabinského 1702, 356 01 Sokolov			
ODPOVĚDNÝ PROJEKTANT Ing. Josef Janda		VYPRACOVAL DAVID DRASKÝ +420 602 470 150	
AKCE OPRAVA ROZVODŮ VODY ZÁKLADNÍ ŠKOLA ŠVABINSKÉHO Švabinského 1702			STUPĚŇ PD DSP
			DATUM 09 / 2023
			MĚŘÍTKO 1 : 100
NÁZEV PŘÍLOHY PŮDORYS VODOVOD - BUDOVA D - SUTERÉN		Č. PŘÍLOHY C.8.1	Č. PARÉ EI